


- 1/27
Umkl. + WC Divers
A: 3,10 m²
U: 7,297 m
- 1/28
Vorr. Damen
A: 3,03 m²
U: 7,195 m
- 1/29
WC Damen
A: 6,81 m²
U: 10,550 m
- 1/30
Dusche Uni
A: 3,87 m²
U: 8,700 m
- 1/31
Umkleide Damen
A: 6,40 m²
U: 10,468 m
- 1/32
WC Herren
A: 9,46 m²
U: 14,956 m
- 1/33
Vorr. Herren
A: 6,04 m²
U: 9,865 m
- 1/34
Umkleide Herren
A: 24,96 m²
U: 20,638 m

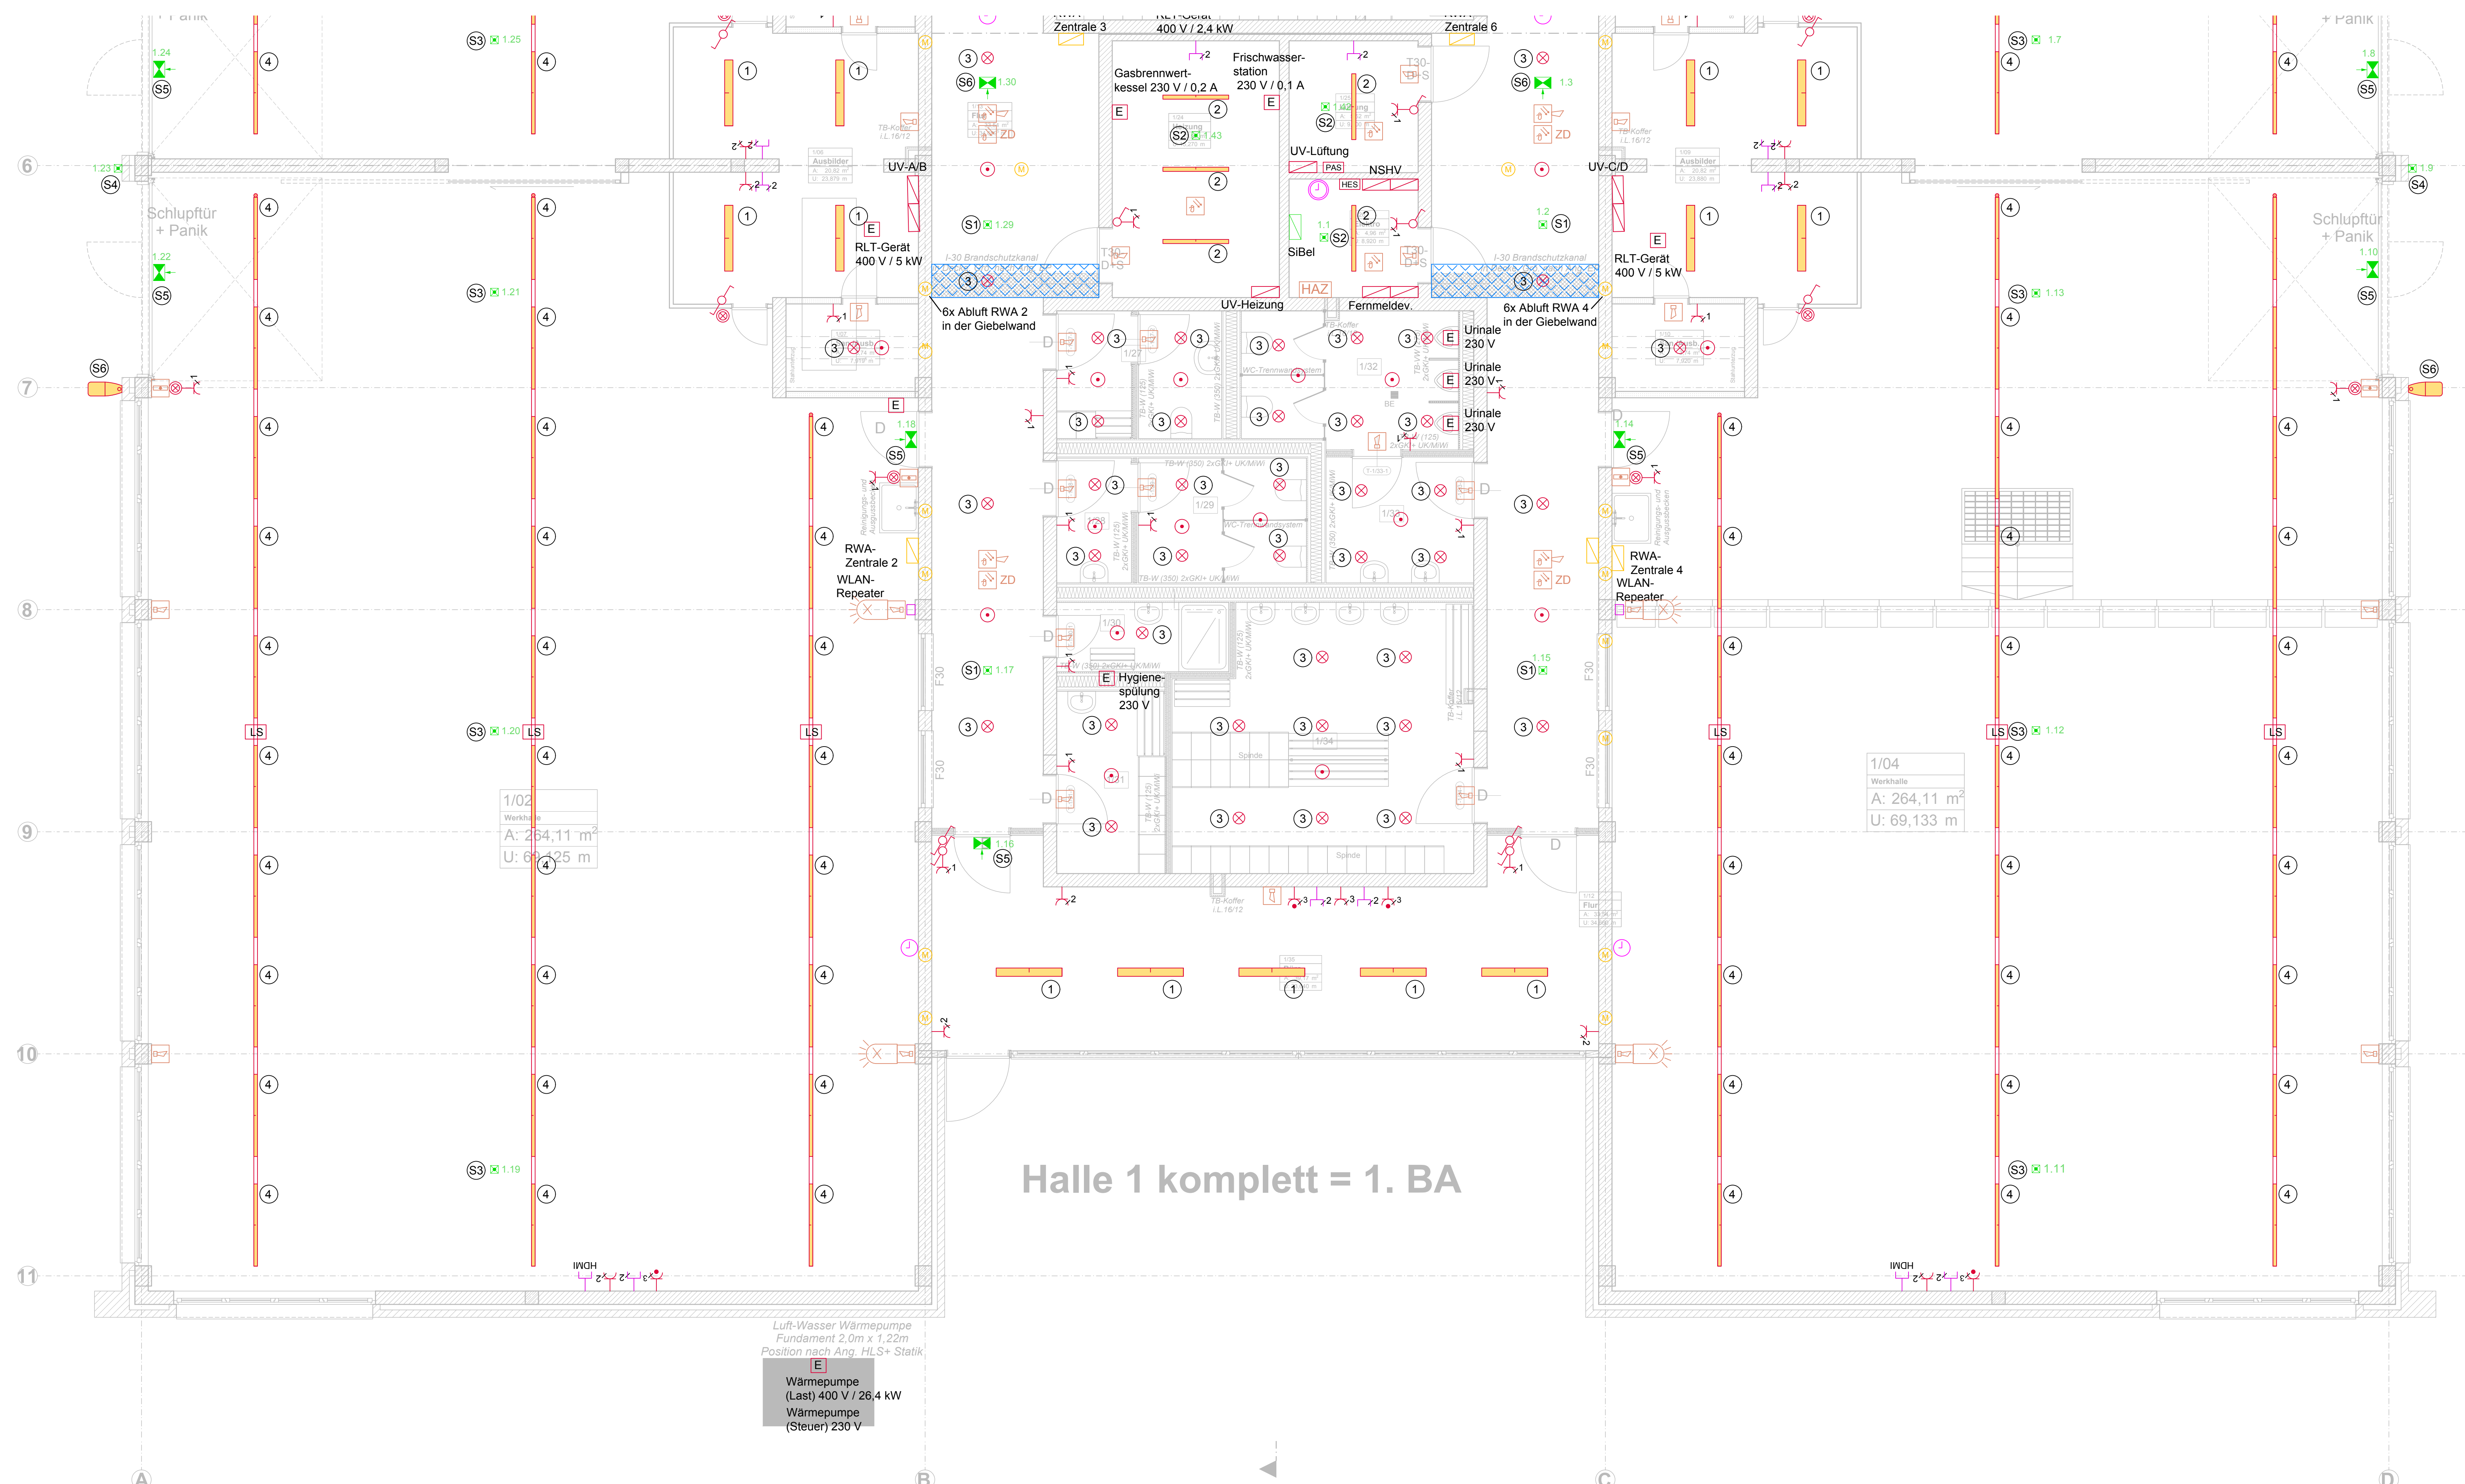

Halle 1 komplett = 1. BA

Luft-Wasser Wärmepumpe
Fundament 2,0m x 1,22m
Position nach Ang. HLS+ Statik
E
Wärmepumpe
(Last) 400 V / 26,4 kW
Wärmepumpe
(Steuer) 230 V

- Legende allgemein**
- Deckenleuchte
 - An-/Einbauleuchte
 - Ein speisung Lichtleiste
 - Taster beleuchtet
 - Ausschalter
 - Serienschalterschalter
 - Wechselschalter
 - Präsenzmelder Wand
 - Präsenzmelder Decke
 - Lichtsensoren
 - Steckdose
 - Steckdose mehrfach
 - Steckdose schaltbar
 - Geräteanschluss
 - Potentialausgleichsschiene
 - Haupterdungsschiene
 - Unterverteilung
 - Sicherheitsleuchte als Einzelbatterieleuchte
 - Fluchtwegklogramm als Einzelbatterieleuchte
 - Zentrale Überwachung SiBel
 - Datenanschlussdose doppelt
 - HDMI-Anschlussdose
 - Hauptuhr
 - Nebenuhr
 - I-30 Brandschutzkanal
 - RWA-Taster
 - Motorantrieb
 - RWA-Zentrale
 - Multisensormelder (optisch/thermisch) mit integriertem akustischen Signalgeber
 - Multisensormelder (optisch/thermisch) in der Zwischendecke
 - Multisensormelder (optisch/thermisch)
 - Handfeuermelder Hausalarm/ Nichtautomatischer Brandmelder
 - Hausalarmzentrale
 - Akustischer Signalgeber
 - Optischer Signalgeber
- Leuchtenlegende**
- 1 Anbau- / Pendelleuchte
 - 2 Feuchtraumwanneleuchte
 - 3 Einbau Downlight
 - 4 Lichtbandleuchte
 - 5 Außenleuchte
 - 6 Außenleuchte Wandanbauleuchte
 - 7 Sicherheitsleuchte Einbau / Anbau als Einzelbatterieleuchte
 - 8 Sicherheitsleuchte Anbau
 - 9 Sicherheitsleuchte Anbau
 - 10 Sicherheitsleuchte Außen
 - 11 Rettungszeichenleuchte einseitig
 - 12 Rettungszeichenleuchte zweiseitig

Bauprojekt: Bau Bildung Sachsen-Anhalt e.V. ÜAZ Holleben Südstraße 4a 06179 Teutschenthal OT Holleben		Entwurfsverfasser / Planverfasser: Leipzig, den 16.05.2024	
Liegenschaft / Adresse: ÜAZ Holleben Südstraße 4a 06179 Teutschenthal OT Holleben		Planinhalt / Geschoss: Elektroinstallation Werkhalle 1 - Teil 2	
Gebäude / Bauwerk / Bauteil / Trakt / Objekt Werkhalle 1-4		Planungsbüro / Leistungsphase: Ausführungsplanung	
Gezeichnet: P. Herfurth	Maßstab: 1:50	Blatt Gr.: 1200x594	Plan-Nr.: E01.2
Bearbeiter: P. Herfurth			