


Halle 1 komplett = 1. BA

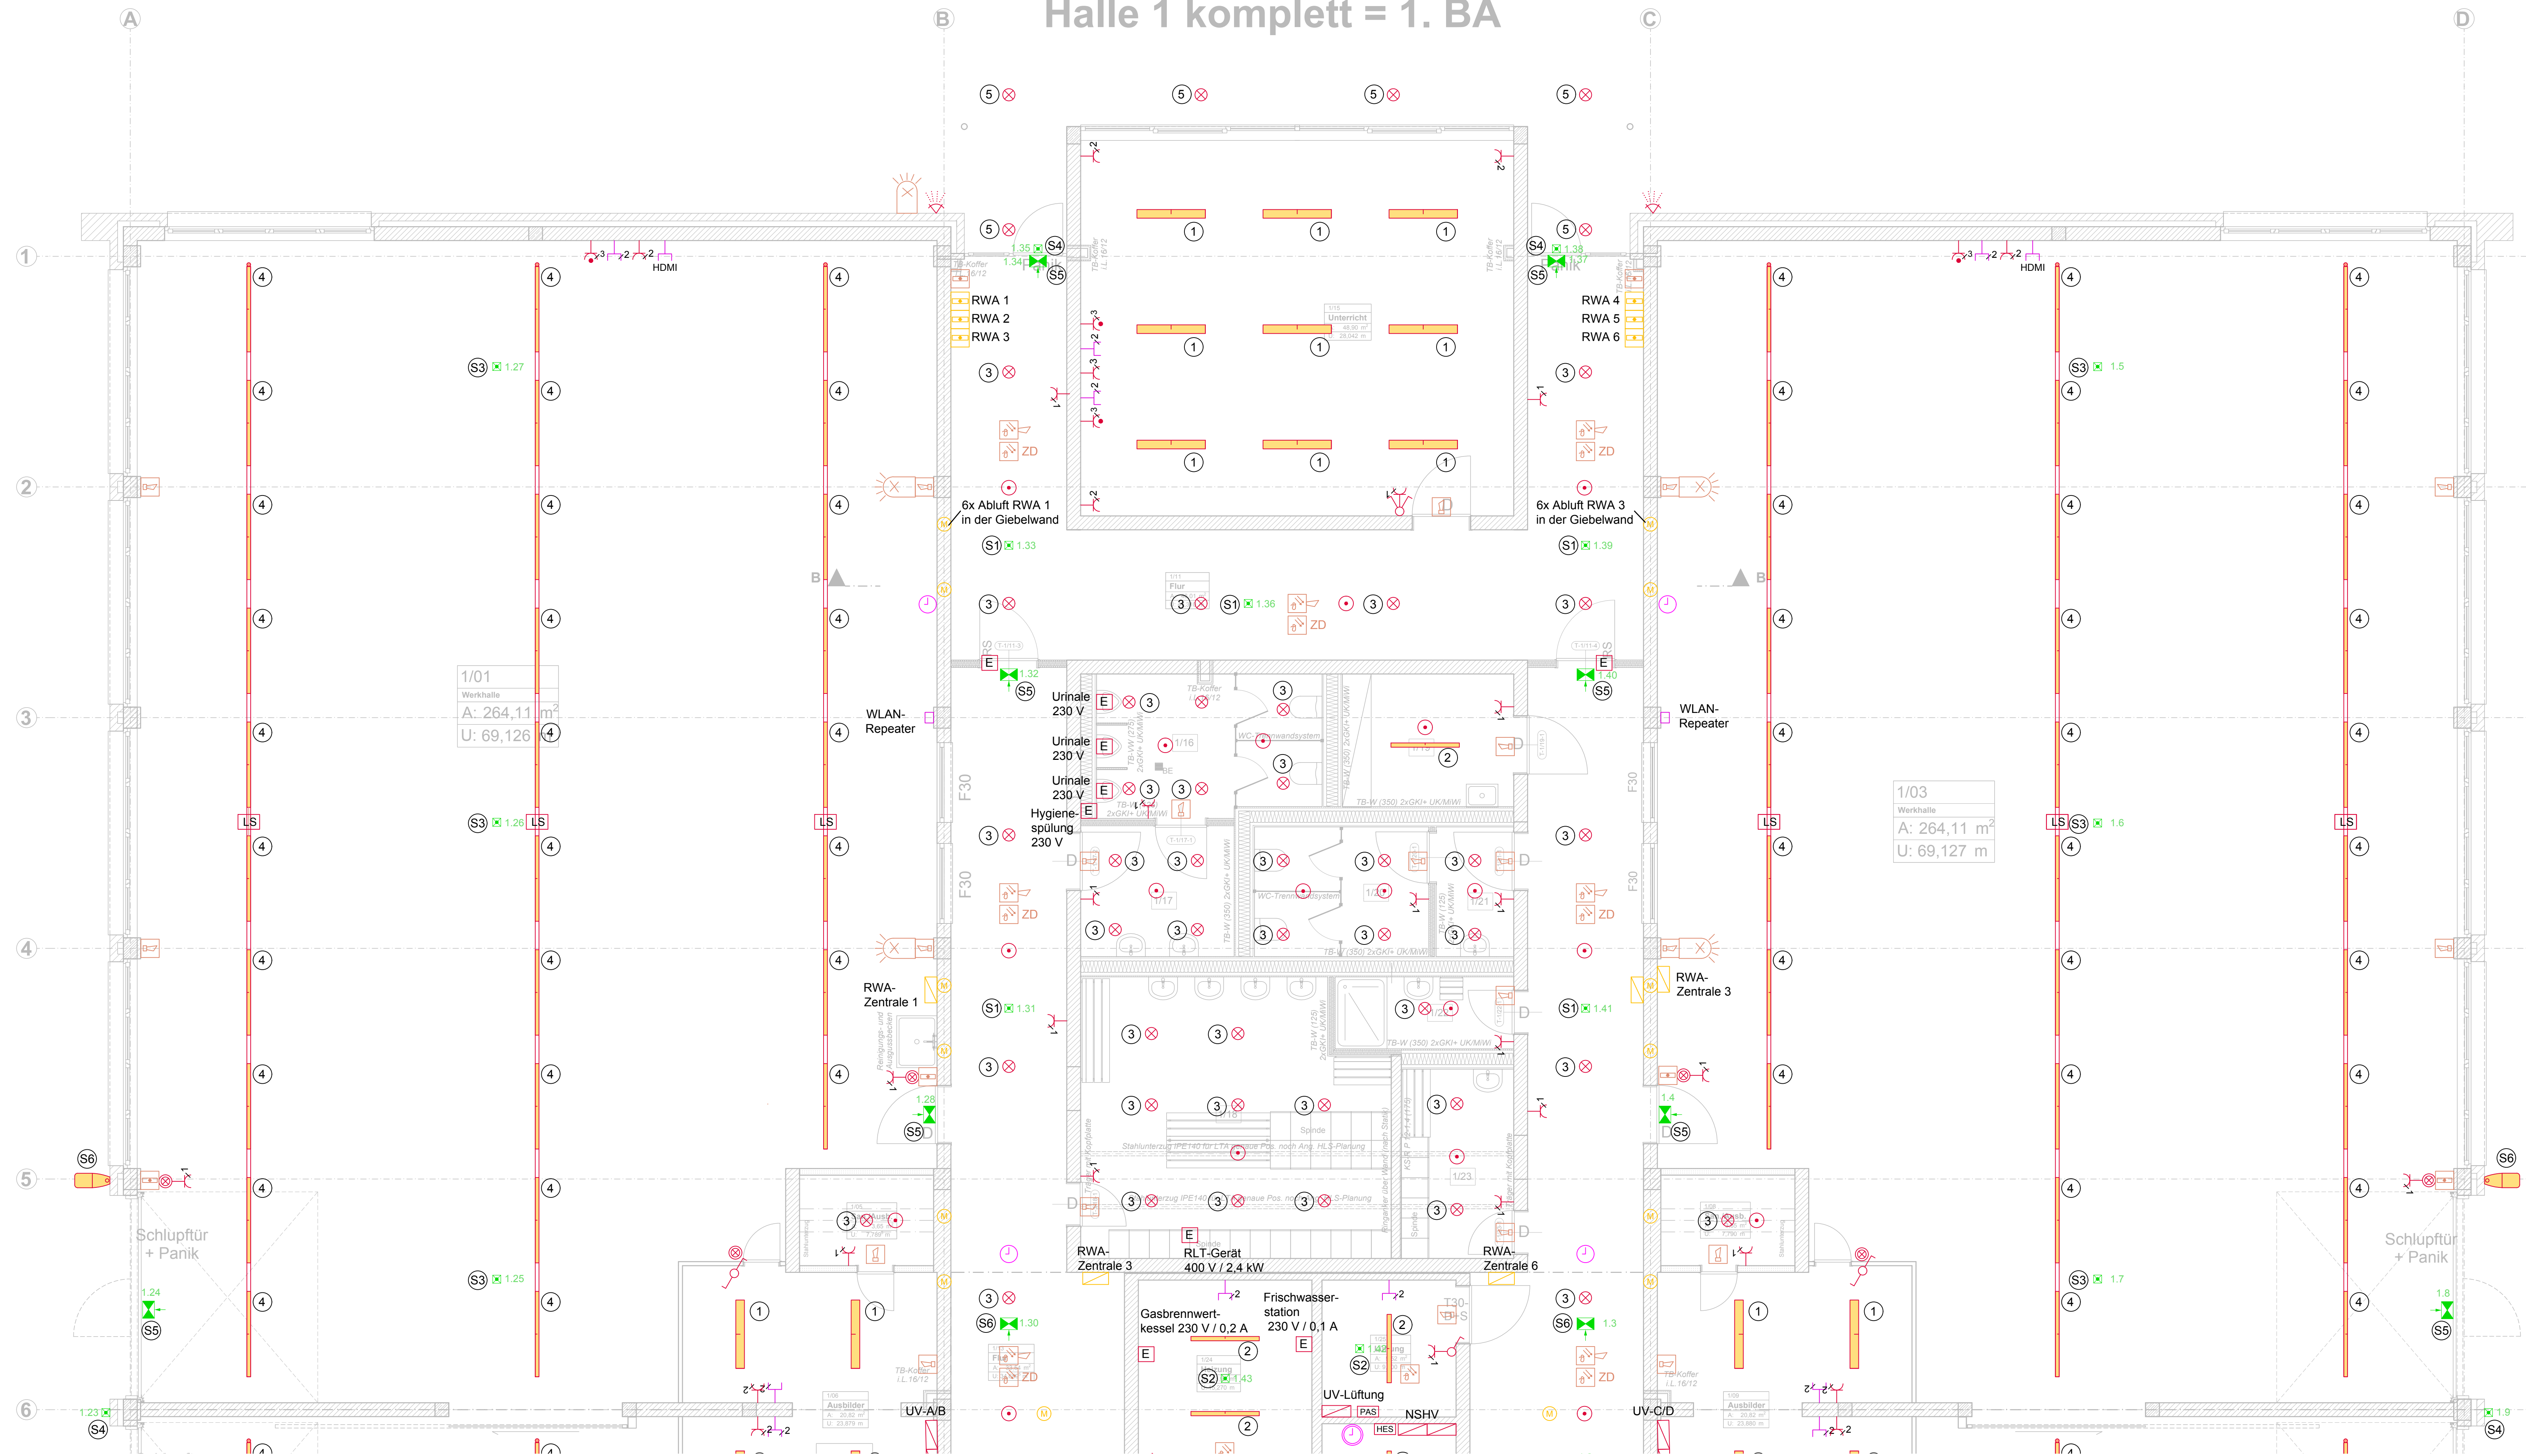

1/16
WC Herren
A: 9,46 m²
U: 14,956 m

1/17
Vorr. Herren
A: 6,04 m²
U: 9,885 m

1/18
Umkleide Herren
A: 24,79 m²
U: 20,538 m

1/19
PubM/Lager
A: 6,84 m²
U: 10,547 m

1/20
WC Damen
A: 9,84 m²
U: 17,977 m

1/21
Vorr. Damen
A: 3,03 m²
U: 7,195 m

1/22
Dusche (Um)
A: 3,87 m²
U: 8,700 m

1/01
Werkhalle
A: 264,11 m²
U: 69,126 m

1/03
Werkhalle
A: 264,11 m²
U: 69,127 m

- Legende allgemein**
- ⊗ Deckenleuchte
 - An-/Einbauleuchte
 - Einspeisung Lichtleiste
 - ⊙ Taster beleuchtet
 - ⊙ Ausschalter
 - ⊙ Wechselschalter
 - ⊙ Präsenzmelder Wand
 - ⊙ Präsenzmelder Decke
 - ⊙ Lichtsensor
 - ⊙ Steckdose
 - ⊙ Steckdose mehrfach
 - ⊙ Steckdose schaltbar
 - ⊙ Geräteanschluss
 - PAS Potentiaausgleichsschiene
 - HES Haupterdungsschiene
 - ⊙ Unterverteilung
 - ⊙ Sicherheitsleuchte als Einzelbatterieleuchte
 - ⊙ Fluchtwegklogramm als Einzelbatterieleuchte
 - ⊙ Zentrale Überwachung SiBel
 - ⊙ Datenanschlussdose doppelt
 - ⊙ HDMI-Anschlussdose
 - ⊙ Hauptuhr
 - ⊙ Nebenuhr
 - ⊙ I-30 Brandschutzkanal
 - RWA RWA-Taster
 - ⊙ Motorantrieb
 - ⊙ RWA-Zentrale
 - ⊙ Multisensormelder (optisch/thermisch) mit integriertem akustischen Signalgeber
 - ⊙ Multisensormelder (optisch/thermisch) in der Zwischendecke
 - ⊙ Multisensormelder (optisch/thermisch)
 - ⊙ Handfeuermelder Hausalarm/Nichtautomatischer Brandmelder
 - ⊙ Hausalarmzentrale
 - ⊙ Akustischer Signalgeber
 - ⊙ Optischer Signalgeber
- Leuchtenlegende**
- ① Anbau-/ Pendelleuchte
 - ② Feuchtraumwanneleuchte
 - ③ Einbau Downlight
 - ④ Lichtbandleuchte
 - ⑤ Außenleuchte
 - ⑥ Außenleuchte Wandanbauleuchte
 - ⊙ Sicherheitsleuchte Einbau / Anbau als Einzelbatterieleuchte
 - ⊙ Sicherheitsleuchte Anbau
 - ⊙ Sicherheitsleuchte Anbau
 - ⊙ Sicherheitsleuchte Außen
 - ⊙ Rettungszeichenleuchte einseitig
 - ⊙ Rettungszeichenleuchte zweiseitig
- UV-1-1**
- ⊙ Stromkreisbezeichnung
 - ⊙ Etage
 - ⊙ Unterverteilung
 - 3.6 Stromkreisbezeichnung SiBel

Bauherr: Bau Bildung Sachsen-Anhalt e.V. ÜAZ Holleben Südstraße 4a 06179 Teutschenthal OT Holleben		Entwurfsverfasser / Planverfasser: 	
den _____ Unterschrift _____ Leipzig, den 16.05.2024 Unterschrift _____		Planinhalt / Geschoss: Elektroninstallation Werkhalle 1 - Teil 1	
Liegenschaft / Adresse: ÜAZ Holleben Südstraße 4a 06179 Teutschenthal OT Holleben		Planungsstufe / Leistungsphase: Ausführungsplanung	
Gebäude / Bauwerk / Bauteil / Trakt / Objekt Geb.-Nr.: Werkhalle 1-4		Gezeichnet: P. Herfurth	
Bearbeiter: P. Herfurth		Maßstab: 1:50	Blatt Gr.: 1200x594
		Plan-Nr.: E01.1	CAD-Projektname: