




Grundriss
M 1:50

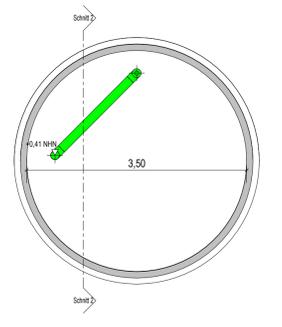


Schnitt 6
M 1:50

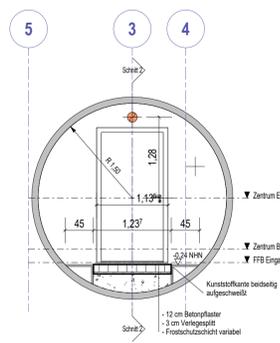


Schnitt 5
M 1:50

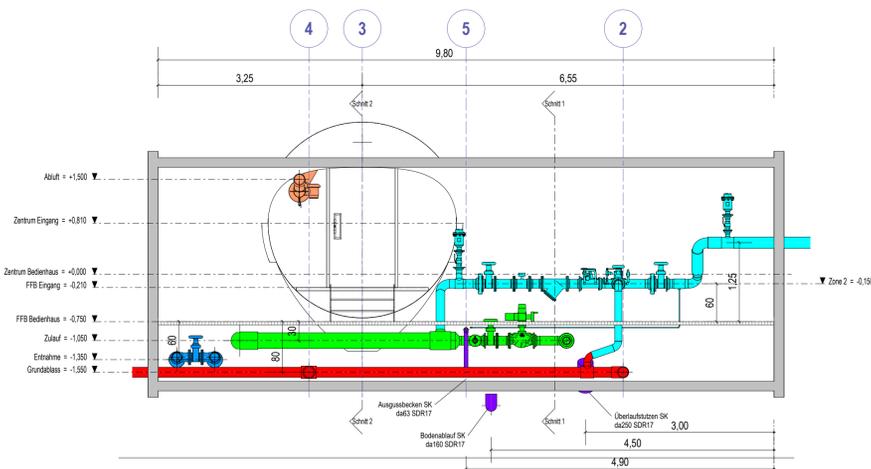


Schnitt 3
M 1:50

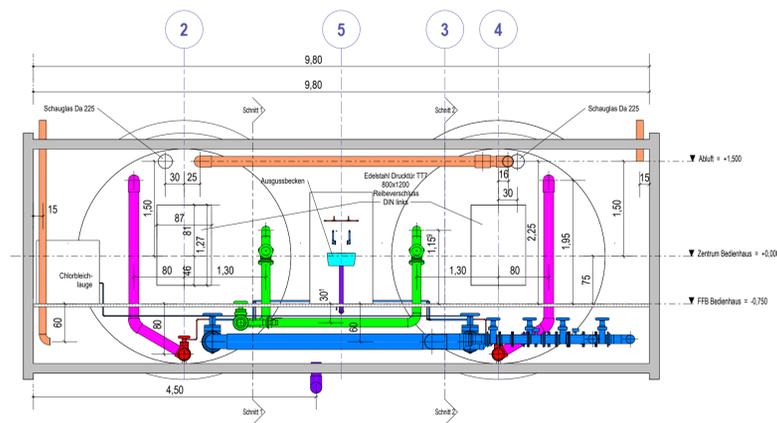

Schnitt 4
M 1:50

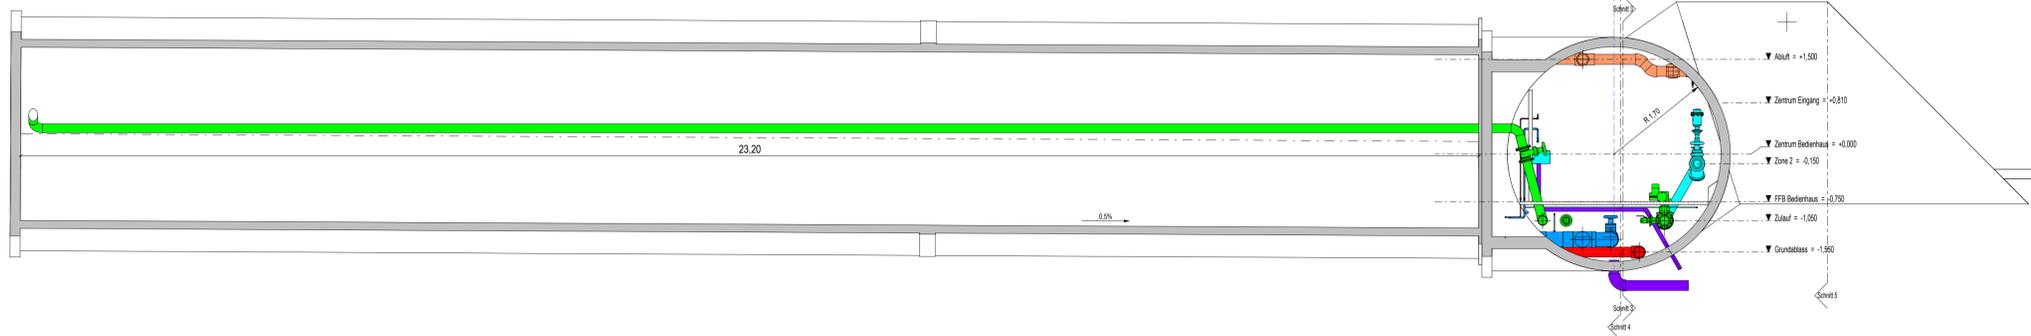

Schnitt 1
M 1:50

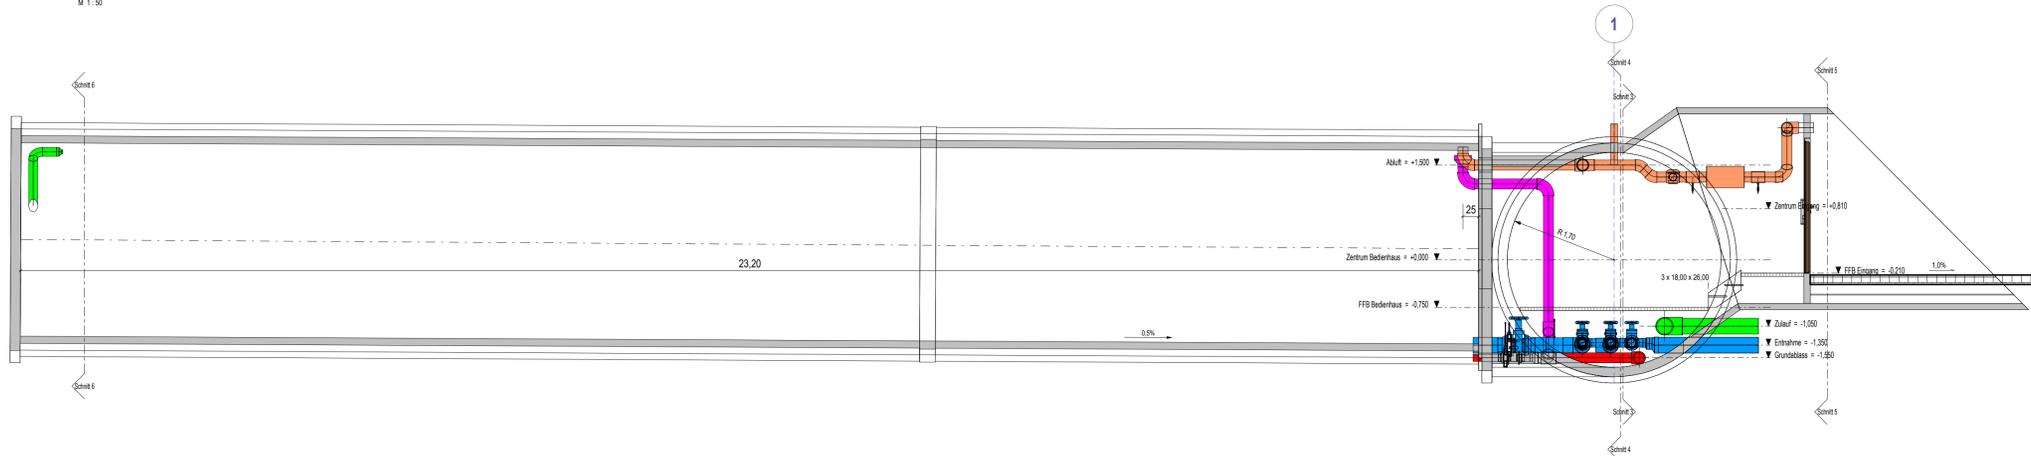

Schnitt 2
M 1:50

Legende:

- Wandung Hochbehälter aus Kunststoff
- Zulußleitung
- Entnahmleitung
- Entnahmleitung Zone 2
- Notüberlaufleitung
- Grundtasseleitung
- Lüftungsleitung
- Restwasser / Bodenentlauf

± 0,00 entspricht 520,51 m ü. NHN

Lagesystem: UTM-Koordinaten / ETRS89		Höhensystem: DHHN92	
Planung:	bearbeitet: 03/2025	Datum:	Zeichen: SG
	Bauer Tiefbauplanung GmbH		
	Beratende Ingenieure Industriestraße 1 • 08280 Aue-Bad Schlemma Tel.: 03771 34020-0 • Fax: 03771 34020-40		
gezeichnet: 06.03.2025	geprüft: 07.03.2025		RB
Projekt-Nr.: 2020/263	Plan-Nr.:		

Bauherr:	Zweckverband Wasserwerke Westergelände		bearbeitet:
	Am Wasserwerk 14 08352 Schwarzenberg Tel.: 03774 144-0		geprüft:
			Projekt-Nr.:

Nr.	Art der Änderung	Datum	Zeichen

Ausschreibungsunterlage

Straßenbauverwaltung:	Unterlage: 4	Blatt: 1
	Bauwerksplan	
	Schieberkammer	
PROJIS-Nr.:	Maßstab: 1:50	

Neubau Trinkwasserhochbehälter Löbnitz

aufgestellt:	
Zur Bauausführung freigegeben: Zweckverband Wasserwerke Westergelände Am Wasserwerk 14, 08352 Schwarzenberg	
12.03.2025	