


Alle Maße sind vom Unternehmer eigenverantwortlich zu prüfen!
 Eingetragene Höhenmaße beziehen sich grundsätzlich
 auf Oberkante Fertigfußboden OK FFB!

Wandansichten

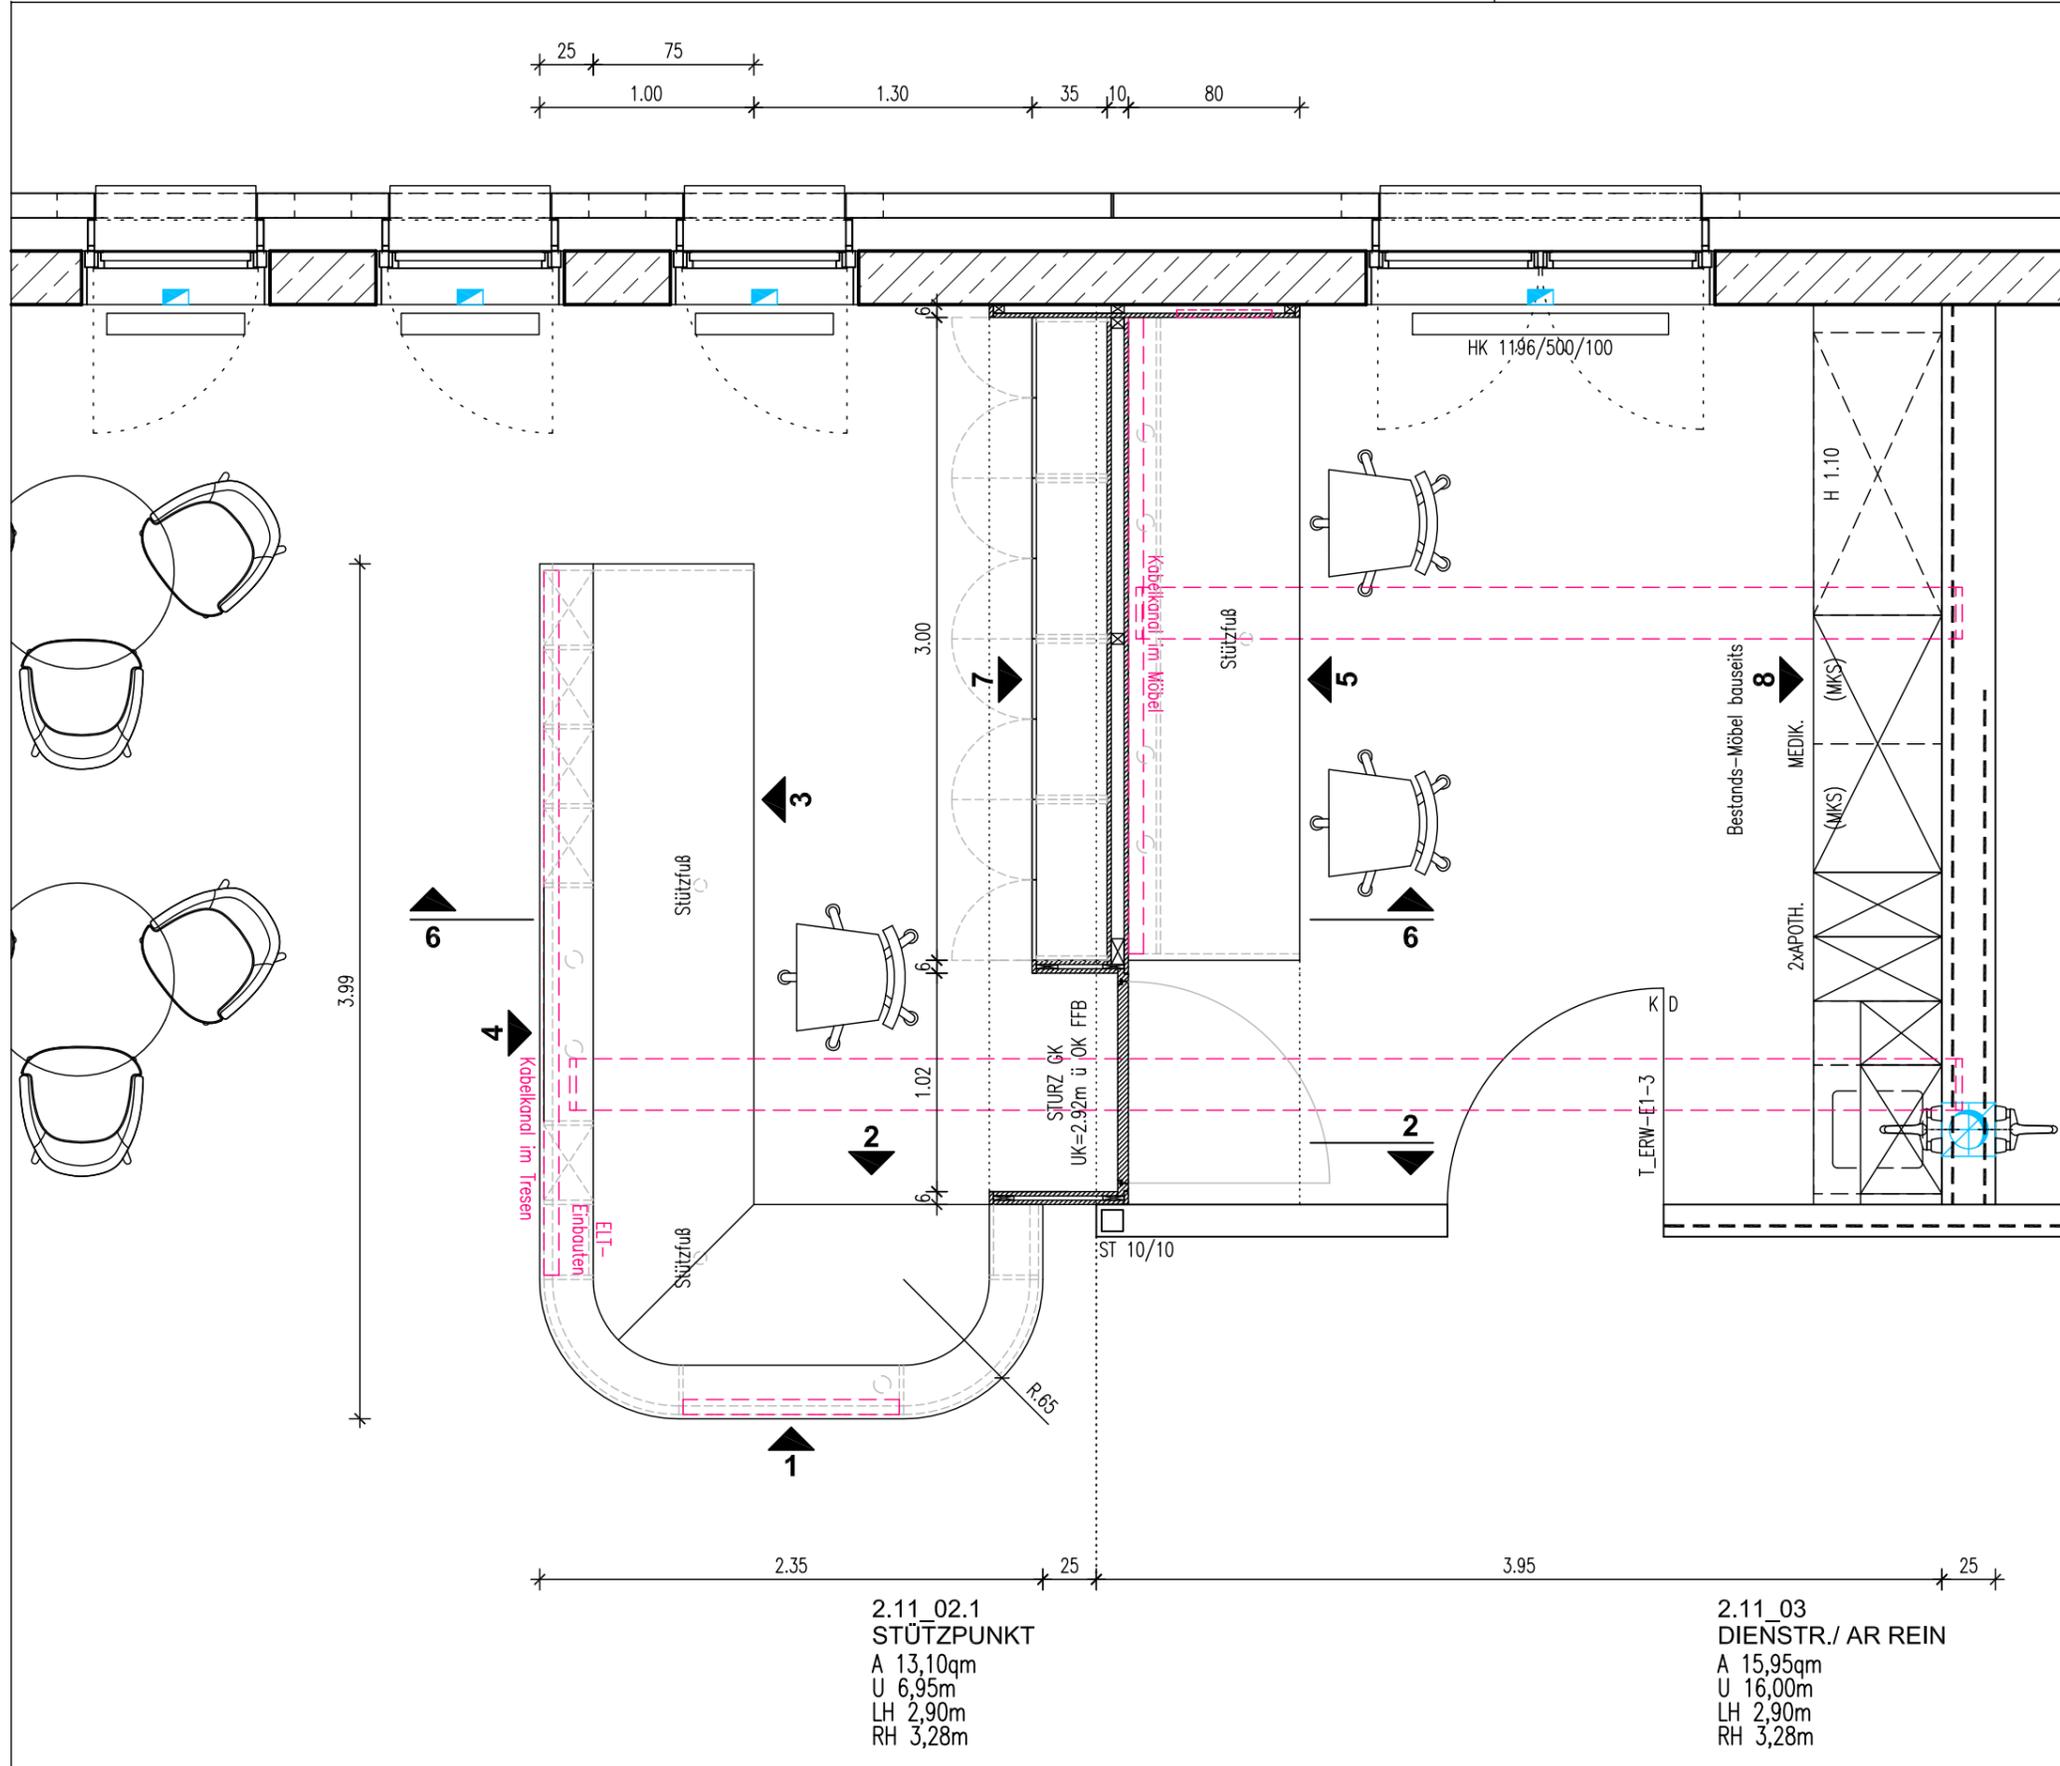

Legende

- | | | | |
|--|--------------------------------|--|-------------------------------------|
| | Schutzkontaktsteckdose | | Erdungsanschluß |
| | Schalter / Taster | | Potentialausgleichssteckdose 2-fach |
| | Sonnenschutz-Taster | | Raumbediengerät |
| | Not-Taster Sonnenschutz | | Displaymodul |
| | Elektroanschluss 1-polig | | TV-Ton geschlossen |
| | Elektroanschluss 3-polig | | Betteneinheit m. Buchse f. HG |
| | Datendose RJ45, 2-fach | | Ruftaster+Buchse f. BT |
| | Datendose RJ45 | | Ruftaster |
| | Anschluß für Gebäudeautomation | | Ruf-/Abstelltaster |
| | Orientierungslicht | | Zugtaster |

Projekt **PLEISSENTAL-KLINIK WERDAU**
 Umbau Zentrale Notfallaufnahme und Erweiterungsbau
 für Geriatrie und Tagesklinik Psychiatrie

Bauherr **Pleissental-Klinik GmbH**
 Ronneburger Straße 106 | 08412 Werdau
 T +49 3761 444-100

Architekt **BJP Architekten Ingenieure GmbH**
 Ferdinand-Rhode-Straße 20 | 04107 Leipzig

Fachplanung **TGA HLS: ib süss GbR**
 Schwarzbacher Weg 28 | 09481 Elterlein

TGA ELT: DITAS - Technoprojekt GmbH
 Hoferstraße 77 | 08060 Zwickau

| Index | Datum | Veränderung |
|-------|------------|-----------------|
| | 19.03.2025 | WA erstellt |
| A | 31.03.2025 | Bemaßg. ergänzt |

Maßstab: 1:33

Plan: **Wandansicht ERW E1-03_DIENSTR._mit STÜTZPUNKT Grundriss**
 Date: PTK01_ERW_A_AP_WA_E1-03_DIENSTR_mitSTÜTZPKT_A.dwg



Plan-Nr.:

| | | | | | | | | |
|--------------|------------|----------|---------------|-----------|----------------|--------------------------|----------|----------|
| PTK01 | ERW | A | AP | WA | E1-03.0 | DIENSTR. STÜTZPKT | A | F |
| Projekt | Gebäude | Planer | Leistungspfl. | Planart | WA-Nr. | Raumbez. | Index | Status |

Alle Maße sind vom Unternehmer eigenverantwortlich zu prüfen!
 Eingezeichnete Höhenmaße beziehen sich grundsätzlich
 auf Oberkante Fertigfußboden OK FFB!

Wandansichten

 WANDANSICHT 1

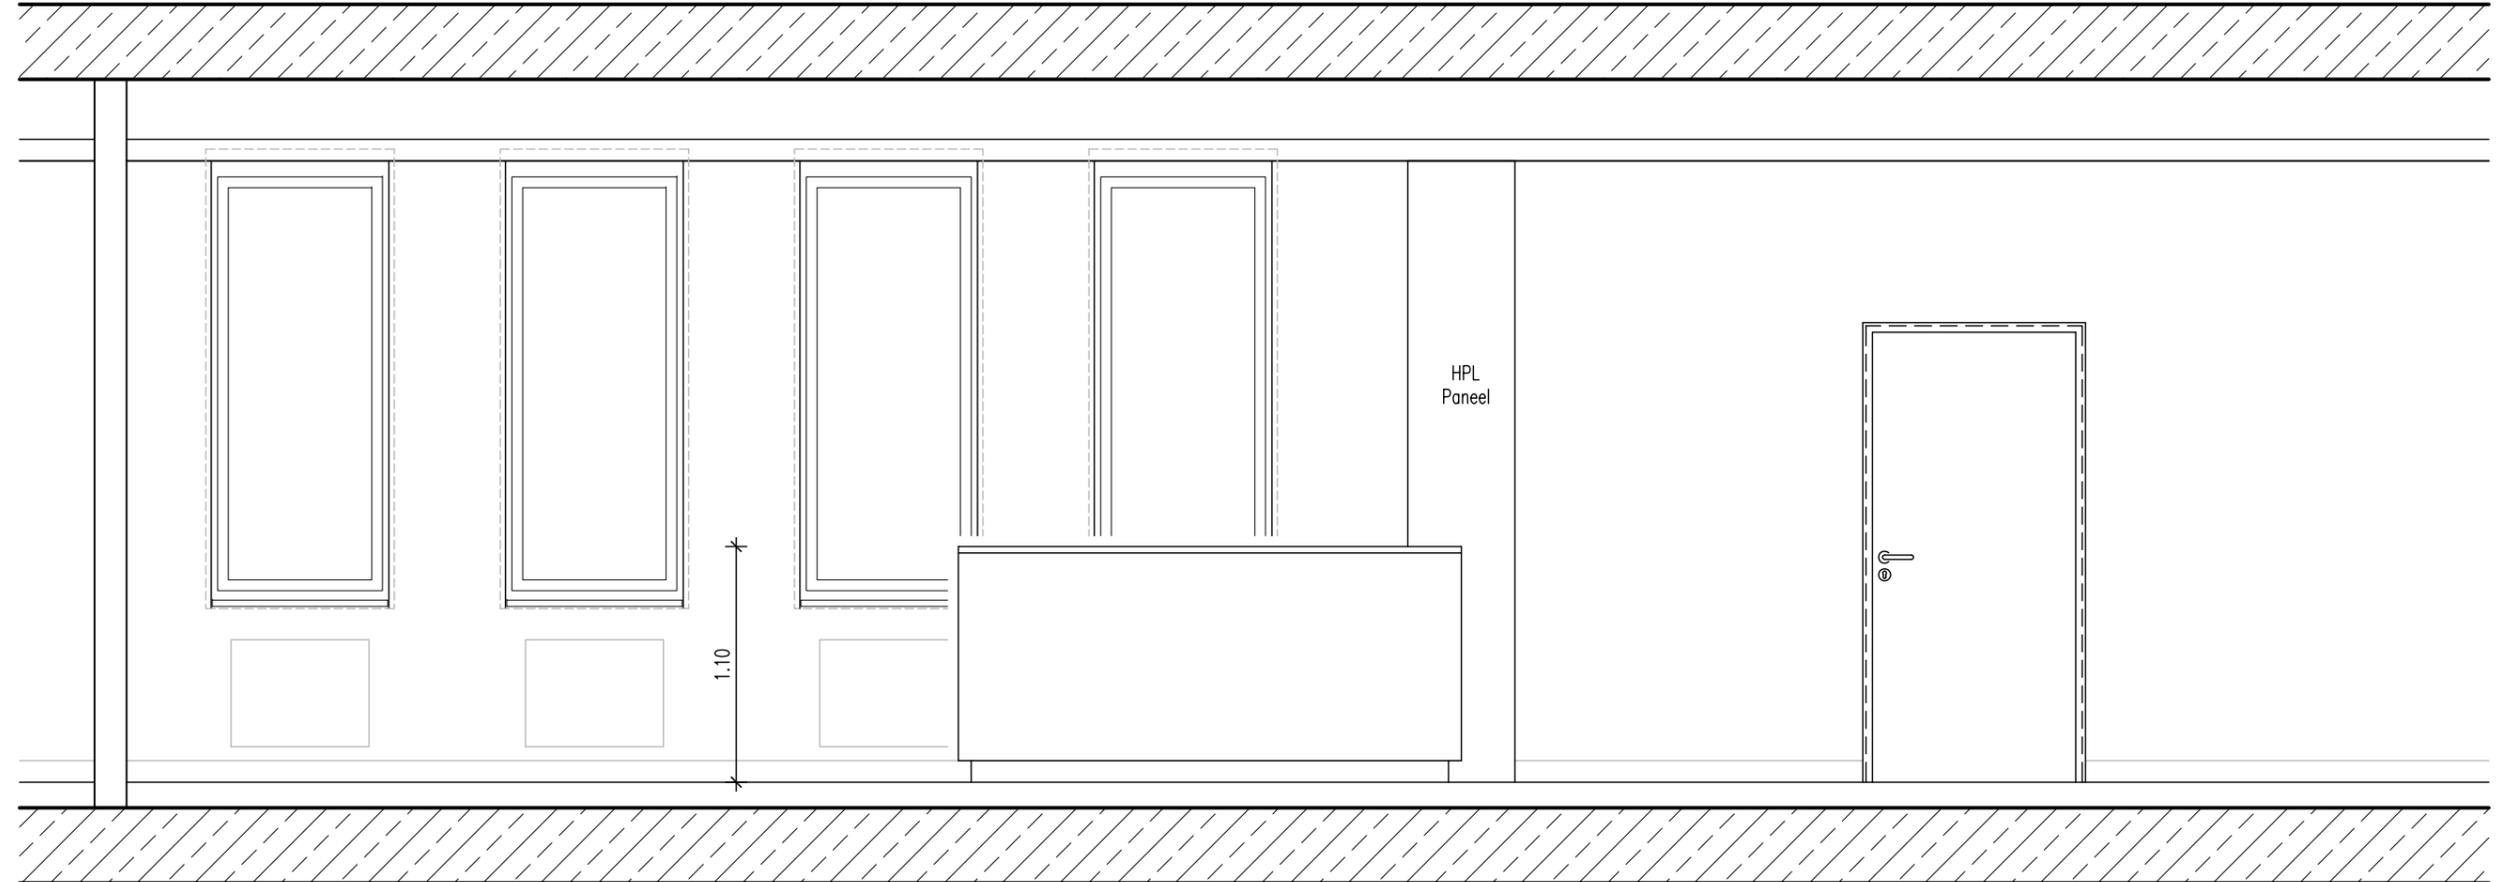

Legende

- | | | | |
|--|--------------------------------|--|-------------------------------------|
| | Schutzkontaktsteckdose | | Erdungsanschluß |
| | Schalter / Taster | | Potentialausgleichssteckdose 2-fach |
| | Sonnenschutz-Taster | | Raumbediengerät |
| | Not-Taster Sonnenschutz | | Displaymodul |
| | Elektroanschluss 1-polig | | TV-Ton geschlossen |
| | Elektroanschluss 3-polig | | Betteneinheit m. Buchse f. HG |
| | Datendose RJ45, 2-fach | | Ruftaster+Buchse f. BT |
| | Datendose RJ45 | | Ruftaster |
| | Anschluß für Gebäudeautomation | | Ruf-/Abstelltaster |
| | Orientierungslicht | | Zugtaster |

Projekt **PLEISSENTAL-KLINIK WERDAU**
 Umbau Zentrale Notfallaufnahme und Erweiterungsbau
 für Geriatrie und Tagesklinik Psychiatrie

Bauherr **Pleissentalklinik GmbH**
 Ronneburger Straße 106 | 08412 Werdau
 T +49 3761 444-100

Architekt **BJP Architekten Ingenieure GmbH**
 Ferdinand-Rhode-Straße 20 | 04107 Leipzig

Fachplanung **TGA HLS: ib süß GbR**
 Schwarzbacher Weg 28 | 09481 Elterlein

TGA ELT: DITAS - Technoprojekt GmbH
 Hoferstraße 77 | 08060 Zwickau


| Index | Datum | |
|-------|------------|-----------------|
| | 19.03.2025 | WA erstellt |
| A | 31.03.2025 | Bemaßg. ergänzt |
| | | |
| | | |
| | | |

Maßstab: **1:33** Plan: **Wandansicht ERW E1-03_DIENSTR._mit STÜTZPUNKT Wandansicht 1**
 Datei: PTK01_ERW_A_AP_WA_E1-03_DIENSTR_mitSTÜTZPKT_A.dwg

Plan-Nr.:

| | | | | | | | | |
|--------------|------------|----------|-----------|-----------|----------------|--------------------------|----------|----------|
| PTK01 | ERW | A | AP | WA | E1-03.1 | DIENSTR. STÜTZPKT | A | F |
| Projekt | Gebäude | Planer | Leistsphl | Planart | WA-Nr. | Raumbez. | Index | Status |

WANDANSICHT 2

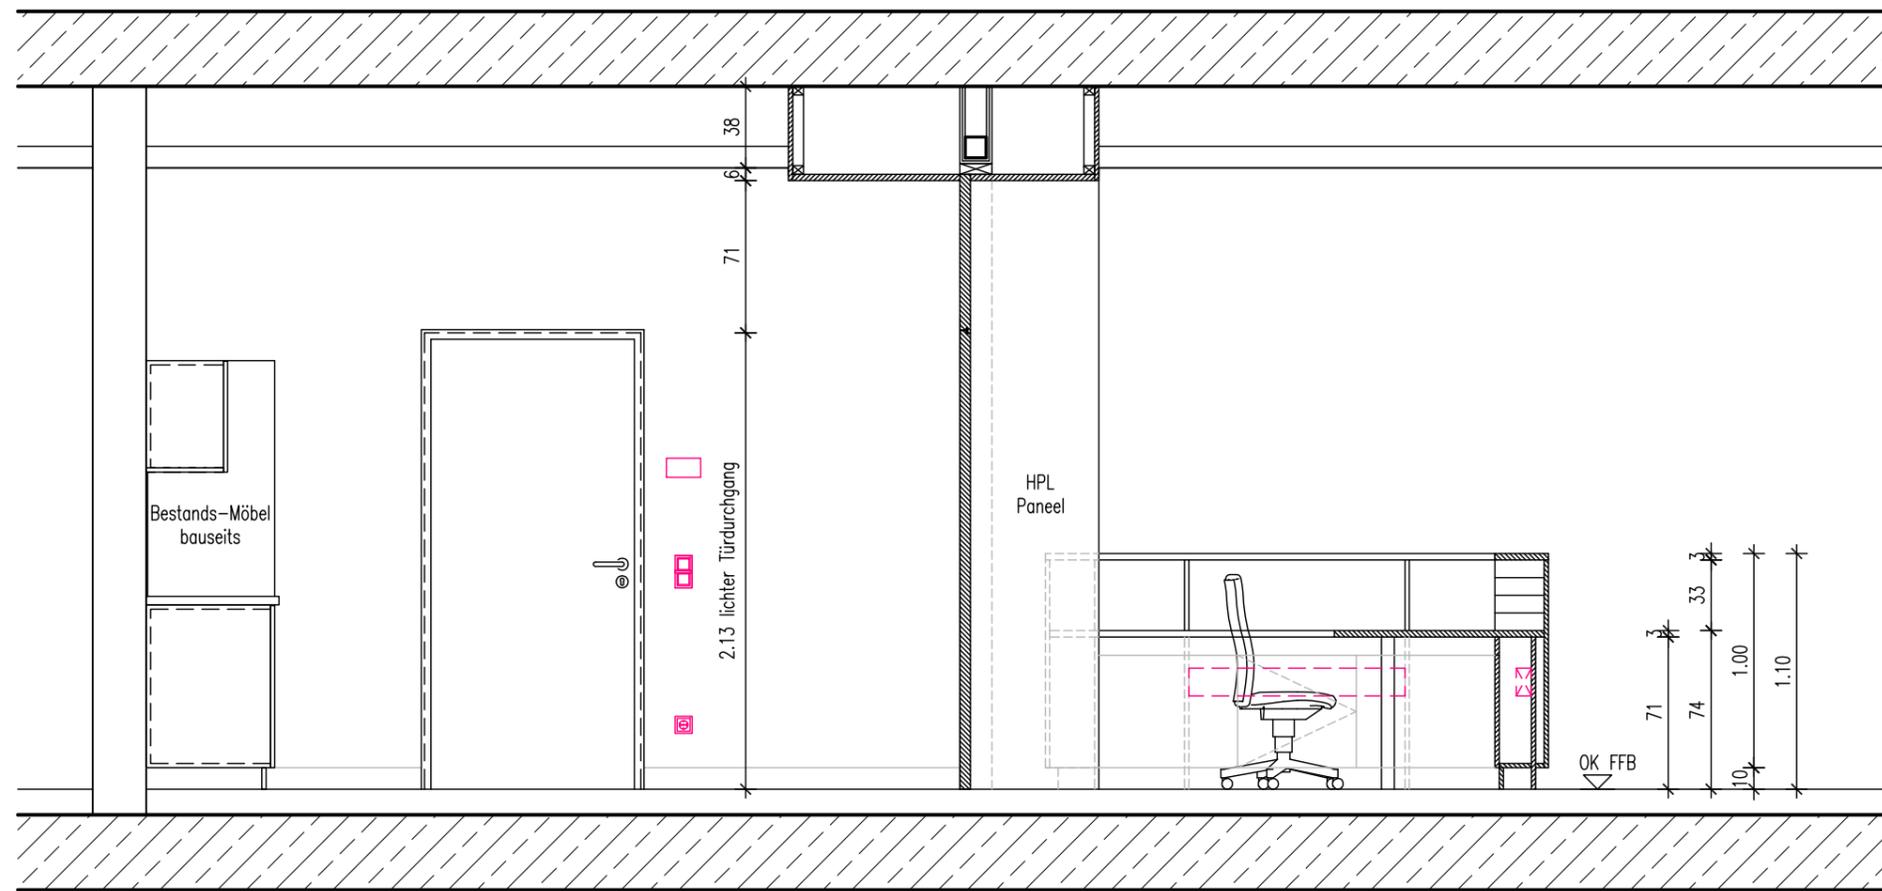

DIENSTR./ AR REIN

STÜTZPUNKT

Legende

- | | | | |
|--|--------------------------------|--|-------------------------------------|
| | Schutzkontaktsteckdose | | Erdungsanschluß |
| | Schalter / Taster | | Potentialausgleichssteckdose 2-fach |
| | Sonnenschutz-Taster | | Raumbediengerät |
| | Not-Taster Sonnenschutz | | Displaymodul |
| | Elektroanschluss 1-polig | | TV-Ton geschlossen |
| | Elektroanschluss 3-polig | | Betteneinheit m. Buchse f. HG |
| | Datendose RJ45, 2-fach | | Ruftaster+Buchse f. BT |
| | Datendose RJ45 | | Ruftaster |
| | Anschluß für Gebäudeautomation | | Ruf-/Abstelltaster |
| | Orientierungslicht | | Zugtaster |

Projekt
PLEISSENTAL-KLINIK WERDAU
 Umbau Zentrale Notfallaufnahme und Erweiterungsbau
 für Geriatrie und Tagesklinik Psychiatrie

Bauherr
Pleissental-Klinik GmbH
 Ronneburger Straße 106 | 08412 Werdau
 T +49 3761 444-100

Architekt
BJP Architekten Ingenieure GmbH
 Ferdinand-Rhode-Straße 20 | 04107 Leipzig

Fachplanung
TGA HLS: ib süss GbR
 Schwarzbacher Weg 28 | 09481 Elterlein

TGA ELT: DITAS - Technoprojekt GmbH
 Hoferstraße 77 | 08060 Zwickau

| Index | Datum | |
|-------|------------|-----------------|
| | 19.03.2025 | WA erstellt |
| A | 31.03.2025 | Bemaßg. ergänzt |
| | | |
| | | |
| | | |

Maßstab: **1:33**
 Plan: **Wandansicht ERW E1-03_DIENSTR._mit STÜTZPUNKT**
Wandansicht 2 Datei: PTK01_ERW_A_AP_WA_E1-03_DIENSTR_mitSTÜTZPKT_A.dwg



Plan-Nr.:

| | | | | | | | | |
|--------------|------------|----------|-----------|-----------|----------------|-----------------|----------|----------|
| PTK01 | ERW | A | AP | WA | E1-03.2 | DIENSTR. | A | F |
| Projekt | Gebäude | Planer | Leistsph. | Planart | WA-Nr. | Raumbesz. | Index | Status |

Alle Maße sind vom Unternehmer eigenverantwortlich zu prüfen!
 Eingezeichnete Höhenmaße beziehen sich grundsätzlich
 auf Oberkante Fertigfußboden OK FFB!

Wandansichten

WANDANSICHT 3

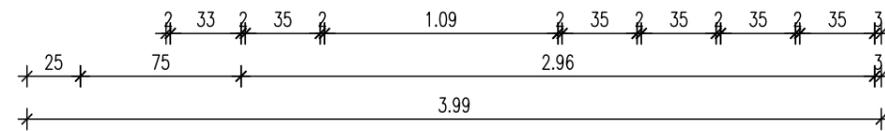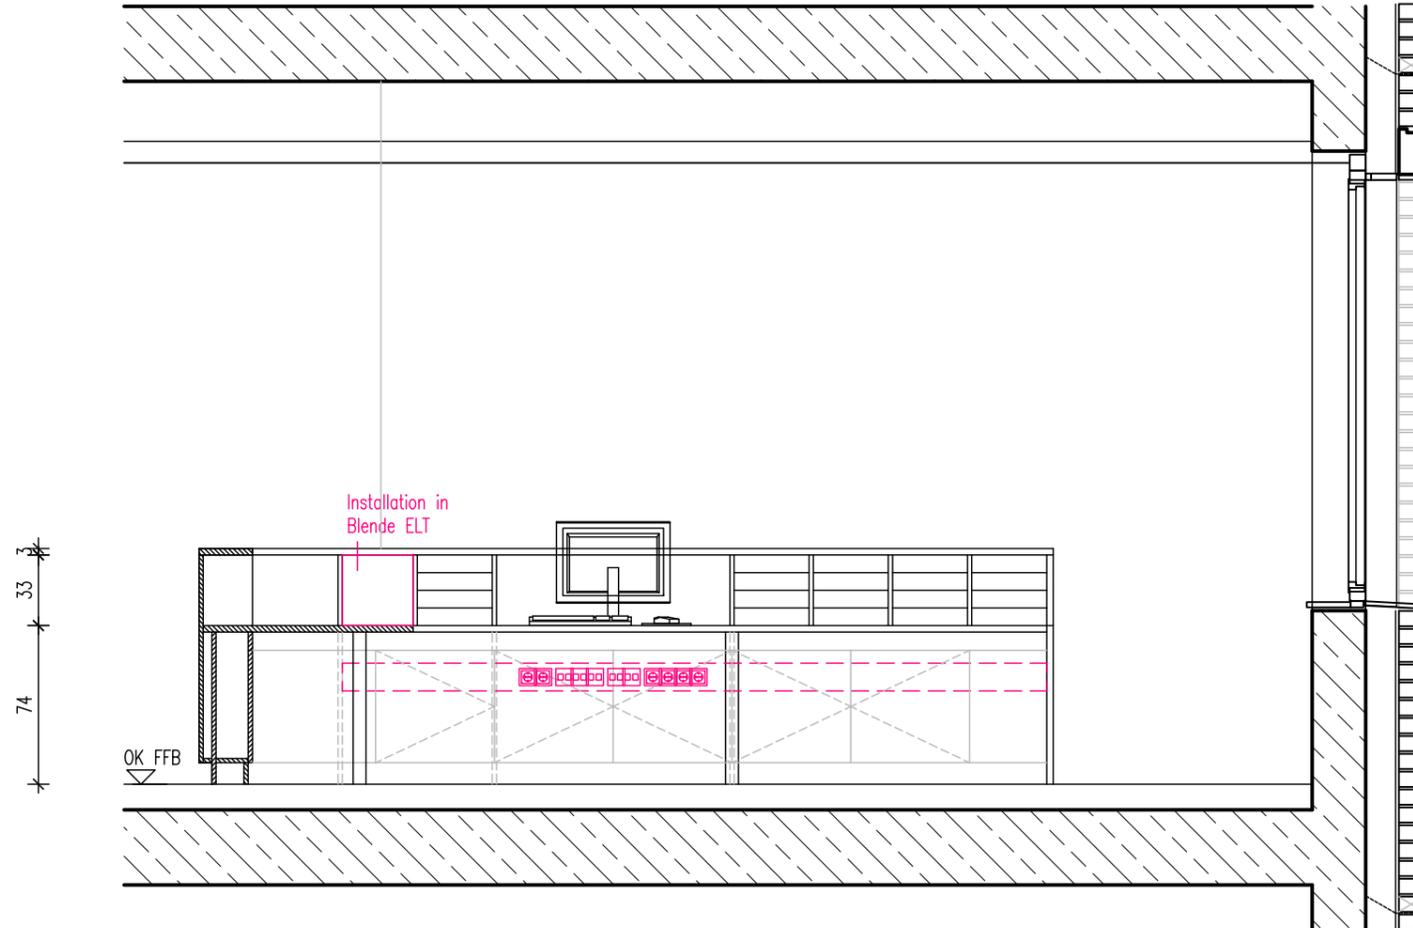

Legende

- | | | | |
|--|--------------------------------|--|-------------------------------------|
| | Schutzkontaktsteckdose | | Erdungsanschluß |
| | Schalter / Taster | | Potentialausgleichssteckdose 2-fach |
| | Sonnenschutz-Taster | | Raumbediengerät |
| | Not-Taster Sonnenschutz | | Displaymodul |
| | Elektroanschluss 1-polig | | TV-Ton geschlossen |
| | Elektroanschluss 3-polig | | Betteneinheit m. Buchse f. HG |
| | Datendose RJ45, 2-fach | | Ruftaster+Buchse f. BT |
| | Datendose RJ45 | | Ruftaster |
| | Anschluß für Gebäudeautomation | | Ruf-/Abstelltaster |
| | Orientierungslicht | | Zugtaster |

Projekt **PLEISSENTAL-KLINIK WERDAU**
 Umbau Zentrale Notfallaufnahme und Erweiterungsbau
 für Geriatrie und Tagesklinik Psychiatrie

Bauherr **Pleissentalklinik GmbH**
 Ronneburger Straße 106 | 08412 Werdau
 T +49 3761 444-100

Architekt **BJP Architekten Ingenieure GmbH**
 Ferdinand-Rhode-Straße 20 | 04107 Leipzig

Fachplanung **TGA HLS: ib süß GbR**
 Schwarzbacher Weg 28 | 09481 Elterlein

TGA ELT: DITAS - Technoprojekt GmbH
 Hoferstraße 77 | 08060 Zwickau

| Index | Datum | |
|-------|------------|-----------------|
| | 19.03.2025 | WA erstellt |
| A | 31.03.2025 | Bemaßg. ergänzt |
| | | |
| | | |
| | | |

Maßstab: **1:33** Plan: **Wandansicht ERW E1-03_DIENSTR._mit STÜTZPUNKT Wandansicht 3**
 Datei: PTK01_ERW_A_AP_WA_E1-03_DIENSTR_mitSTÜTZPKT_A.dwg


Plan-Nr.:

| | | | | | | | | |
|--------------|------------|----------|-----------|-----------|----------------|----------------------------|----------|----------|
| PTK01 | ERW | A | AP | WA | E1-03.3 | DIENSTR. STÜTZPUNKT | A | F |
| Projekt | Gebäude | Planer | Leistsphl | Planart | WA-Nr. | Raumbez. | Index | Status |

Alle Maße sind vom Unternehmer eigenverantwortlich zu prüfen!
 Eingetragene Höhenmaße beziehen sich grundsätzlich
 auf Oberkante Fertigfußboden OK FFB!

Wandansichten

WANDANSICHT 4

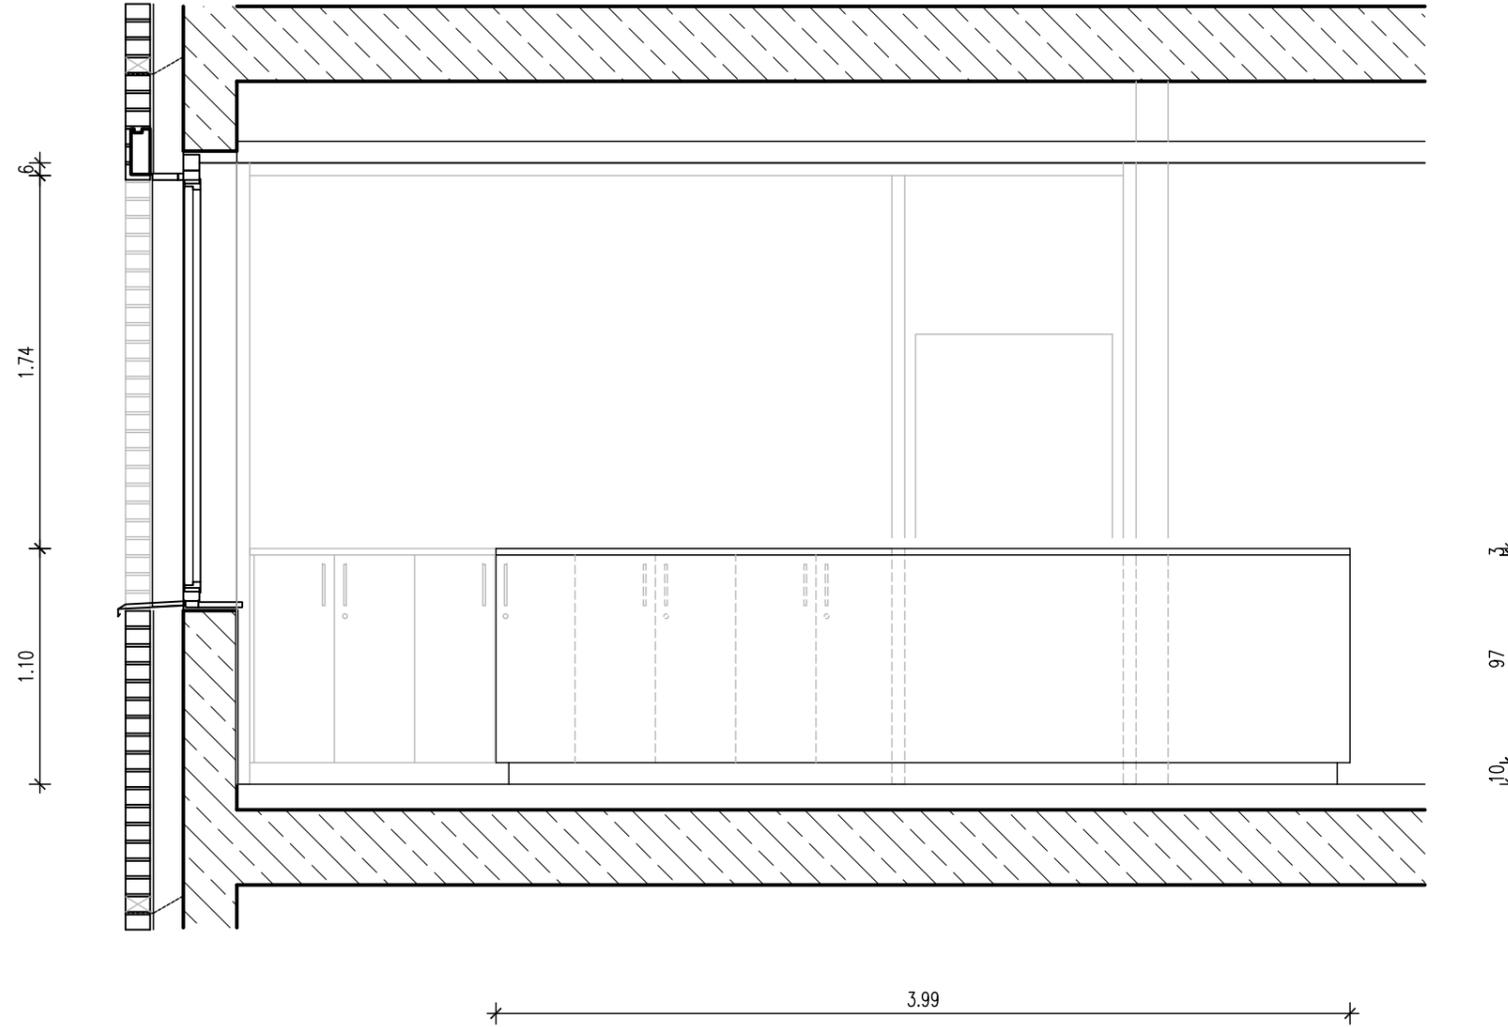

Legende

- | | | | |
|--|--------------------------------|--|-------------------------------------|
| | Schutzkontaktsteckdose | | Erdungsanschluß |
| | Schalter / Taster | | Potentialausgleichssteckdose 2-fach |
| | Sonnenschutz-Taster | | Raumbediengerät |
| | Not-Taster Sonnenschutz | | Displaymodul |
| | Elektroanschluss 1-polig | | TV-Ton geschlossen |
| | Elektroanschluss 3-polig | | Betteneinheit m. Buchse f. HG |
| | Datendose RJ45, 2-fach | | Ruftaster+Buchse f. BT |
| | Datendose RJ45 | | Ruftaster |
| | Anschluß für Gebäudeautomation | | Ruf-/Abstelltaster |
| | Orientierungslicht | | Zugtaster |

Projekt **PLEISSENTAL-KLINIK WERDAU**
 Umbau Zentrale Notfallaufnahme und Erweiterungsbau
 für Geriatrie und Tagesklinik Psychiatrie

Bauherr **Pleissental-Klinik GmbH**
 Ronneburger Straße 106 | 08412 Werdau
 T +49 3761 444-100

Architekt **BJP Architekten Ingenieure GmbH**
 Ferdinand-Rhode-Straße 20 | 04107 Leipzig

Fachplanung **TGA HLS: ib süss GbR**
 Schwarzbacher Weg 28 | 09481 Elterlein

TGA ELT: DITAS - Technoprojekt GmbH
 Hoferstraße 77 | 08060 Zwickau

| Index | Datum | |
|-------|------------|-----------------|
| | 19.03.2025 | WA erstellt |
| A | 31.03.2025 | Bemaßg. ergänzt |
| | | |
| | | |
| | | |

Maßstab: **1:33** Plan: **Wandansicht ERW E1-03_DIENSTR._mit STÜTZPUNKT Wandansicht 4**
 Datei: PTK01_ERW_A_AP_WA_E1-03_DIENSTR_mitSTÜTZPKT_A.dwg


Plan-Nr.:

| | | | | | | | | | |
|--------------|------------|----------|-----------|-----------|----------------|-----------------|-----------------|----------|----------|
| PTK01 | ERW | A | AP | WA | E1-03.4 | DIENSTR. | STÜTZPKT | A | F |
| Projekt | Gebäude | Planer | Leistsphl | Planart | WA-Nr. | Raumbez. | Index | Status | |

Alle Maße sind vom Unternehmer eigenverantwortlich zu prüfen!
 Eingezeichnete Höhenmaße beziehen sich grundsätzlich
 auf Oberkante Fertigfußboden OK FFB!

Wandansichten

WANDANSICHT 5

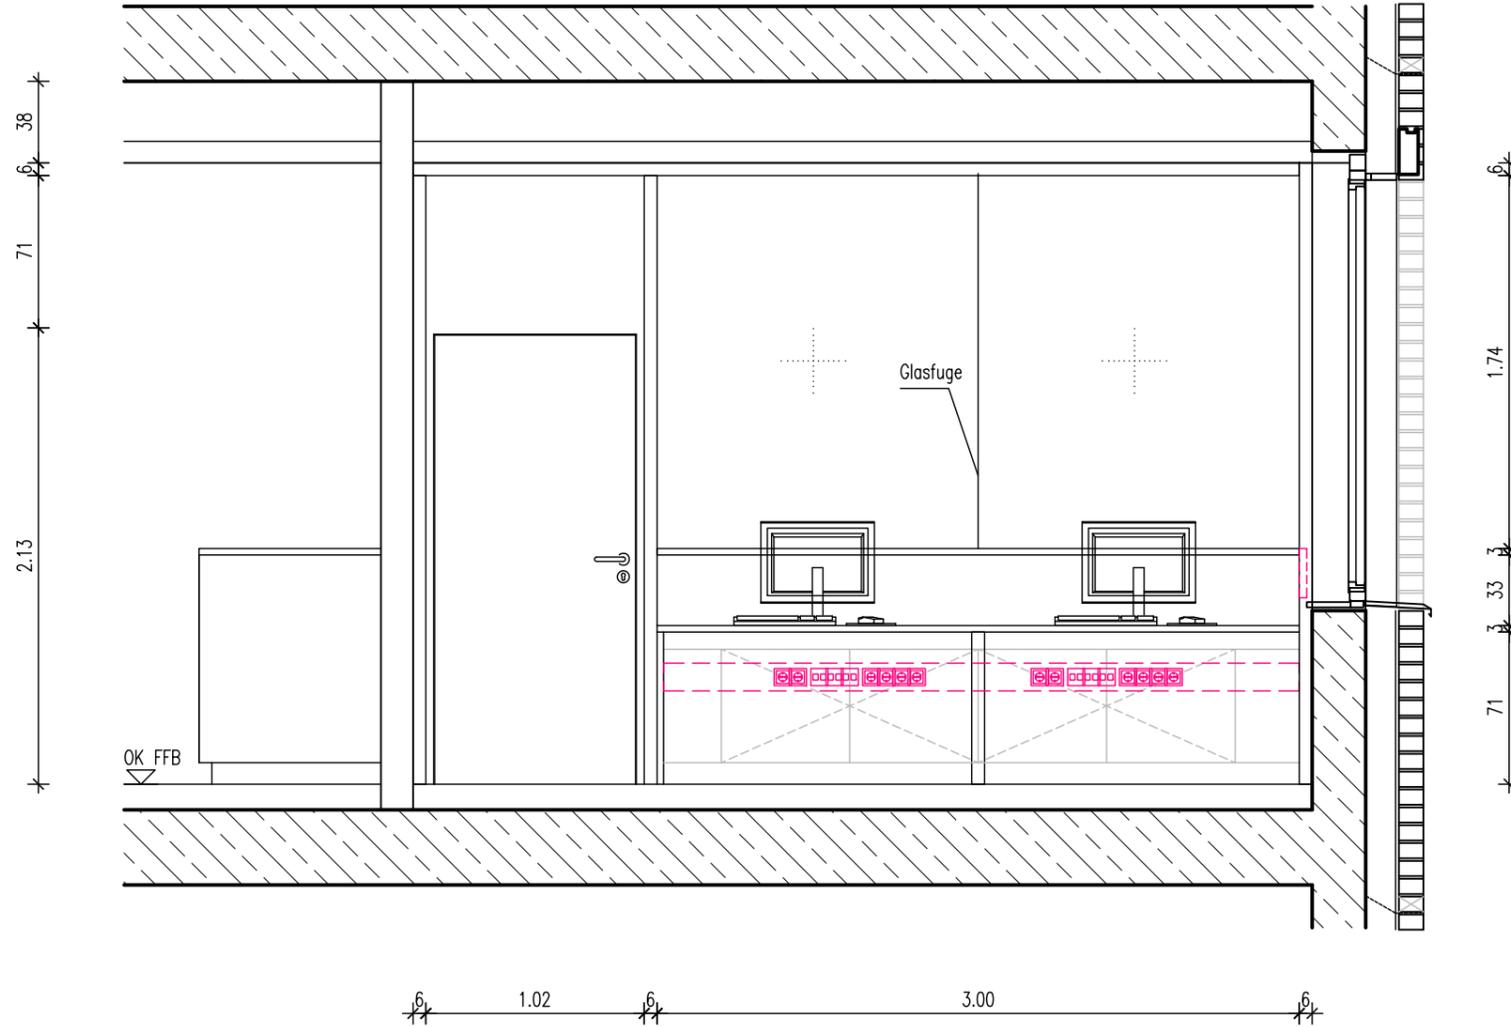

Legende

- | | | | |
|--|--------------------------------|--|-------------------------------------|
| | Schutzkontaktsteckdose | | Erdungsanschluß |
| | Schalter / Taster | | Potentialausgleichssteckdose 2-fach |
| | Sonnenschutz-Taster | | Raumbediengerät |
| | Not-Taster Sonnenschutz | | Displaymodul |
| | Elektroanschluss 1-polig | | TV-Ton geschlossen |
| | Elektroanschluss 3-polig | | Betteneinheit m. Buchse f. HG |
| | Datendose RJ45, 2-fach | | Ruftaster+Buchse f. BT |
| | Datendose RJ45 | | Ruftaster |
| | Anschluß für Gebäudeautomation | | Ruf-/Abstelltaster |
| | Orientierungslicht | | Zugtaster |

Projekt **PLEISSENTAL-KLINIK WERDAU**
 Umbau Zentrale Notfalleaufnahme und Erweiterungsbau
 für Geriatrie und Tagesklinik Psychiatrie

Bauherr **Pleissentalklinik GmbH**
 Ronneburger Straße 106 | 08412 Werdau
 T +49 3761 444-100

Architekt **BJP Architekten Ingenieure GmbH**
 Ferdinand-Rhode-Straße 20 | 04107 Leipzig

Fachplanung **TGA HLS: ib süß GbR**
 Schwarzbacher Weg 28 | 09481 Elterlein

TGA ELT: DITAS - Technoprojekt GmbH
 Hoferstraße 77 | 08060 Zwickau

| Index | Datum | |
|-------|------------|-----------------|
| | 19.03.2025 | WA erstellt |
| A | 31.03.2025 | Bemaßg. ergänzt |
| | | |
| | | |
| | | |

Maßstab: **1:33** Plan: **Wandansicht ERW E1-03_DIENSTR._mit STÜTZPUNKT Wandansicht 5**
 Datei: PTK01_ERW_A_AP_WA_E1-03_DIENSTR_mitSTÜTZPKT_A.dwg

Plan-Nr.:

| | | | | | | | | | |
|--------------|------------|----------|---------------|-----------|----------------|-----------------|-------------------|----------|----------|
| PTK01 | ERW | A | AP | WA | E1-03.5 | DIENSTR. | STÜTZPUNKT | A | F |
| Projekt | Gebäude | Planer | Leistungssph. | Planart | WA-Nr. | Raumbez. | Index | Status | |



Alle Maße sind vom Unternehmer eigenverantwortlich zu prüfen!
 Eingetragene Höhenmaße beziehen sich grundsätzlich
 auf Oberkante Fertigfußboden OK FFB!

Wandansichten

WANDANSICHT 6

STÜTZPUNKT

 DIENSTR./ AR REIN

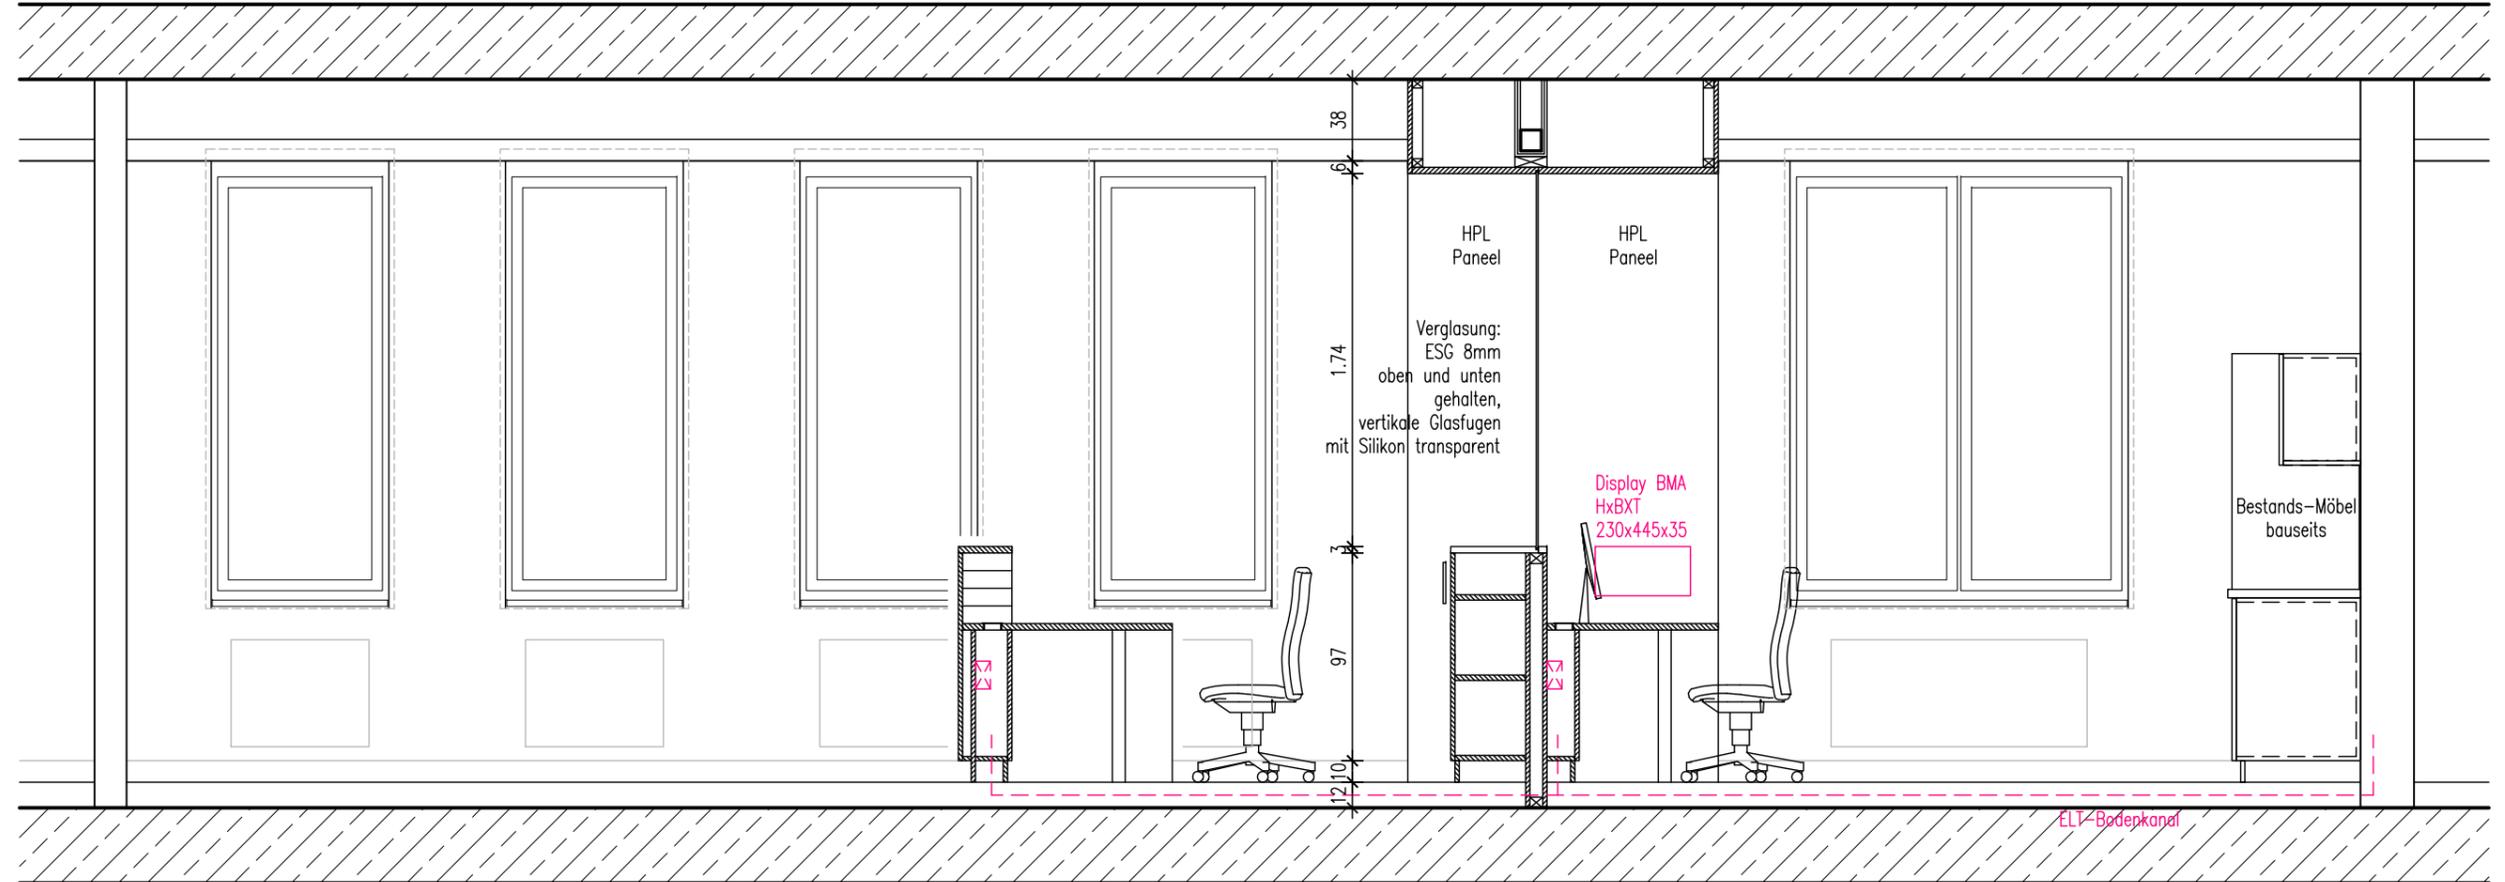

Legende

- | | | | |
|--|--------------------------------|--|-------------------------------------|
| | Schutzkontaktsteckdose | | Erdungsanschluß |
| | Schalter / Taster | | Potentialausgleichssteckdose 2-fach |
| | Sonnenschutz-Taster | | Raumbediengerät |
| | Not-Taster Sonnenschutz | | Displaymodul |
| | Elektroanschluss 1-polig | | TV-Ton geschlossen |
| | Elektroanschluss 3-polig | | Betteneinheit m. Buchse f. HG |
| | Datendose RJ45, 2-fach | | Ruftaster+Buchse f. BT |
| | Datendose RJ45 | | Ruftaster |
| | Anschluß für Gebäudeautomation | | Ruf-/Abstelltaster |
| | Orientierungslicht | | Zugtaster |

Projekt **PLEISSENTAL-KLINIK WERDAU**
 Umbau Zentrale Notfallaufnahme und Erweiterungsbau
 für Geriatrie und Tagesklinik Psychiatrie

Architekt **BJP Architekten Ingenieure GmbH**
 Ferdinand-Rhode-Straße 20 | 04107 Leipzig

Fachplanung **TGA HLS: ib süß GbR**
 Schwarzbacher Weg 28 | 09481 Elterlein

TGA ELT: DITAS - Technoprojekt GmbH
 Hoferstraße 77 | 08060 Zwickau

Bauherr **Pleissental-Klinik GmbH**
 Ronneburger Straße 106 | 08412 Werdau
 T +49 3761 444-100

| Index | Datum | |
|-------|------------|-----------------|
| | 19.03.2025 | WA erstellt |
| A | 31.03.2025 | Bemaßg. ergänzt |
| | | |
| | | |
| | | |

Maßstab: **1:33** Plan: **Wandansicht ERW E1-03_DIENSTR._mit STÜTZPUNKT Wandansicht 6**
 Datei: PTK01_ERW_A_AP_WA_E1-03_DIENSTR_mitSTÜTZPKT_A.dwg


Plan-Nr.:

| | | | | | | | | |
|--------------|------------|----------|-----------|-----------|----------------|--------------------------|----------|----------|
| PTK01 | ERW | A | AP | WA | E1-03.6 | DIENSTR. STÜTZPKT | A | F |
| Projekt | Gebäude | Planer | Leistsphl | Planart | WA-Nr. | Raumbez. | Index | Status |

Alle Maße sind vom Unternehmer eigenverantwortlich zu prüfen!
 Eingezeichnete Höhenmaße beziehen sich grundsätzlich
 auf Oberkante Fertigfußboden OK FFB!

Wandansichten

WANDANSICHT 7

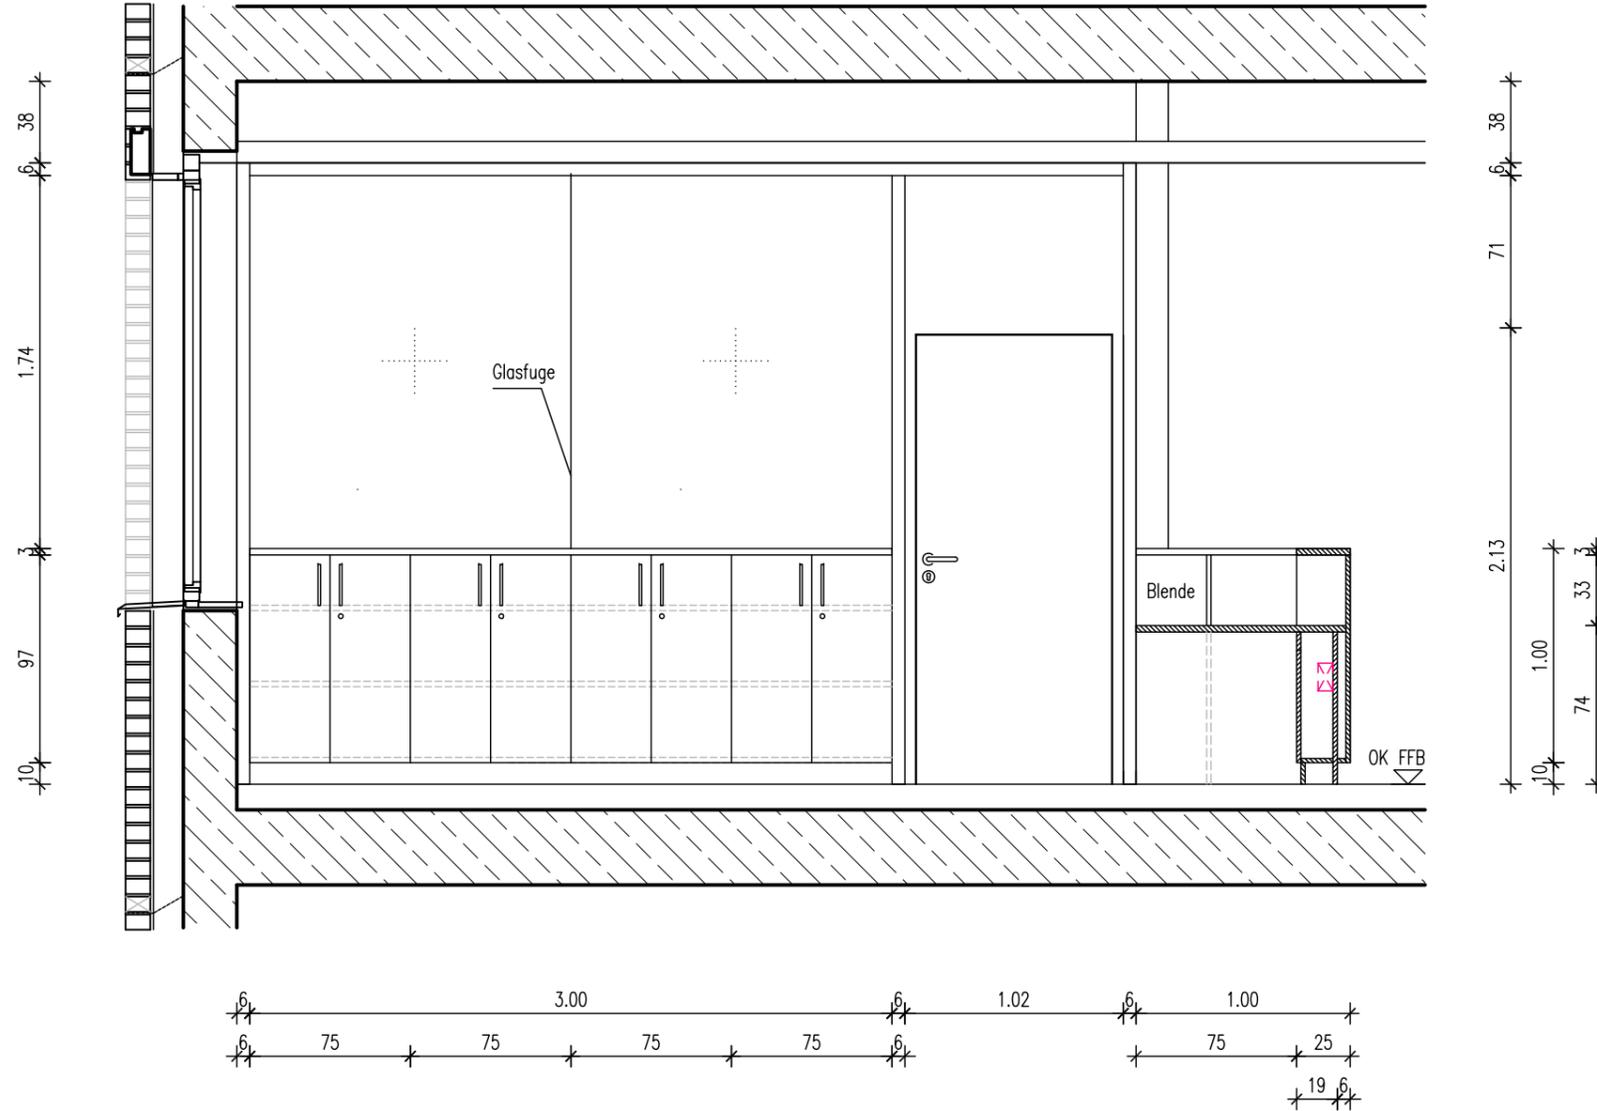

Legende

- | | | | |
|--|--------------------------------|--|-------------------------------------|
| | Schutzkontaktsteckdose | | Erdungsanschluß |
| | Schalter / Taster | | Potentialausgleichssteckdose 2-fach |
| | Sonnenschutz-Taster | | Raumbediengerät |
| | Not-Taster Sonnenschutz | | Displaymodul |
| | Elektroanschluss 1-polig | | TV-Ton geschlossen |
| | Elektroanschluss 3-polig | | Betteneinheit m. Buchse f. HG |
| | Datendose RJ45, 2-fach | | Ruftaster+Buchse f. BT |
| | Datendose RJ45 | | Ruftaster |
| | Anschluß für Gebäudeautomation | | Ruf-/Abstelltaster |
| | Orientierungslicht | | Zugtaster |

Projekt **PLEISSENTAL-KLINIK WERDAU**
 Umbau Zentrale Notfallaufnahme und Erweiterungsbau
 für Geriatrie und Tagesklinik Psychiatrie

Bauherr **Pleissental-Klinik GmbH**
 Ronneburger Straße 106 | 08412 Werdau
 T +49 3761 444-100

Architekt **BJP Architekten Ingenieure GmbH**
 Ferdinand-Rhode-Straße 20 | 04107 Leipzig

Fachplanung **TGA HLS: ib süß GbR**
 Schwarzbacher Weg 28 | 09481 Elterlein

TGA ELT: DITAS - Technoprojekt GmbH
 Hoferstraße 77 | 08060 Zwickau


| Index | Datum | |
|-------|------------|-----------------|
| | 19.03.2025 | WA erstellt |
| A | 31.03.2025 | Bemaßg. ergänzt |
| | | |
| | | |
| | | |

Maßstab: 1:33 **Plan:** Wandansicht ERW E1-03_DIENSTR._mit STÜTZPUNKT
Wandansicht 7 Datei: PTK01_ERW_A_AP_WA_E1-03_DIENSTR_mitSTÜTZPKT_A.dwg

Plan-Nr.:

| | | | | | | | | | |
|--------------|------------|----------|-----------|-----------|----------------|-----------------|-------------------|----------|----------|
| PTK01 | ERW | A | AP | WA | E1-03.7 | DIENSTR. | STÜTZPUNKT | A | F |
| Projekt | Gebäude | Planer | Leistsph. | Planart | WA-Nr. | Raumbez. | Index | Status | |

WANDANSICHT 8

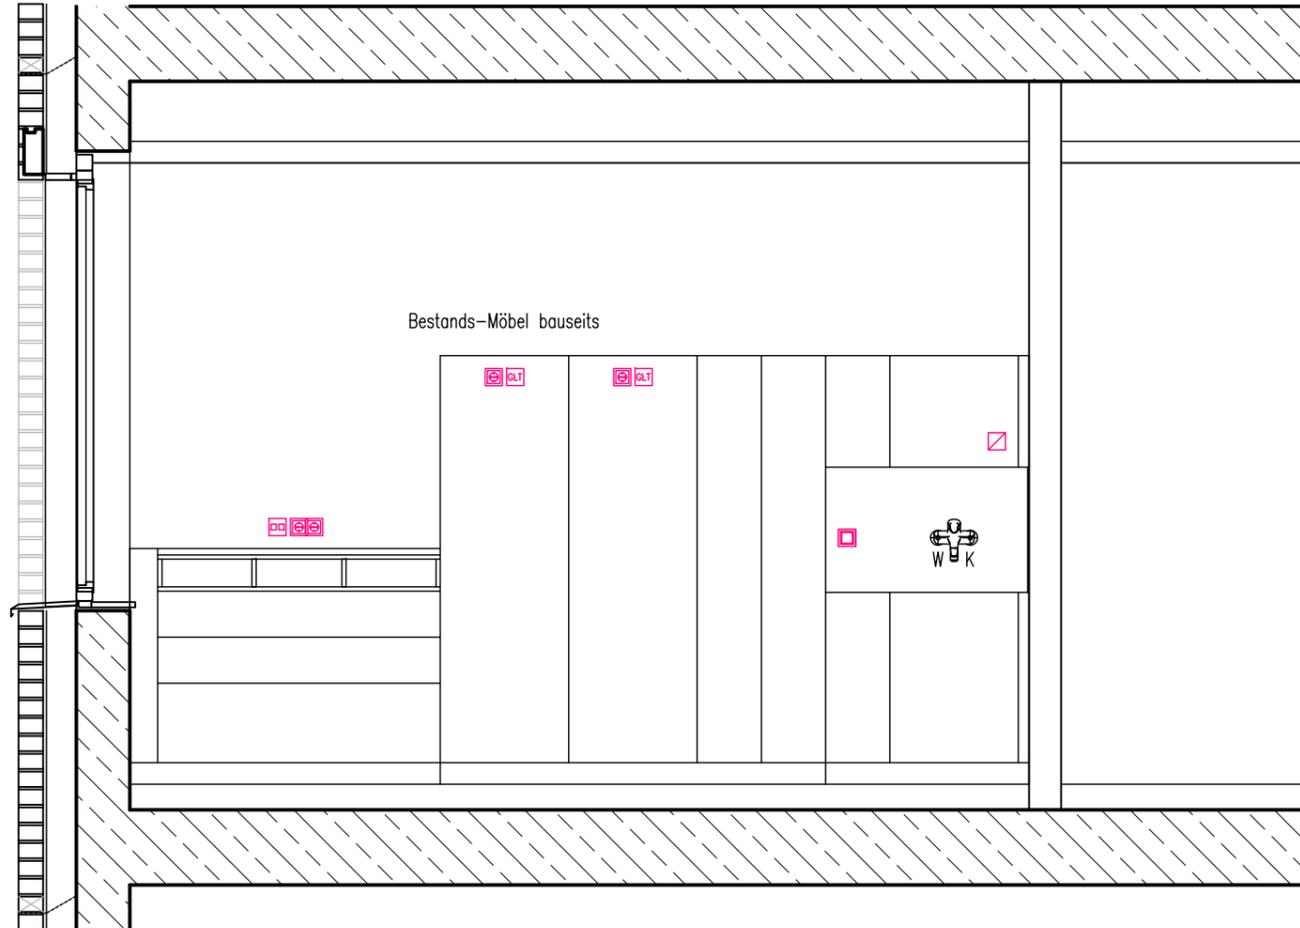

Legende

- | | | | |
|--|--------------------------------|--|-------------------------------------|
| | Schutzkontaktsteckdose | | Erdungsanschluß |
| | Schalter / Taster | | Potentialausgleichssteckdose 2-fach |
| | Sonnenschutz-Taster | | Raumbediengerät |
| | Not-Taster Sonnenschutz | | Displaymodul |
| | Elektroanschluss 1-polig | | TV-Ton geschlossen |
| | Elektroanschluss 3-polig | | Betteneinheit m. Buchse f. HG |
| | Datendose RJ45, 2-fach | | Ruftaster+Buchse f. BT |
| | Datendose RJ45 | | Ruftaster |
| | Anschluß für Gebäudeautomation | | Ruf-/Abstelltaster |
| | Orientierungslicht | | Zugtaster |

Projekt **PLEISSENTAL-KLINIK WERDAU**
 Umbau Zentrale Notfallaufnahme und Erweiterungsbau
 für Geriatrie und Tagesklinik Psychiatrie

Bauherr **Pleissental-Klinik GmbH**
 Ronneburger Straße 106 | 08412 Werdau
 T +49 3761 444-100

Architekt **BJP Architekten Ingenieure GmbH**
 Ferdinand-Rhode-Straße 20 | 04107 Leipzig

Fachplanung **TGA HLS: ib süss GbR**
 Schwarzbacher Weg 28 | 09481 Elterlein

TGA ELT: DITAS - Technoprojekt GmbH
 Hoferstraße 77 | 08060 Zwickau

| Index | Datum | |
|-------|------------|-----------------|
| | 19.03.2025 | WA erstellt |
| A | 31.03.2025 | Bemaßg. ergänzt |
| | | |
| | | |
| | | |

Maßstab: 1:33
Plan: Wandansicht ERW E1-03_DIENSTR._mit STÜTZPUNKT
Wandansicht 8 Datei: PTK01_ERW_A_AP_WA_E1-03_DIENSTR_mitSTÜTZPKT_A.dwg

Plan-Nr.:

| | | | | | | | | | |
|--------------|------------|----------|-----------|-----------|----------------|-----------------|-----------------|----------|----------|
| PTK01 | ERW | A | AP | WA | E1-03.8 | DIENSTR. | STÜTZPKT | A | F |
| Projekt | Gebäude | Planer | Leistsph. | Planart | WA-Nr. | Raumbez. | Index | Status | |