


Alle Maße sind vom Unternehmer eigenverantwortlich zu prüfen!
Eingetragene Höhenmaße beziehen sich grundsätzlich
auf Oberkante Fertigfußboden OK FFB!

Wandansichten

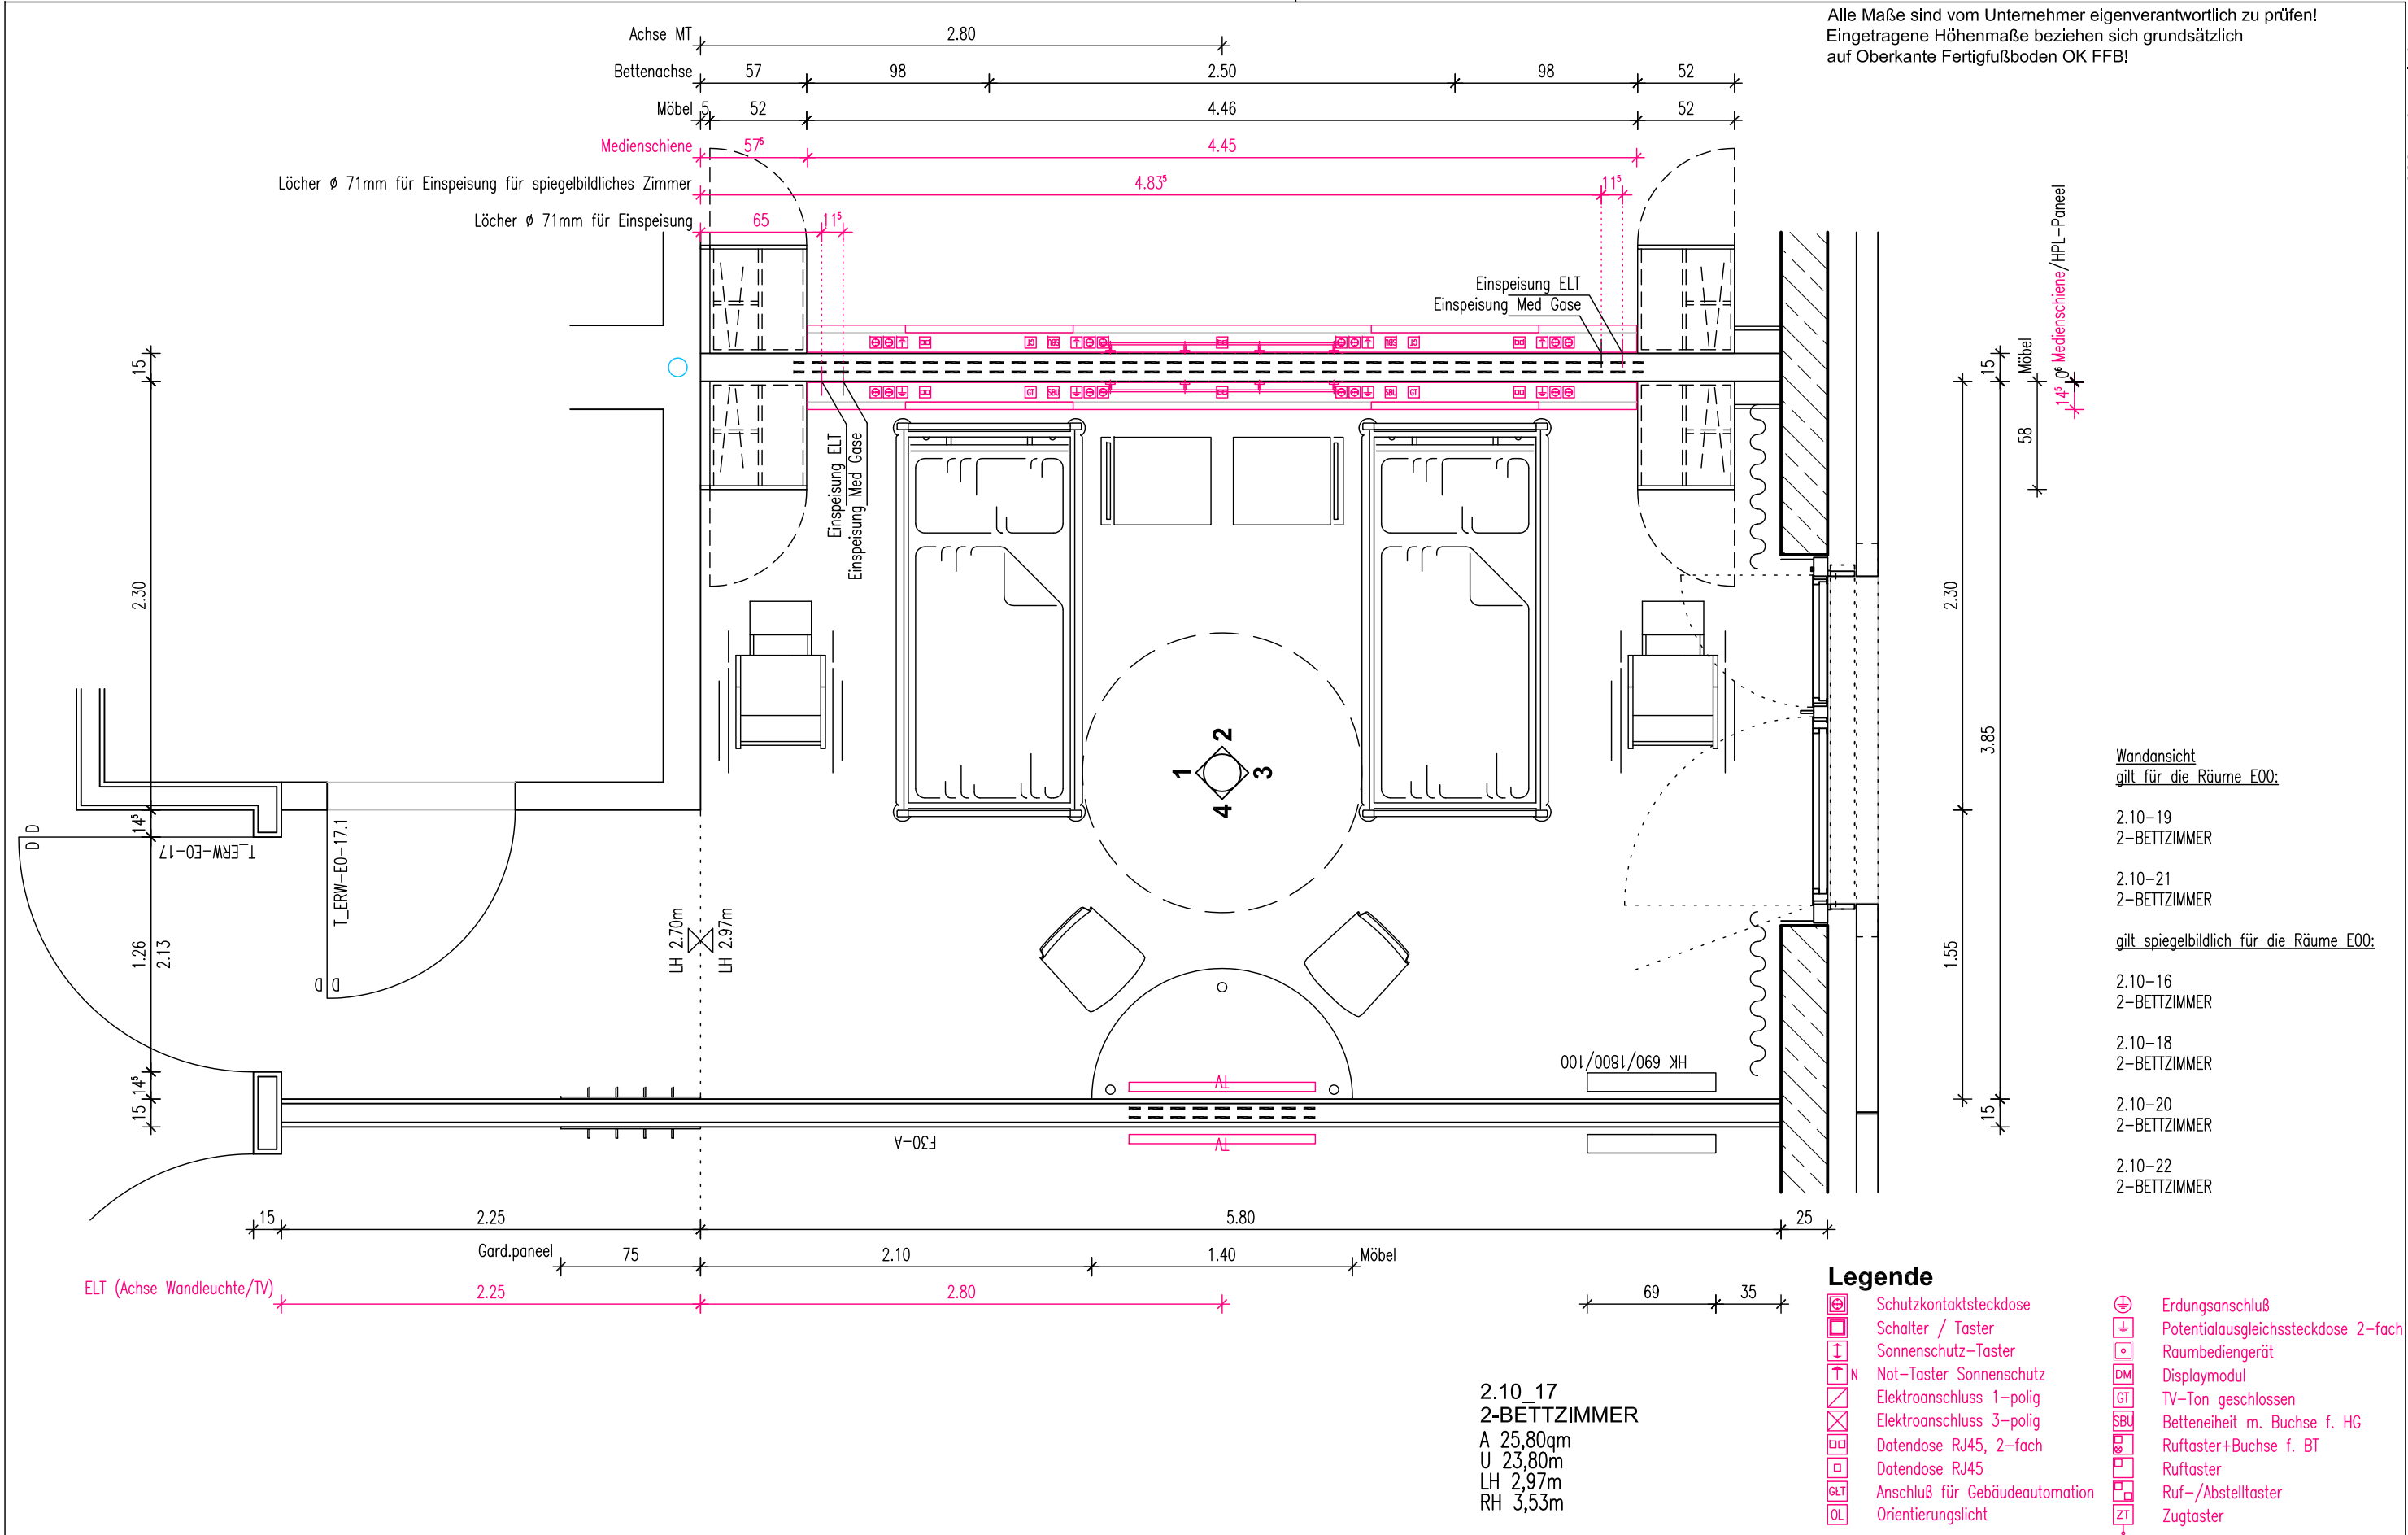

Projekt **PLEISSENTAL-KLINIK WERDAU**
Umbau Zentrale Notfallaufnahme und Erweiterungsbau
für Geriatrie und Tagesklinik Psychiatrie

Bauherr **Pleissentalklinik GmbH**
Ronneburger Straße 106 | 08412 Werdau
T +49 3761 444-100

Architekt **BJP Architekten Ingenieure GmbH**
Ferdinand-Rhode-Straße 20 | 04107 Leipzig

Fachplanung **TGA HLS: ib süss GbR**
Schwarzbacher Weg 28 | 09481 Elterlein

TGA ELT: DITAS - Technoprojekt GmbH
Hoferstraße 77 | 08060 Zwickau

Index	Datum	Veränderung	Verantwortlich
	06.11.2024	WA erstellt	AF
	27.11.2024	Einarb. Abst. PTK	AF
A	28.01.2025	Einarb. ELT	AF

Maßstab: **1:33**


Plan: **Wandansicht ERW E0-17_2-BETTZIMMER**
Grundriss
Datei: PTK01_ERW_A_AP_WA_E0-17_2-BETTZ.dwg

Plan-Nr.: **PTK01 | ERW | A | AP | WA | E0-17.0 | 2-BETTZ | A | F**

Projekt | Gebäude | Planer | Leistungsbereich | Planart | WA-Nr. | Raumbez. | Index | Status

Alle Maße sind vom Unternehmer eigenverantwortlich zu prüfen!
 Eingezeichnete Höhenmaße beziehen sich grundsätzlich
 auf Oberkante Fertigfußboden OK FFB!

Wandansichten

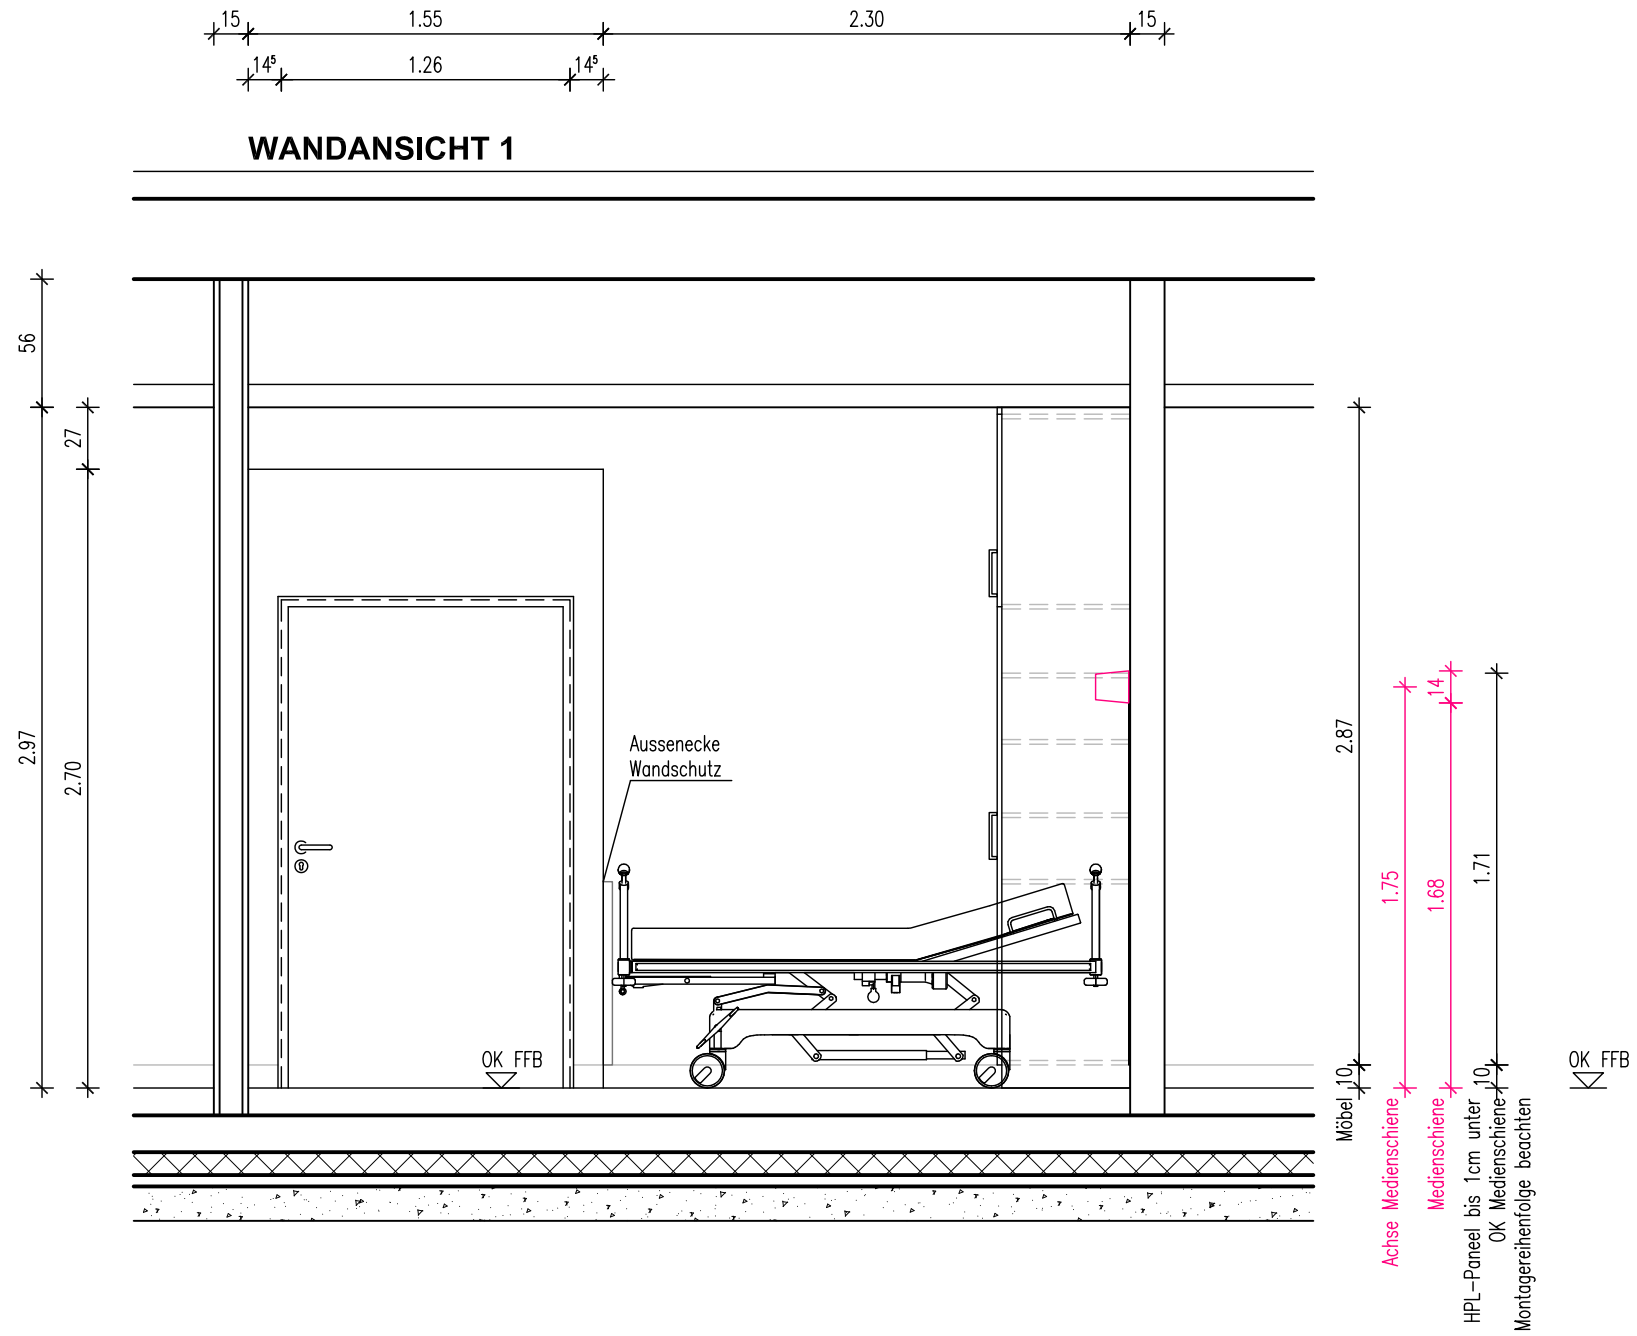

Legende

- | | | | |
|--|--------------------------------|--|-------------------------------------|
| | Schutzkontaktsteckdose | | Erdungsanschluß |
| | Schalter / Taster | | Potentialausgleichssteckdose 2-fach |
| | Sonnenschutz-Taster | | Raumbediengerät |
| | Not-Taster Sonnenschutz | | Displaymodul |
| | Elektroanschluss 1-polig | | TV-Ton geschlossen |
| | Elektroanschluss 3-polig | | Betteneinheit m. Buchse f. HG |
| | Datendose RJ45, 2-fach | | Ruftaster+Buchse f. BT |
| | Datendose RJ45 | | Ruftaster |
| | Anschluß für Gebäudeautomation | | Ruf-/Abstelltaster |
| | Orientierungslicht | | Zugtaster |

Projekt **PLEISSENTAL-KLINIK WERDAU**
 Umbau Zentrale Notfallaufnahme und Erweiterungsbau
 für Geriatrie und Tagesklinik Psychiatrie

Bauherr **Pleissental-Klinik GmbH**
 Ronneburger Straße 106 | 08412 Werdau
 T +49 3761 444-100

Architekt **BJP Architekten Ingenieure GmbH**
 Ferdinand-Rhode-Straße 20 | 04107 Leipzig

Fachplanung **TGA HLS: ib süss GbR**
 Schwarzbacher Weg 28 | 09481 Elterlein

TGA ELT: DITAS - Technoprojekt GmbH
 Hoferstraße 77 | 08060 Zwickau





Index	Datum		
	06.11.2024	WA erstellt	AF
	27.11.2024	Einarb. Abst. PTK	AF
A	28.01.2025	Einarb. ELT	AF

Maßstab: 1:33
Plan: **Wandansicht ERW E0-17_2-BETTZIMMER**
Wandansicht 1
 Datei: PTK01_ERW_A_AP_WA_E0-17_2-BETTZ.dwg

Plan-Nr.:

PTK01	ERW	A	AP	WA	E0-17.1	2-BETTZ	A	F
Projekt	Gebäude	Planer	Leistungspk.	Planart	WA-Nr.	Raumbez.	Index	Status

Alle Maße sind vom Unternehmer eigenverantwortlich zu prüfen!
Eingetragene Höhenmaße beziehen sich grundsätzlich auf Oberkante Fertigfußboden OK FFB!

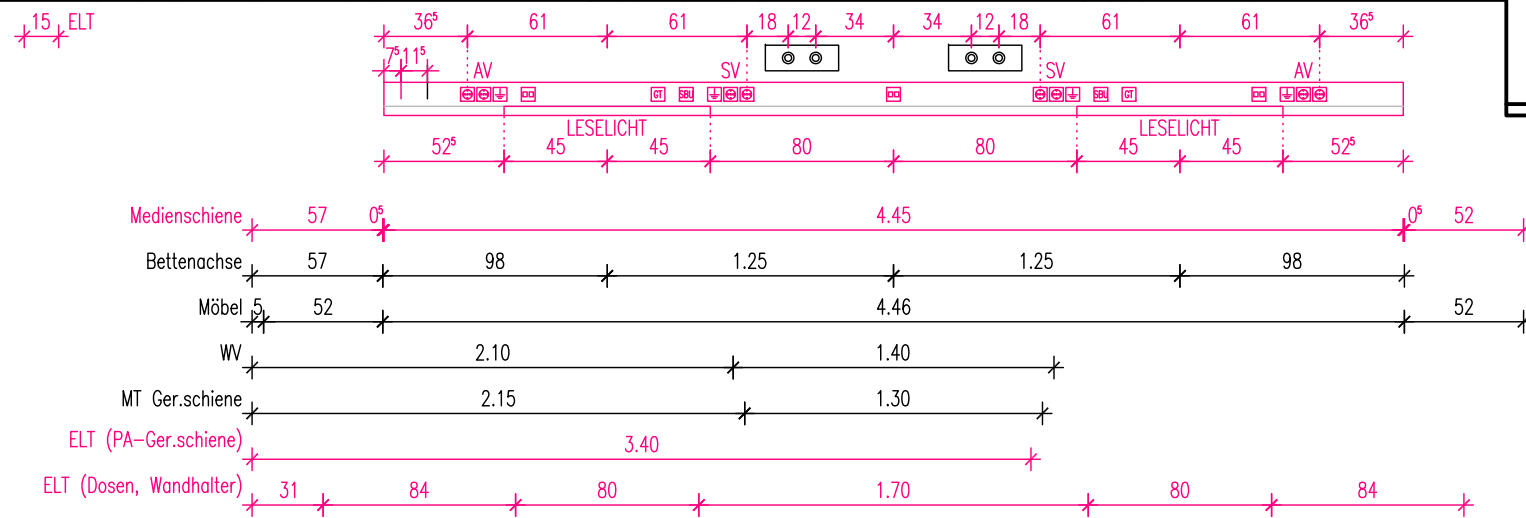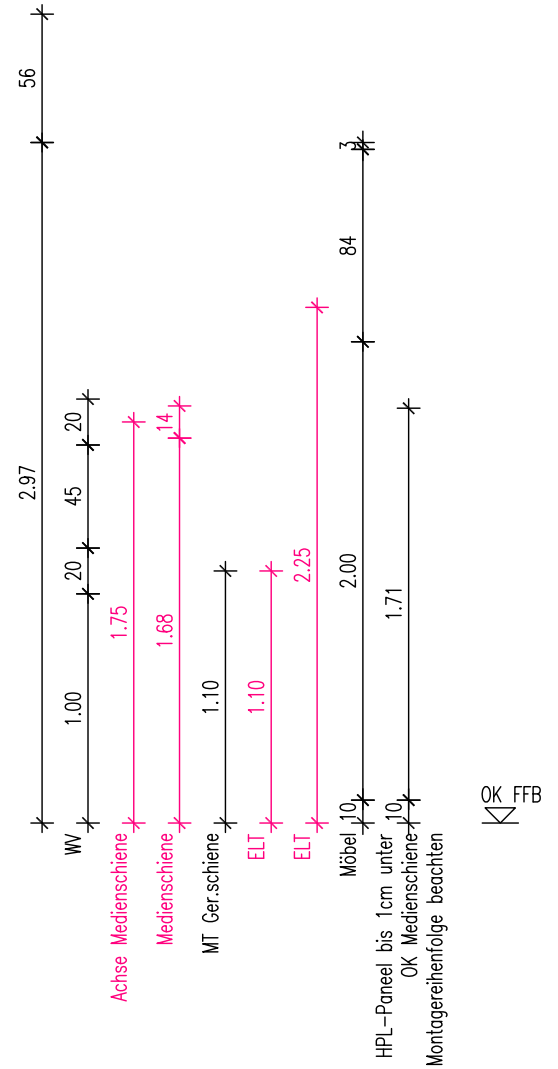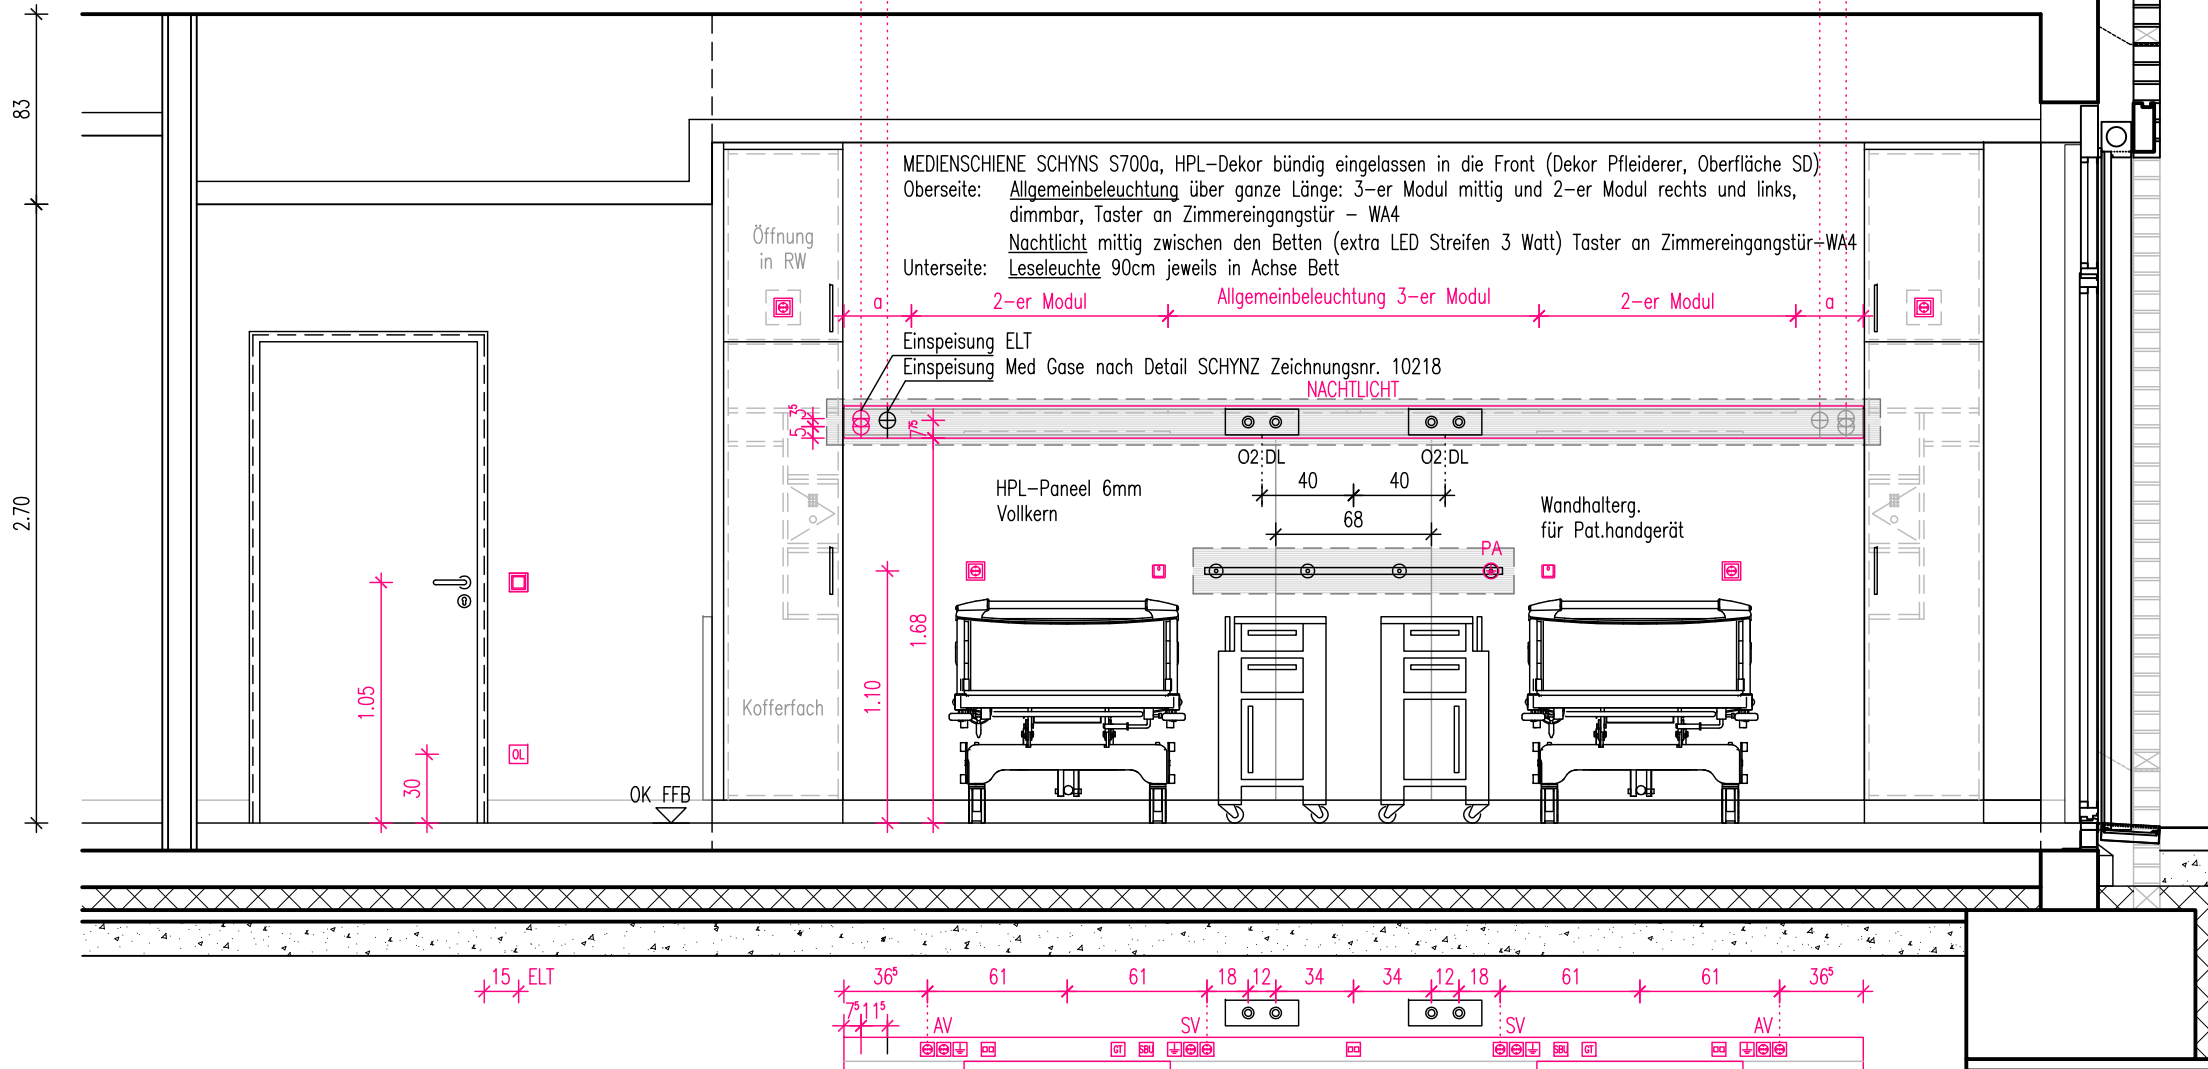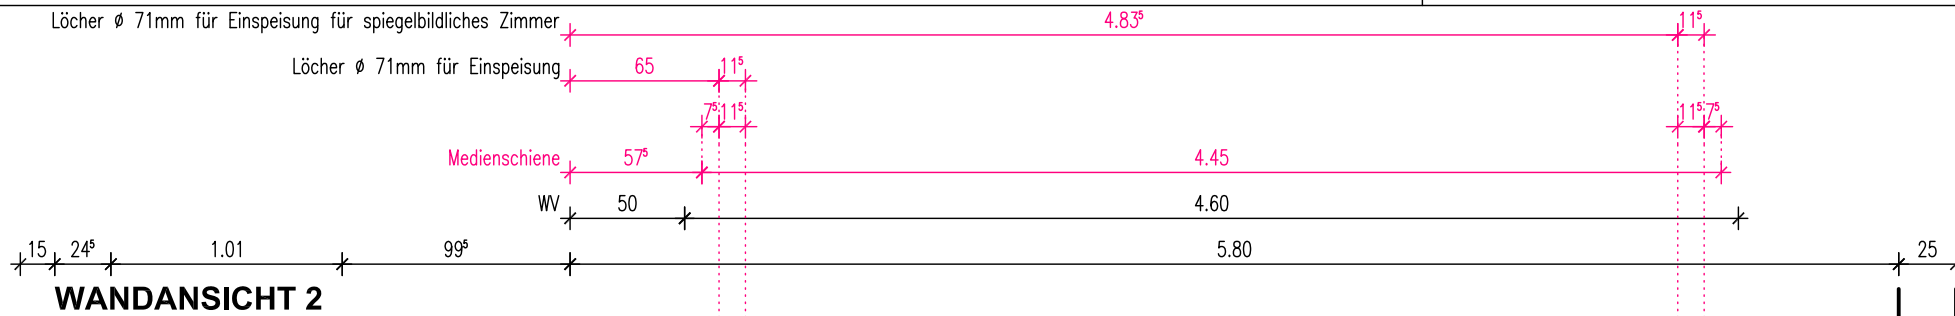

- Legende**
- ☐ Schutzkontaktsteckdose
 - ⊕ Erdungsanschluß
 - ☐ Schalter / Taster
 - ⊕ Potentialausgleichssteckdose 2-fach
 - ☐ Sonnenschutz-Taster
 - ☐ Raumbediengerät
 - ☐ Not-Taster Sonnenschutz
 - DM Displaymodul
 - ☐ Elektroanschluss 1-polig
 - GT TV-Ton geschlossen
 - ☐ Elektroanschluss 3-polig
 - SBU Betteneinheit m. Buchse f. HG
 - ☐ Datendose RJ45, 2-fach
 - ☐ Ruftaster+Buchse f. BT
 - ☐ Datendose RJ45
 - ☐ Ruftaster
 - ☐ Anschluß für Gebäudeautomation
 - ☐ Ruf-/Abstelltaster
 - ☐ Orientierungslicht
 - ☐ ZT Zugtaster

Projekt **PLEISSENTAL-KLINIK WERDAU**
Umbau Zentrale Notfallaufnahme und Erweiterungsbau für Geriatrie und Tagesklinik Psychiatrie

Architekt **BJP Architekten Ingenieure GmbH**
Ferdinand-Rhode-Straße 20 | 04107 Leipzig

Index	Datum	Veränderung	AF
	06.11.2024	WA erstellt	AF
	27.11.2024	Einarb. Abst. PTK	AF
A	28.01.2025	Einarb. ELT	AF

Maßstab: 1:33
Plan: **Wandansicht ERW E0-17_2-BETTZIMMER**
Wandansicht 2
Datei: PTK01_ERW_A_AP_WA_E0-17_2-BETTZ.dwg

Bauherr **Pleissentalklinik GmbH**
Ronneburger Straße 106 | 08412 Werdau
T +49 3761 444-100

Fachplanung **TGA HLS: ib süss GbR**
Schwarzbacher Weg 28 | 09481 Elterlein


TGA ELT: DITAS - Technoprojekt GmbH
Hoferstraße 77 | 08060 Zwickau

Plan-Nr.: **PTK01 | ERW | A | AP | WA | E0-17.2 | 2-BETTZ | A | F**

Projekt	Gebäude	Planer	Leistungsbereich	Planart	WA-Nr.	Raumbez.	Index	Status
---------	---------	--------	------------------	---------	--------	----------	-------	--------

Alle Maße sind vom Unternehmer eigenverantwortlich zu prüfen!
 Eingezeichnete Höhenmaße beziehen sich grundsätzlich
 auf Oberkante Fertigfußboden OK FFB!

Wandansichten

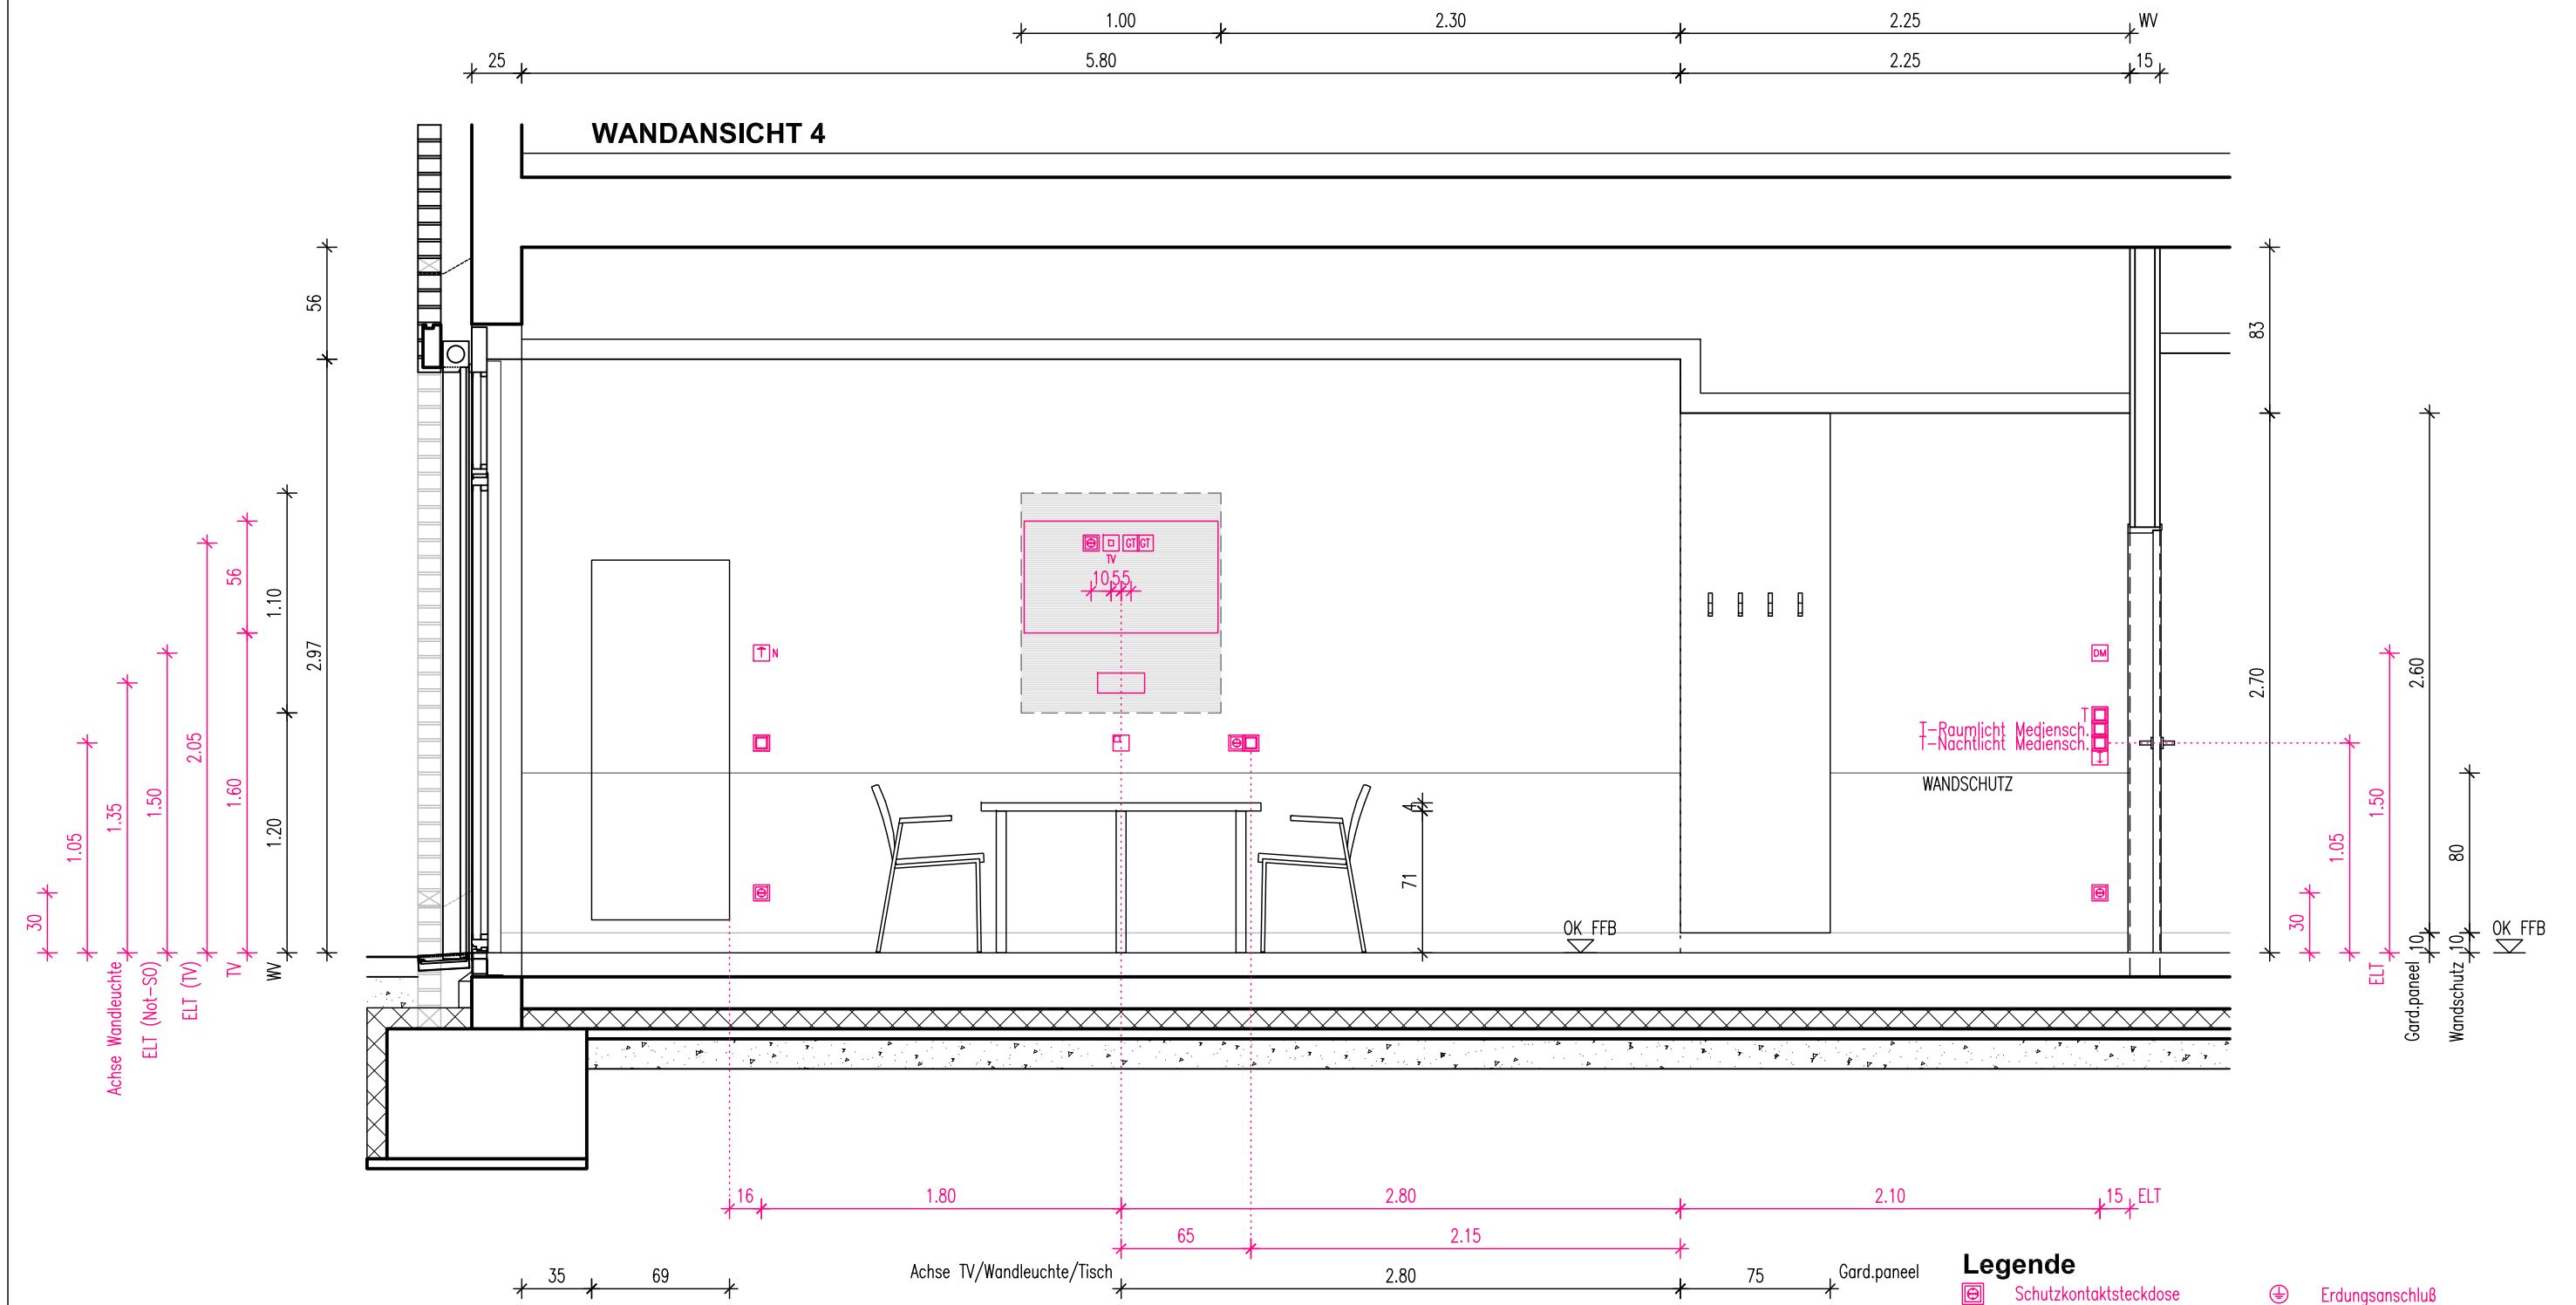

- Legende**
- Schutzkontaktsteckdose
 - Schalter / Taster
 - Sonnenschutz-Taster
 - Not-Taster Sonnenschutz
 - Elektroanschluss 1-polig
 - Elektroanschluss 3-polig
 - Datendose RJ45, 2-fach
 - Datendose RJ45
 - Anschluß für Gebäudeautomation
 - Orientierungslicht
 - Erdungsanschluß
 - Potentialausgleichssteckdose 2-fach
 - Raumbediengerät
 - Displaymodul
 - TV-Ton geschlossen
 - Betteneinheit m. Buchse f. HG
 - Ruftaster+Buchse f. BT
 - Ruftaster
 - Ruf-/Abstelltaster
 - Zugtaster

Projekt
PLEISSENTAL-KLINIK WERDAU
 Umbau Zentrale Notfallaufnahme und Erweiterungsbau
 für Geriatrie und Tagesklinik Psychiatrie

Bauherr
Pleissental-Klinik GmbH
 Ronneburger Straße 106 | 08412 Werdau
 T +49 3761 444-100

Architekt
BJP Architekten Ingenieure GmbH
 Ferdinand-Rhode-Straße 20 | 04107 Leipzig

Fachplanung
TGA HLS: ib süss GbR
 Schwarzbacher Weg 28 | 09481 Elterlein

TGA ELT: DITAS - Technoprojekt GmbH
 Hoferstraße 77 | 08060 Zwickau

Index	Datum		
	06.11.2024	WA erstellt	AF
	27.11.2024	Einarb. Abst. PTK	AF
A	28.01.2025	Einarb. ELT	AF

Maßstab: **1:33**
 Plan: **Wandansicht ERW E0-17_2-BETTZIMMER**
Wandansicht 4
 Datei: PTK01_ERW_A_AP_WA_E0-17_2-BETTZ.dwg

Plan-Nr.:

PTK01	ERW	A	AP	WA	E0-17.4	2-BETTZ	A	F
Projekt	Gebäude	Planer	Leistungssph.	Planart	WA-Nr.	Raumbez.	Index	Status