


Alle Maße sind vom Unternehmer eigenverantwortlich zu prüfen!
 Eingetragene Höhenmaße beziehen sich grundsätzlich
 auf Oberkante Fertigfußboden OK FFB!

Wandansichten

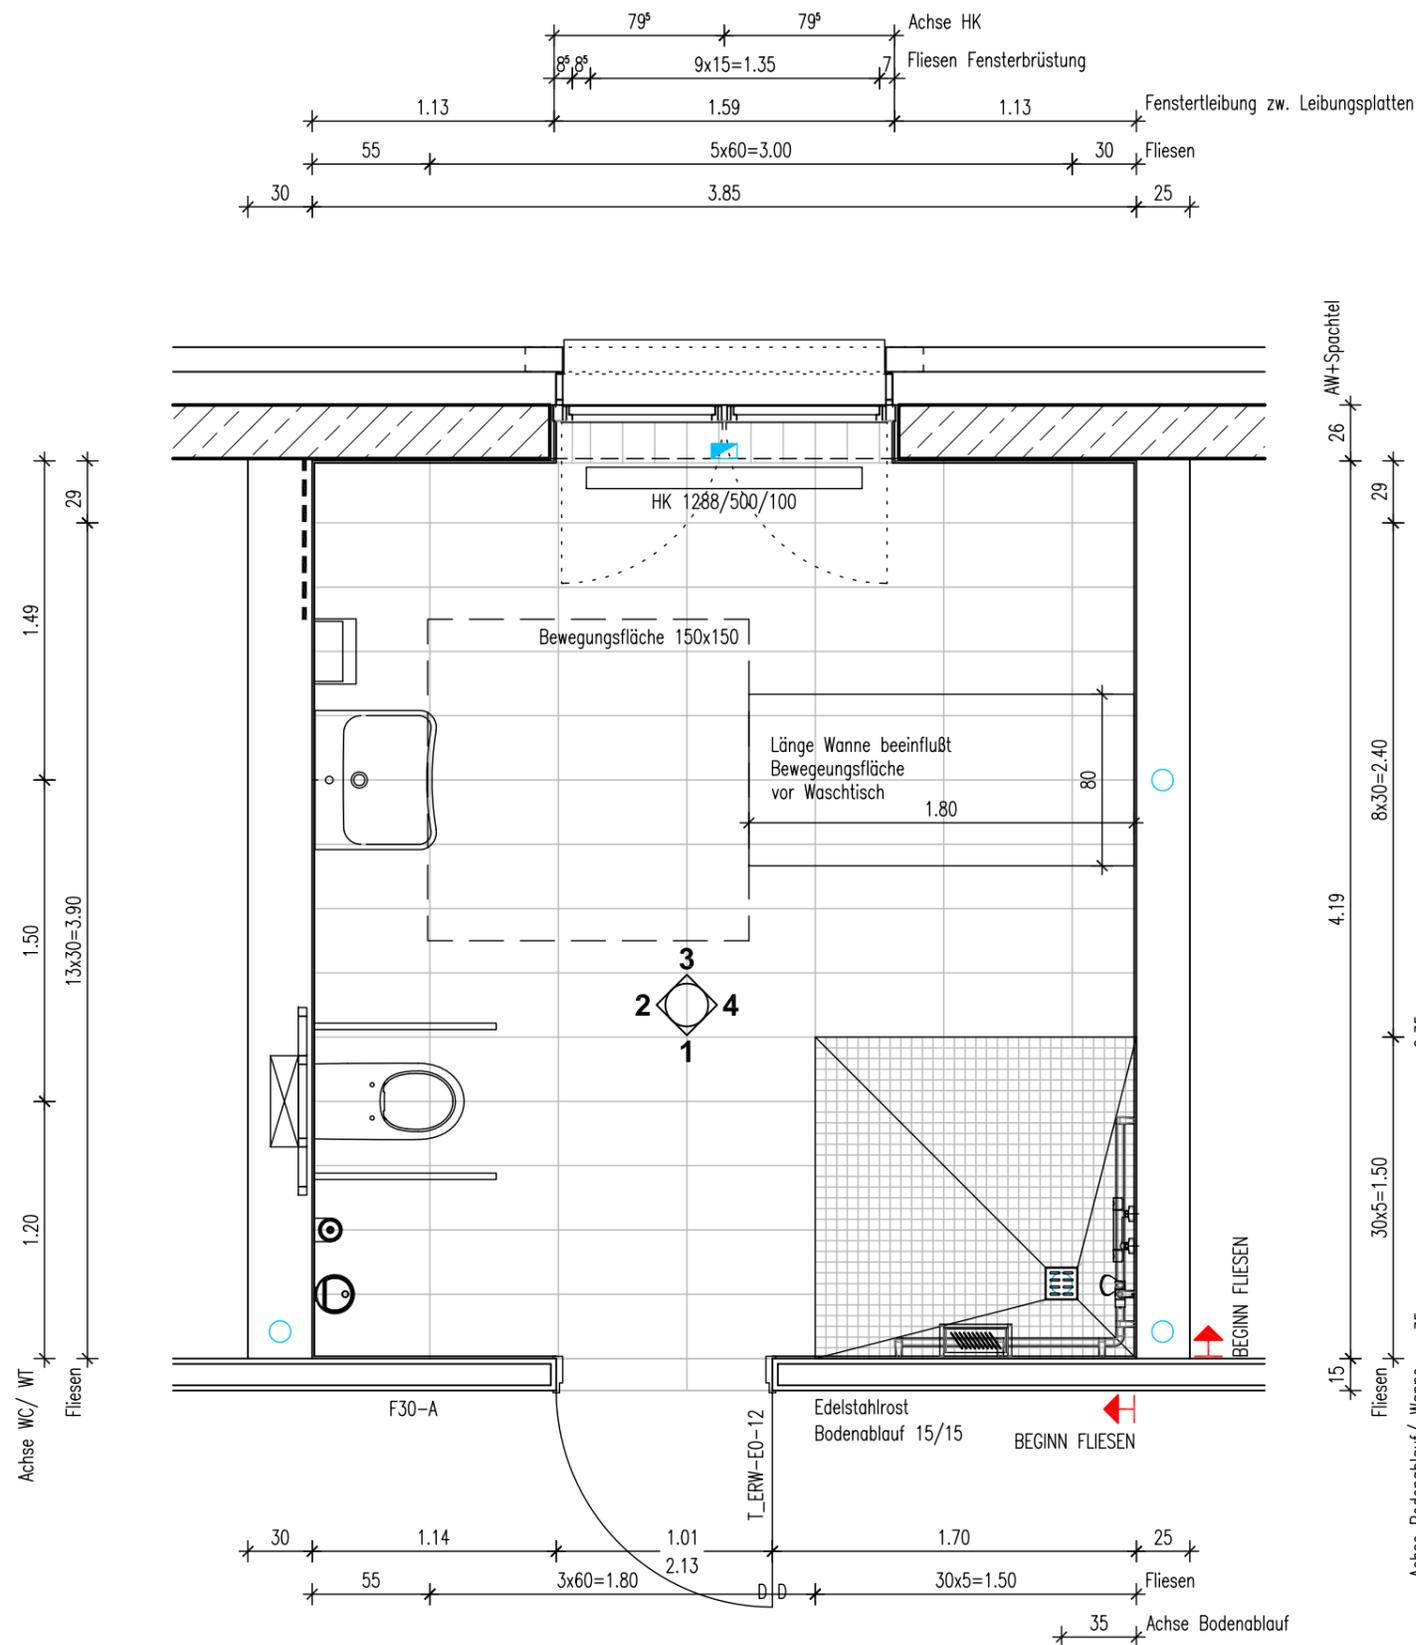

2.10_12
 PAT.BAD
 A 16,15qm
 U 16,10m
 LH 3,00m
 RH 3,53m

Legende

- | | | | |
|--|--------------------------------|--|-------------------------------------|
| | Schutzkontaktsteckdose | | Erdungsanschluß |
| | Schalter / Taster | | Potentialausgleichssteckdose 2-fach |
| | Sonnenschutz-Taster | | Raumbediengerät |
| | Not-Taster Sonnenschutz | | Displaymodul |
| | Elektroanschluss 1-polig | | TV-Ton geschlossen |
| | Elektroanschluss 3-polig | | Betteneinheit m. Buchse f. HG |
| | Datendose RJ45, 2-fach | | Ruftaster+Buchse f. BT |
| | Datendose RJ45 | | Ruftaster |
| | Anschluß für Gebäudeautomation | | Ruf-/Abstelltaster |
| | Orientierungslicht | | Zugtaster |

Projekt **PLEISSENTAL-KLINIK WERDAU**
 Umbau Zentrale Notfallaufnahme und Erweiterungsbau
 für Geriatrie und Tagesklinik Psychiatrie

Bauherr **Pleissental-Klinik GmbH**
 Ronneburger Straße 106 | 08412 Werdau
 T +49 3761 444-100

Architekt **BJP Architekten Ingenieure GmbH**
 Ferdinand-Rhode-Straße 20 | 04107 Leipzig

Fachplanung **TGA HLS: ib süss GbR**
 Schwarzbacher Weg 28 | 09481 Elterlein

TGA ELT: DITAS - Technoprojekt GmbH
 Hoferstraße 77 | 08060 Zwickau

Index	Datum	
	20.02.2025	WA erstellt
A	24.03.2025	Einarb. Abst. PTK


Maßstab: **1:33** Plan: **Wandansicht ERW E0-12_PAT.BAD Grundriss**
 Datei: PTK01_ERW_A_AP_WA_E0-12_PAT.BAD.dwg

Plan-Nr.: **PTK01 ERW A AP WA E0-12.0 PAT.BAD A F**



Projekt	Gebäude	Planer	Leistungspfl	Planart	WA-Nr.	Raumbez.	Index	Status
---------	---------	--------	--------------	---------	--------	----------	-------	--------

Alle Maße sind vom Unternehmer eigenverantwortlich zu prüfen!
Eingetragene Höhenmaße beziehen sich grundsätzlich
auf Oberkante Fertigfußboden OK FFB!

 Wandansichten



WANDANSICHT 1

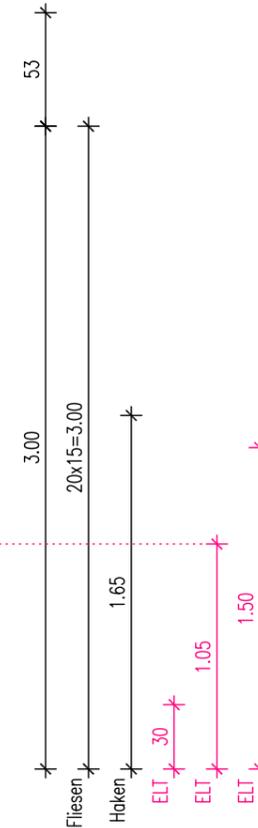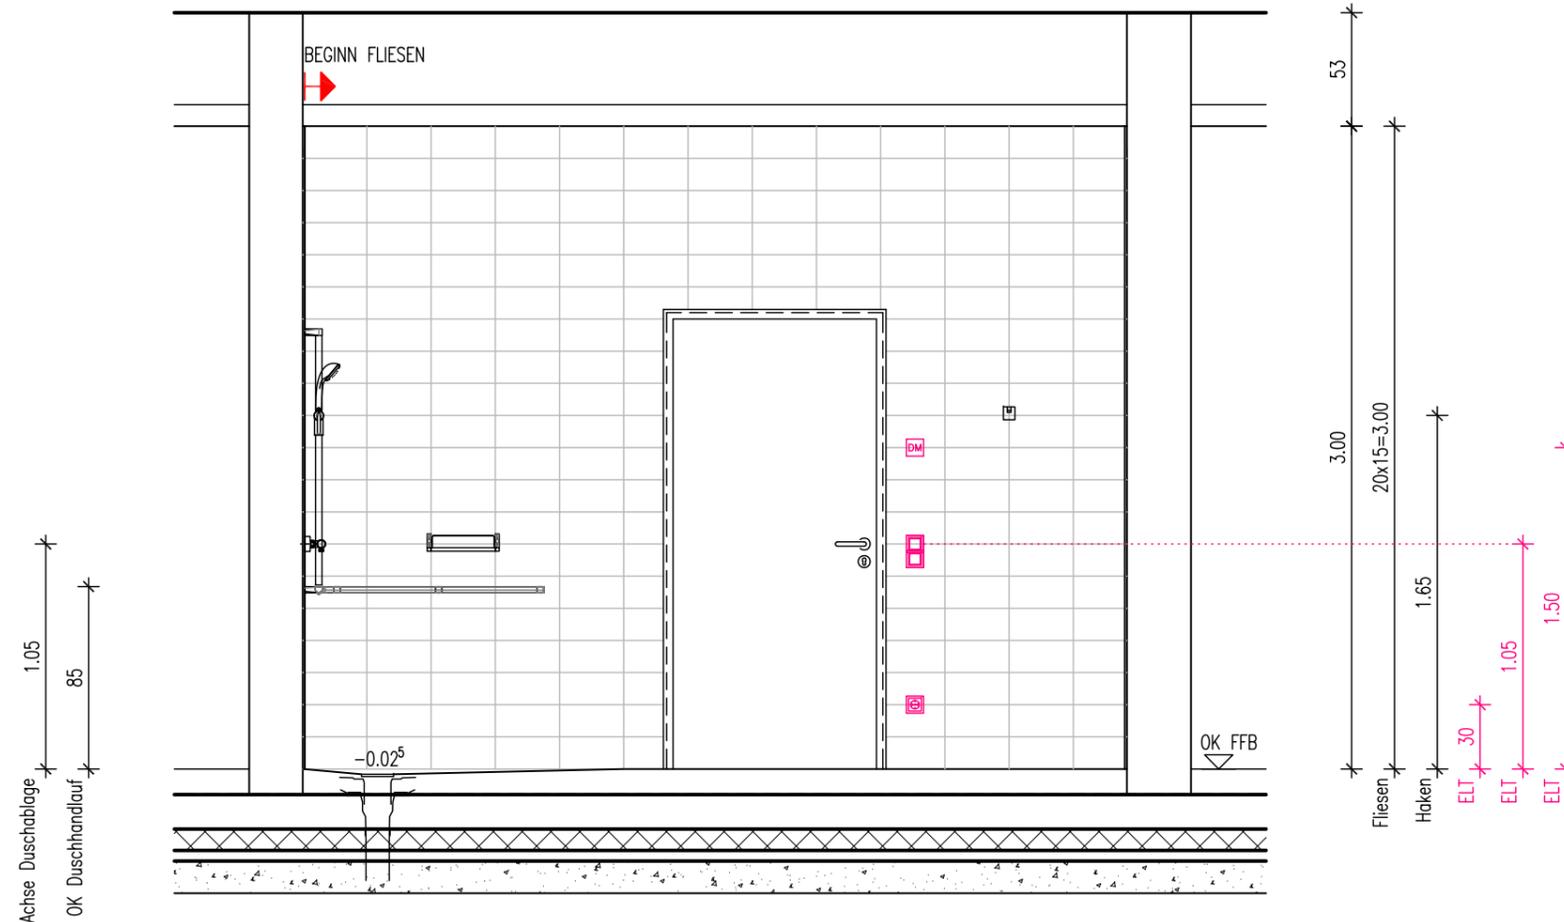

ELT 15

Legende

- | | | | |
|--|--------------------------------|--|-------------------------------------|
| | Schutzkontaktsteckdose | | Erdungsanschluß |
| | Schalter / Taster | | Potentialausgleichssteckdose 2-fach |
| | Sonnenschutz-Taster | | Raumbediengerät |
| | Not-Taster Sonnenschutz | | Displaymodul |
| | Elektroanschluss 1-polig | | TV-Ton geschlossen |
| | Elektroanschluss 3-polig | | Betteneinheit m. Buchse f. HG |
| | Datendose RJ45, 2-fach | | Ruftaster+Buchse f. BT |
| | Datendose RJ45 | | Ruftaster |
| | Anschluß für Gebäudeautomation | | Ruf-/Abstelltaster |
| | Orientierungslicht | | Zugtaster |

Projekt **PLEISSENTAL-KLINIK WERDAU**
Umbau Zentrale Notfallaufnahme und Erweiterungsbau
für Geriatrie und Tagesklinik Psychiatrie

Bauherr **Pleissental-Klinik GmbH**
Ronneburger Straße 106 | 08412 Werdau
T +49 3761 444-100

Architekt **BJP Architekten Ingenieure GmbH**
Ferdinand-Rhode-Straße 20 | 04107 Leipzig

Fachplanung **TGA HLS: ib süß GbR**
Schwarzbacher Weg 28 | 09481 Elterlein




TGA ELT: DITAS - Technoprojekt GmbH
Hoferstraße 77 | 08060 Zwickau

Index	Datum	
	20.02.2025	WA erstellt
A	24.03.2025	Einarb. Abst. PTK

Maßstab: **1:33** Plan: **Wandansicht ERW E0-12_PAT.BAD**
Wandansicht 1 Datei: PTK01_ERW_A_AP_WA_E0-12_PAT.BAD.dwg

Plan-Nr.:

PTK01	ERW	A	AP	WA	E0-12.1	PAT.BAD	A	F
Projekt	Gebäude	Planer	Leistungspk	Planart	WA-Nr.	Raumbez.	Index	Status

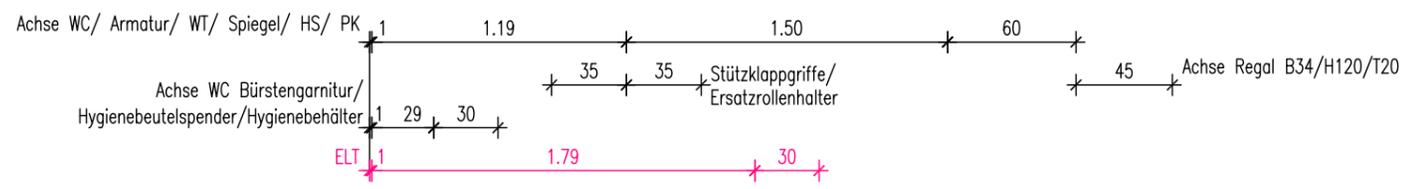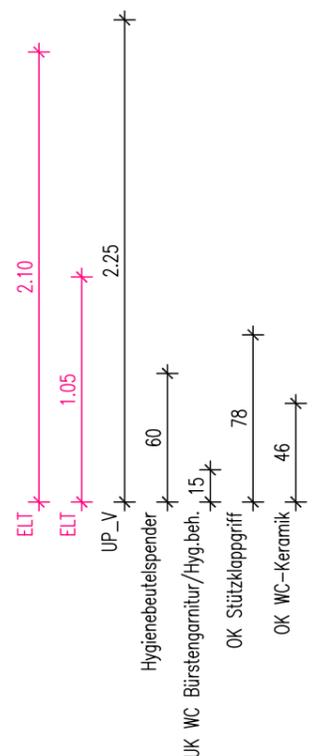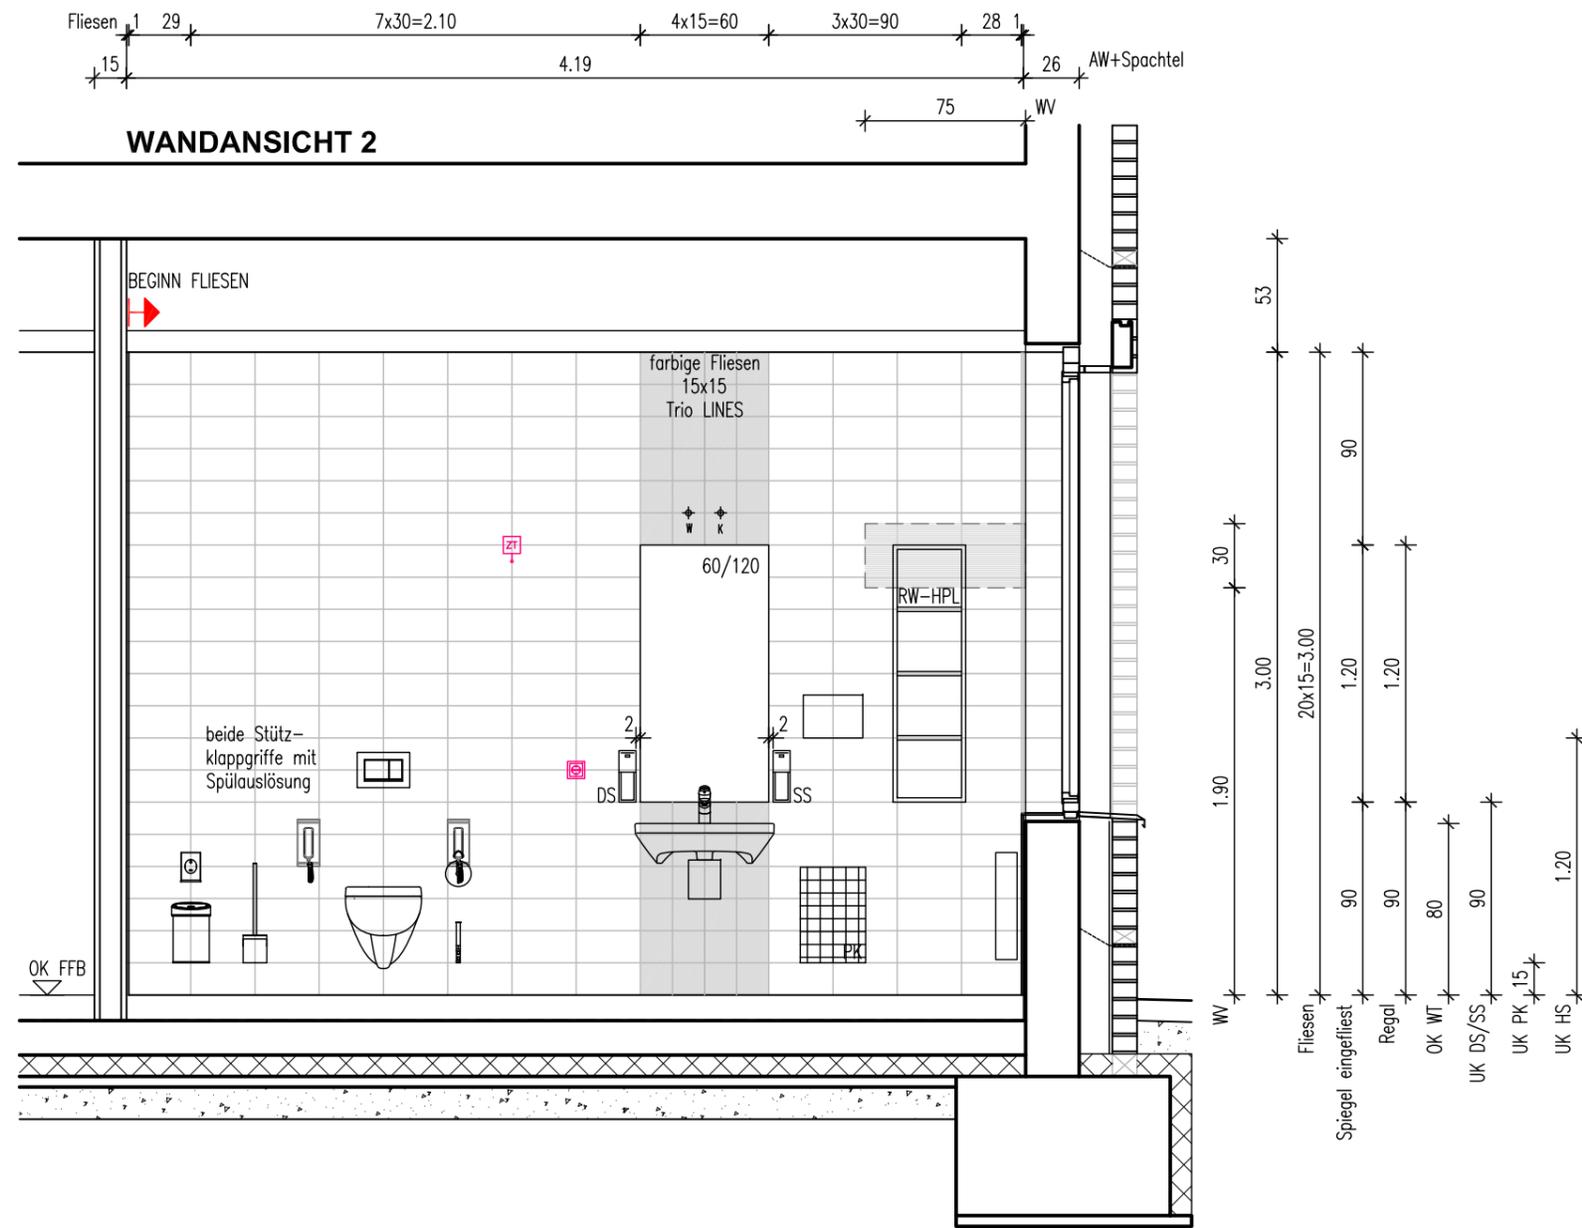

Legende

- Schutzkontaktsteckdose
- Schalter / Taster
- Sonnenschutz-Taster
- Not-Taster Sonnenschutz
- Elektroanschluss 1-polig
- Elektroanschluss 3-polig
- Datendose RJ45, 2-fach
- Datendose RJ45
- Anschluß für Gebäudeautomation
- Orientierungslicht
- Erdungsanschluß
- Potentialausgleichssteckdose 2-fach
- Raumbediengerät
- Displaymodul
- TV-Ton geschlossen
- Betteneinheit m. Buchse f. HG
- Ruftaster+Buchse f. BT
- Ruftaster
- Ruf-/Abstelltaster
- Zugtaster

Projekt **PLEISSENTAL-KLINIK WERDAU**
Umbau Zentrale Notfallaufnahme und Erweiterungsbau
für Geriatrie und Tagesklinik Psychiatrie

Bauherr **Pleissental-Klinik GmbH**
Ronneburger Straße 106 | 08412 Werdau
T +49 3761 444-100

Architekt **BJP Architekten Ingenieure GmbH**
Ferdinand-Rhode-Straße 20 | 04107 Leipzig

Fachplanung **TGA HLS: ib süss GbR**
Schwarzbacher Weg 28 | 09481 Elterlein

TGA ELT: DITAS - Technoprojekt GmbH
Hoferstraße 77 | 08060 Zwickau

Index	Datum	
	20.02.2025	WA erstellt
A	24.03.2025	Einarb. Abst. PTK


Maßstab: **1:33** Plan: **Wandansicht ERW E0-12_PAT.BAD**
Wandansicht 2 Datei: PTK01_ERW_A_AP_WA_E0-12_PAT.BAD.dwg

Plan-Nr.:


PTK01	ERW	A	AP	WA	E0-12.2	PAT.BAD	A	F
Projekt	Gebäude	Planer	Leistungspk	Planart	WA-Nr.	Raumbez.	Index	Status

Alle Maße sind vom Unternehmer eigenverantwortlich zu prüfen!
 Eingezeichnete Höhenmaße beziehen sich grundsätzlich
 auf Oberkante Fertigfußboden OK FFB!

Wandansichten

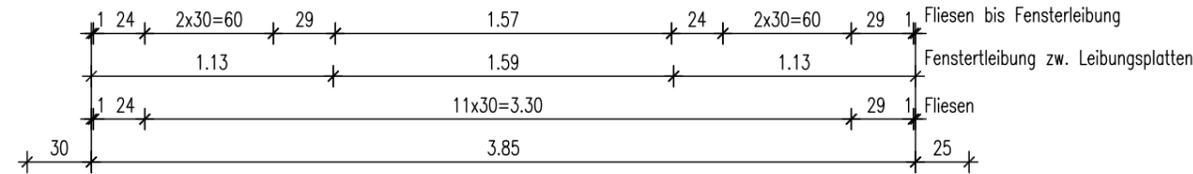

WANDANSICHT 3

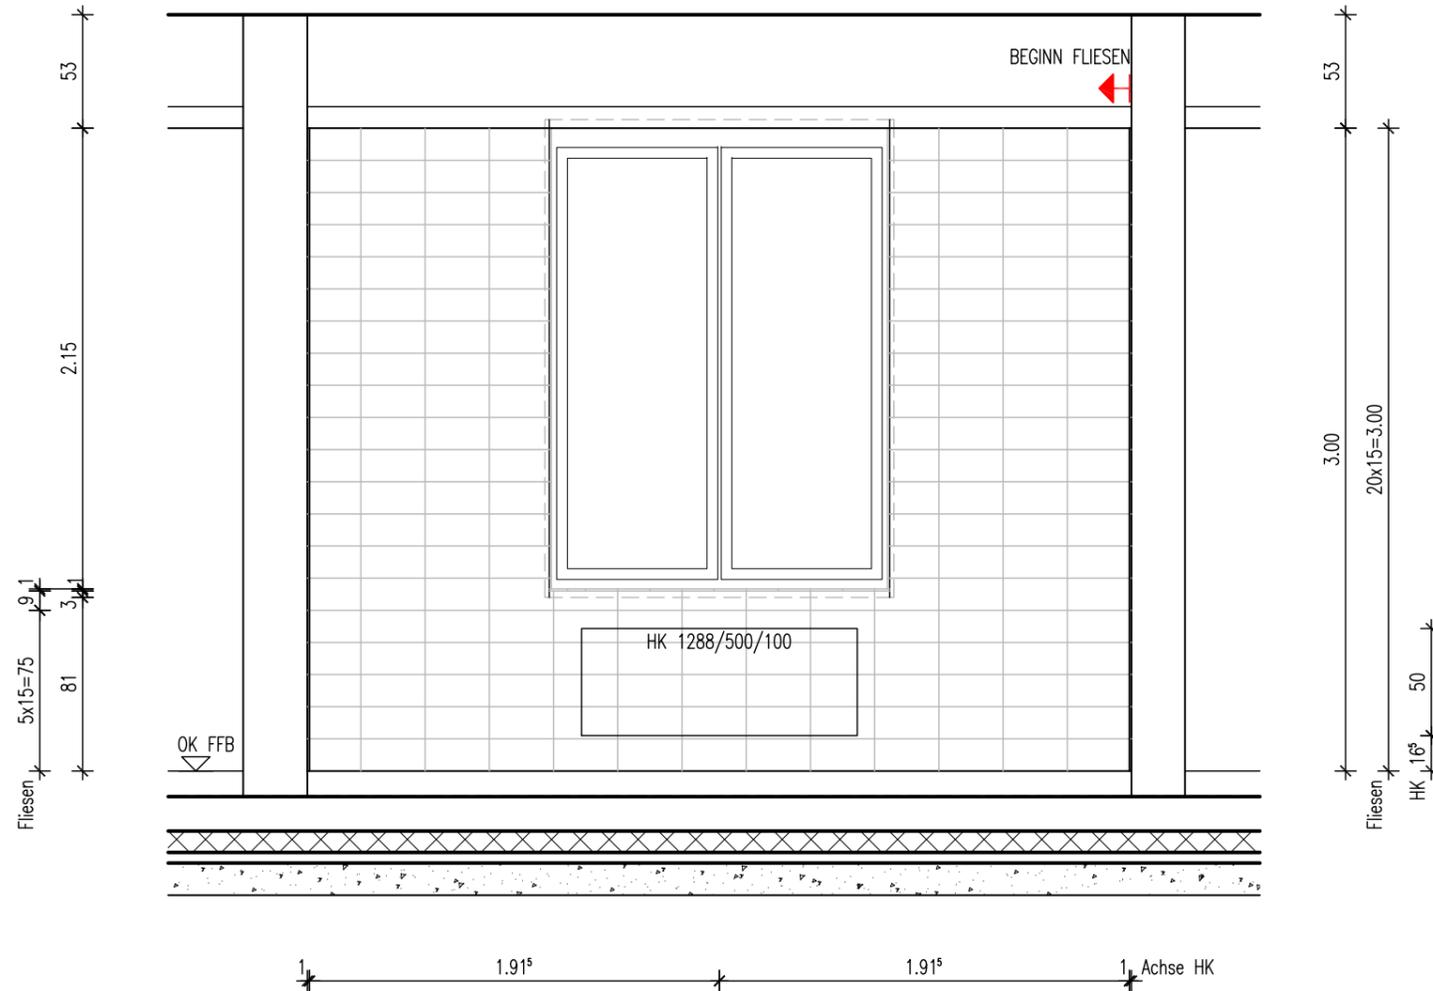

Legende

- | | | | |
|--|--------------------------------|--|-------------------------------------|
| | Schutzkontaktsteckdose | | Erdungsanschluß |
| | Schalter / Taster | | Potentialausgleichssteckdose 2-fach |
| | Sonnenschutz-Taster | | Raumbediengerät |
| | Not-Taster Sonnenschutz | | Displaymodul |
| | Elektroanschluss 1-polig | | TV-Ton geschlossen |
| | Elektroanschluss 3-polig | | Betteneinheit m. Buchse f. HG |
| | Datendose RJ45, 2-fach | | Ruftaster+Buchse f. BT |
| | Datendose RJ45 | | Ruftaster |
| | Anschluß für Gebäudeautomation | | Ruf-/Abstelltaster |
| | Orientierungslicht | | Zugtaster |

Projekt **PLEISSENTAL-KLINIK WERDAU**
 Umbau Zentrale Notfallaufnahme und Erweiterungsbau
 für Geriatrie und Tagesklinik Psychiatrie

Bauherr **Pleissental-Klinik GmbH**
 Ronneburger Straße 106 | 08412 Werdau
 T +49 3761 444-100

Architekt **BJP Architekten Ingenieure GmbH**
 Ferdinand-Rhode-Straße 20 | 04107 Leipzig

Fachplanung **TGA HLS: ib süß GbR**
 Schwarzbacher Weg 28 | 09481 Elterlein





TGA ELT: DITAS - Technoprojekt GmbH
 Hoferstraße 77 | 08060 Zwickau

Index	Datum	
	20.02.2025	WA erstellt
A	24.03.2025	Einarb. Abst. PTK

Maßstab: **1:33** Plan: **Wandansicht ERW E0-12_PAT.BAD**
Wandansicht 3 Datei: PTK01_ERW_A_AP_WA_E0-12_PAT.BAD.dwg

Plan-Nr.:

PTK01	ERW	A	AP	WA	E0-12.3	PAT.BAD	A	F
Projekt	Gebäude	Planer	Leistungspk	Planart	WA-Nr.	Raumbez.	Index	Status

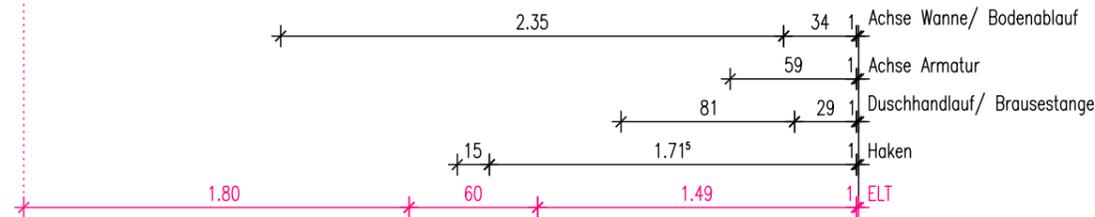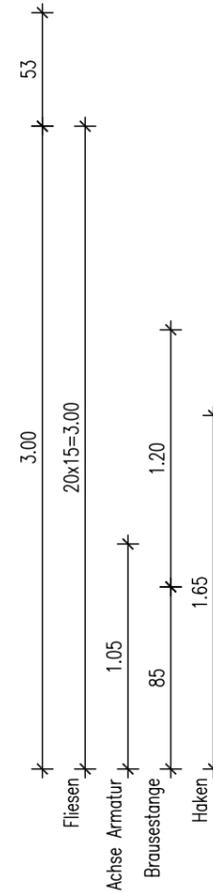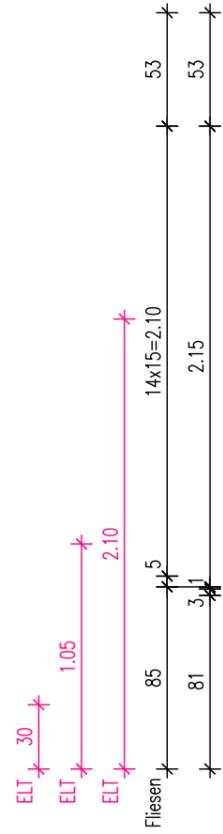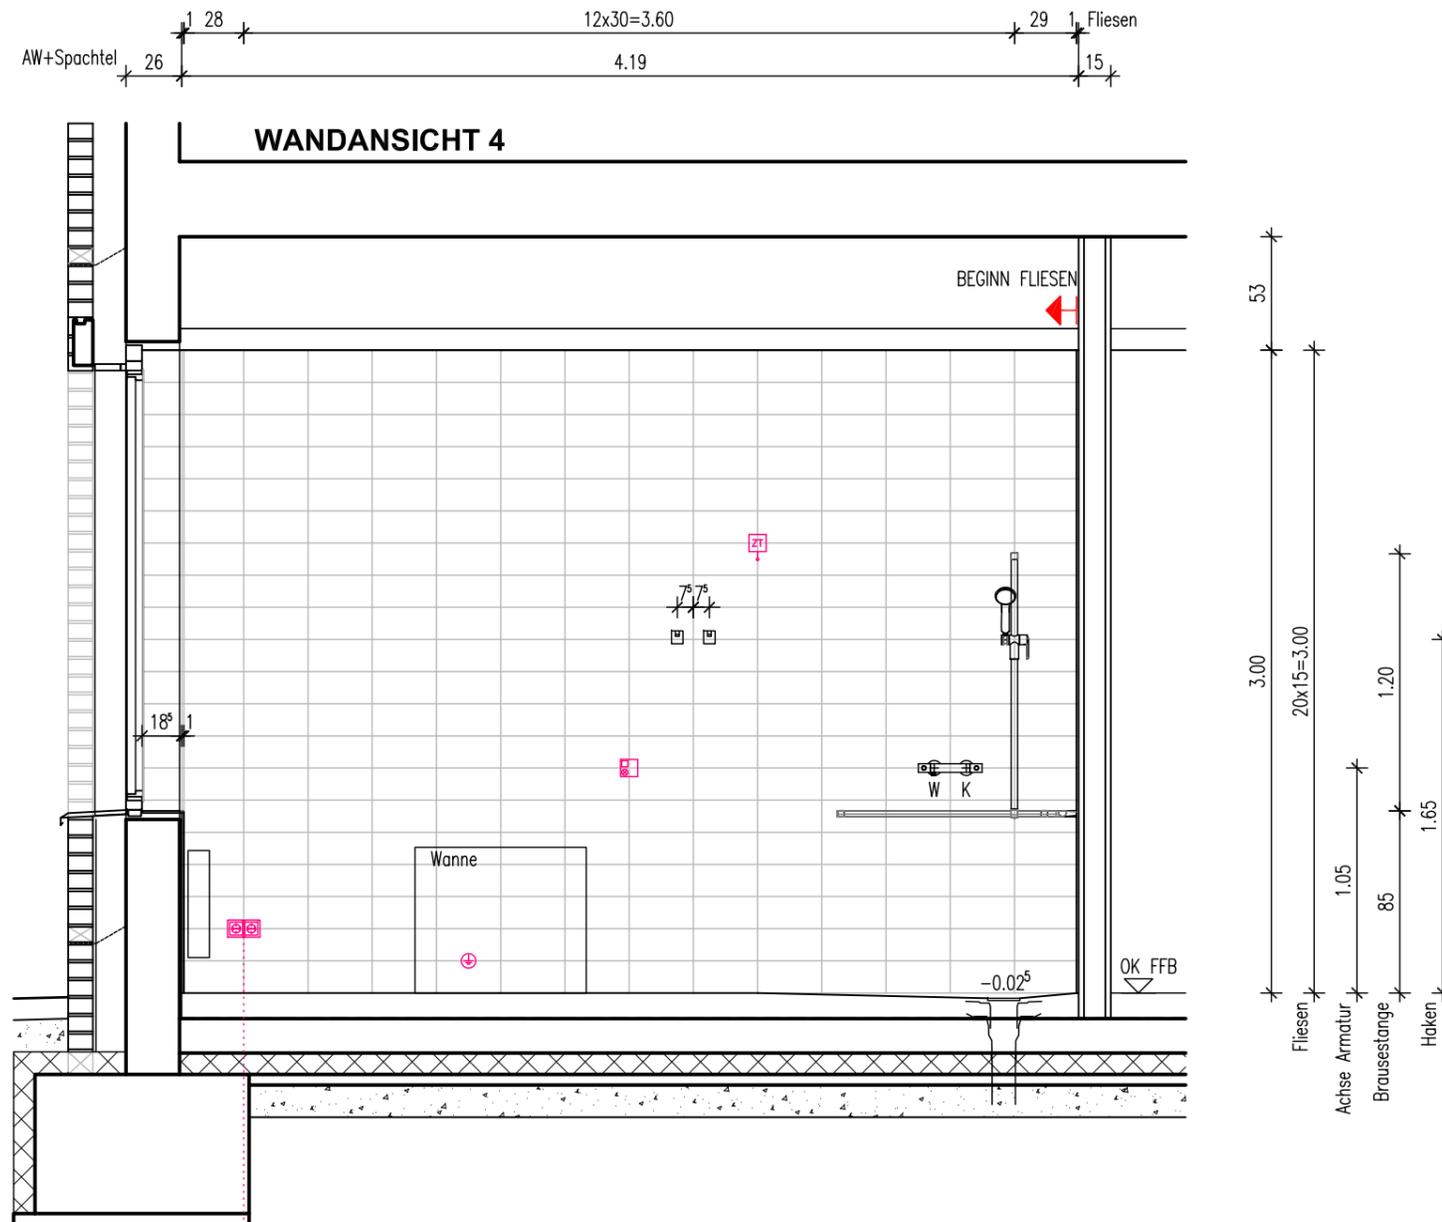

Legende

- | | | | |
|--|--------------------------------|--|-------------------------------------|
| | Schutzkontaktsteckdose | | Erdungsanschluß |
| | Schalter / Taster | | Potentialausgleichssteckdose 2-fach |
| | Sonnenschutz-Taster | | Raumbediengerät |
| | Not-Taster Sonnenschutz | | Displaymodul |
| | Elektroanschluss 1-polig | | TV-Ton geschlossen |
| | Elektroanschluss 3-polig | | Betteneinheit m. Buchse f. HG |
| | Datendose RJ45, 2-fach | | Ruftaster+Buchse f. BT |
| | Datendose RJ45 | | Ruftaster |
| | Anschluß für Gebäudeautomation | | Ruf-/Abstelltaster |
| | Orientierungslicht | | Zugtaster |

Projekt **PLEISSENTAL-KLINIK WERDAU**
 Umbau Zentrale Notfallaufnahme und Erweiterungsbau
 für Geriatrie und Tagesklinik Psychiatrie

Bauherr **Pleissental-Klinik GmbH**
 Ronneburger Straße 106 | 08412 Werdau
 T +49 3761 444-100

Architekt **BJP Architekten Ingenieure GmbH**
 Ferdinand-Rhode-Straße 20 | 04107 Leipzig

Fachplanung **TGA HLS: ib süß GbR**
 Schwarzbacher Weg 28 | 09481 Elterlein

TGA ELT: DITAS - Technoprojekt GmbH
 Hoferstraße 77 | 08060 Zwickau

Index	Datum	Bezeichnung
	20.02.2025	WA erstellt
A	24.03.2025	Einarb. Abst. PTK

Maßstab: 1:33
Plan: Wandansicht ERW E0-12_PAT.BAD
Wandansicht 4
 Datei: PTK01_ERW_A_AP_WA_E0-12_PAT.BAD.dwg

Plan-Nr.:

PTK01	ERW	A	AP	WA	E0-12.4	PAT.BAD	A	F
Projekt	Gebäude	Planer	Leistungspk	Planart	WA-Nr.	Raumbez.	Index	Status