

Wandansicht
 gilt für die Räume E00:

2.10-19.1
 SAN.Z.

2.10-21.1
 SAN.Z.

gilt spiegelbildlich für die Räume E00:

2.10-16.1
 SAN.Z.

2.10-18.1
 SAN.Z.

2.10-20.1
 SAN.Z.

2.10-22.1
 SAN.Z.

2.10_17.1
 SAN.Z.
 A 5,90qm
 U 9,92m
 LH 2,70m
 RH 3,53m

Legende

- | | | | |
|--|--------------------------------|--|-------------------------------------|
| | Schutzkontaktsteckdose | | Erdungsanschluß |
| | Schalter / Taster | | Potentialausgleichssteckdose 2-fach |
| | Sonnenschutz-Taster | | Raumbediengerät |
| | Not-Taster Sonnenschutz | | Displaymodul |
| | Elektroanschluss 1-polig | | TV-Ton geschlossen |
| | Elektroanschluss 3-polig | | Betteneinheit m. Buchse f. HG |
| | Datendose RJ45, 2-fach | | Ruftaster+Buchse f. BT |
| | Datendose RJ45 | | Ruftaster |
| | Anschluß für Gebäudeautomation | | Ruf-/Abstelltaster |
| | Orientierungslicht | | Zugtaster |

Projekt **PLEISSENTAL-KLINIK WERDAU**
 Umbau Zentrale Notfallaufnahme und Erweiterungsbau
 für Geriatrie und Tagesklinik Psychiatrie

Bauherr **Pleissental-Klinik GmbH**
 Ronneburger Straße 106 | 08412 Werdau
 T +49 3761 444-100

Architekt **BJP Architekten Ingenieure GmbH**
 Ferdinand-Rhode-Straße 20 | 04107 Leipzig

Fachplanung **TGA HLS: ib süss GbR**
 Schwarzbacher Weg 28 | 04811 Elterlein


TGA ELT: DITAS - Technoprojekt GmbH
 Hoferstraße 77 | 08060 Zwickau

Index	Datum	Veränderung	Abgest. durch
	06.11.2024	WA erstellt	AF
	27.11.2024	Einarb. Abst. PTK	AF
A	31.01.2025	Einarb. San./ Fliesen	AF
B	31.03.2025	Einarb. Abst.PTK	
		WA2/4 Abstand Haken	




Maßstab: **1:33**
 Plan: **Wandansicht ERW E0-17.1_SAN.Z.**
Grundriss
 Datei: PTK01_ERW_A_AP_WA_E0-17.1_SAN.Z.dwg

Plan-Nr.:

PTK01	ERW	A	AP	WA	E0-17.1.0	SAN.Z	B	F
Projekt	Gebäude	Planer	Leistungspk.	Planart	WA-Nr.	Raumbez.	Index	Status

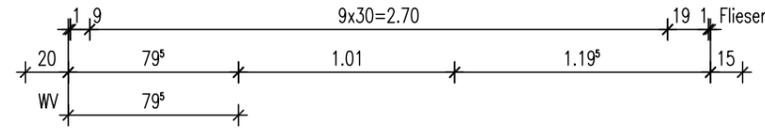

WANDANSICHT 1

  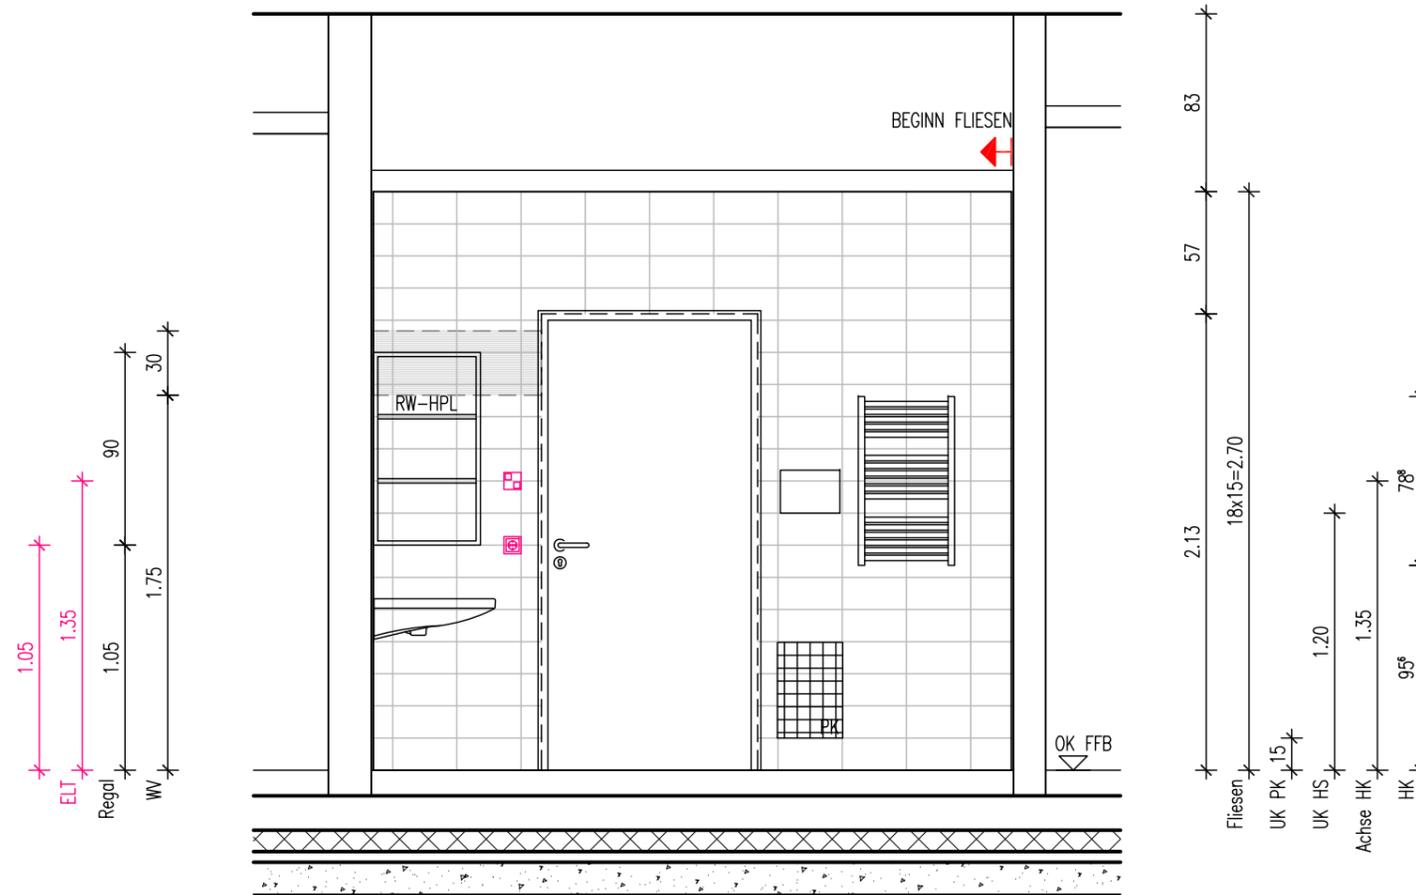

Legende

- | | | | |
|--|--------------------------------|--|-------------------------------------|
| | Schutzkontaktsteckdose | | Erdungsanschluß |
| | Schalter / Taster | | Potentialausgleichssteckdose 2-fach |
| | Sonnenschutz-Taster | | Raumbediengerät |
| | Not-Taster Sonnenschutz | | Displaymodul |
| | Elektroanschluss 1-polig | | TV-Ton geschlossen |
| | Elektroanschluss 3-polig | | Betteneinheit m. Buchse f. HG |
| | Datendose RJ45, 2-fach | | Ruftaster+Buchse f. BT |
| | Datendose RJ45 | | Ruftaster |
| | Anschluß für Gebäudeautomation | | Ruf-/Abstelltaster |
| | Orientierungslicht | | Zugtaster |

Projekt **PLEISSENTAL-KLINIK WERDAU**
 Umbau Zentrale Notfallaufnahme und Erweiterungsbau
 für Geriatrie und Tagesklinik Psychiatrie

Bauherr **Pleissentalklinik GmbH**
 Ronneburger Straße 106 | 08412 Werdau
 T +49 3761 444-100

Architekt **BJP Architekten Ingenieure GmbH**
 Ferdinand-Rhode-Straße 20 | 04107 Leipzig

Fachplanung **TGA HLS: ib süss GbR**
 Schwarzbacher Weg 28 | 09481 Elterlein

TGA ELT: DITAS - Technoprojekt GmbH
 Hoferstraße 77 | 08060 Zwickau

Index	Datum	Bezeichnung	Status
	06.11.2024	WA erstellt	AF
	27.11.2024	Einarb. Abst. PTK	AF
A	31.01.2025	Einarb. San./ Fliesen	AF
B	31.03.2025	Einarb. Abst.PTK	
		WA2/4 Abstand Haken	


Maßstab: **1:33** Plan: **Wandansicht ERW E0-17.1_SAN.Z.**
Wandansicht 1 Datei: PTK01_ERW_A_AP_WA_E0-17.1_SAN.Z.dwg

Plan-Nr.: **PTK01 | ERW | A | AP | WA | E0-17.1.1 | SAN.Z | B | F**



Projekt	Gebäude	Planer	Leistungssph.	Planart	WA-Nr.	Raumbez.	Index	Status
---------	---------	--------	---------------	---------	--------	----------	-------	--------

Alle Maße sind vom Unternehmer eigenverantwortlich zu prüfen!
 Eingetragene Höhenmaße beziehen sich grundsätzlich
 auf Oberkante Fertigfußboden OK FFB!

 Wandansichten



WANDANSICHT 2

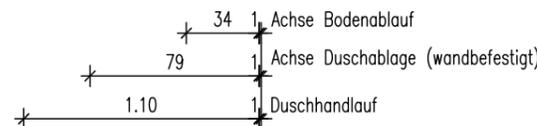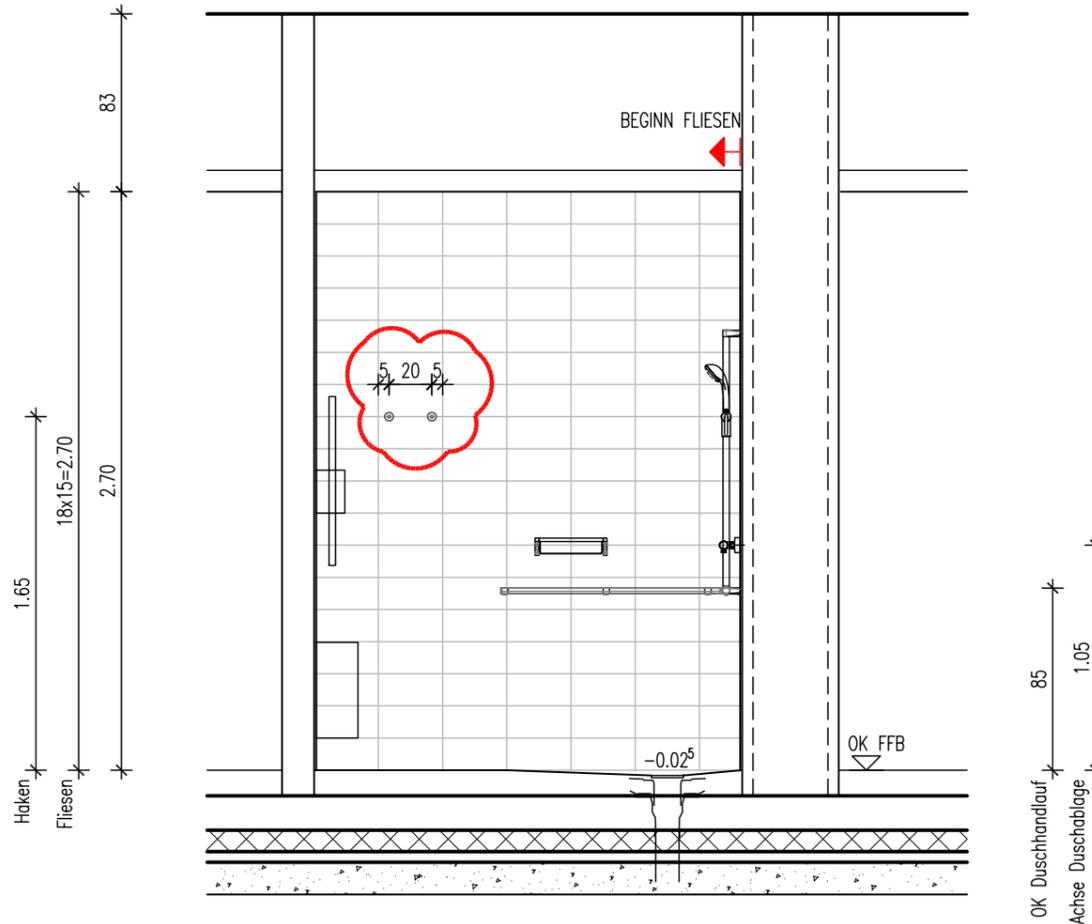

Legende

- | | | | |
|--|--------------------------------|--|-------------------------------------|
| | Schutzkontaktsteckdose | | Erdungsanschluß |
| | Schalter / Taster | | Potentialausgleichssteckdose 2-fach |
| | Sonnenschutz-Taster | | Raumbediengerät |
| | Not-Taster Sonnenschutz | | Displaymodul |
| | Elektroanschluss 1-polig | | TV-Ton geschlossen |
| | Elektroanschluss 3-polig | | Betteneinheit m. Buchse f. HG |
| | Datendose RJ45, 2-fach | | Ruftaster+Buchse f. BT |
| | Datendose RJ45 | | Ruftaster |
| | Anschluß für Gebäudeautomation | | Ruf-/Abstelltaster |
| | Orientierungslicht | | Zugtaster |

Projekt **PLEISSENTAL-KLINIK WERDAU**
 Umbau Zentrale Notfallaufnahme und Erweiterungsbau
 für Geriatrie und Tagesklinik Psychiatrie

Bauherr **Pleissentalklinik GmbH**
 Ronneburger Straße 106 | 08412 Werdau
 T +49 3761 444-100

Architekt **BJP Architekten Ingenieure GmbH**
 Ferdinand-Rhode-Straße 20 | 04107 Leipzig

Fachplanung **TGA HLS: ib süß GbR**
 Schwarzbacher Weg 28 | 09481 Elterlein

TGA ELT: DITAS - Technoprojekt GmbH
 Hoferstraße 77 | 08060 Zwickau

Index	Datum	Bezeichnung	Status
	06.11.2024	WA erstellt	AF
	27.11.2024	Einarb. Abst. PTK	AF
A	31.01.2025	Einarb. San./ Fliesen	AF
B	31.03.2025	Einarb. Abst.PTK	
		WA2/4 Abstand Haken	


Maßstab: 1:33
Plan: **Wandansicht ERW E0-17.1_SAN.Z.**
Wandansicht 2
 Datei: PTK01_ERW_A_AP_WA_E0-17.1_SAN.Z.dwg

Plan-Nr.:


PTK01	ERW	A	AP	WA	E0-17.1.2	SAN.Z	B	F
Projekt	Gebäude	Planer	Leistungspk.	Planart	WA-Nr.	Raumbez.	Index	Status

Alle Maße sind vom Unternehmer eigenverantwortlich zu prüfen!
Eingetragene Höhenmaße beziehen sich grundsätzlich
auf Oberkante Fertigfußboden OK FFB!

 Wandansichten



WANDANSICHT 3

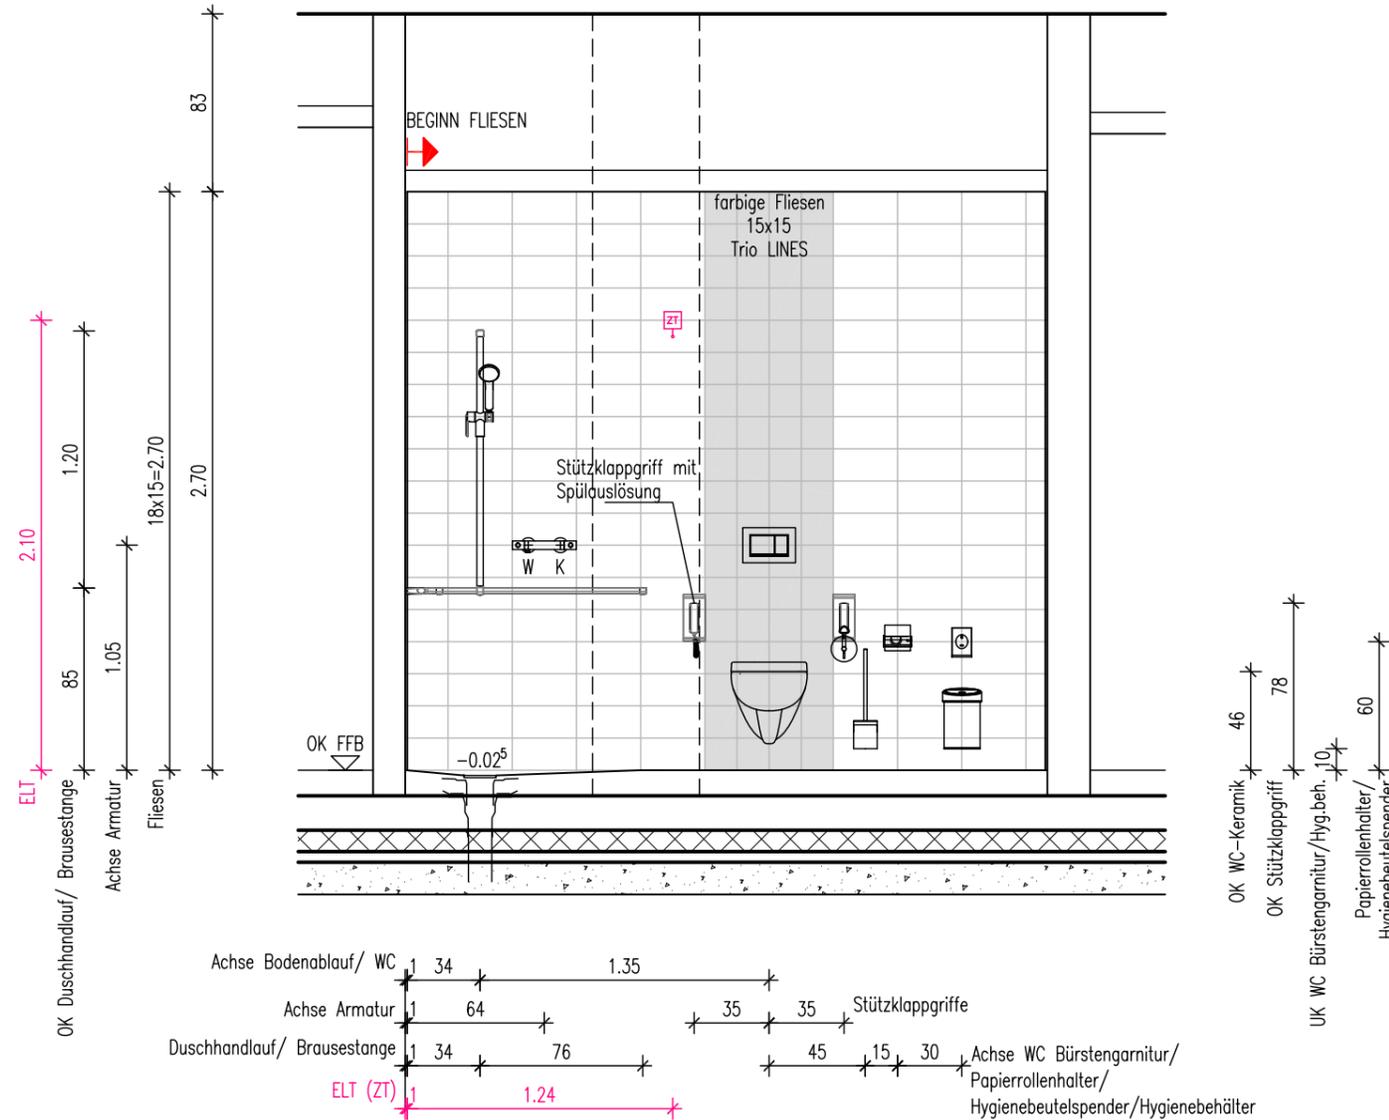

Legende

- | | | | |
|--|--------------------------------|--|-------------------------------------|
| | Schutzkontaktsteckdose | | Erdungsanschluß |
| | Schalter / Taster | | Potentialausgleichssteckdose 2-fach |
| | Sonnenschutz-Taster | | Raumbediengerät |
| | Not-Taster Sonnenschutz | | DM Displaymodul |
| | Elektroanschluss 1-polig | | GT TV-Ton geschlossen |
| | Elektroanschluss 3-polig | | SBU Betteneinheit m. Buchse f. HG |
| | Datendose RJ45, 2-fach | | Ruftaster+Buchse f. BT |
| | Datendose RJ45 | | Ruftaster |
| | Anschluß für Gebäudeautomation | | Ruf-/Abstelltaster |
| | Orientierungslicht | | Zugtaster |

Projekt **PLEISSENTAL-KLINIK WERDAU**
Umbau Zentrale Notfallaufnahme und Erweiterungsbau
für Geriatrie und Tagesklinik Psychiatrie

Bauherr **Pleissentalklinik GmbH**
Ronneburger Straße 106 | 08412 Werdau
T +49 3761 444-100

Architekt **BJP Architekten Ingenieure GmbH**
Ferdinand-Rhode-Straße 20 | 04107 Leipzig

Fachplanung **TGA HLS: ib süß GbR**
Schwarzbacher Weg 28 | 09481 Elterlein


TGA ELT: DITAS - Technoprojekt GmbH
Hoferstraße 77 | 08060 Zwickau

Index	Datum	Bezeichnung	Status
	06.11.2024	WA erstellt	AF
	27.11.2024	Einarb. Abst. PTK	AF
A	31.01.2025	Einarb. San./ Fliesen	AF
B	31.03.2025	Einarb. Abst.PTK	
		WA2/4 Abstand Haken	


Maßstab: **1:33** Plan: **Wandansicht ERW E0-17.1_SAN.Z.**
Wandansicht 3 Datei: PTK01_ERW_A_AP_WA_E0-17.1_SAN.Z.dwg

Plan-Nr.: **PTK01 | ERW | A | AP | WA | E0-17.1.3 | SAN.Z | B | F**

Projekt	Gebäude	Planer	Leistungssph.	Planart	WA-Nr.	Raumbez.	Index	Status
---------	---------	--------	---------------	---------	--------	----------	-------	--------

 

WANDANSICHT 4

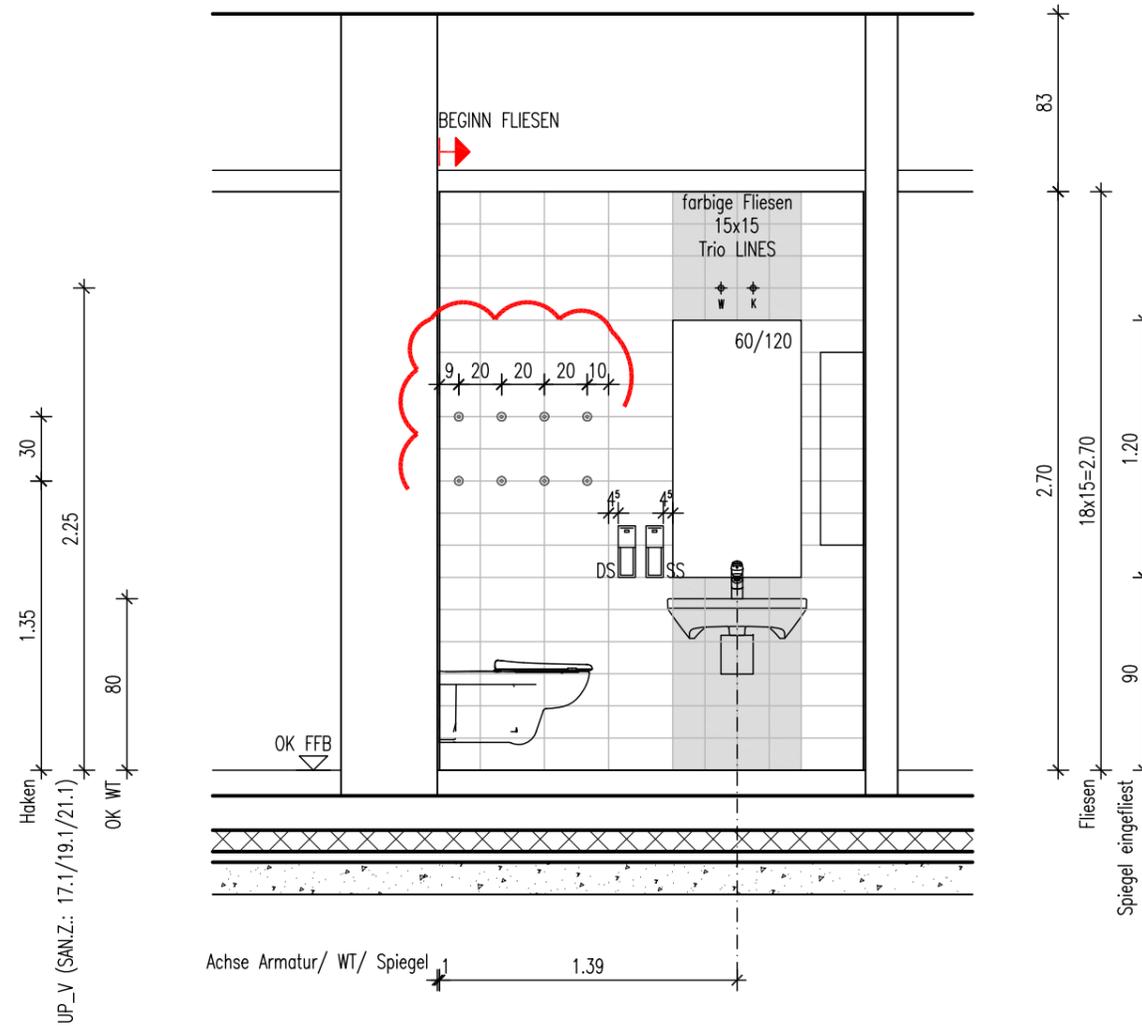

Legende

- | | | | |
|--|--------------------------------|--|-------------------------------------|
| | Schutzkontaktsteckdose | | Erdungsanschluß |
| | Schalter / Taster | | Potentialausgleichssteckdose 2-fach |
| | Sonnenschutz-Taster | | Raumbediengerät |
| | Not-Taster Sonnenschutz | | Displaymodul |
| | Elektroanschluss 1-polig | | TV-Ton geschlossen |
| | Elektroanschluss 3-polig | | Betteneinheit m. Buchse f. HG |
| | Datendose RJ45, 2-fach | | Ruftaster+Buchse f. BT |
| | Datendose RJ45 | | Ruftaster |
| | Anschluß für Gebäudeautomation | | Ruf-/Abstelltaster |
| | Orientierungslicht | | Zugtaster |

Projekt **PLEISSENTAL-KLINIK WERDAU**
 Umbau Zentrale Notfallaufnahme und Erweiterungsbau
 für Geriatrie und Tagesklinik Psychiatrie

Bauherr **Pleissentalklinik GmbH**
 Ronneburger Straße 106 | 08412 Werdau
 T +49 3761 444-100

Architekt **BJP Architekten Ingenieure GmbH**
 Ferdinand-Rhode-Straße 20 | 04107 Leipzig

Fachplanung **TGA HLS: ib süss GbR**
 Schwarzbacher Weg 28 | 09481 Elterlein

TGA ELT: DITAS - Technoprojekt GmbH
 Hoferstraße 77 | 08060 Zwickau

Index	Datum	Bezeichnung	Status
	06.11.2024	WA erstellt	AF
	27.11.2024	Einarb. Abst. PTK	AF
A	31.01.2025	Einarb. San./ Fliesen	AF
B	31.03.2025	Einarb. Abst.PTK	
		WA2/4 Abstand Haken	

Maßstab: 1:33
Plan: **Wandansicht ERW E0-17.1_SAN.Z.**
Wandansicht 4
 Datei: PTK01_ERW_A_AP_WA_E0-17.1_SAN.Z.dwg

Plan-Nr.:

PTK01	ERW	A	AP	WA	E0-17.1.4	SAN.Z	B	F
Projekt	Gebäude	Planer	Leistungspk.	Planart	WA-Nr.	Raumbez.	Index	Status