

2.10\_23/24  
 SCHLEUSE  
 A 9,60qm  
 U 12,40m  
 LH 2,70m  
 RH 3,53m

**Legende**

- |  |                                |  |                                     |
|--|--------------------------------|--|-------------------------------------|
|  | Schutzkontaktsteckdose         |  | Erdungsanschluß                     |
|  | Schalter / Taster              |  | Potentialausgleichssteckdose 2-fach |
|  | Sonnenschutz-Taster            |  | Raumbediengerät                     |
|  | Not-Taster Sonnenschutz        |  | Displaymodul                        |
|  | Elektroanschluss 1-polig       |  | TV-Ton geschlossen                  |
|  | Elektroanschluss 3-polig       |  | Betteneinheit m. Buchse f. HG       |
|  | Datendose RJ45, 2-fach         |  | Ruftaster+Buchse f. BT              |
|  | Datendose RJ45                 |  | Ruftaster                           |
|  | Anschluß für Gebäudeautomation |  | Ruf-/Abstelltaster                  |
|  | Orientierungslicht             |  | Zugtaster                           |

Projekt **PLEISSENTAL-KLINIK WERDAU**  
 Umbau Zentrale Notfallaufnahme und Erweiterungsbau  
 für Geriatrie und Tagesklinik Psychiatrie

Bauherr **Pleissentalklinik GmbH**  
 Ronneburger Straße 106 | 08412 Werdau  
 T +49 3761 444-100

Architekt **BJP Architekten Ingenieure GmbH**  
 Ferdinand-Rhode-Straße 20 | 04107 Leipzig

Fachplanung **TGA HLS: ib süß GbR**  
 Schwarzbacher Weg 28 | 09481 Elterlein

 
**TGA ELT: DITAS - Technoprojekt GmbH**  
 Hoferstraße 77 | 08060 Zwickau

Index	Datum		
	05.02.2025	WA erstellt	AF
A	06.02.2025	Einarb. Abst. PTK	AF


Maßstab: **1:33** Plan: **Wandansicht ERW E0-23/24\_SCHLEUSE Grundriss**  
 Datei: PTK01\_ERW\_A\_AP\_WA\_E0-2324\_SCHLEUSE.dwg

Plan-Nr.: **PTK01 | ERW | A | AP | WA | E0-2324.0 | SCHLEUSE | A | F**

Projekt	Gebäude	Planer	Leistungspk.	Planart	WA-Nr.	Raumbez.	Index	Status
---------	---------	--------	--------------	---------	--------	----------	-------	--------



**WANDANSICHT 1**

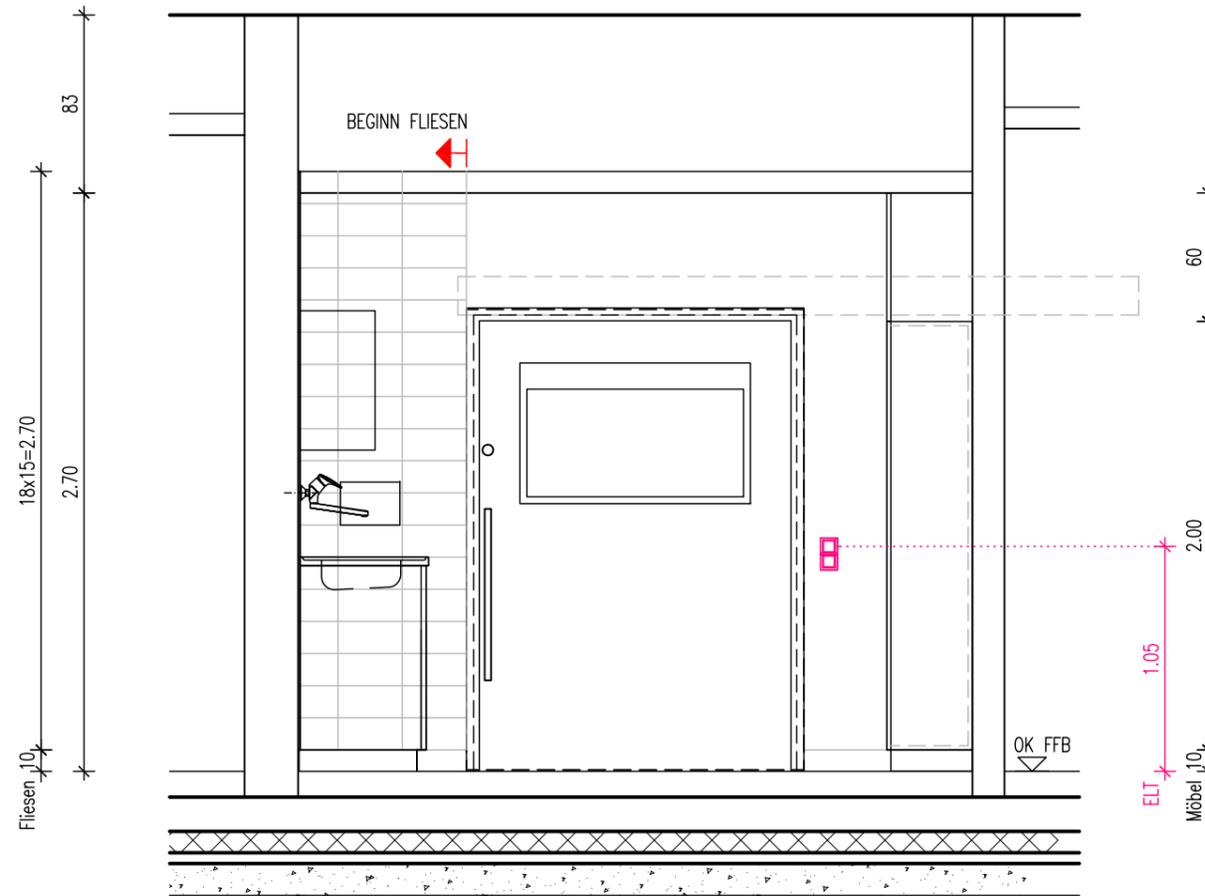

**Legende**

- |  |                                |  |                                     |
|--|--------------------------------|--|-------------------------------------|
|  | Schutzkontaktsteckdose         |  | Erdungsanschluß                     |
|  | Schalter / Taster              |  | Potentialausgleichssteckdose 2-fach |
|  | Sonnenschutz-Taster            |  | Raumbediengerät                     |
|  | Not-Taster Sonnenschutz        |  | Displaymodul                        |
|  | Elektroanschluss 1-polig       |  | TV-Ton geschlossen                  |
|  | Elektroanschluss 3-polig       |  | Betteneinheit m. Buchse f. HG       |
|  | Datendose RJ45, 2-fach         |  | Ruftaster+Buchse f. BT              |
|  | Datendose RJ45                 |  | Ruftaster                           |
|  | Anschluß für Gebäudeautomation |  | Ruf-/Abstelltaster                  |
|  | Orientierungslicht             |  | Zugtaster                           |

**Projekt** **PLEISSENTAL-KLINIK WERDAU**  
 Umbau Zentrale Notfallaufnahme und Erweiterungsbau  
 für Geriatrie und Tagesklinik Psychiatrie

**Bauherr** **Pleissental-Klinik GmbH**  
 Ronneburger Straße 106 | 08412 Werdau  
 T +49 3761 444-100

**Architekt** **BJP Architekten Ingenieure GmbH**  
 Ferdinand-Rhode-Straße 20 | 04107 Leipzig

**Fachplanung** **TGA HLS: ib süss GbR**  
 Schwarzbacher Weg 28 | 09481 Elterlein

**TGA ELT: DITAS - Technoprojekt GmbH**  
 Hoferstraße 77 | 08060 Zwickau

Index	Datum		
	05.02.2025	WA erstellt	AF
A	06.02.2025	Einarb. Abst. PTK	AF

**Maßstab:** 1:33  
**Plan:** **Wandansicht ERW E0-23/24\_SCHLEUSE**  
**Wandansicht 1** Datei: PTK01\_ERW\_A\_AP\_WA\_E0-2324\_SCHLEUSE.dwg

**Plan-Nr.:**


<b>PTK01</b>	<b>ERW</b>	<b>A</b>	<b>AP</b>	<b>WA</b>	<b>E0-2324.1</b>	<b>SCHLEUSE</b>	<b>A</b>	<b>F</b>
Projekt	Gebäude	Planer	Leistungspk.	Planart	WA-Nr.	Raumbez.	Index	Status

Alle Maße sind vom Unternehmer eigenverantwortlich zu prüfen!  
 Eingetragene Höhenmaße beziehen sich grundsätzlich  
 auf Oberkante Fertigfußboden OK FFB!

Wandansichten

15 3.05 15

**WANDANSICHT 2**

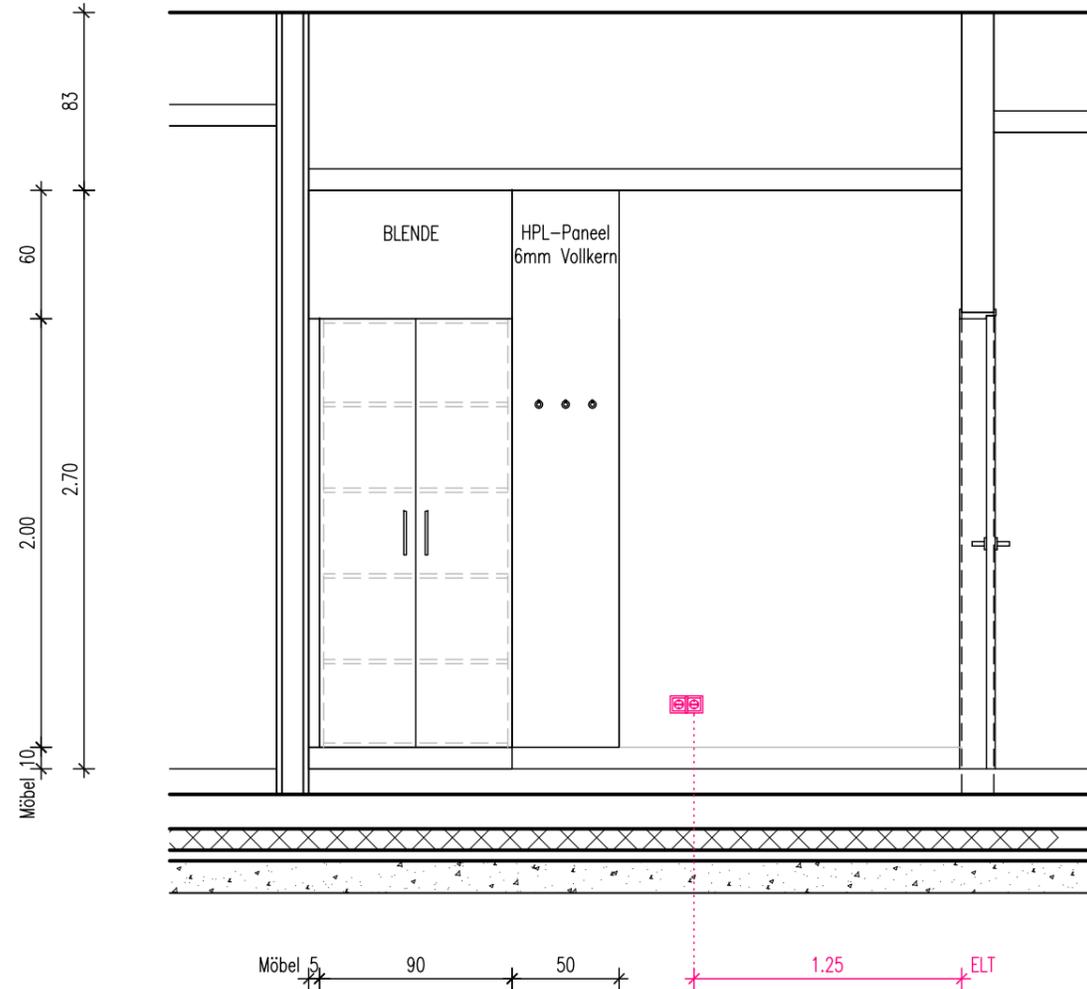

**Legende**

- |  |                                |  |                                     |
|--|--------------------------------|--|-------------------------------------|
|  | Schutzkontaktsteckdose         |  | Erdungsanschluß                     |
|  | Schalter / Taster              |  | Potentialausgleichssteckdose 2-fach |
|  | Sonnenschutz-Taster            |  | Raumbediengerät                     |
|  | Not-Taster Sonnenschutz        |  | Displaymodul                        |
|  | Elektroanschluss 1-polig       |  | TV-Ton geschlossen                  |
|  | Elektroanschluss 3-polig       |  | Betteneinheit m. Buchse f. HG       |
|  | Datendose RJ45, 2-fach         |  | Ruftaster+Buchse f. BT              |
|  | Datendose RJ45                 |  | Ruftaster                           |
|  | Anschluß für Gebäudeautomation |  | Ruf-/Abstelltaster                  |
|  | Orientierungslicht             |  | Zugtaster                           |

**Projekt** **PLEISSENTAL-KLINIK WERDAU**  
 Umbau Zentrale Notfallaufnahme und Erweiterungsbau  
 für Geriatrie und Tagesklinik Psychiatrie

**Bauherr** **Pleissental-Klinik GmbH**  
 Ronneburger Straße 106 | 08412 Werdau  
 T +49 3761 444-100

**Architekt** **BJP Architekten Ingenieure GmbH**  
 Ferdinand-Rhode-Straße 20 | 04107 Leipzig

**Fachplanung** **TGA HLS: ib süss GbR**  
 Schwarzbacher Weg 28 | 09481 Elterlein


**TGA ELT: DITAS - Technoprojekt GmbH**  
 Hoferstraße 77 | 08060 Zwickau

Index	Datum		
	05.02.2025	WA erstellt	AF
A	06.02.2025	Einarb. Abst. PTK	AF




Maßstab: **1:33** Plan: **Wandansicht ERW E0-23/24\_SCHLEUSE**  
**Wandansicht 2** Datei: PTK01\_ERW\_A\_AP\_WA\_E0-2324\_SCHLEUSE.dwg

Plan-Nr.:

<b>PTK01</b>	<b>ERW</b>	<b>A</b>	<b>AP</b>	<b>WA</b>	<b>E0-2324.2</b>	<b>SCHLEUSE</b>	<b>A</b>	<b>F</b>
Projekt	Gebäude	Planer	Leistsph	Planart	WA-Nr.	Raumbez.	Index	Status

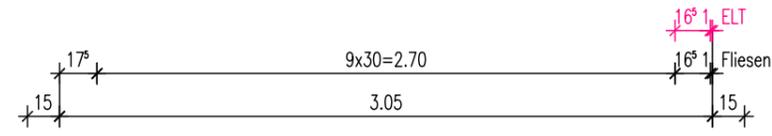

**WANDANSICHT 4**

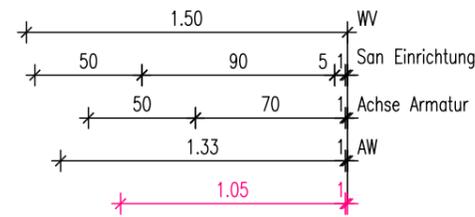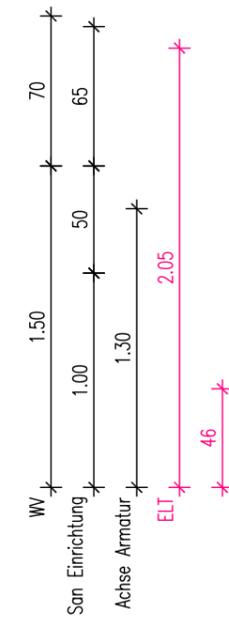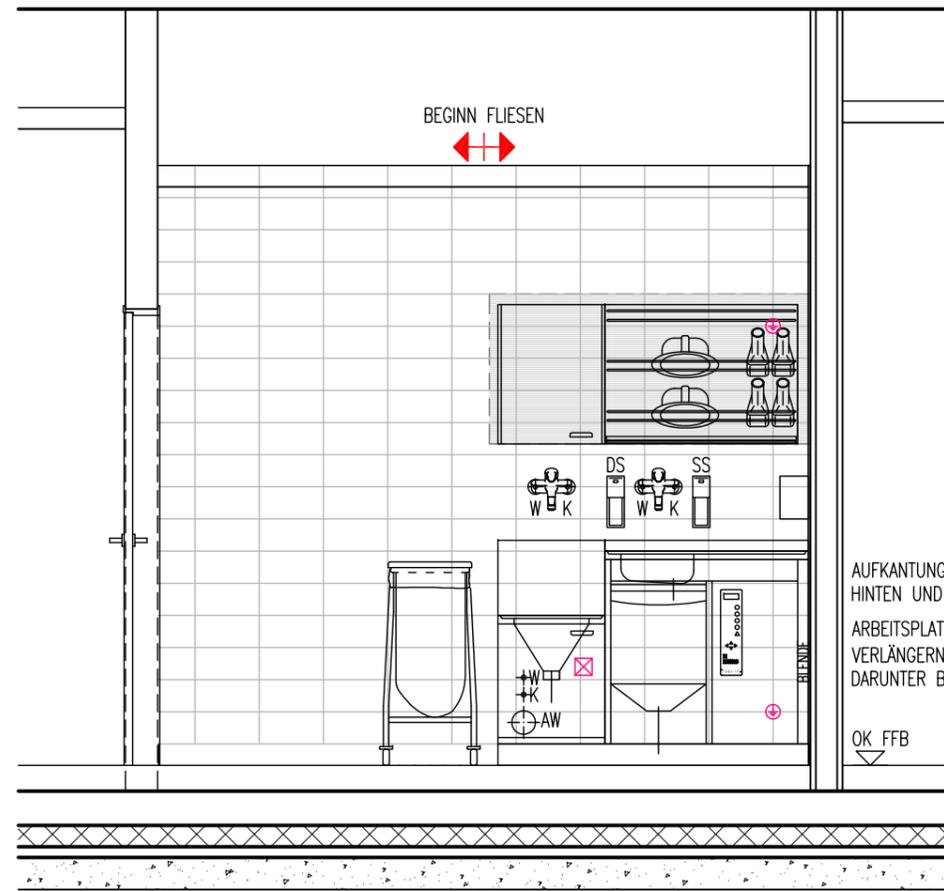

**Legende**

- |  |                                |  |                                     |
|--|--------------------------------|--|-------------------------------------|
|  | Schutzkontaktsteckdose         |  | Erdungsanschluß                     |
|  | Schalter / Taster              |  | Potentialausgleichssteckdose 2-fach |
|  | Sonnenschutz-Taster            |  | Raumbediengerät                     |
|  | Not-Taster Sonnenschutz        |  | Displaymodul                        |
|  | Elektroanschluss 1-polig       |  | TV-Ton geschlossen                  |
|  | Elektroanschluss 3-polig       |  | Betteneinheit m. Buchse f. HG       |
|  | Datendose RJ45, 2-fach         |  | Ruftaster+Buchse f. BT              |
|  | Datendose RJ45                 |  | Ruftaster                           |
|  | Anschluß für Gebäudeautomation |  | Ruf-/Abstelltaster                  |
|  | Orientierungslicht             |  | Zugtaster                           |

**Projekt** **PLEISSENTAL-KLINIK WERDAU**  
 Umbau Zentrale Notfallaufnahme und Erweiterungsbau  
 für Geriatrie und Tagesklinik Psychiatrie

**Bauherr** **Pleissental-Klinik GmbH**  
 Ronneburger Straße 106 | 08412 Werdau  
 T +49 3761 444-100

**Architekt** **BJP Architekten Ingenieure GmbH**  
 Ferdinand-Rhode-Straße 20 | 04107 Leipzig

**Fachplanung** **TGA HLS: ib süß GbR**  
 Schwarzbacher Weg 28 | 09481 Elterlein

**TGA ELT: DITAS - Technoprojekt GmbH**  
 Hoferstraße 77 | 08060 Zwickau

Index	Datum		
	05.02.2025	WA erstellt	AF
A	06.02.2025	Einarb. Abst. PTK	AF

**Maßstab:** **1:33** **Plan:** **Wandansicht ERW E0-23/24\_SCHLEUSE**  
**Wandansicht 4** Datei: PTK01\_ERW\_A\_AP\_WA\_E0-2324\_SCHLEUSE.dwg

**Plan-Nr.:**

<b>PTK01</b>	<b>ERW</b>	<b>A</b>	<b>AP</b>	<b>WA</b>	<b>E0-2324.4</b>	<b>SCHLEUSE</b>	<b>A</b>	<b>F</b>
Projekt	Gebäude	Planer	Leistsphl	Planart	WA-Nr.	Raumbez.	Index	Status