
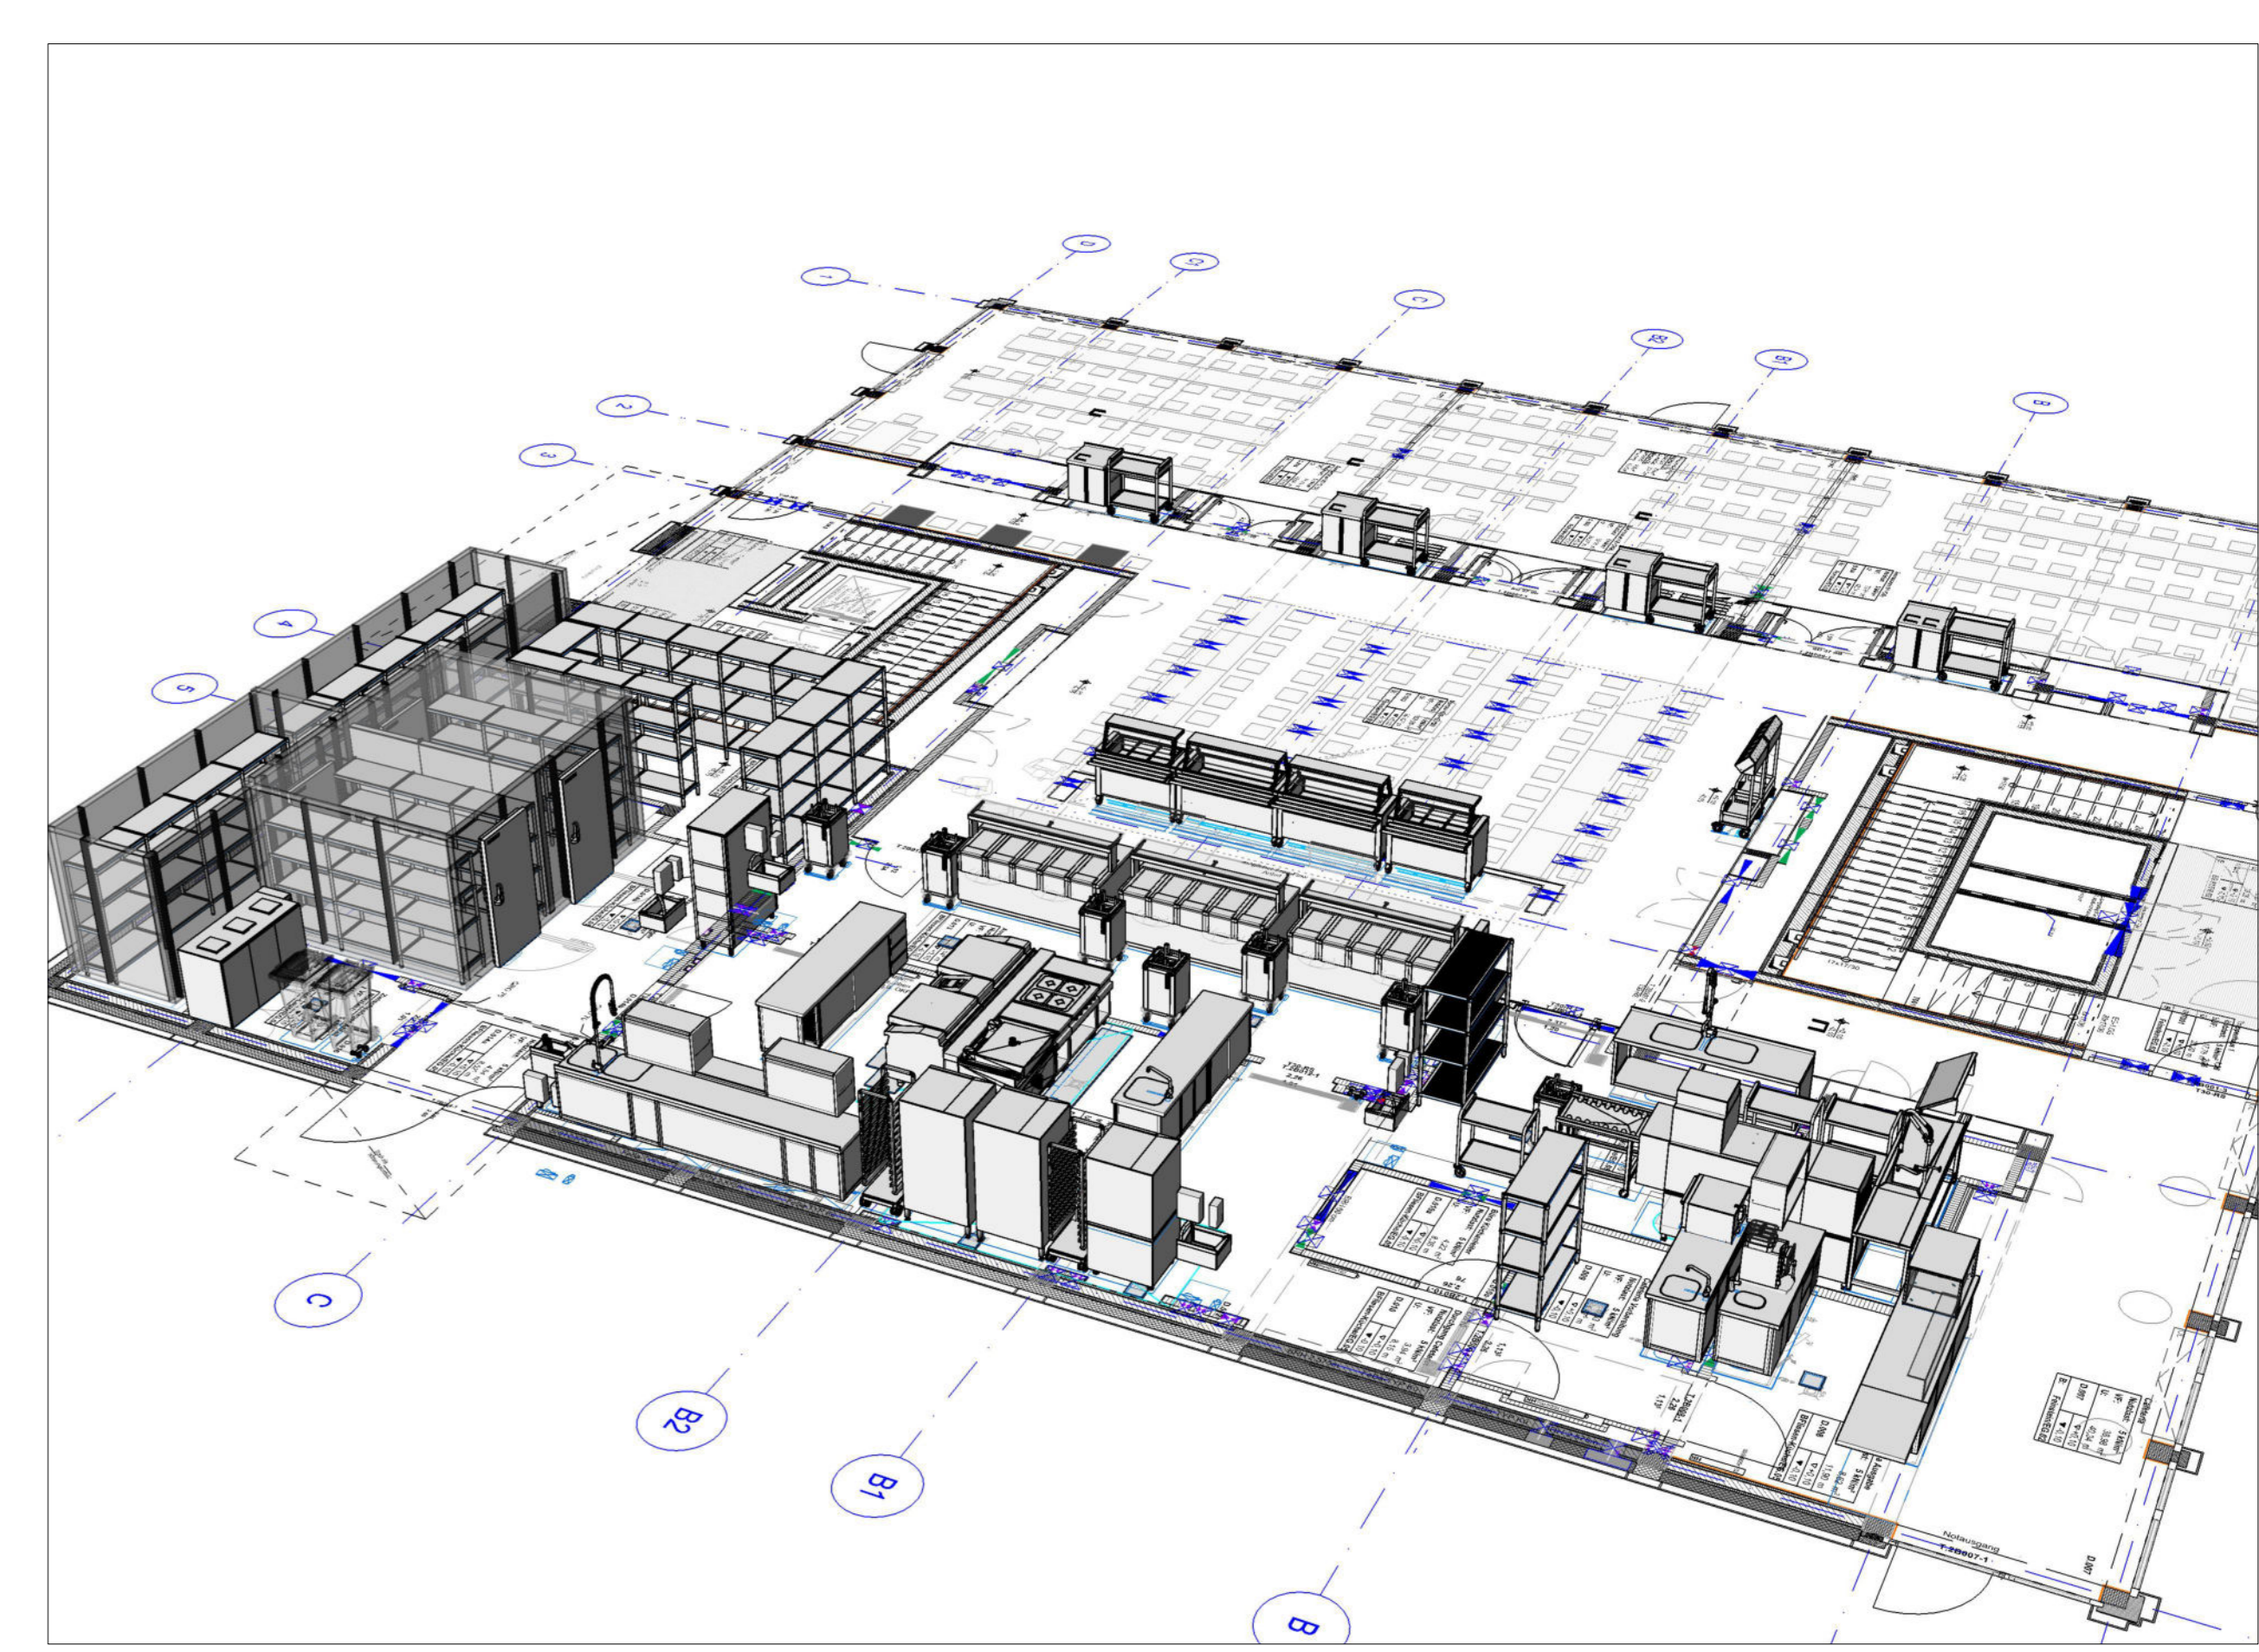


Pos	Menge	Beschreibung	Breite	Tiefe	Höhe
002.1	4	Schrank für Speisereihe	700	700	900
002.2	6	Abraumwagen	1000	600	900
002.3	2	Besteck- und Tablettspender	650	430	1350
002.4		Entfallen			
002.5	4	Wärmeausgabe für Backen	1200	1100	1400
002.6	1	Kaffeemaschine für Backen	1200	1100	1400
008		Cafeteria			
008.1	1	Regal	1400	500	1800
008.2	1	Kühlschrank	600	600	2100
008.3	1	Heißluftofen	600	665	400
008.4	1	Arbeitschrank	1900	700	900
008.5	1	Ausgabebühnen	2500	600	900
008.6	1	Klappbrett	1000	800	50
008.7	1	Arbeitschrank mit Kühlschrank und Handwaschbecken	1950	700	900
008.8	2	Bodenentlauf	200	200	
008.9	1	Kaffeemaschine (Vollautomat)	300	600	500
008.10	8	Bünderfischschuhtrockner 230V			
008.11	7	Bünderfischschuhtrockner 400V			
009		Spüle			
009.1	1	Regal für Behälter	1500	600	1800
009.2	1	Handwaschbecken	500	400	900
009.3	1	Handtuchspender	275	105	365
009.4	1	Selbstspender	93	155	305
009.5	1	Spültisch	2500	700	900
009.6	2	Servierwagen	1000	500	900
009.7	2	Bodenentlauf	200	200	
009.8	1	Korbband	1050	450	450
009.9	1	Spülmaschine mit Enthärtungsanlage	2600	4400	1800
010		Ausgabe			
010.1	2	Wärmeausgabe	2200	1100	1400
010.2	1	Wärmeausgabe	2200	1100	1600
010.3	6	Teilespender	520	550	1000
010.4	2	Handwaschbecken	500	400	900
010.5	2	Handtuchspender	275	105	365
010.6	2	Selbstspender	93	155	305
010.7	3	Bodenentlauf	200	200	
011		Küche			
011.1	2	Kühlschrank	700	630	2100
011.2	1	Handwaschbecken-Ausguss-Kombination	500	700	900
011.3	2	Handtuchspender	275	105	365
011.4	2	Selbstspender	93	155	305
011.5	1	Handwaschbecken	500	400	900
011.6	1	Heißluftdämpfer 100GN/1 inkl. Enthärtungspatrone	847	771	1017
011.7	1	Heißluftdämpfer 200GN/1 inkl. Enthärtungspatrone	847	771	1757
011.8	2	Heißluftdämpfer 200GN/1 inkl. Enthärtungspatrone	947	771	1790
011.9	2	Hordenwagen	450	700	1730
011.10	1	Arbeitschrank mit Spülbecken	4100	700	900
011.11	2	Wandhängeschrank	1000	400	550
011.12	1	Wandbord	1000	400	650
011.13	1	Arbeitschrank	2700	700	900
011.14	1	Bodenrinne	2550	500	100
011.15	1	Bodenrinne	2650	400	100
011.16	1	Mittellabdeckung	2700	200	900
011.17	1	Multifunktionsgerät mit 2 Tiegeln	2500	850	900
011.18	1	Bückerblech	200	850	900
011.19	1	Bratpfanne	1100	850	900
011.20	2	Bückerblech	400	850	900
011.21	1	Induktionsherd	800	850	900
011.22	2	Bodenentlauf	200	200	
011.23	1	Arbeitschrank mit Spülbecken	2700	700	900
011.24	1	Küchenunwermmaschine	500	700	900
011.25	3	Bünderfischschuhtrockner 230V			
011.26	3	Bünderfischschuhtrockner 400V			
012		Warenabgabe			
012.1	2	Führerschrank	1200	600	2000
012.2	1	Bodenentlauf	200	200	
013		Lager			
013.1	1	Regal	3800	500	1800
013.2	1	Regal	4500	600	1800
013.3	1	Regal	2900	500	1800
013.4	1	Pos. entfallen			
013.5	1	Regal	1000	600	1800
014		Kühzellen / Kälteanlage / Abfalllager			
014.1	1	Kühzellenkombination	9500	5100	2450
014.2	3	Regal	3000	500	1800
014.3	1	Regal	2000	500	1800
014.4	1	Regal	5100	500	1800
014.5	1	Regal	4000	500	1800
014.6	1	Verkehrskälteanlage			
014.7	1	Massenklärer	1750	720	900
014.8	1	Microprozessor	300	120	400

Grüne Positionsnr. = Pächterbeistellung
Schwarze Positionsnr. = Geräte/Möbel Stadt Leipzig

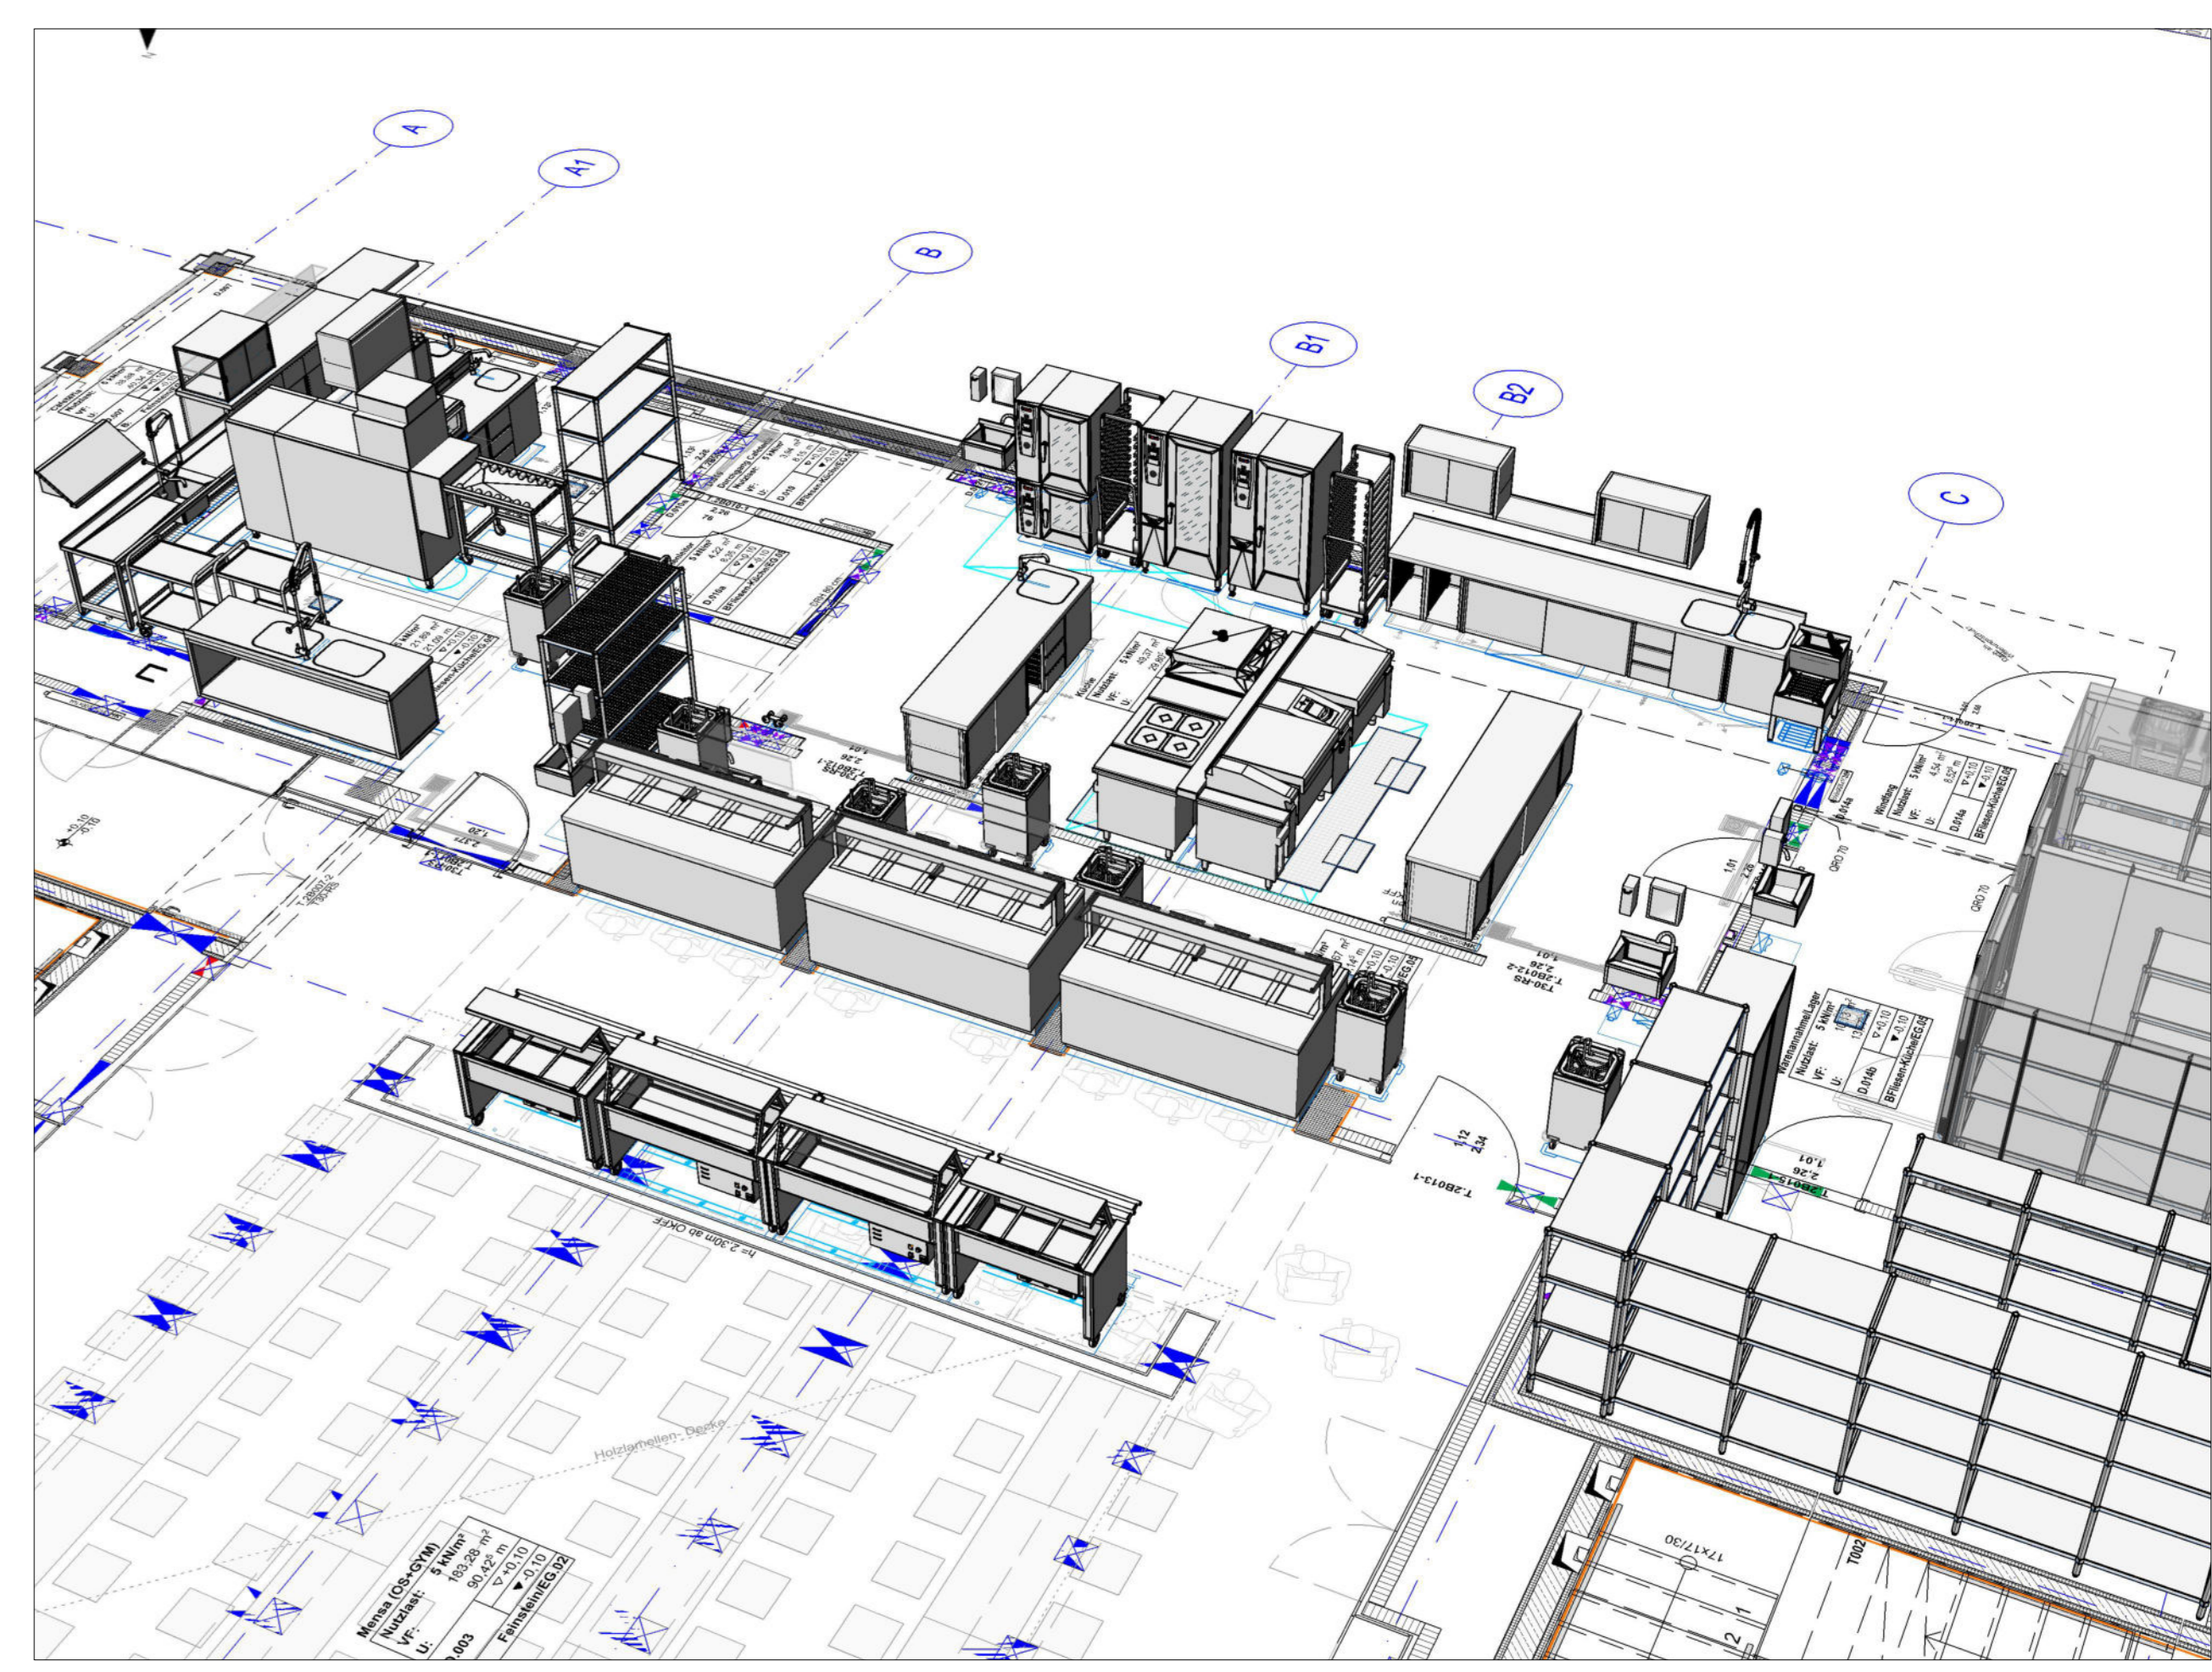

STADT LEIPZIG NEUES RATHAUS
- Amt für Gebäudemanagement -
04092 LEIPZIG

Objekt:
Quartiersschule Ihmeisstraße
Ihmeisstraße 14
04315 Leipzig

Auftraggeber:
Stadt Leipzig
Amt für Gebäudemanagement
Haus B, Prager Straße 118
04092 Leipzig

Architekt: RBZ GpmbH
Fachplaner: RBZ GpmbH

Planbezeichnung:
TO 2 B Grundriss Erdgeschoss
Küchenplanung Mensa
Einrichtungsmensa
8 - Ausführung

Datei: gezeichnet: Datum: 08.02.2024
Blattnr.: KUE_01
Format: A0
Maßstab: 1:50