

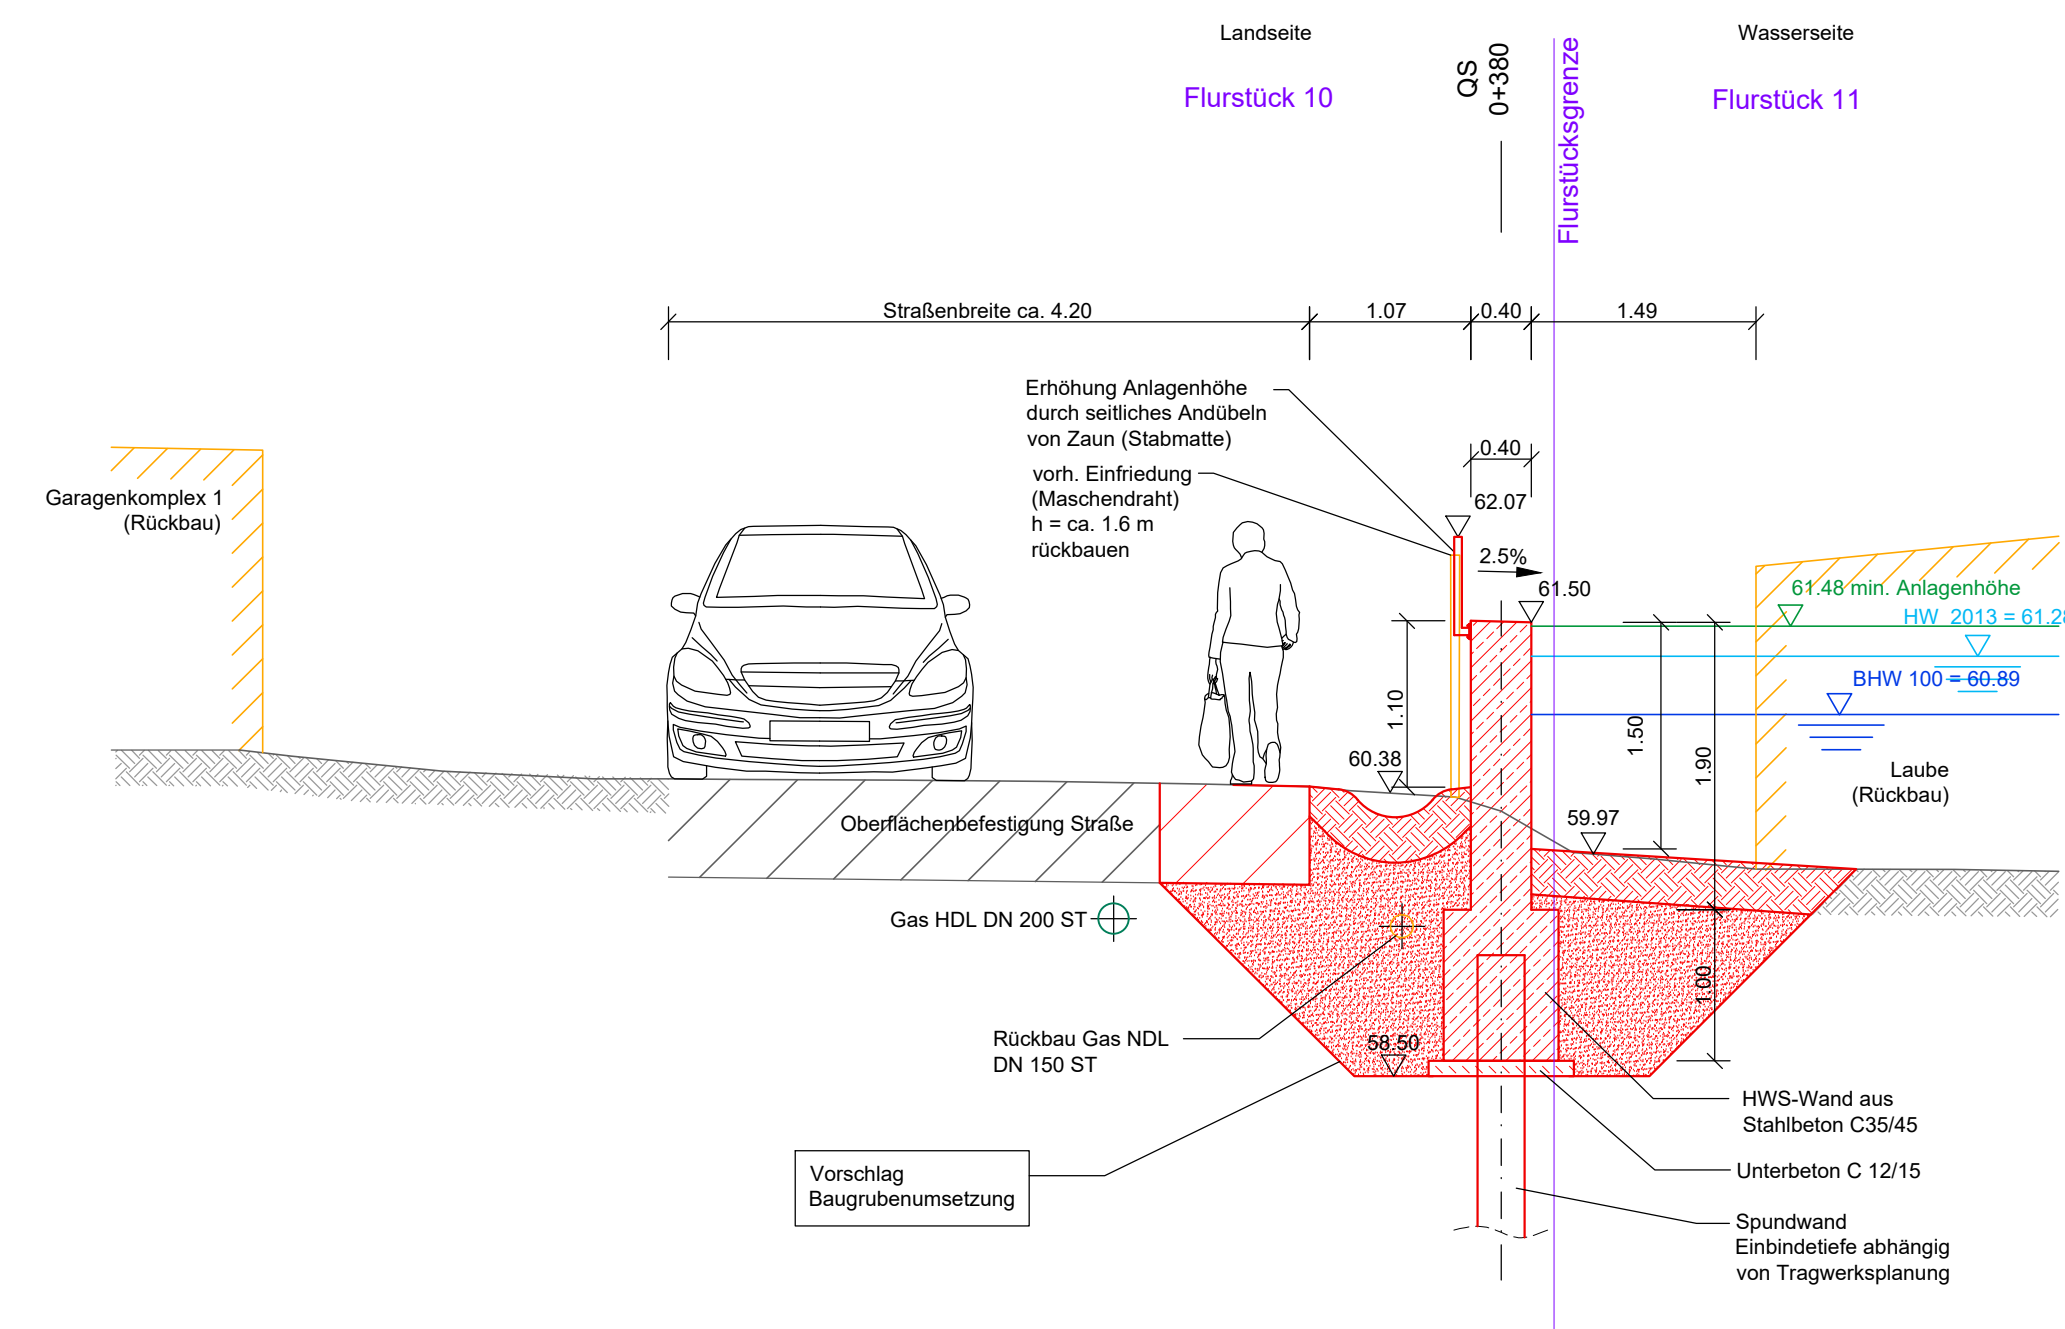



**Querschnitte der HWSA**  
Teilbereich 2 Gartenverein Mittelstraße  
M 1:50

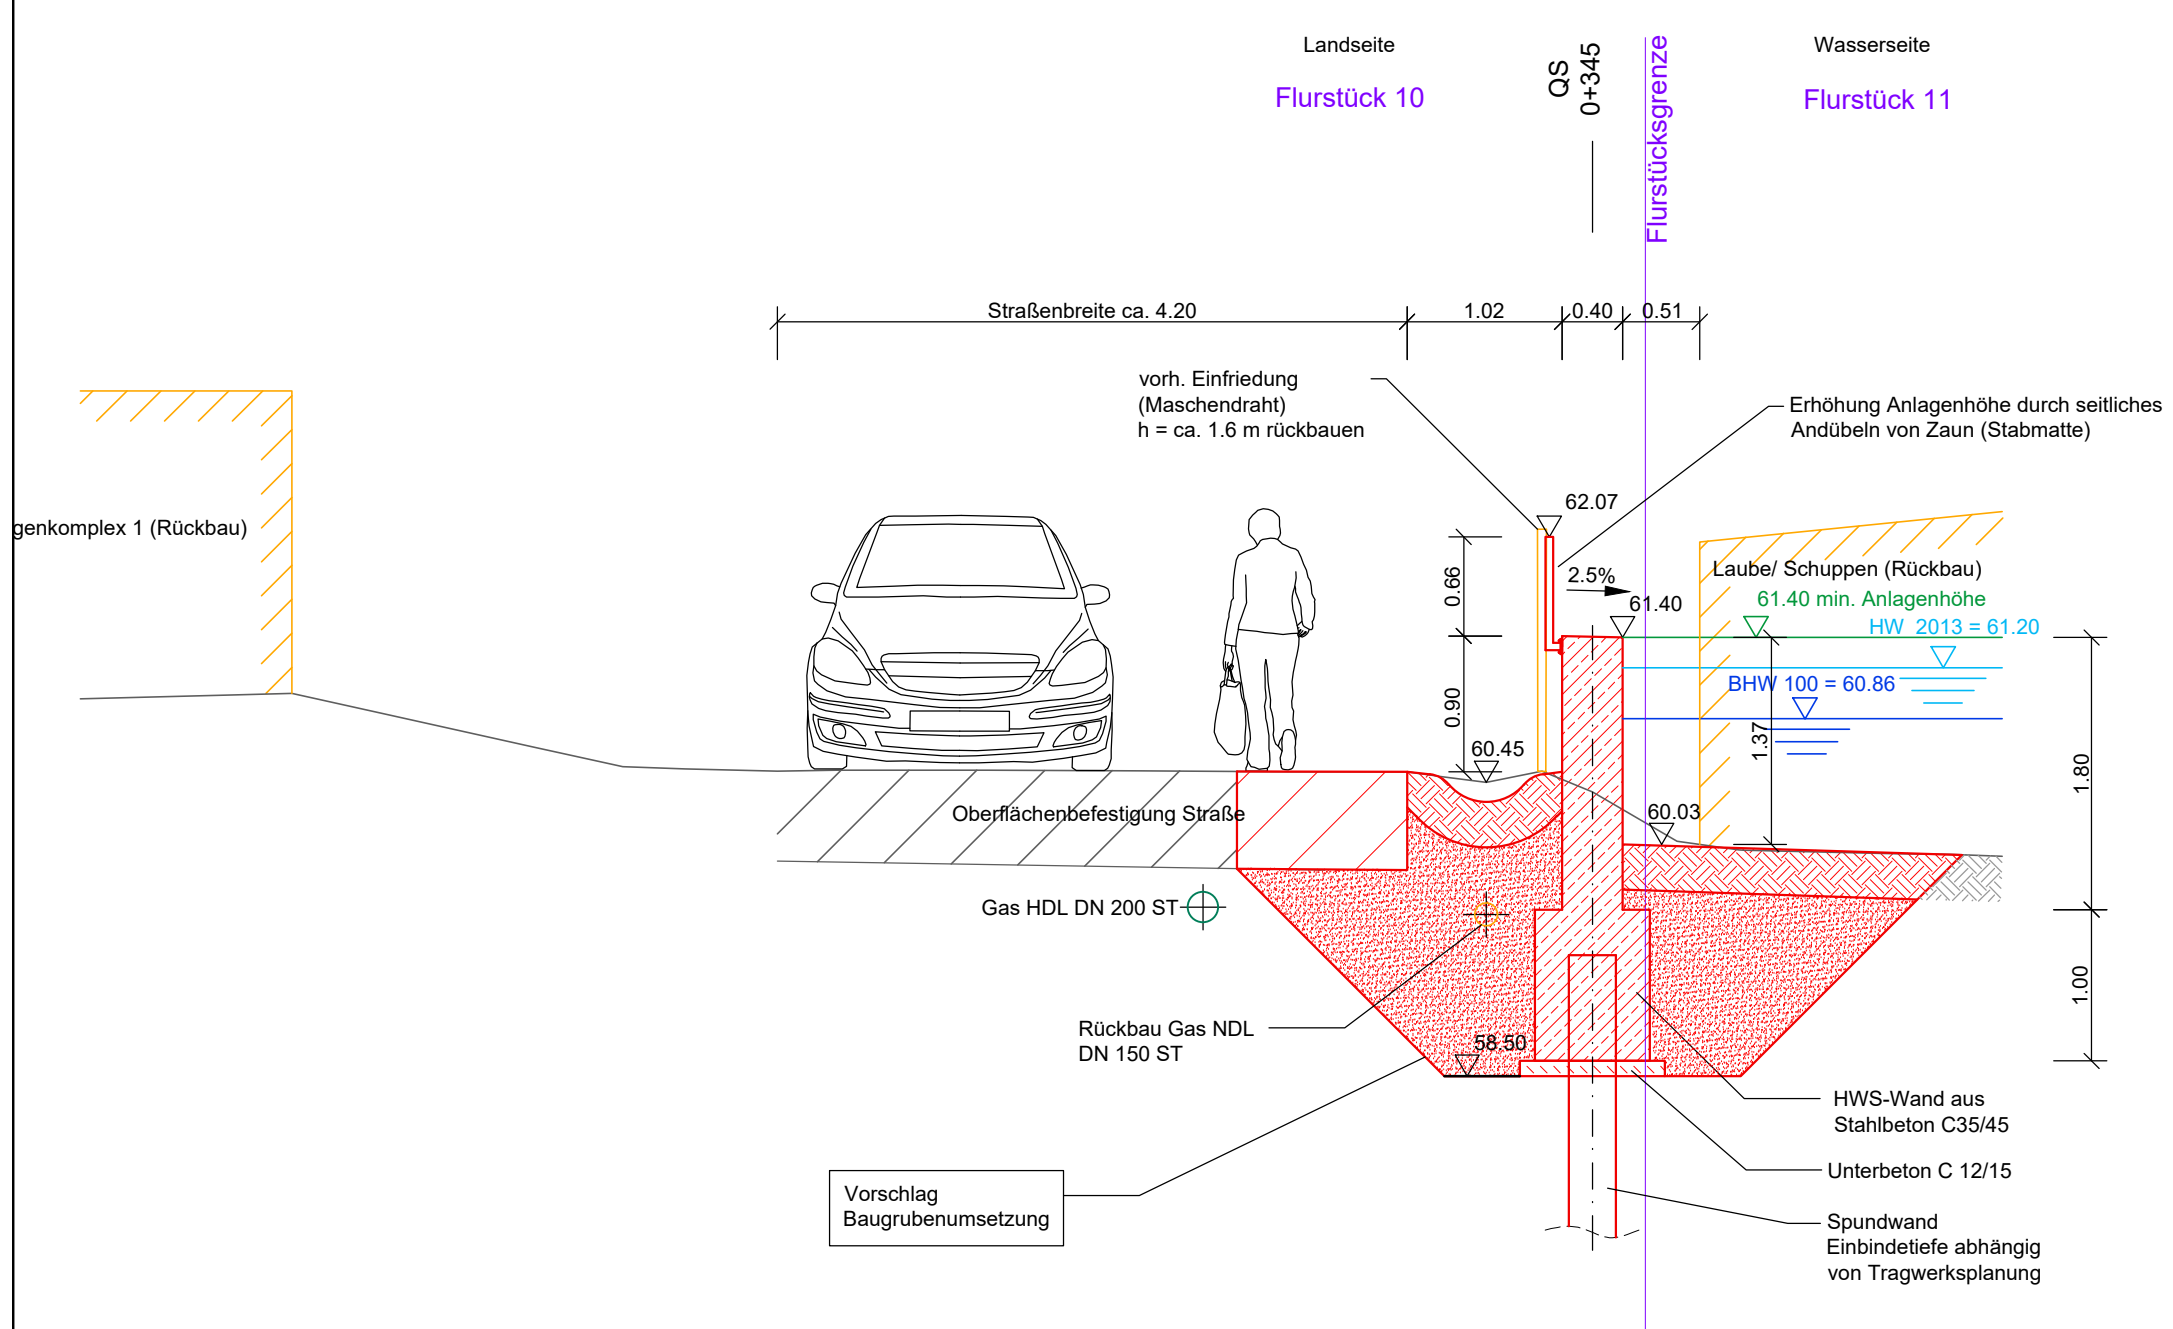


**Bohrsondierung BS 8**  
M 1:50

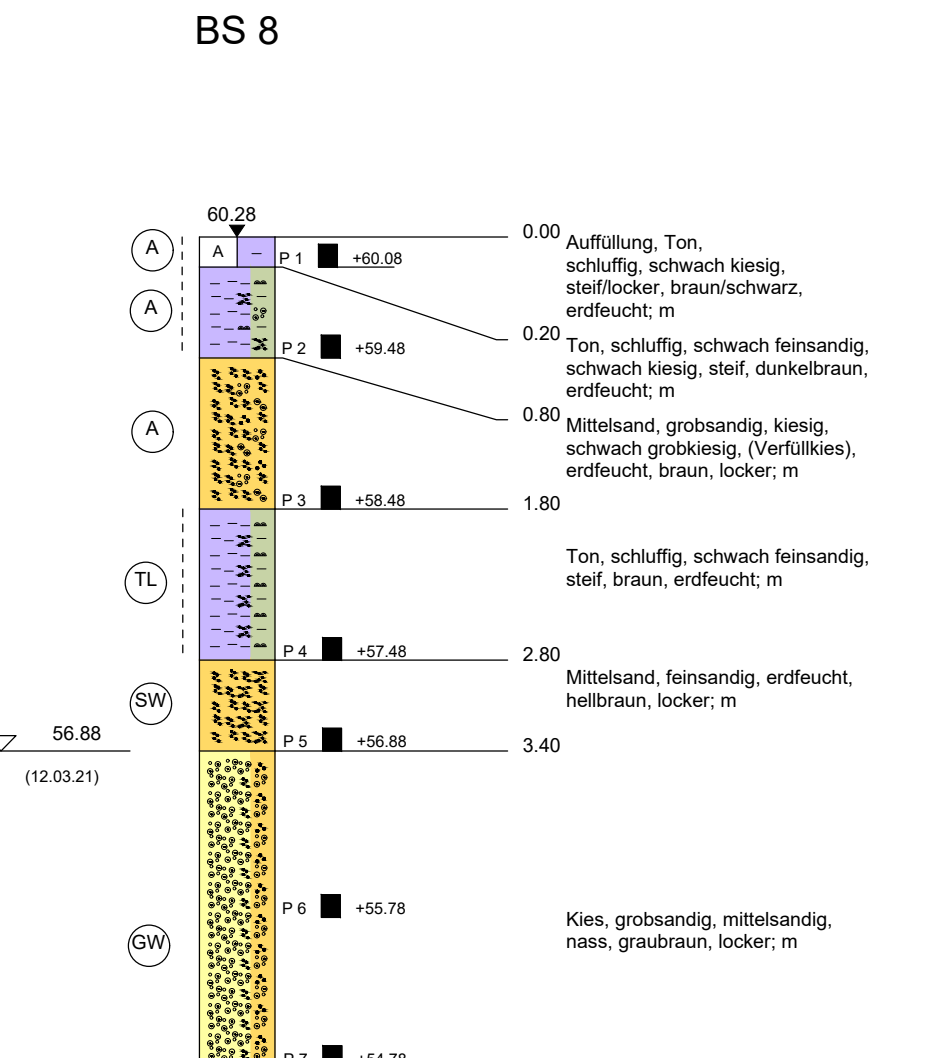


**Übersichtskarte Detaillierungspläne**

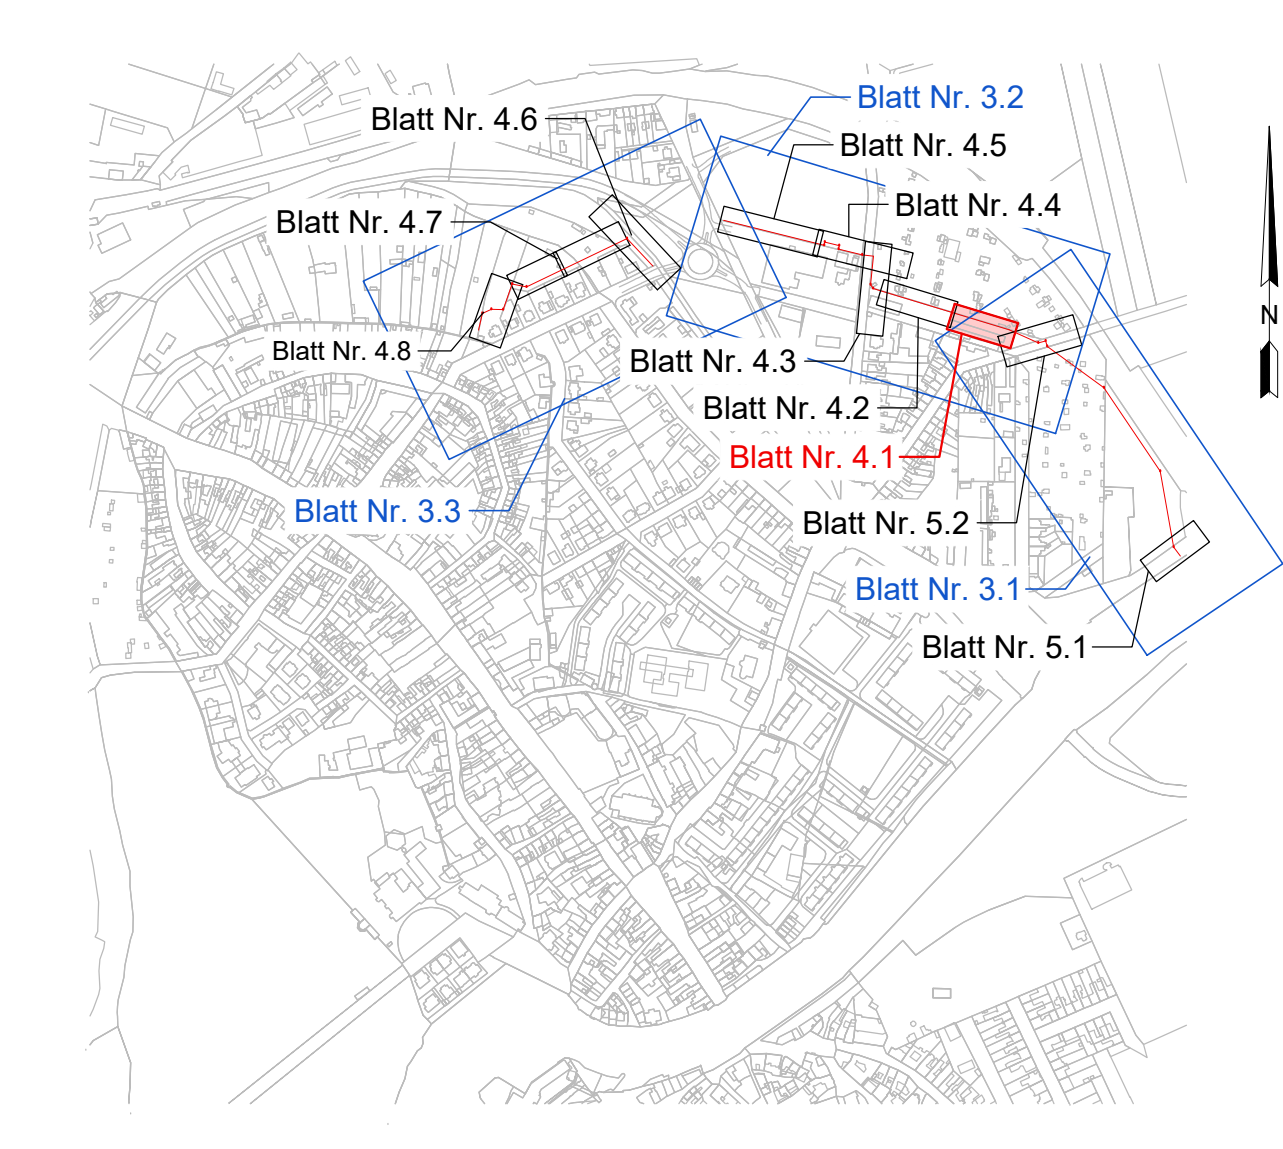


**Abwicklung der HWSA**  
Teilbereich 2 Gartenverein Mittelstraße  
M 1:50

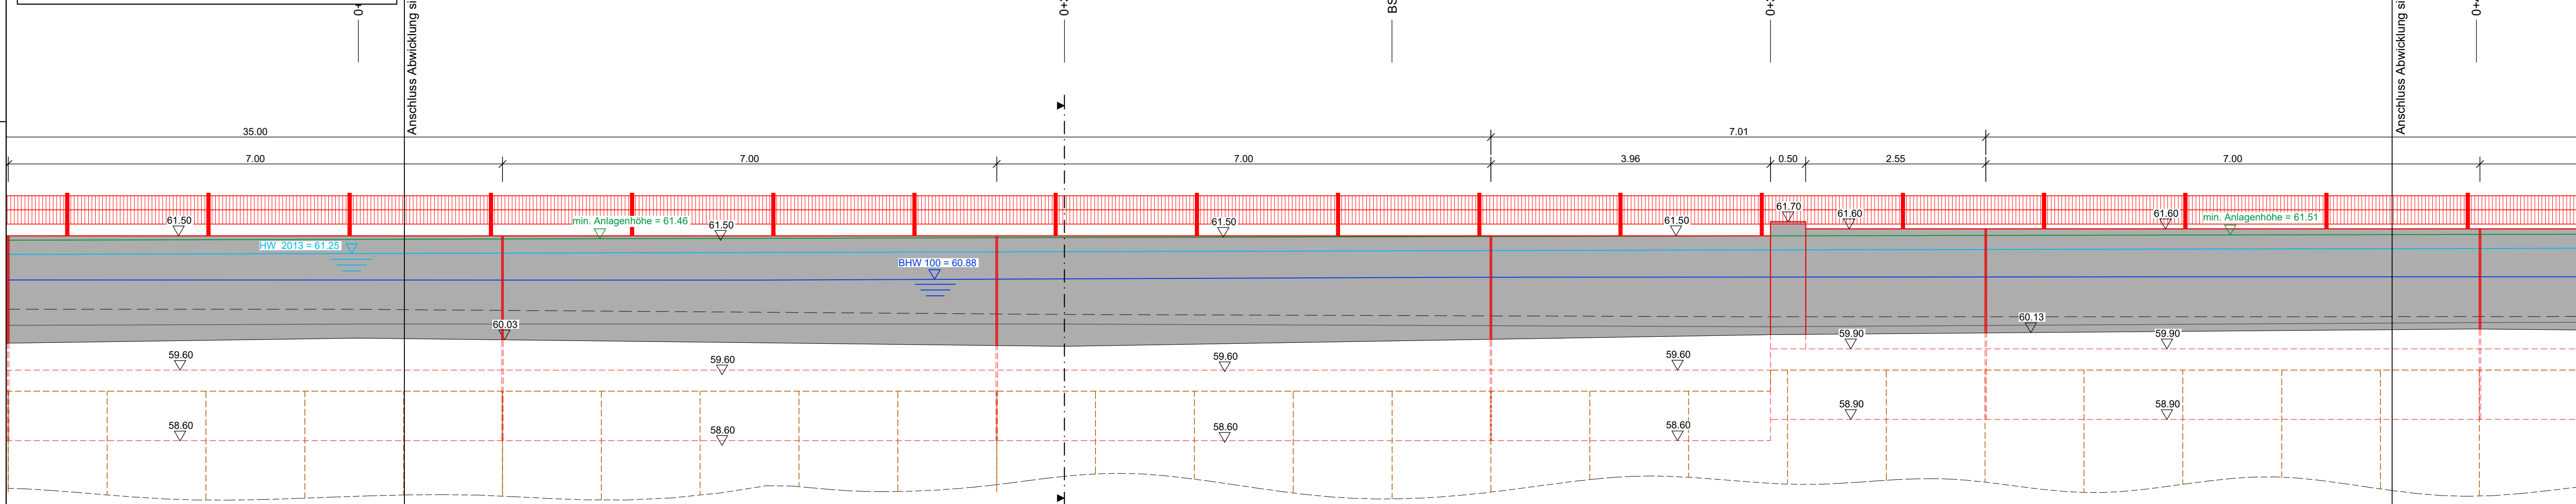

**Abwicklung der HWSA**  
Teilbereich 2 Gartenverein Mittelstraße  
M 1:50

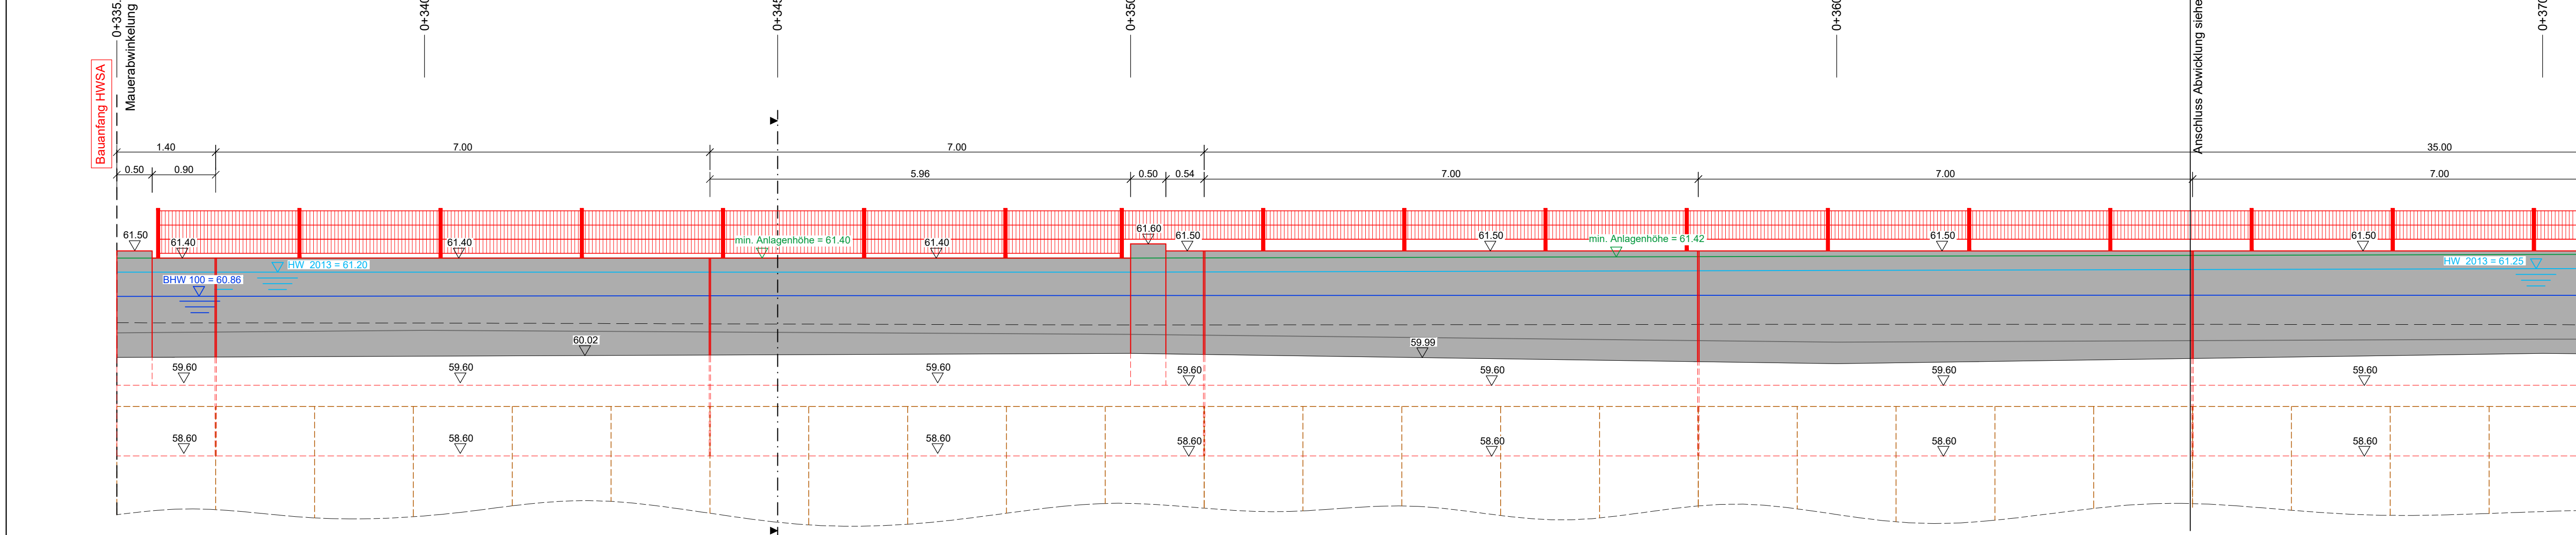

**Grundrissplan der HWSA**  
Teilbereich 2 Gartenverein Mittelstraße  
M 1:100

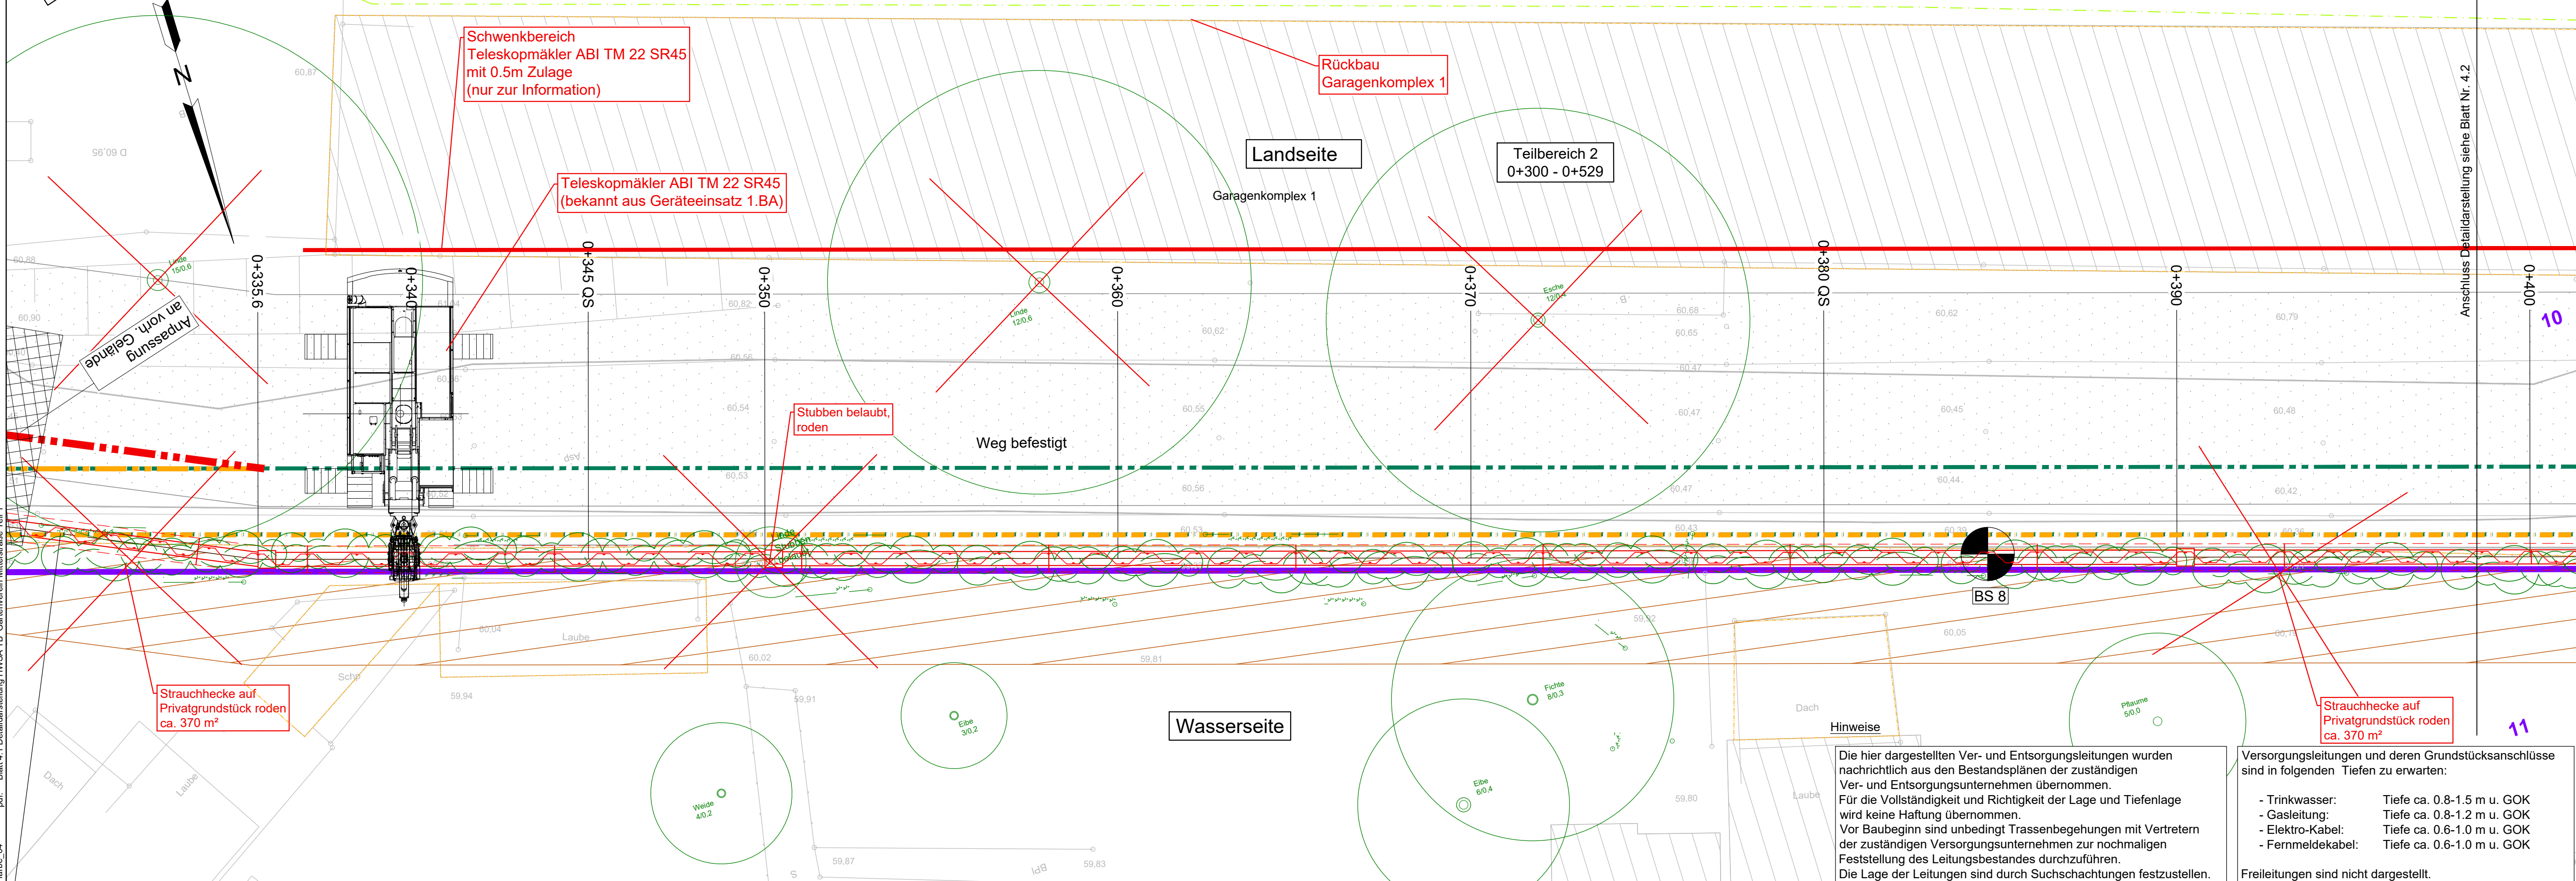

- Zeichenerklärung:**  
**Querschnitte**
- vorh. Gelände
  - gepl. Anlagen
  - min. Anlagenhöhe
  - Wasserspiegellage (Hochwasser 2013)
  - Wasserspiegellage BHW 100
  - Kantenschutz teilmobile HWSA

- Zeichenerklärung:**  
**Abwicklung**
- vorh. Mauer
  - vorh. Gelände Landseite
  - vorh. Gelände Wasserseite
  - gepl. Anlagen
  - gepl. Anlagen (verdeckte Kanten)
  - Rückbau vorh. Anlagen
  - gepl. Spundwand
  - min. Anlagenhöhe
  - Wasserspiegellage (Hochwasser 2013)
  - Wasserspiegellage BHW 100
  - Kantenschutz teilmobile HWSA
  - gepl. Stahlbetonwand (glatt)
  - gepl. Spundwand über Gelände

- Zeichenerklärung:**  
**Grundrissdarstellung**
- Planung HWSA**
- Bauwerksachse
  - Anlagen der HWSA
  - Anlagen der HWSA (verdeckte Kanten)
  - Rückbau vorh. Anlagen
  - Baum-/Strauchfällung
  - Totbaum roden
  - Totbaum gekippt, entsorgen
  - Spundwand (symbolische Darstellung)
  - Gründung durch aufgelöste Spundwand (symbolische Darstellung)
  - Rammebene / Baustraße / Lagerplatz
  - Vorschlag Baugrubenausdehnung Privatgrundstücke
  - Fahrbahn
  - Pflasterfläche
  - unbefestigter Weg
  - Grünfläche
  - Mesophilies Grünland
  - Strauchhecke
  - Rückbau Gas HD-Leitung
  - Umverlegung Gas HD-Leitung
  - Rückbau Gas ND-Leitung
  - Umverlegung Gas HD-Leitung
  - Rückbau Telekomfreiheit
- Bestand**
- Bauwerksachse
  - Mauer
  - 193
  - Grundstücksgrenze und Flurstücksnummer (nur zur Information)
  - Bohrsondierung
- Bestand Ver- und Entsorgungsleitungen**
- Schutzwasser-Kanal
  - Regenwasser-Kanal
  - Mischwasser-Kanal
  - Straßenaблаuf
  - Schutzwasserdruckleitung
  - Trinkwasser
  - Gas Niederdruckleitung
  - Gas Hochdruckleitung
  - Gas Mitteldruckleitung
  - Elektrokabel Niederspannung
  - Elektrokabel Mittelspannung
  - Elektrokabel NS stillgelegt
  - Fernmeldekabel Kabelkanalformstein
  - Fernmeldekabel Erdverlegung
  - Fernmeldekabel Freileitung
  - Straßenbeleuchtung
  - Fernwärmeleitung
  - Schutzrohre/Leerrohre

Nr.	Änderung	Name	Datum	ersetzte Datei	neue Datei
Überarbeitungen:					
Kartengrundlage		Reiner Lücke, Dipl.-Ing. (FH) Berater Ingenieur, LSA Nr. 2398		Stand: 11/2015	
Erwurfsverfasser:		PGI Planungsbüro Geohydrologie, Grund- und Ingenieurbau GmbH		Rothenseer Straße 24 39124 Magdeburg	
Dipl.-Ing. R. Zettwitz					

**Stadt Bernburg (Saale)**

**Stadtbauamt**

**Projekt:** Hochwasserschutz Bernburg (Saale) - Talstadt 2. BA: Gutenbergstraße bis Bahndamm

**Stand:** 19.02.2024

**Blatt Nr.:** 1:1

**Maßstab:** 1:100

**Blatt Nr.:** 4.1

**MUTING GmbH**  
Rothenseer Straße 24  
39124 Magdeburg  
Tel.: 0391 2561-100  
www.muting.de