

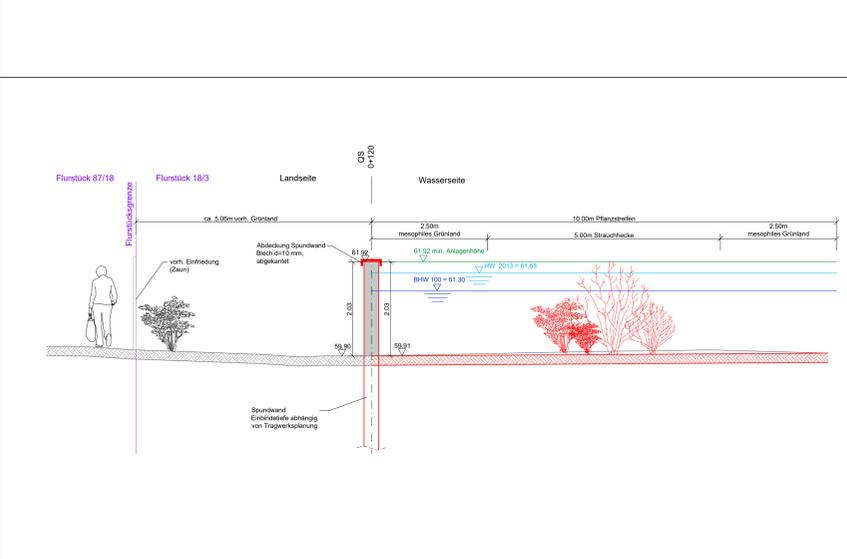
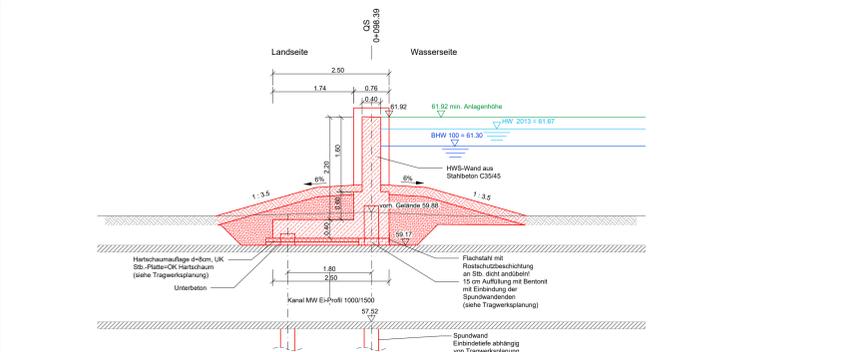



Querschnitte der HWSA Teilbereich 5 Gutenbergstraße M 1:50

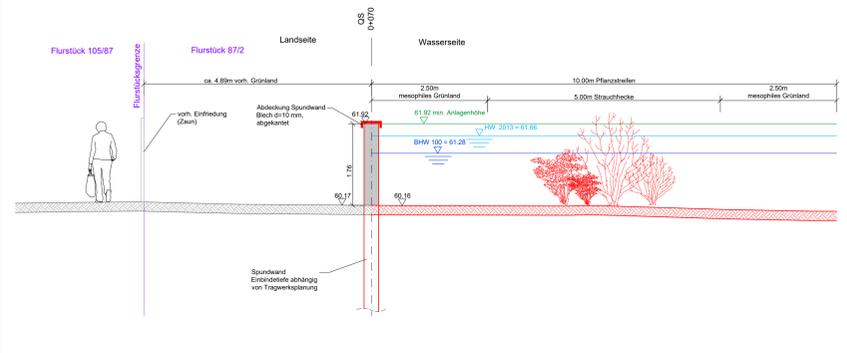


Bohrsondierung BS 17 M 1:50

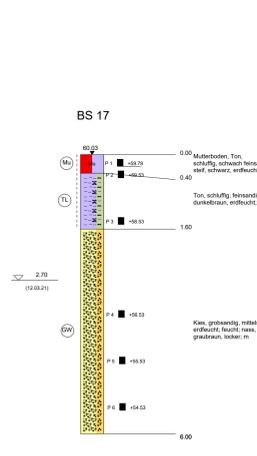


Abwicklung der HWSA Teilbereich 5 Gutenbergstraße M 1:50

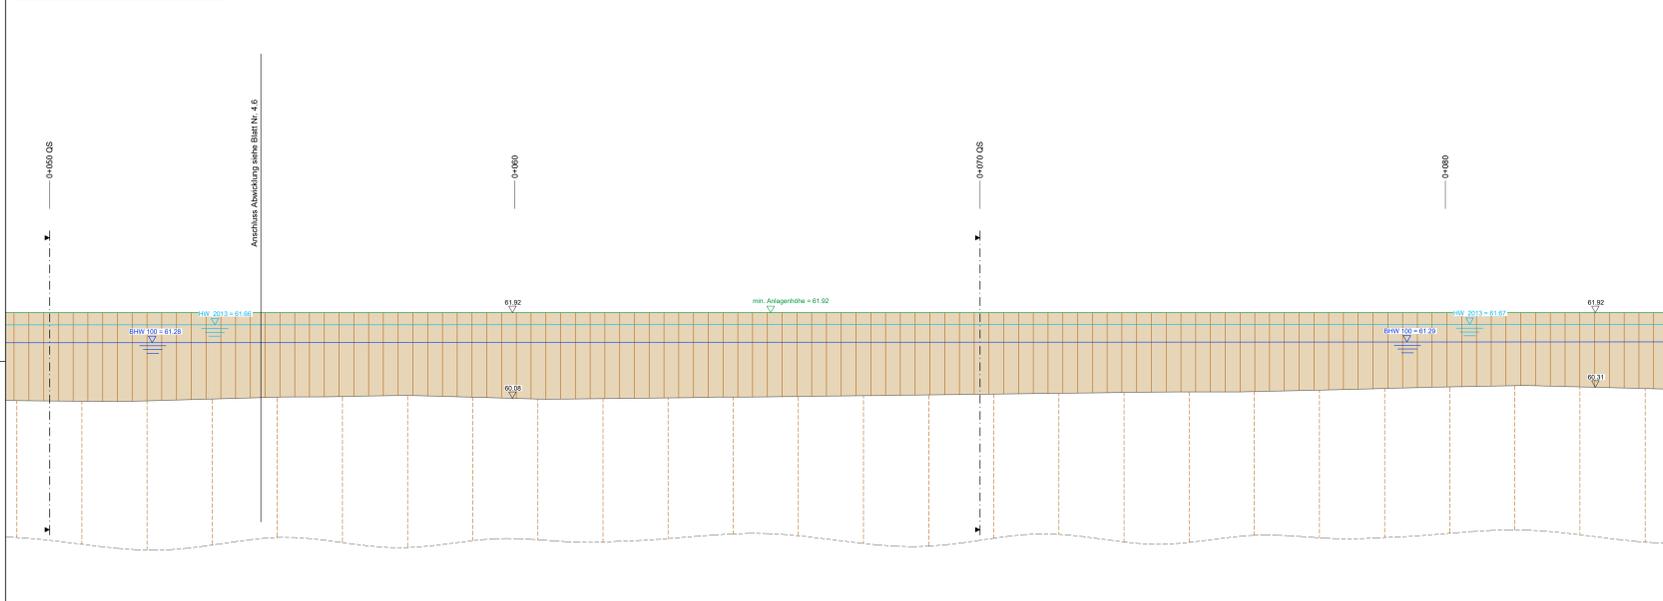


Abwicklung der HWSA Teilbereich 5 Gutenbergstraße M 1:50

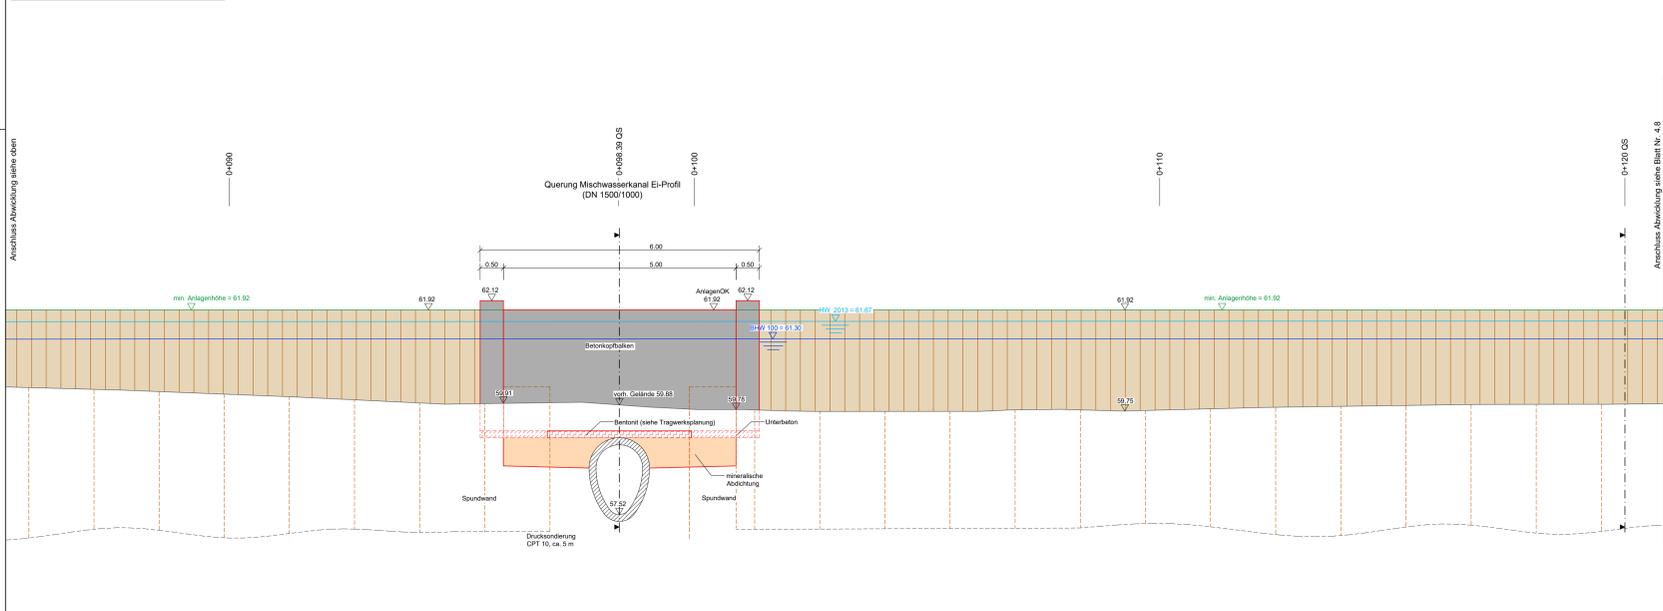

Grundrissplan der HWSA Teilbereich 5 Gutenbergstraße M 1:100

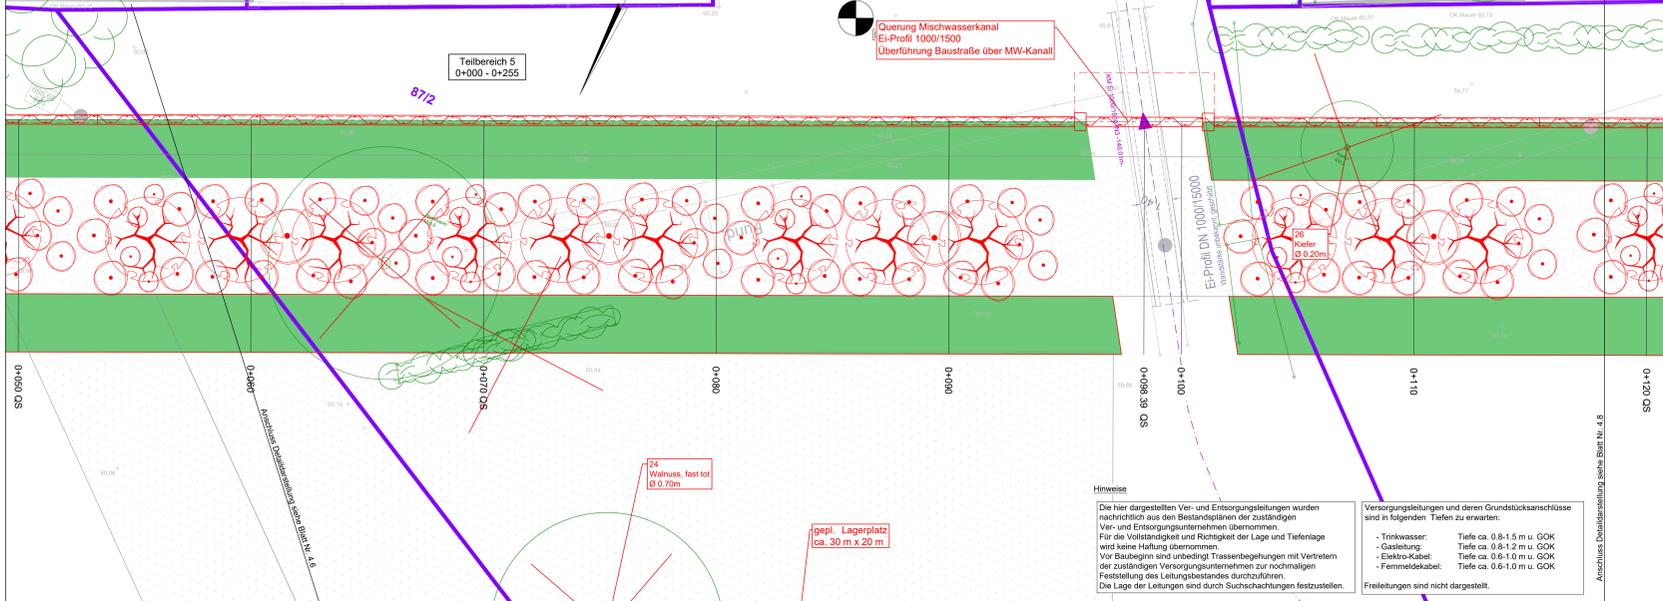

Übersichtskarte Detaillagepläne

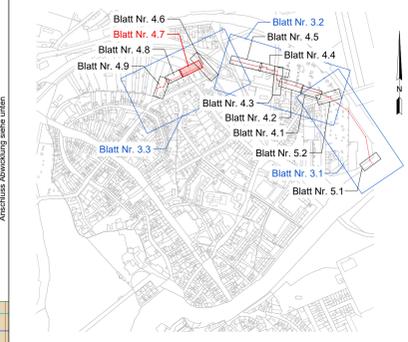

- Zeichenerklärung: Querschnitte**
- vorh. Gelände
 - gepl. Anlagen
 - min. Anlagenhöhe
 - Wasserspiegellage (Hochwasser 2013)
 - Wasserspiegellage BHW 100
 - Kantenschutz teilmobile HWSA

- Zeichenerklärung: Abwicklung**
- vorh. Mauer
 - vorh. Gelände Landseite
 - vorh. Gelände Wasserseite
 - gepl. Anlagen
 - gepl. Anlagen (verdeckte Karten)
 - Rückbau vorh. Anlagen
 - gepl. Spundwand
 - min. Anlagenhöhe
 - Wasserspiegellage (Hochwasser 2013)
 - Wasserspiegellage BHW 100
 - Kantenschutz teilmobile HWSA
 - gepl. Stahlbetonwand (glatt)
 - gepl. Spundwand über Gelände

- Zeichenerklärung: Grundrissanstellung**
- Planung HWSA**
- Bauwerksachse
 - Anlagen der HWSA (verdeckte Karten)
 - Rückbau vorh. Anlagen
 - Baum-/Strauchhaltung
 - Totholz roden
 - Totholz gekippt, entsorgen
 - Spundwand (symbolische Darstellung)
 - Gründung durch aufgelöste Spundwand (symbolische Darstellung)
 - Rammbene / Baustraße / Lagerplatz
 - Vorschlag Baugrubenausbauung Privatgrundstücke
 - Fahrbahn
 - Pflasterfläche
 - unbefestigter Weg
 - Grünfläche
 - Mesophiles Grünland
 - Strauchhecke
 - Rückbau Gas HD-Leitung
 - Umverlegung Gas HD-Leitung
 - Rückbau Gas ND-Leitung
 - Umverlegung Gas HD-Leitung
 - Rückbau Telekomleitung
- Bestand**
- Bauwerksachse
 - Mauer
 - 183
 - Grundstücksgrenze und Flurstücknummer (nur zur Information)
 - Bohrsondierung
- Bestand Ver- und Entsorgungsleitungen**
- Schmutzwasser-Kanal
 - Regenwasser-Kanal
 - Mischwasser-Kanal
 - Straßenablauf
 - Schmutzwasserdruckleitung
 - Trinkwasser
 - Gas Niederdruckleitung
 - Gas Hochdruckleitung
 - Gas Mitteldruckleitung
 - Elektrokabel Niederspannung
 - Elektrokabel Mittelspannung
 - Elektrokabel NS stillgelegt
 - Fernmeldekabel Kabelkanalformstrich
 - Fernmeldekabel Erdverlegung
 - Fernmeldekabel Freileitung
 - Straßenbeleuchtung
 - Fernwärmeleitung
 - Schutzrohr/Leerrohre

Nr.	Änderung	Name	Datum	erstellte Datei	neue Datei
Überarbeiten:					
Kartengrundlage					
Reiner Lücke, Dipl.-Ing. (FH) Berater der Ingenieurbüro, USA Nr. 2388					
Liegenschaftskarte April 2020 ©GeoBasis-DE/LVermGeo LSA, 2020, A 18-224-2009-7					
Entwurfverfasser:				Unterschrift:	
PGI Planungsbüro Geohydrologie, Grund- und Ingenieurbau GmbH				Dipl.-Ing. R. Zeltwitz	

Stadt Bernburg (Saale)

Projekt: Hochwasserschutz Bernburg (Saale) - Talstadt 2, BA: Gutenbergstraße bis Bahndamm 06406 Bernburg (Saale)

Phase: AP

Datum: 19.02.2024

Projekt: 20.012

Planart: Detaildarstellung der HWSA Grundrissplan mit Abwicklung Teilbereich 5 Gutenbergstraße Teil 2

Maßstab: 1:100

Blatt Nr.: 4.7

MUTING GmbH
Röhrenseer Straße 24
39124 Magdeburg
www.muting.de
Tel.: 0391 2561-100
muting@muting.de