

RI
D: 67.92
S: 66.72
I: 1.20m

R2
D: 68.15
S: 66.50
I: 1.55m


152.0 m PE 90 x 8.2
(Horizontalspülbohrung 8)

137.0 m PE 90 x 8.2
(Horizontalspülbohrung 7)

136.0 m PE 90 x 8.2
(Horizontalspülbohrung 6)

140.0 m PE 90 x 8.2
(Horizontalspülbohrung 5)

- ZEICHENERKLÄRUNG:**
- gepl. Trinkwasserversorgungsleitung
 - ⊗ - - - - - vorh. Regenwasserkanal
 - - - - - vorh. Telekomkabel

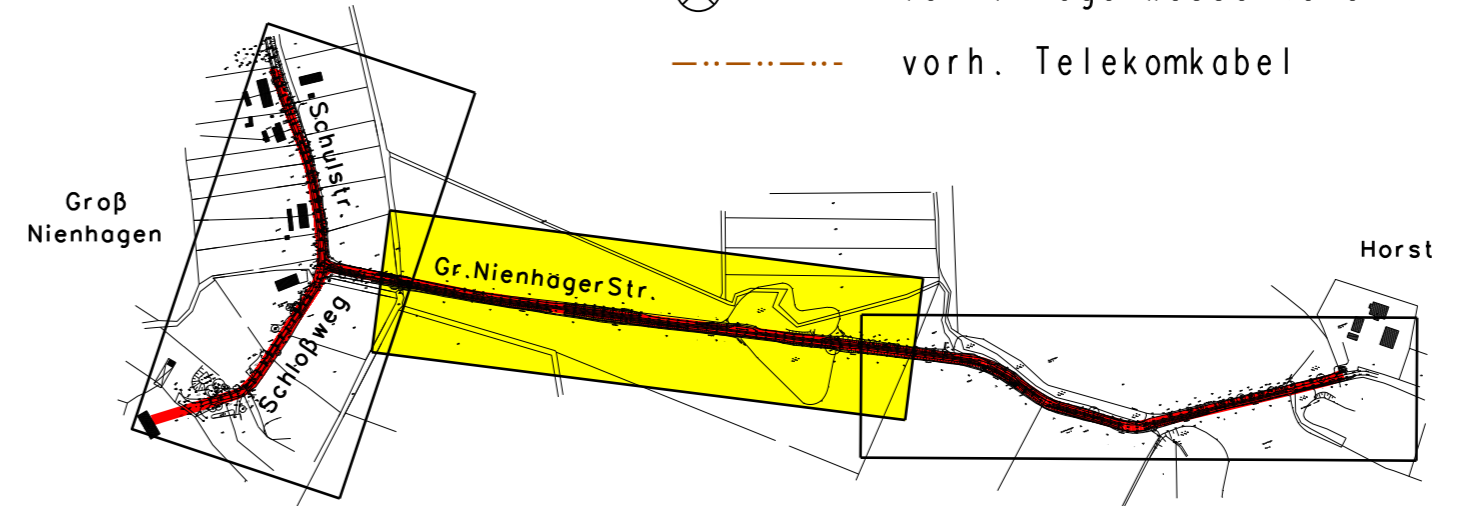

ACHTUNG:
 Sämtliche Kabel- und Leitungstrassen sind aus den Bestandsunterlagen der Versorgungsbetriebe entnommen. Für die Vollständigkeit und Richtigkeit der Eintragungen wird keine Gewähr übernommen.
 Vor Beginn der Bauarbeiten ist durch die bauausführende Firma in jedem Falle ein besonderer Einweisungstermin an Ort und Stelle mit den Vertretern der jeweiligen Versorgungsbetriebe zu vereinbaren.

Grundplan hergestellt: Ingenieurbüro Worm Niegn Diek 21 18059 Papendorf Tel.: 0175/7878400	Aufnahme: Februar 2024 Lagebezug: ETRS89 Hohenbezug: DHHN2016	Ergänzungen:
--	---	--------------

Nr.	Art der Änderung	Datum	Name

Entwurfsbearbeitung: INGENIEURBERATUNGSGESellschaft JÜRGENS + KLUTZ + PARTNER mbH Beratende Ingenieure VBI WASSERWIRTSCHAFT-BAUWESEN-LANDSCHAFTSPLANUNG OTMARSTRASSE 68, 17166 TETEROW TELEFON: 03936/1527820 TELEFAX: 03936/1527821 Teterow, den 11.11.2024		Projektnr.: PCI/102023/Entwurf bearbeitet: Wiswedel gezeichnet: Heine geprüft: _____
---	---	---

Auftraggeber: ZVK Wasserversorgung & Abwasserbeseitigung Am Kammerhof 4 18209 Bad Doberan	Anlage: 6 Blatt-Nr.: 2.2 Reg. Nr.: Planbez.: LP500-22
---	--

Bauvorhaben: ENTWURFS- UND GENEHMIGUNGSPLANUNG Trinkwasserüberleitung Horst-Groß Nienhagen und Neubau der Trinkwasserversorgungs- leitung im Ortsteil Groß Nienhagen in der Gemeinde Satow, Landkreis Rostock	Planinhalt: LAGEPLAN - gepl. TW-Versorgung - Maßstab: 1 : 500
Aufgestellt: Satow, den _____	Genehmigt:
Gemeinde Satow, Bauamt	Gesehen:
Gesehen: Bad Doberan, den _____	Gesehen:
Landkreis Rostock, Planungsamt	