


# Grundriss Lüftungskanal M 1:50

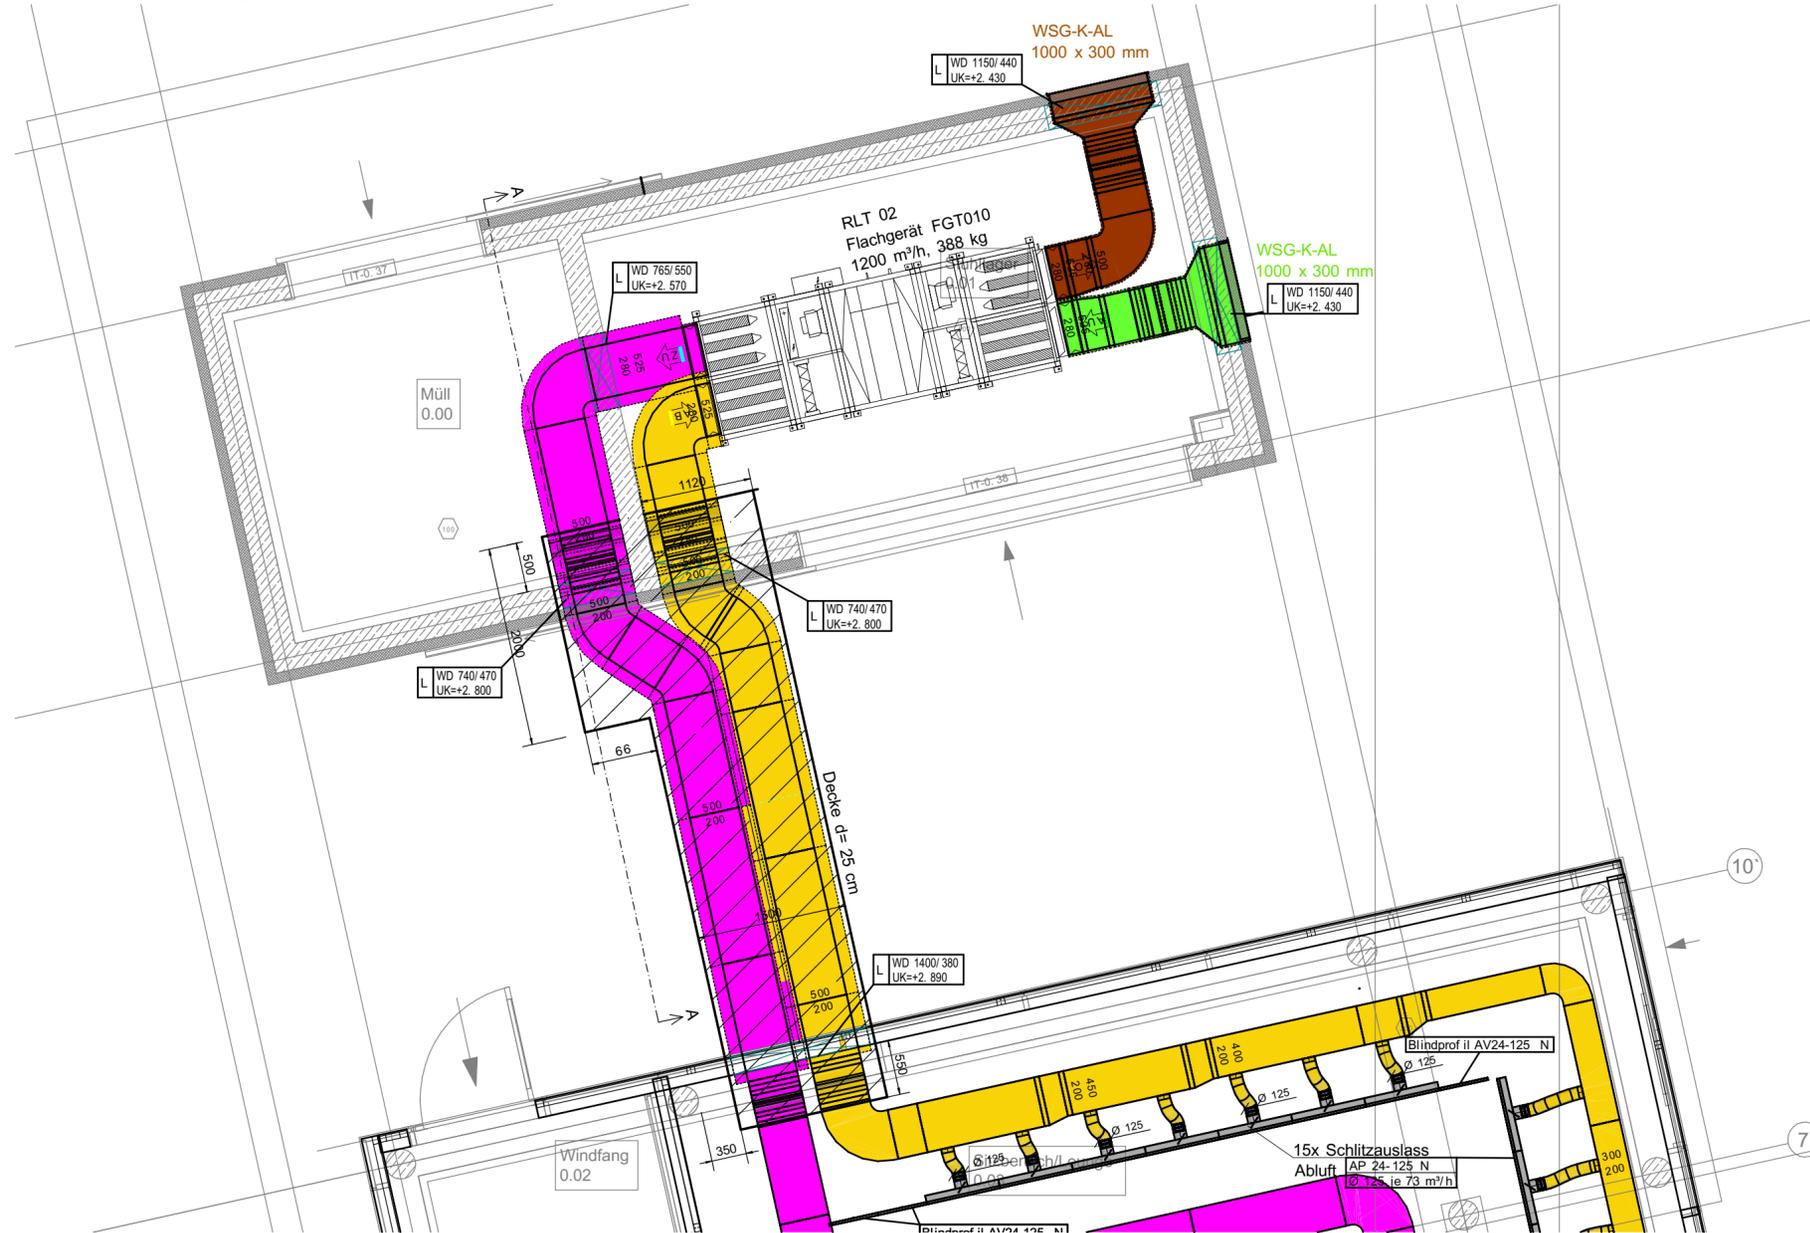

AB 15 Lüftung Installation EG 1:50

Index	Änderungen/Ergänzungen	Datum	gezeichnet

PROJEKT:  
**Neubau eines Mehrzweckgebäudes**  
 Görlitzer Straße 4 und 6  
 02957 Krauschwitz  
 Flurstück: 268/2 und 269  
 Gemarkung: Krauschwitz Flur 6

BAUHERR:  
 Gemeinde Krauschwitz  
 Geschwister-Scholl-Straße 100  
 02957 Krauschwitz i.d.O.L.

.....  
 BAUHERR

PLANUNG:  
**bauplanconcept**  
 ingenieure gmbh  
 Alte Straße 29a + 01904 Neukirch/Lausitz  
 TEL +49 35951 3820 + FAX +49 35951 38223  
 www.bauplanconcept.de + info@bauplanconcept.de  
 Dipl.-Ing. Architekt Oliver Thomas


.....  
 ENTWURFSVERFASSER

PLANSTUFE:  
**Ausführungsplanung**

PLAN:  
**WDVS Lüftungskanal**


MAßSTAB: 1:10, 1:50, 1:1	BLATTGRÖßE: 594mmx420mm	BEARBEITER: J. Richter
ERSTELLT: 13.12.2024	PLAN-NR: 2022-073_5_ARC_21	

## D-15 Detail Querschnitt Lüftungskanal EG Bistro M 1:10

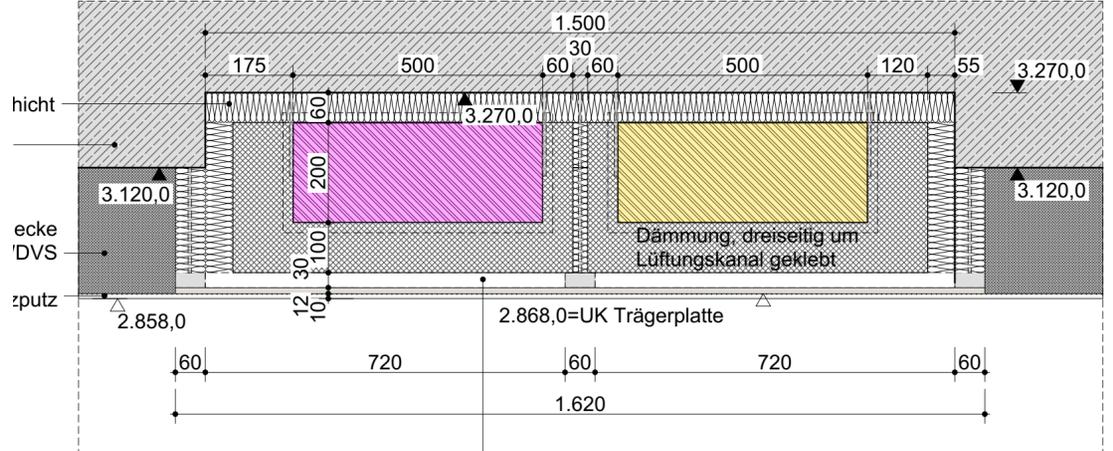

Ausführung der Unterkonstruktion aus verzinkten Stahlblechprofilen DIN 18182-1, als Grund- und Tragprofile CD 60/27, Niveaueausgleich, Befestigung mit Direktabhängern/ Draht mit Öse+ Ankerfix/ Kombihänger \*/ Nonius mit Nonius-Hänger-Unterteil/ Kombihänger \*, und bauaufsichtlich zugelassenen Befestigungsmitteln.

## Schnitt Lüftungskanal M 1:50

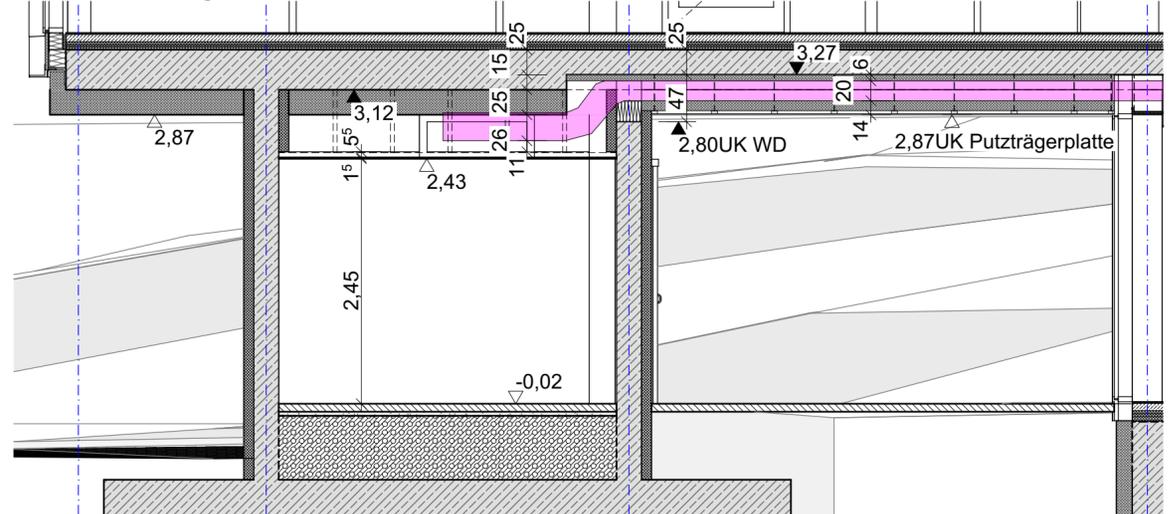

Kanal 1:50