


- LEGENDE:
- Flachleiter 30x3,5 rostfreier Stahl V4A
 - Flachleiter 30x3,5 verzinkter Stahl
 - ⊙ Anschlussfahne für den Anschluss von metallischen Konstruktionen mit Endstück zum Potentialausgleich, Rundstahl 10mm, rostfreier Stahl V4A,
 - ⊙ Anschlussfahne für den Anschluss der Haupterdungsschiene im HA-Raum, bzw. PA-Schiene Aufzugsschacht, innenliegend, V4A
 - ⊙ Anschlussfahne Ringender, Flachleiter 30x3,5 oder Rundstahl 10mm, rostfreier Stahl V4A, aussenliegend, für Anschluss nach aussen
 - Verteilerschrank
 - Zähleranschlusssäule
 - KV-S, Schacht
 - KV-S, Schacht, Sport-Ausführung

- BA 1 - Großspielfeld**
 FB2: Fußball-Großspielfeld mit Kunststoffrasen (90x60m netto) inkl. 2 Fußball-Halbspielfelder (60x45m netto) Spielfeldbeleuchtung Klasse II gem. DIN 12193 (200lx) Ballfangzaun (umlaufend)
- BA 2 - Kampfbahn Typ B**
 FB1: Fußball-Großspielfeld mit Naturrasen (105x68m netto), Beregnungsanlage (automatische Versenkregner)
 LA1: 400mm-Rundlaufbahn mit Kunststoffbelag (6-bahnig), Laufbahnbeleuchtung Klasse I gem. DIN 12193 (100lx)
 LA2: Nordsegment mit Kunststoffbelag mit Anlagen für Weit-/Dreisprung, Stabhochsprung, Speerwurf u. Hindernislauf
 LA3: Südsegment mit Kunststoffbelag bzw. Naturrasen mit für Kugelstoß, Speerwurf und Hochsprung
 TB: Tribüne mit teilweiser Überdachung (optional)
- BA 3 - Funktionsgebäude**
 FG: Funktionsgebäude (ca. 500m² Grundfläche), Innenräume gemäß Raumprogramm
 HF: Innenhof (ca. 800m²) mit Betonpflaster
 FB3: Kleinspielfeld mit Naturrasen (45x30m netto),
 LA4: Wurfanlage für Diskus und Hammer (Wurfweite bis 50m), Kugelstoß-Trainingsanlage (2Stoßkreise)

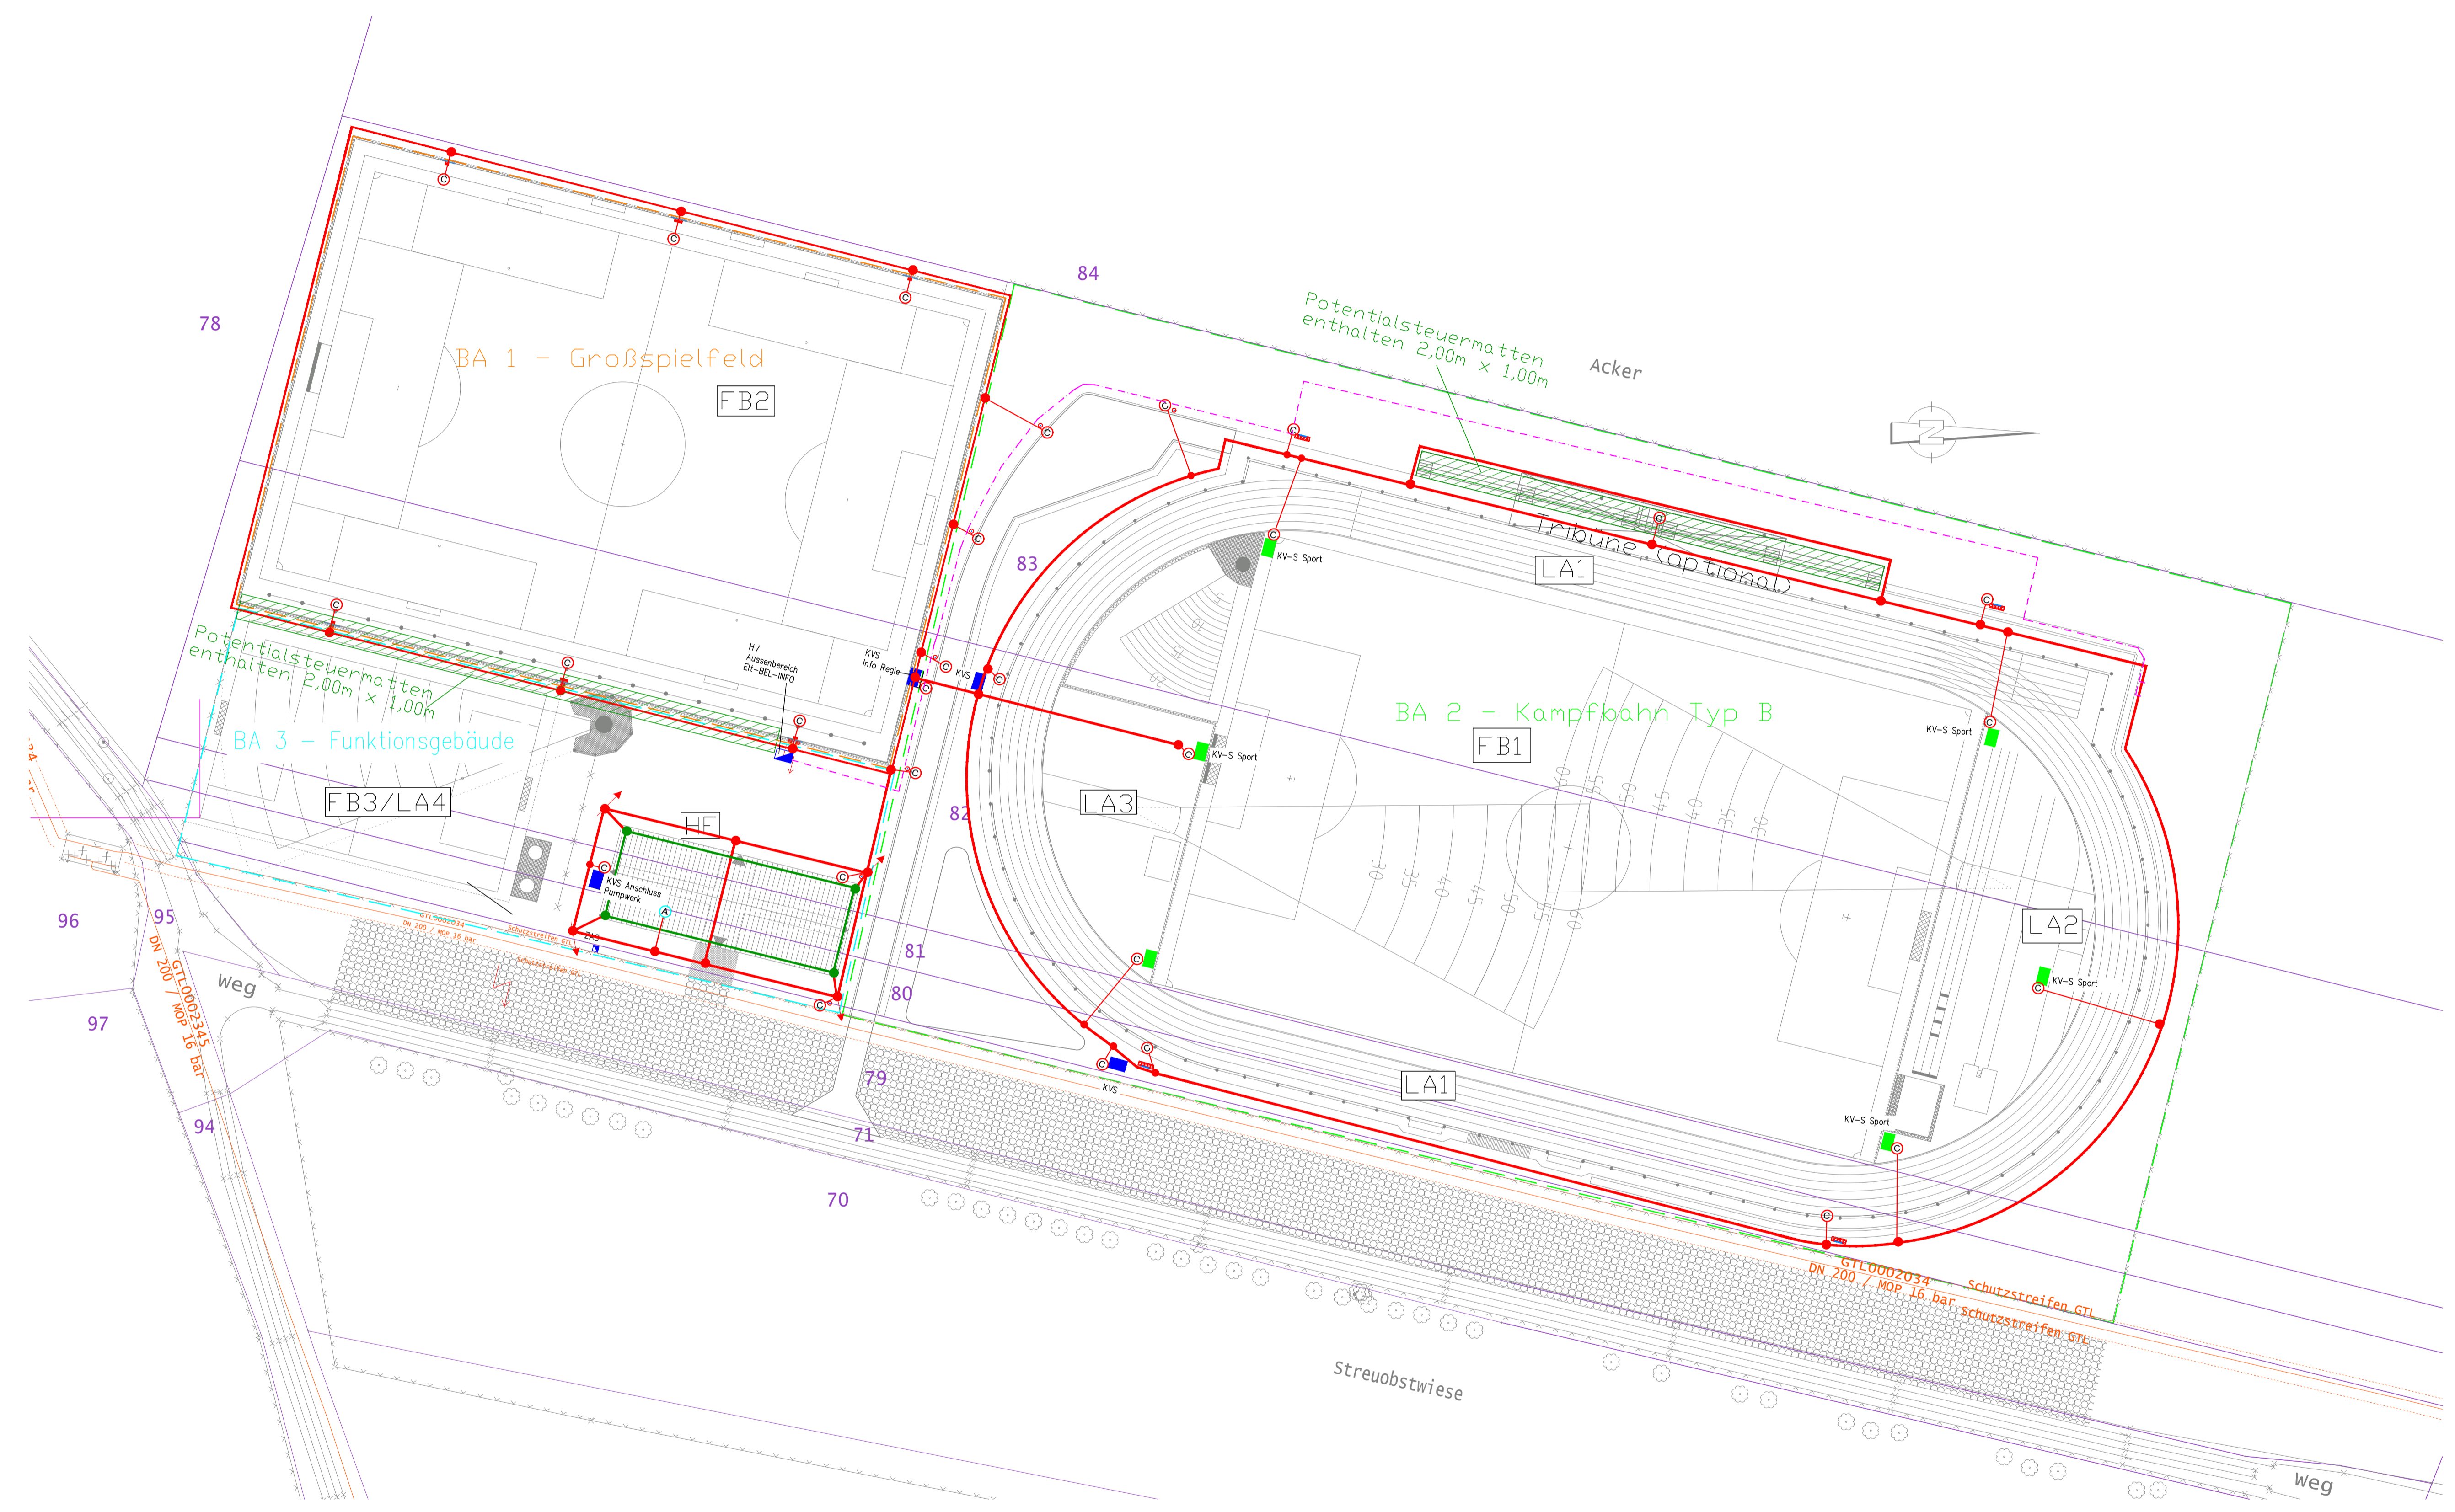

Planungsstand: STADION-WMS_0500-GESAMT.dwg vom 29.04.2023

F			
E			
D			
C			
B			
A			
INDEX	ÄNDERUNG	DATUM	GEZ.

GEPRÜFT	rs	GEZEICHNET	bh
DATUM	03.06.2024	DATUM	03.06.2024

BAUVORHABEN
 Ersatzneubau der multifunktionalen Sportstätte in WMS "Stadion Samsweger Chaussee"

BAUHERR
 Stadt Wolmirstedt
 August-Bebel-Str. 25
 39326 Wolmirstedt

DARSTELLUNG
 Lageplan
 Ringenderanlage

MAßSTAB
1:500

LEISTUNGSPHASE
 Ausschreibung

ZEICHNUNGSNUMMER
 21223-EL-E-LP-RE-04