






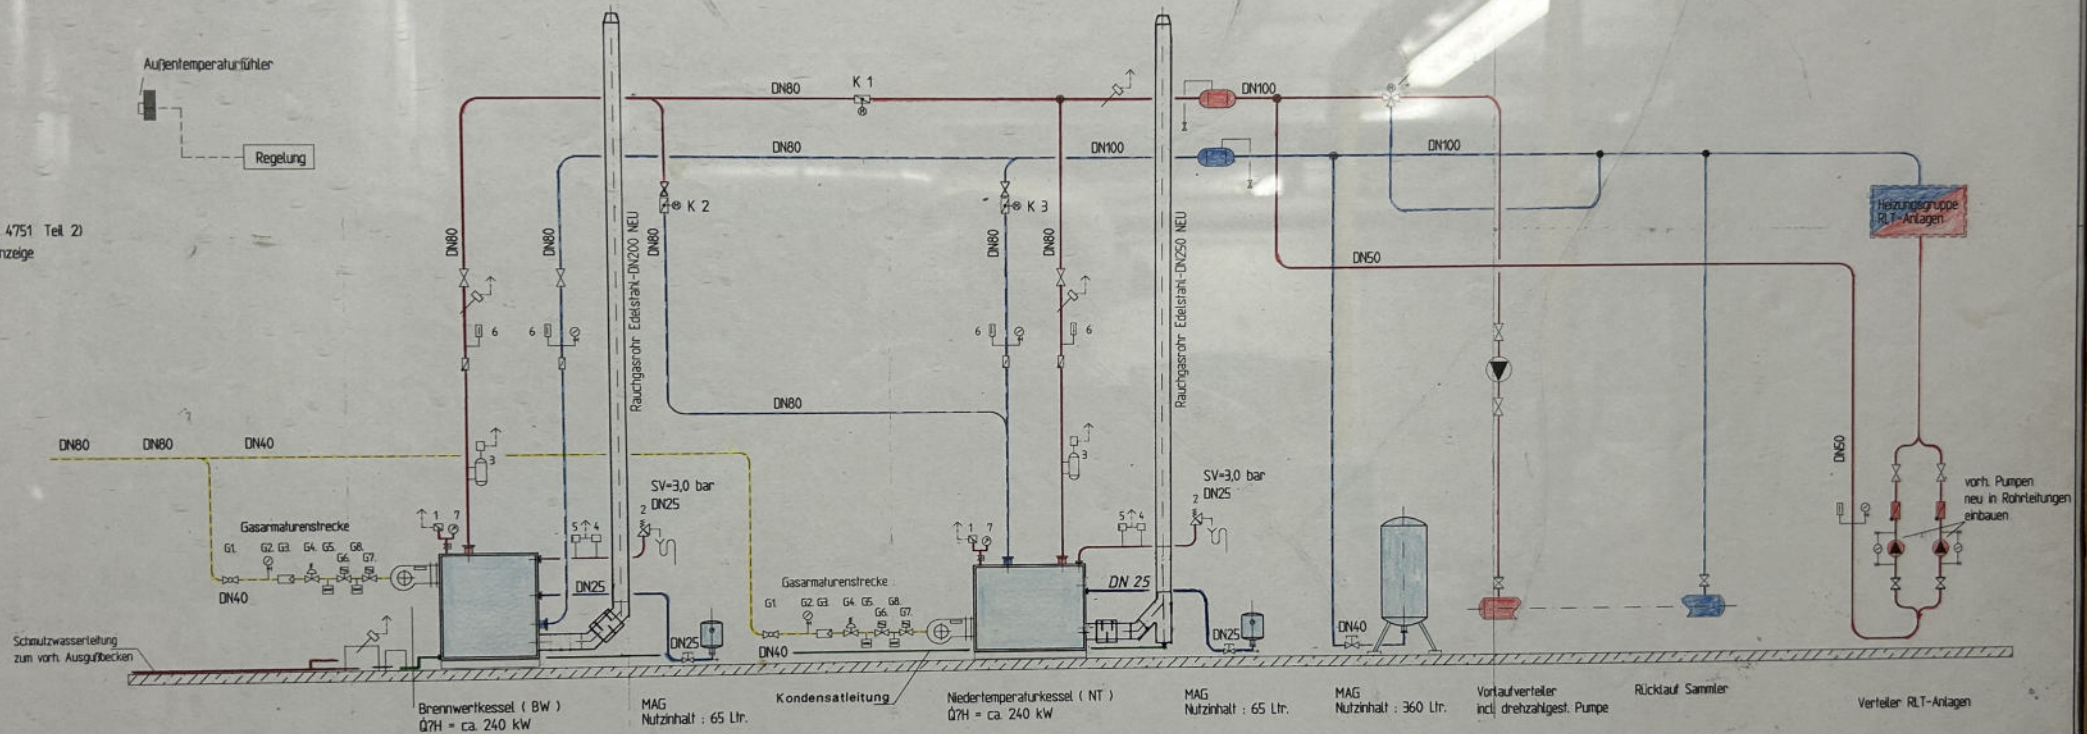

Schaltschema Heizung



LEGENDE:


- | | |
|---|---------------------|
|  | Heizung Vorlauf |
|  | Heizung Rücklauf |
|  | Schmutzwasser |
|  | Kondensat |
|  | Gas |
|  | Motorabsperriklappe |

- | | |
|--|------------------------|
| | Fühler Auschluß an DDC |
| | Kappenventil |
| | Flanschenabsperrentil |
| | Pumpe |
| | Luftabscheider |
| | Abgasschalldämpfer |

HEIZUNG

HEINRICH STÖVER
Inh. Gerd Stöver
Heizung/Sanitär
Maschstraße 20
29890 Schwarmstedt

Auslegungstemperaturen : 90/70°C (alte Anlage)

| | | | |
|-----------------------------------|---|--|-----------------------|
| | | | |
| INDEX | DATUM | NAMEN | ZIEHRUNG |
| Ing. Gesellschaft GRABE m.b.H. | |  Beratende Ingenieure für techn. Gebäudeausrüstung | |
| 30161 Hannover | Größe: Plankreis 5 | Tab. 0571 / 99019-0 | Form: 0571 / 99019-25 |
| BAUHERR | Stadt Gehrdren Hochbauamt | | |
| ZIEHNUNG | Grundschule Gehrdren Schema Heizzentrale Schematische Plan | | |
| | DATUM: 24.02.2000 PROJEKTLIEFER: Wagemesler SCHÜBENABWEISER: Wagemesler GEZEICHNET: Ellen MAßSTAB: 1:50 BLATTGRÖßE: 750/420 ZEICHNUNG-NR.: 1469 H 100 | | |

| | K 1 | K 2 | K 3 |
|--------|-------------|-------------|-------------|
| einzel | OFFEN | geschlossen | geschlossen |
| einzel | geschlossen | geschlossen | OFFEN |
| ganz | geschlossen | OFFEN | geschlossen |
| ganz | OFFEN | geschlossen | OFFEN |