


- Legende**
- Planung:**
- Schmutzwasserdruckleitung
 - Schmutzwasserdruckleitung - gesonderte Planung
 - Baugrube für gesteuerten Rohrvortrieb
- Bestand:**
- Schmutzwasserdruckleitung - TAV
 - Flurgrenze mit Nummer

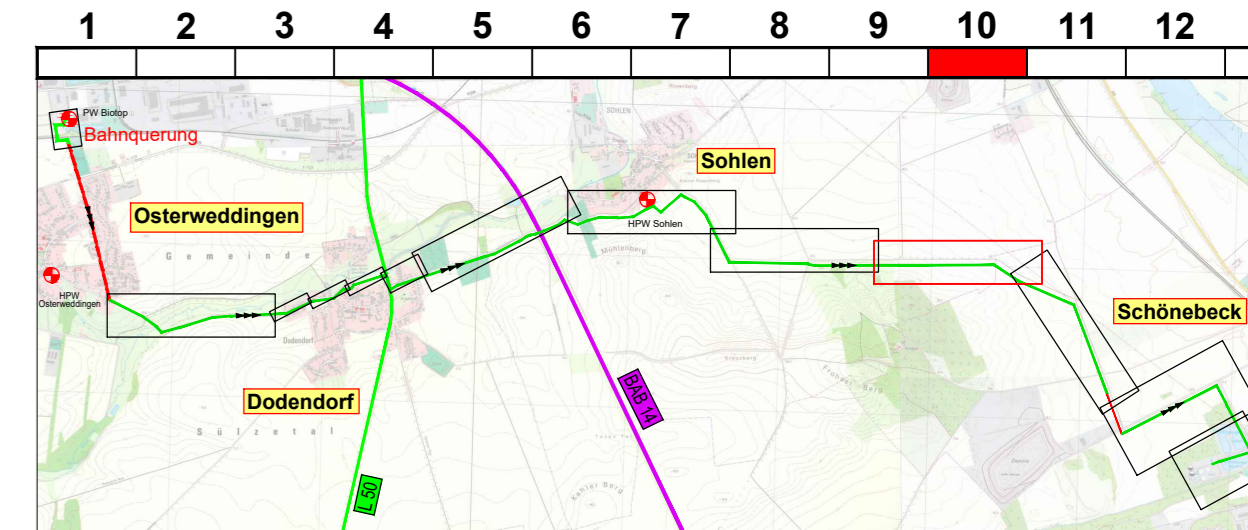

Datum	Art der Änderung	Zeichner
Planverfasser:	Ingenieurgesellschaft Thiel GmbH Elbeauer Straße 17, 39126 Magdeburg Fon 0391/50897-0 Fax 0391/50897-21 mail: zentrale@igt-magdeburg.de	Magdeburg, 28.02.2025 Projekt-Ing. Zeichner C. Birkner Geprüft Projekt-Nr. 1436

tav Börde
Wasserzeichen setzen

Trink- und Abwasserverband Börde
Magdeburger Str. 35
39387 Oschersleben

Unterlage / Blatt-Nr.: **7.1/10**
Maßstab: 1:1000
Blattgröße: 1320x297

Ausführungsplanung Planung einer Abwasserdruckleitung von Osterweddingen bis Kläranlage Schönebeck		gemessen: 02.02.2021 Datum: 02.02.2021 Lagestatus: LS489 Höhenstatus: HS150 Planarstellung:	HARTMANN Vermessungen Agriestrasse 10 39106 Magdeburg Tel.: 0391 / 594 17 0
		Lageplan Los 1.3	

Anschluss
Unterlage: 7.1 / Blatt 9

Anschluss
Unterlage: 7.1 / Blatt 11