


**Legende**

Planung:

- Schmutzwasserdruckleitung
- Schmutzwasserdruckleitung - gesonderte Planung
- Baugrube für gesteuerten Rohrvortrieb

Bestand:

- Schmutzwasserdruckleitung - TAV
- Flurgrenze mit Nummer

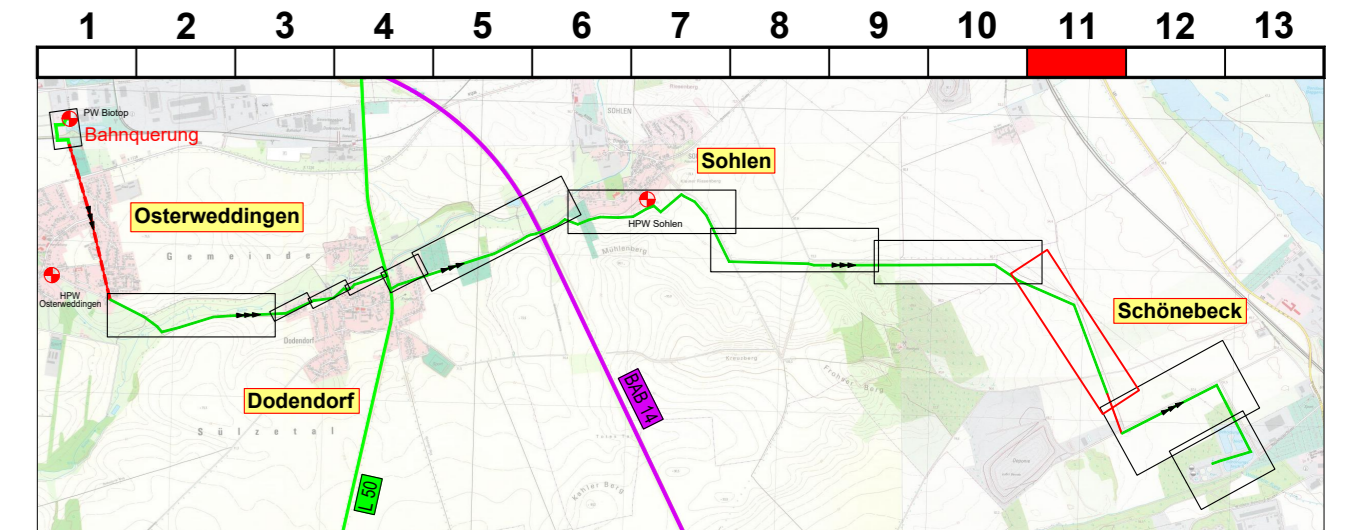

|                |  |   |
|----------------|--|---|
| Datum          | Art der Änderung   | Zeichner  |
| Planverfasser: | Ingenieurgesellschaft Thiel GmbH<br>Elbeauer Straße 17, 39126 Magdeburg<br>Fon 0391/50897-0 Fax 0391/50897-21<br>mail: zentrale@igt-magdeburg.de | Magdeburg, 07.03.2025<br>Projekt-Ing. C. Birkner<br>Zeichner<br>Geprüft<br>Projekt-Nr. 1436 |

**tav Börde**  
Wasserzeichen setzen

Trink- und Abwasserband Börde  
Magdeburger Str. 35  
39387 Oschersleben

Unterlage / Blatt-Nr.: 7.1/11  
Maßstab: 1:1000  
Blattgröße: 1320x297

|  |  |  |  |  |  |
|--|--|--|--|--|--|
| Ausführungsplanung<br><b>Planung einer Abwasserdruckleitung von Osterweddingen bis Kläranlage Schönebeck</b> |  | gemessen: 02.02.2021<br>Datum: 02.02.2021<br>Lagestatus: LS489<br>Höhenstatus: HS150<br>Plandarstellung: |  | HARTMANN<br>Vermessungen<br>Agriestraße 10<br>39106 Magdeburg<br>Tel.: 0391 / 594 17 0 |  |
|  |  |  |  | <b>Lageplan</b><br>Los 1.3   |  |