


Ansicht

M 1:50

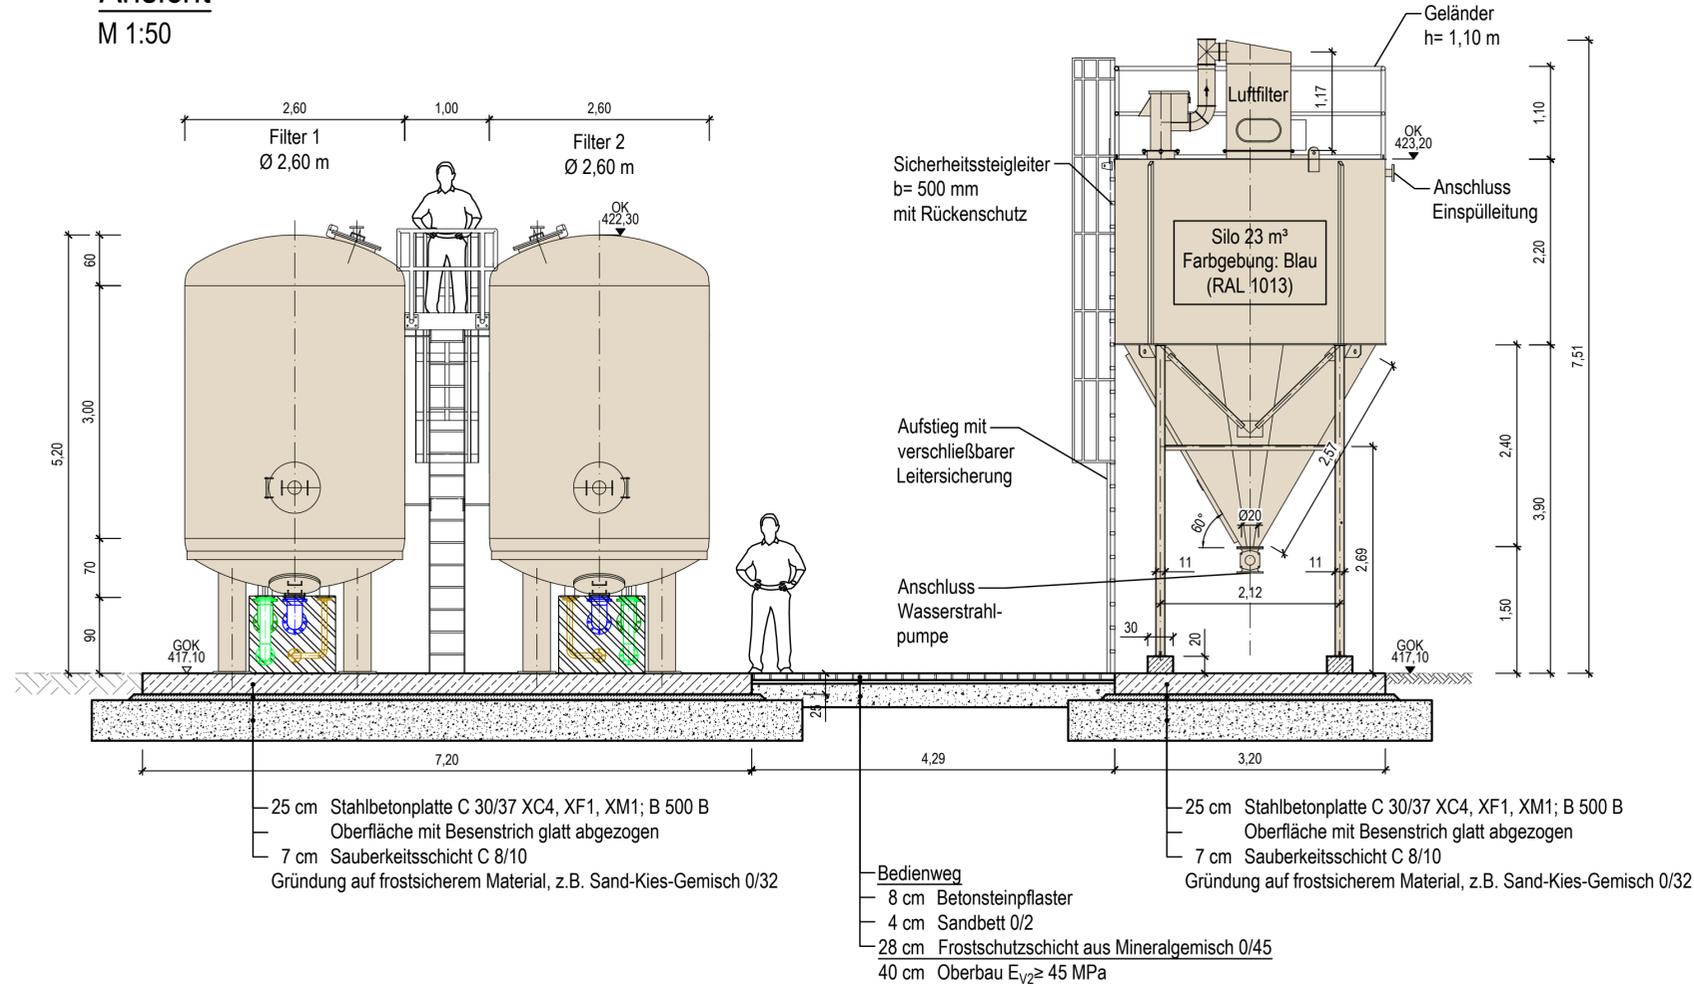

Hinweis:


- Abweichung der Ausführung nach Spezifikation Hersteller möglich
- Filter Druckstufe PN 6
- Mannlöcher und Anschlussstützen gespiegelt
- Farbgebung Gelb: RAL 1013 perweiß

Hinweis:

- Abweichung der Ausführung nach Spezifikation Hersteller möglich
- Verbindung Silo-Filteranlage durch flexible Schlauchleitungen


Filterkessel - Draufsicht

M 1:50

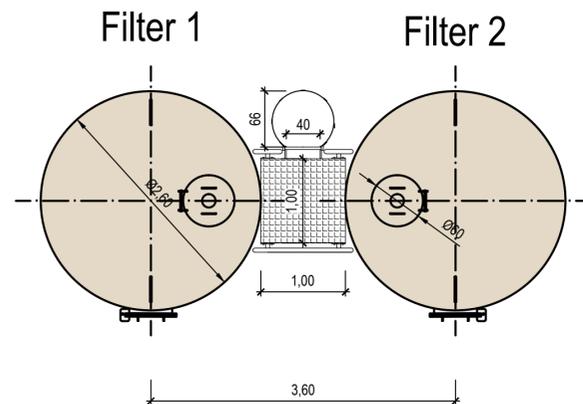


Filterkessel - Grundriss

M 1:50

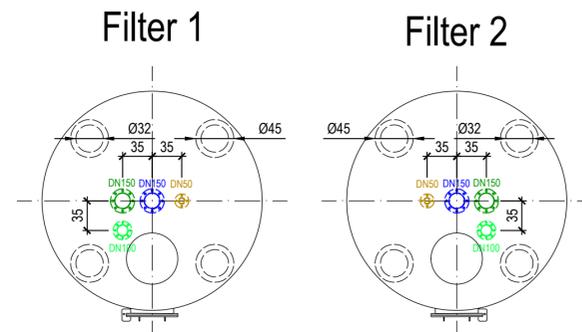

Legende:

Planung

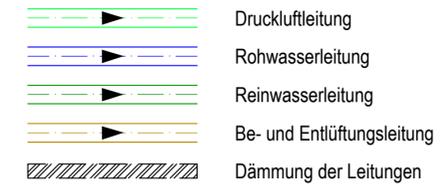

		Datum: ... 20		Unterschrift Auftraggeber	
		Ingenieurbüro für Tiefbau, Wasserwirtschaft und Umweltfragen, Ostsachsen GmbH Kleine Konsulstraße 3-5; 02826 Görzitz; Tel. 0 35 81 / 47 37-0; Fax 0 35 81 / 47 37 12; E-mail: info@ibos-goerlitz.de			
Auftraggeber: AP	Maßnahme: 200910T	Aufbereitung Wasserwerk Jonsdorf/ Drehe Filter und Silo		Unterlage-Nr./ Blatt-Nr.: 3.4.3	Datum: 17.01.2024
Bearbeiter: Bohlen	Gezeichnet: Ga/Eb/Ku	Geprüft: Prof. Dr.	Höhen-system: -	Maßstab: 1:50	Maß-einheit: cm
Schutzvermerk DIN 34-1-D Die Weitergabe sowie Vervielfältigung dieser Unterlage, Verwertung und Mitteilung des Inhaltes sind nicht gestattet, soweit nicht ausdrücklich zugestanden.			IBOS GmbH		