



Schnitt A-A' - Bestand

M 1:25

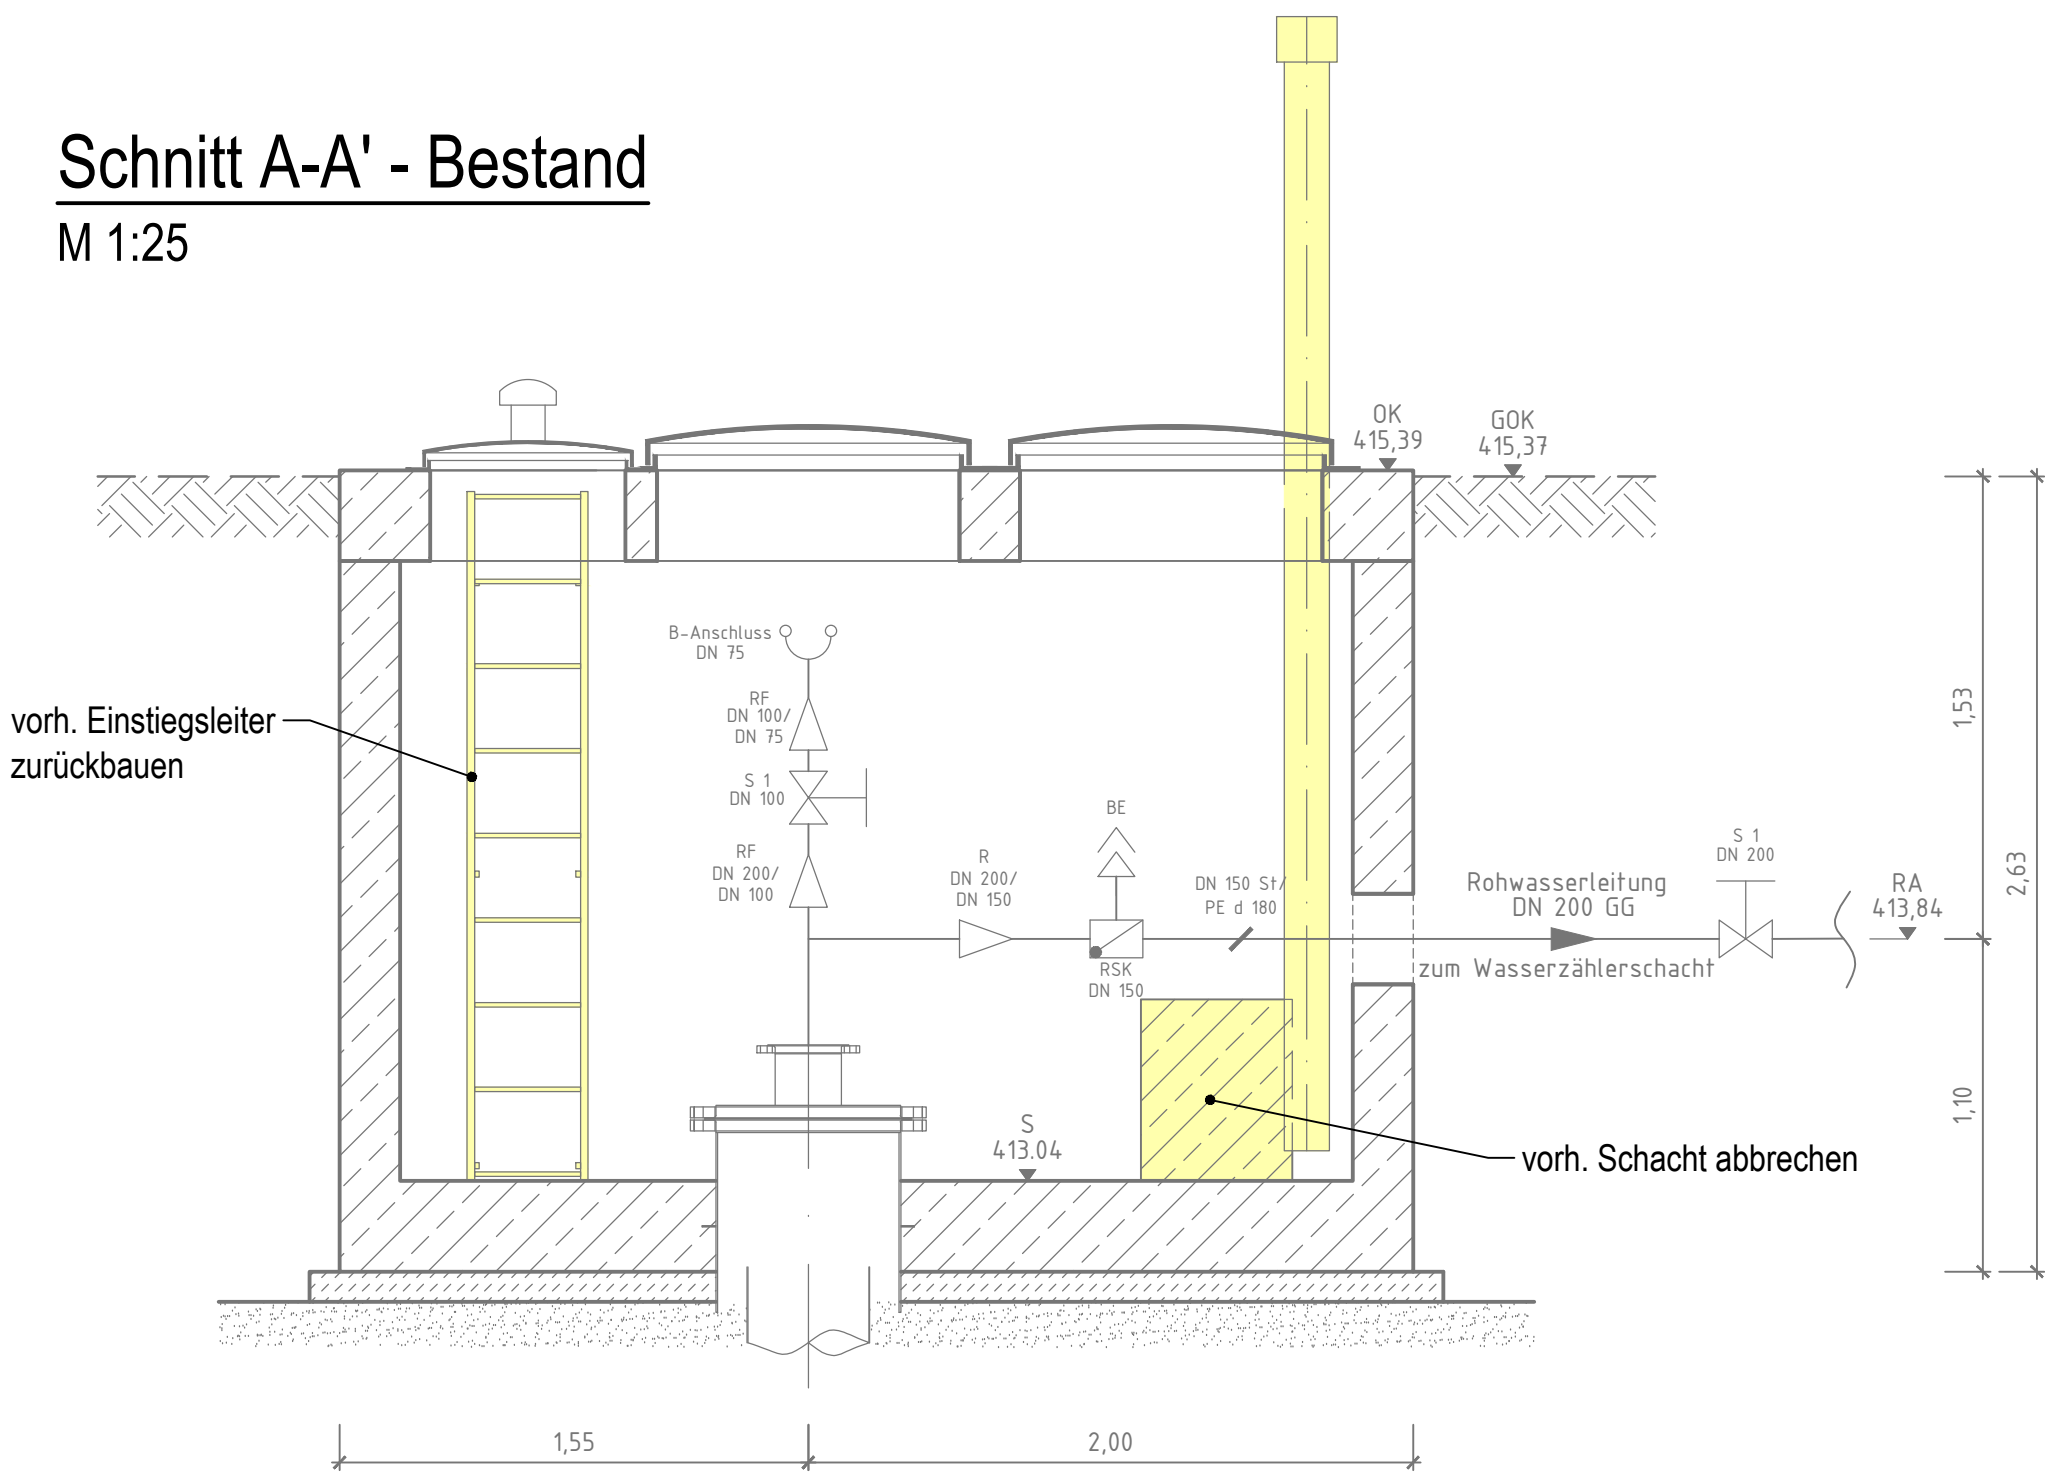


Schnitt A-A' - Planung

M 1:25

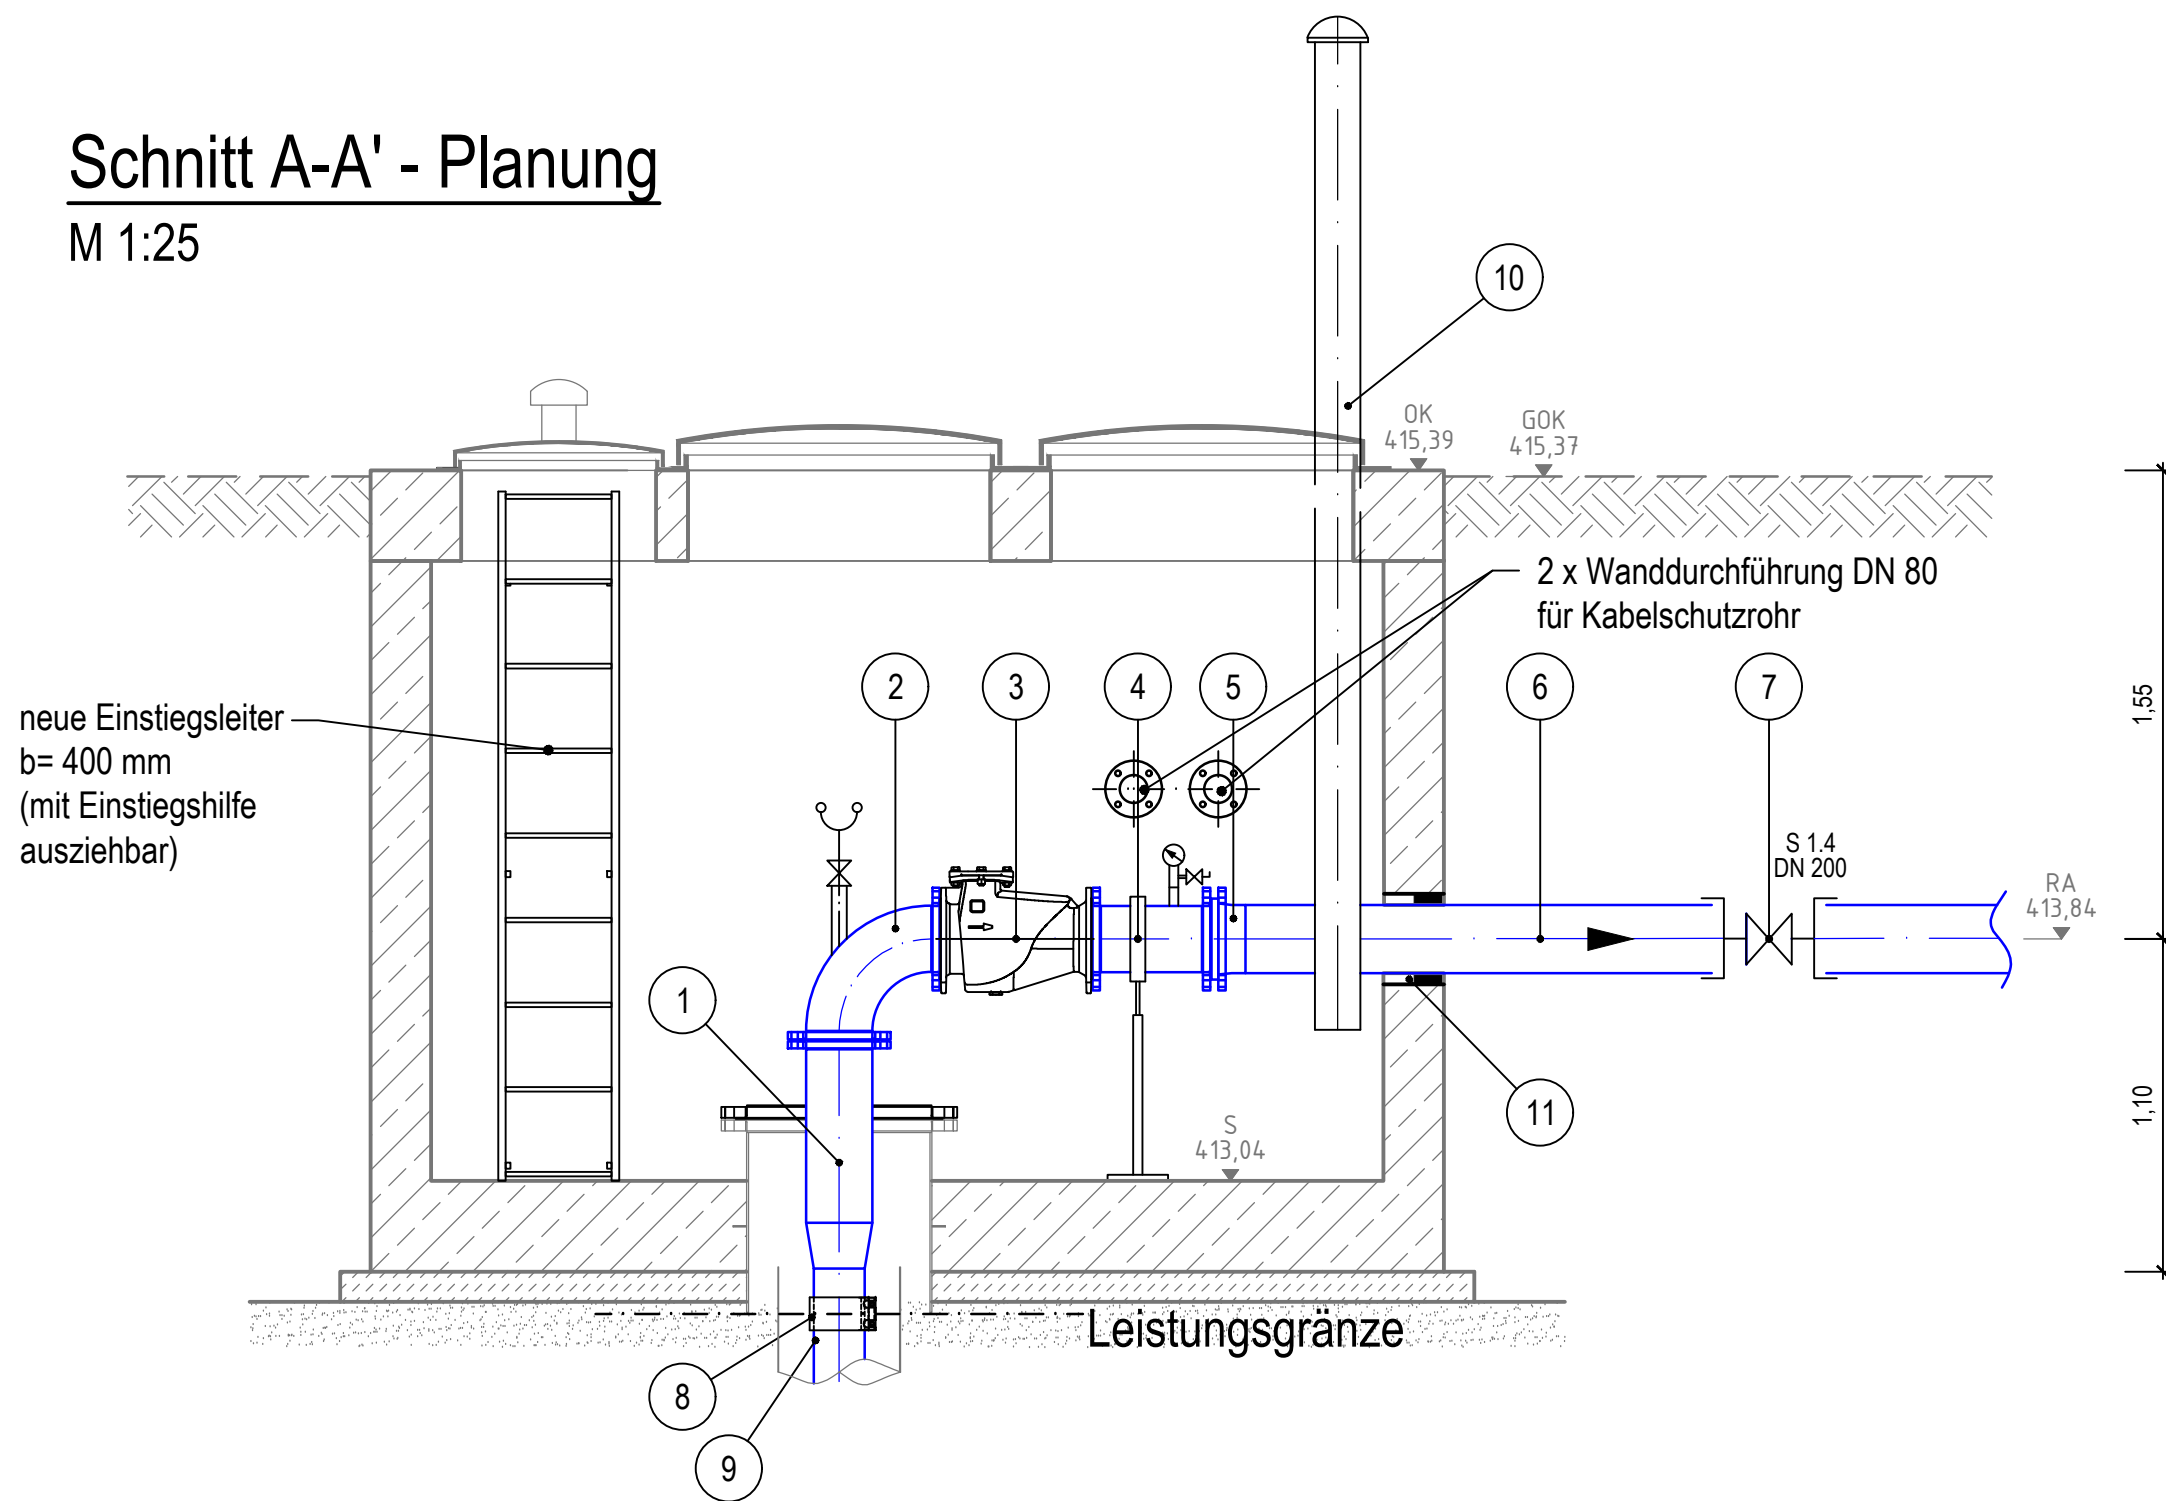


Detail: (ohne Maßstab)
gepl. Rohrdurchführung

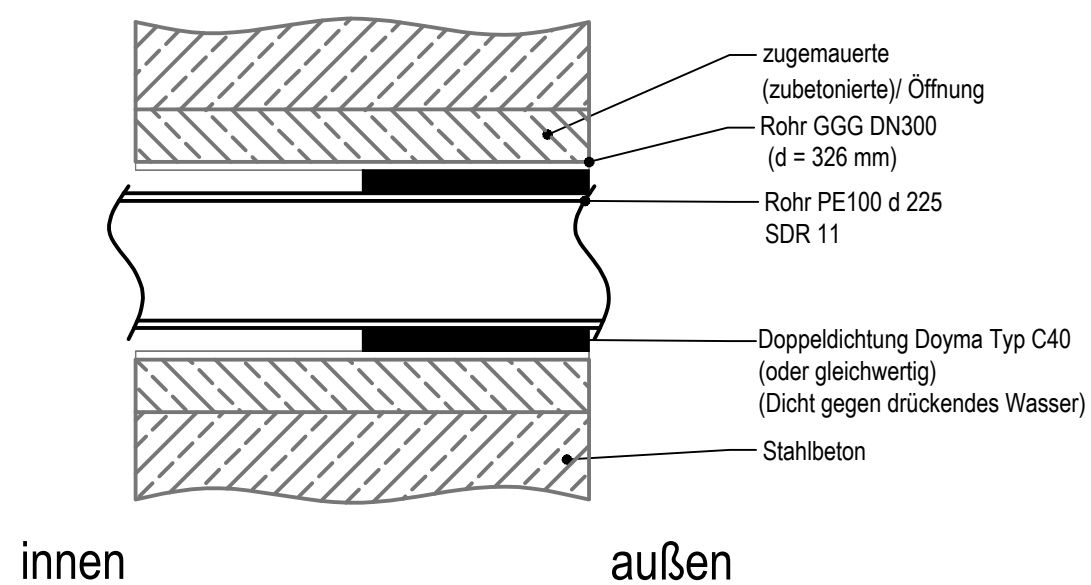


Legende

Bestand

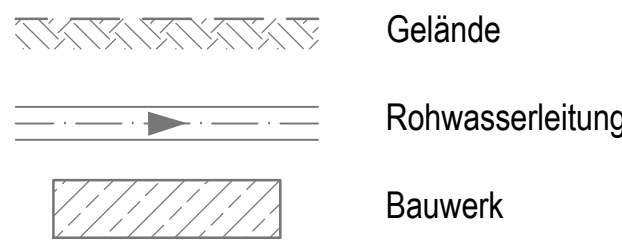

Planung

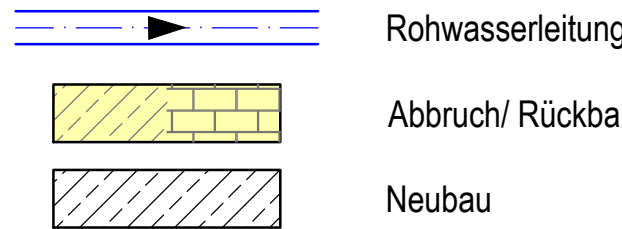


Ausrüstung

- 1 Lastflansch Edelstahl DN 600 PN10
- DN 200 Abgang mit Losflansch (nach oben)
- DN 200 Abgang mit angeschweißter Reduzierung DN 200/ DN 150 und Spitzende DN 150 (nach unten) mit ZSM Spitzende
- DN 50 Peilrohr
- DN 50 Entlüftung
- Kabeldurchführung
HINWEIS: Vor der Bestellung müssen die genauen Maße vor Ort festgelegt werden!
- 2 Q-Stück, Edelstahl DN 200, PN10, mit Abgang 2" für Entnahme und Belüftung
- 3 Rückschlagklappe, GGG DN 200, mit innenliegender Welle
- 4 FF-Stück Edelstahl DN 200 mit 1/2" Abgang für Manometer und Probenahme
- 5 Vorschweißbund PE100 d 225 SDR 11 einschl. Flansch DN 200 PN10
- 6 Rohr PE100 d 225 SDR 11
- 7 Schieber DN 200 (Steckmuffen-Schieber) E3 BAIO System oder vergleichbar
- 8 ZSM-Rohrkupplung (zugfest) DN 150
- 9 vorh. Steigrohr ZSM DN 150 (Vaterstück)
- 10 Be- und Entlüftungsrohr DN 150 L = 3,5 m mit Entlüftungshaube und Rohrbelüfter DN 150 HUBER BK 1 oder gleichwertig
- 11 gepl. Rohrleitungs Durchführung siehe Detail


Draufsicht - Bestand

M 1:25

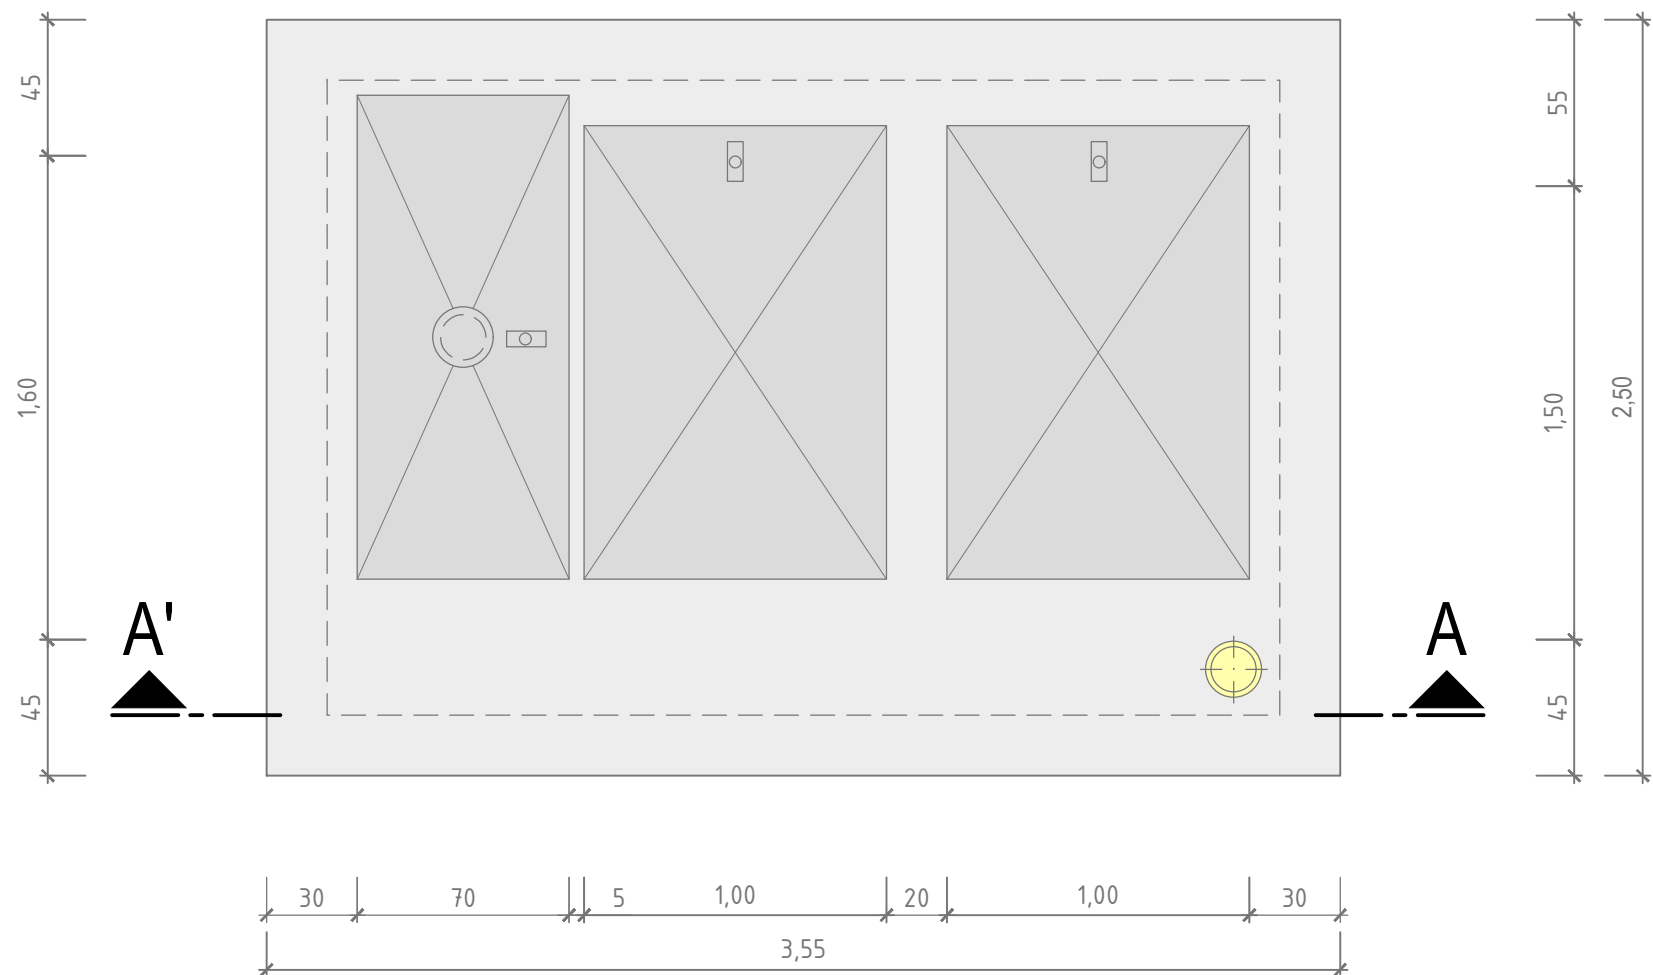

Grundriss - Planung

M 1:25

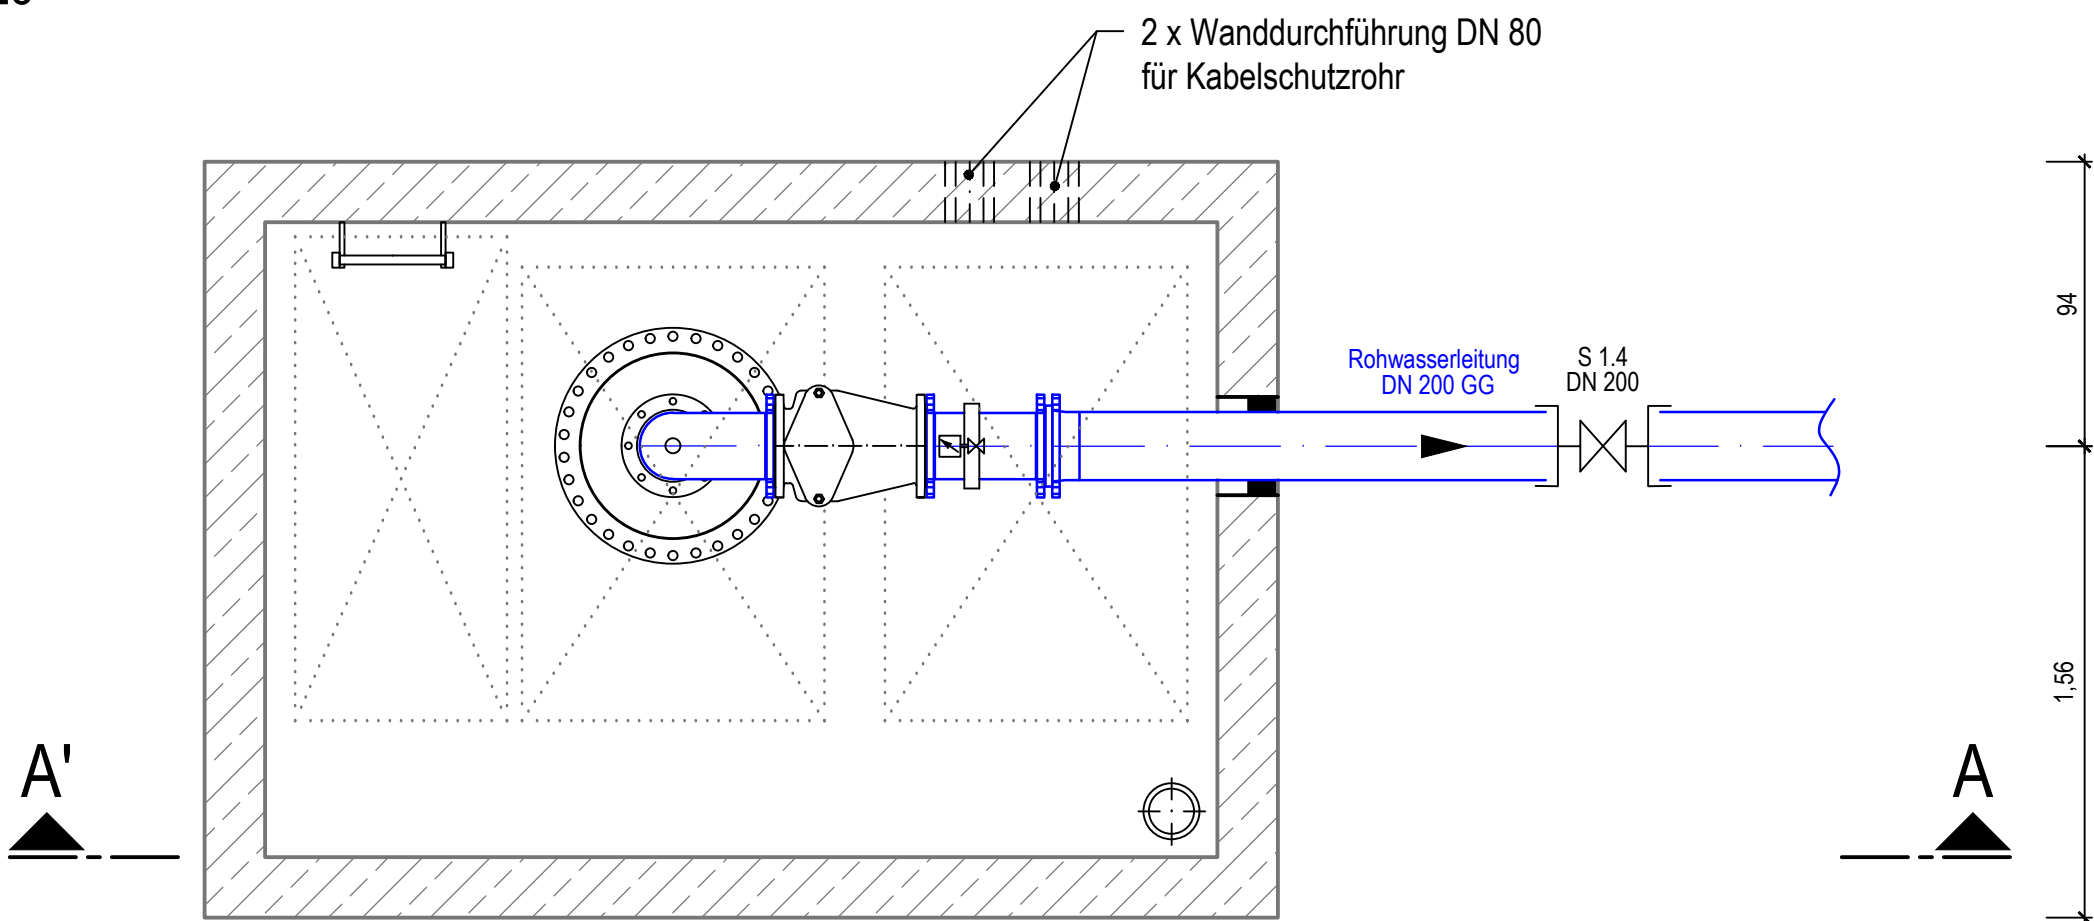

Auftraggeber:  Datum: ____-____-20____ Unterschrift Auftraggeber		
Auftragnehmer: Ingenieurbüro für Tiefbau, Wasserwirtschaft und Umweltfragen, Ostsachsen GmbH  Kleine Konsulstraße 3-5, 02626 Görlitz; Tel. 0 35 81 / 47 37-0; Fax 0 35 81 / 47 37 12; E-mail: info@bos-goerlitz.de		
Leistungsphase: AP	Maßnahme: Aufbereitung Wasserwerk Jonsdorf/ Drehe	Unterlage-Nr./ Blatt-Nr.: 3.4.4
Projekt-Nr.: 200910T		Datum: 14.06.2024
Bearbeitet: Bohlen		Koordinatensystem:
Gezeichnet: Gö/Wi/Ga	Untertage: Brunnen 1	Höhensystem:
Geprüft:		Maßstab: 1:25
		Maßstab:
		cm/ m
Schutzvermerk DIN 34-1-D Die Weitergabe sowie Vervielfältigung dieser Unterlage, Verwertung und Mitteilung des Inhaltes sind nicht gestattet, soweit nicht ausdrücklich zugestanden. IBOS GmbH		