



Beispiel für WC-Becken Kinderkrippe

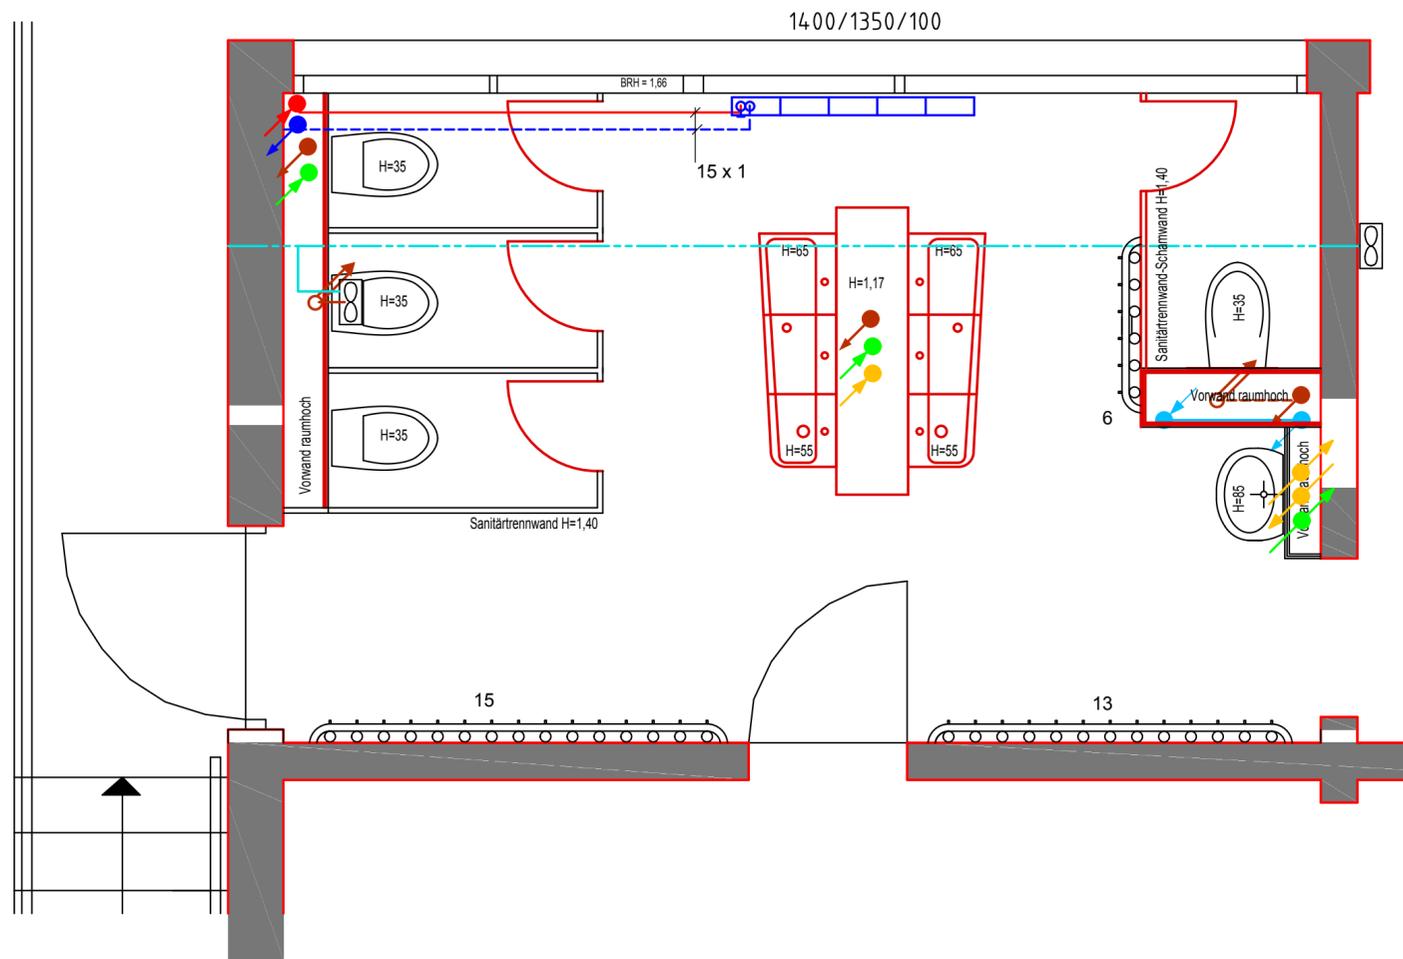

Beispiel für Waschrinne

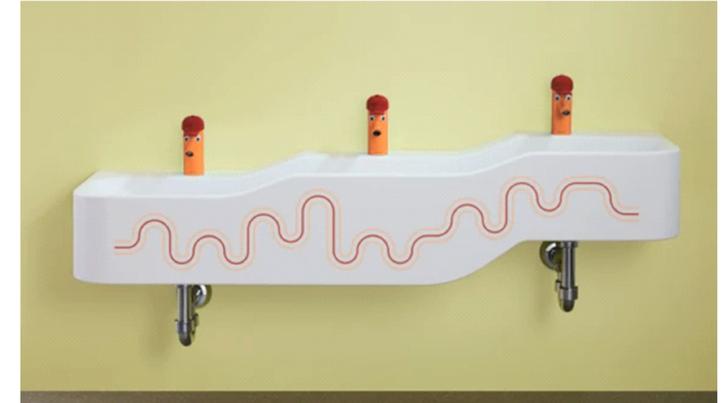

Legende IBB

Alle neuen Rohrleitungen sind nach GEG zu isolieren!
 Sämtliche Rohrdurchführungen durch Bauteile mit Brandschutzanforderungen sind entsprechend MBO (Musterbauordnung) und RbA Lei (Richtlinien über brandschutztechnische Anforderungen an Leitungsanlagen) auszuführen!


Heizungs-Leitungen: nach GEG sichtbare Leitungen mit zusätzlicher Plastummantelung
 WW- und KW Leitungen: 100 % Dämmstärke, sichtbare Leitungen mit zusätzlicher Plastummantelung

- | | | | |
|--|--------------------|--|------------------------|
| | Heizungsvorlauf | | Kaltwasser |
| | Heizungsrücklauf | | Warmwasser |
| | Entlüftungsleitung | | Warmwasser Zirkulation |
| | | | Entlüftungsleitung |
| | | | Schmutzwasser |
| | | | Regenwasser |

- Einraumlüfter Helios
- Stahlröhren-Radiatorheizkörper
- 600 / 1400 / 166 Heizkörperbezeichnung: Bauhöhe / Baulänge / Bautiefe
- 32/35 x 1,5 Bezeichnung Rohrdimension DN / da x s
- da x s = Rohraußendurchmesser x Rohr-Wandstärke
- UKD = Unterkante Rohdecke verlegen
- ZD = in Zwischendecke verlegen
- SL = in Sockelleiste verlegen

Alle Dimensionen von Sanitär- und Heizungsleitungen entsprechend den jeweiligen Strangschemata Be- und Entwässerung!

 Symbole für Steigestränge



Gruppe "Schmetterlinge / Hasen"- 34 Kinder

Bauherr / Objekt - Maßnahme Stadtverwaltung Zwönitz KITA Sonnenschein - Sanierung Waschräume					
Planinhalt Grundriss Bad 3 Obergeschoss				Ingenieurbüro Burchardt Haustechnik und TGA Planung, Beratung, Bauüberwachung Ricarda-Huch-Straße 21 08280 Aue Tel.: 03771-2589683 E-Mail: info@ib-burchardt.de	
Planstand / Gewerk Ausführungsplanung / HLS					
Maßstab 1 : 25	Plangröße 540 x 450	Plan Nr. HLS 3	Gezeichnet Burchardt	Datum 05.02.2025	Unterschrift