


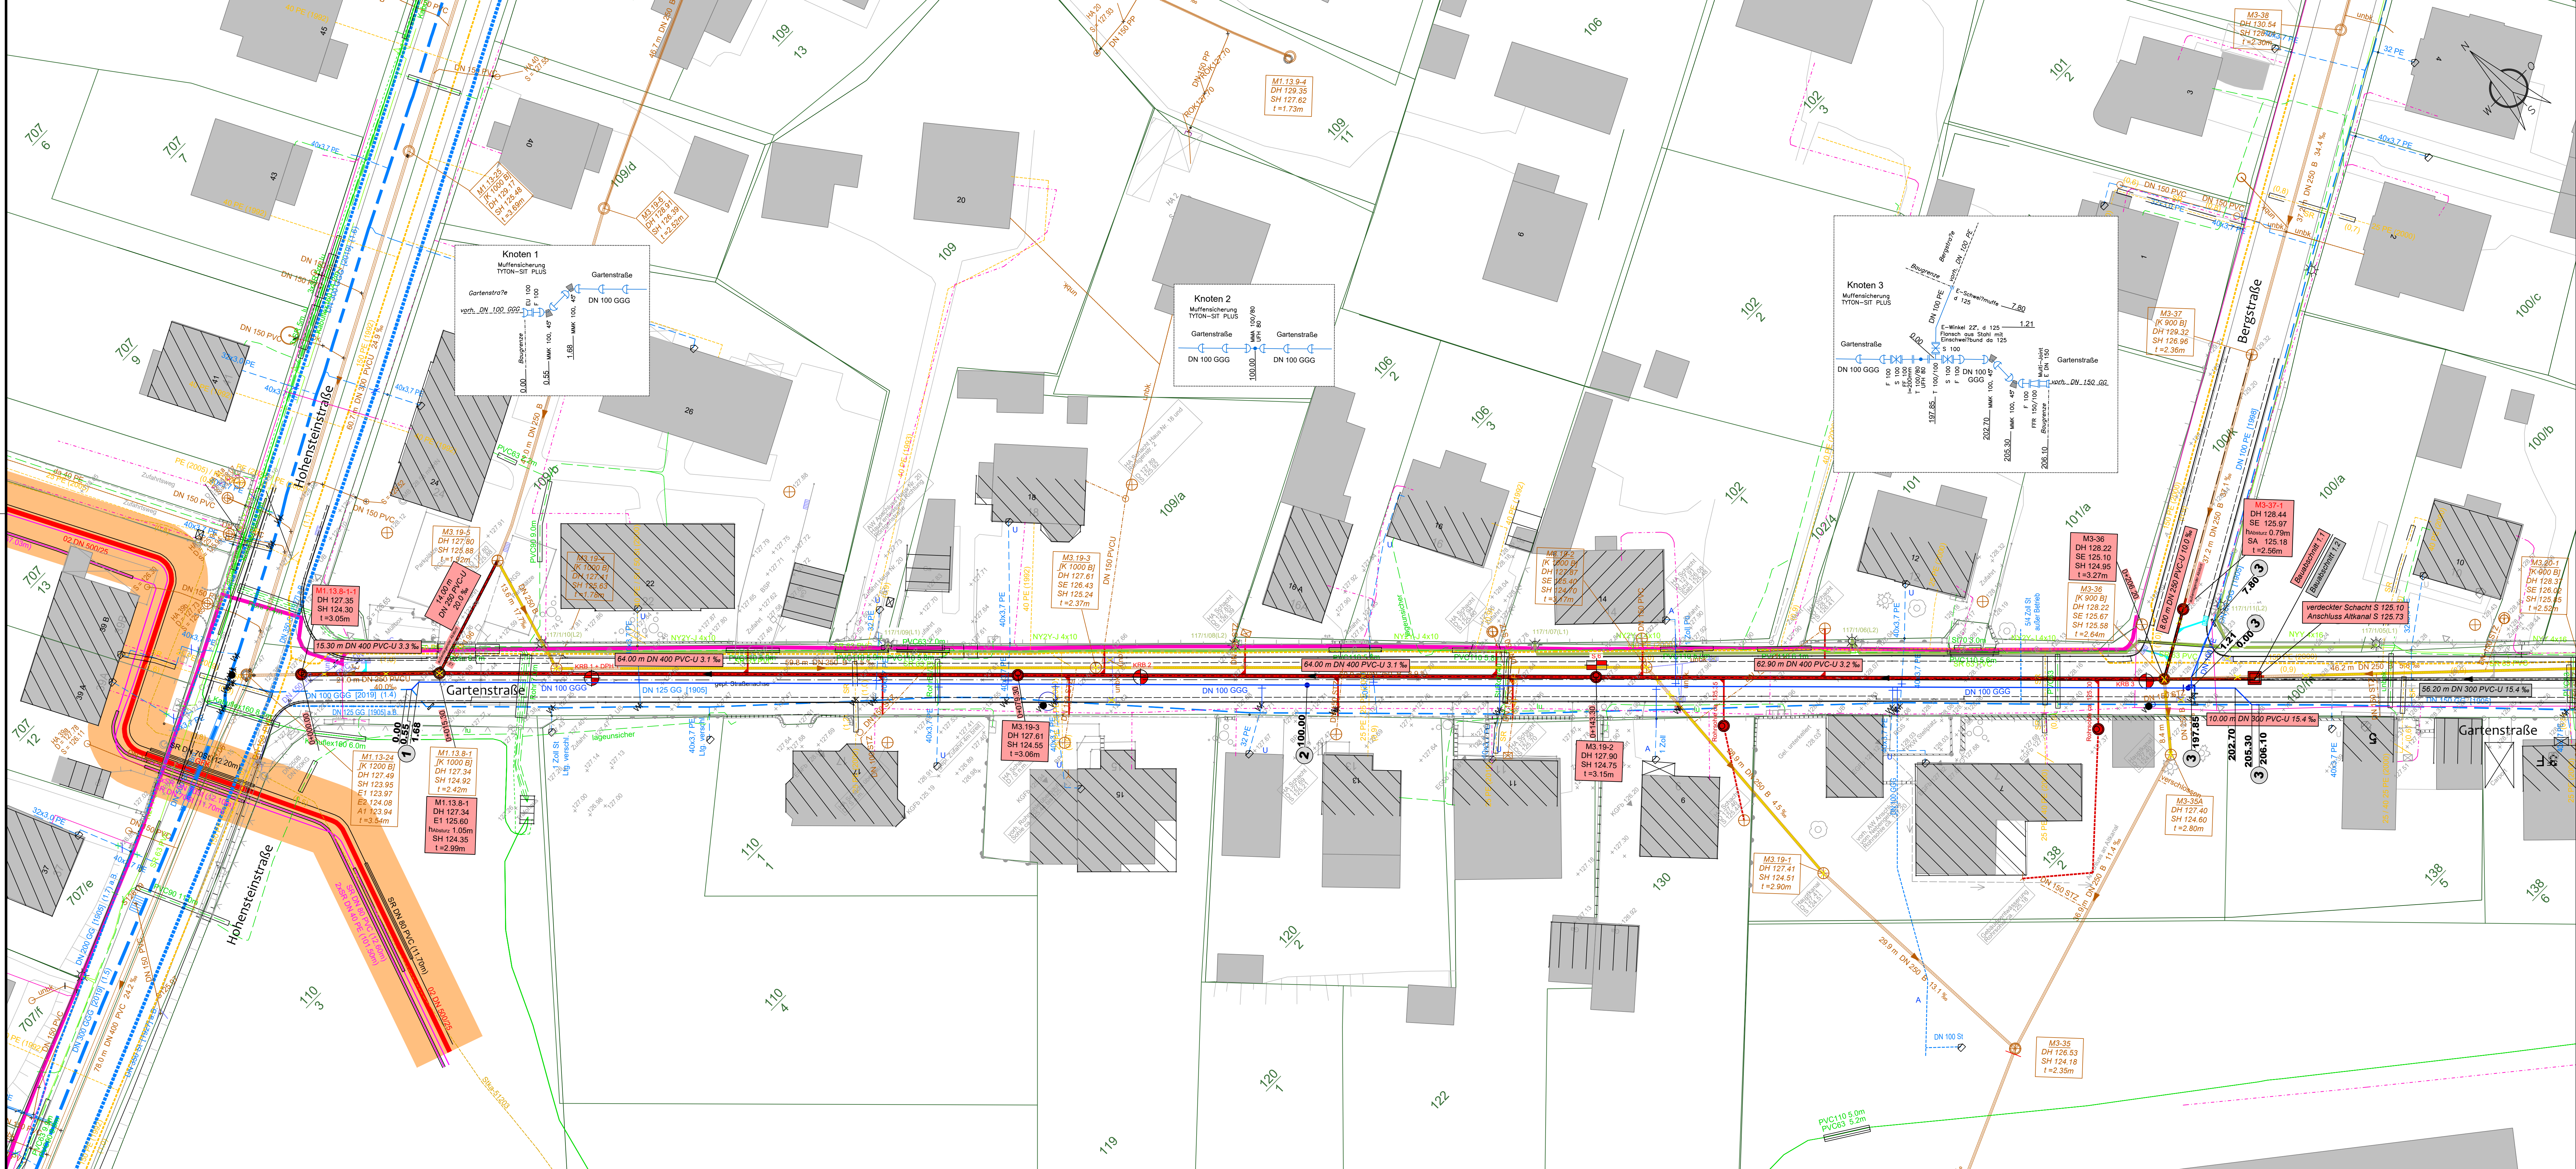

LEGENDE

- Medienbestand**
- Mischwasserkanal
 - Trinkwasserleitung
 - Kabel öffentliche Beleuchtung
 - Gas ND
 - Gas Eit
 - ONTRAS Gasleitung mit Schutzstreifen
 - ONTRAS Steuerkabel
 - ONTRAS Eit
 - Telekom Kabel
 - Telekom Kabelkanal
 - Eit NS Kabel
 - Eit MS Kabel
 - Eit sonst.
 - Flurgrenzen mit Flurstücksnummer

- Planung**
- Planung Mischwasserkanal
 - Planung Telekom Kabelkanal
 - Planung Umverlegung öB Kabel
 - Planung Trinkwasserleitung
 - Abbruch Mischwasserkanal / Schacht
 - Verdämmung Mischwasserkanal / Schacht

Hausanschlüsse Trinkwasser

Auswechslung	3 Stück
Umbündung	11 Stück

Anmerkung:
Die eingetragenen Leitungen sind nachrichtlich von den speziellen
Leitungskarten der Versorgungsunternehmen.
Der dargestellte Leitungsbestand erhebt keinen Anspruch auf Vollständigkeit und
absolute Lagegenauigkeit. Gültig sind nur die im Rahmen der
Leitungsangelegenheiten einzuholenden Unterlagen der Versorgungsträger.

C			
B			
A			
Index	Datum	Name	Änderung

Wasser Abwasser Betriebsgesellschaft
Radebeul + Coswig mbH

Planunterlagen nur gültig für Ausschreibung
Pläne sind nicht zur Bauausführung freigegeben

Auswechslung Kanal und Trinkwasserleitung
Gartenstraße
zwischen Hohensteinstraße und Steinstraße

Ausführungsplanung
Lageplan 1 Kanalbau
Baubabschnitt 1 Hohensteinstraße bis Bergstraße

Projekt Nr.
RC.536.23

Maßstab:
1 : 250

LagehöhenSYSTEM:
ETR/SUTM33N
DIN EN 1216

Blatt Nr.:
2.1

Index:

Geschäftsführer: U. Uhlig

ACI - AQUAPROJECT CONSULT
INGENIEURGESELLSCHAFT MBH

ACI

Datum: 07.03.2025	Datum: 07.03.2025	Datum: 07.03.2025
Gezeichnet: Winkler	Bearbeitet: Knauth	Geprüft: U. Uhlig