


Grundriss Matschanlage M1:100



Prinzipschnitt Matschanlage M1:50

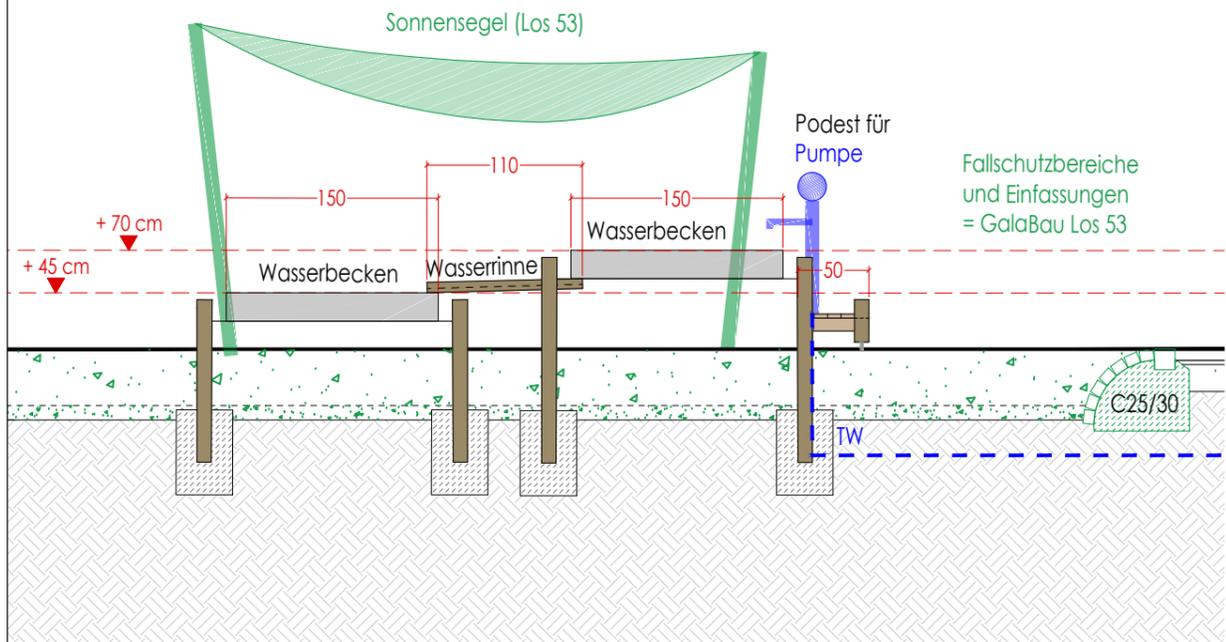

Wassermatschanlage Bestand



Verbindung Becken mit Pfosten

**Matschanlage** unter Verwendung vorhandener Wasserbecken:

- drei dreieckige Wasserbecken aus Edelstahl mit Auslassventilen des Herstellers Eibe, Durchmesser etwa 1,5 m, Montage auf drei vers. Höhen
- 15 Standpfosten zur Befestigung der Becken, Wasserrinnen und Podestflächen
- fünf Wasserrinnen, Einzellängen etwa 120 cm
- ein Podest für Pumpe, montiert an vier Standpfosten

Maßangaben in cm.

**ZUR KALKULATION**

Index	Änderung	Datum	Gez.
DWG- Dateiname	1197_001_5_F_DT.dwg	Zeichnungscode	1197_001_5_F_DT560.5
Landeshauptstadt Dresden Amt für Hochbau und Immobilienverwaltung PF 120020 01001 Dresden Tel. 488 38 20, Fax 488 38 17		Projekt 1197 - Kinderhaus Regenbogen Bischofsweg 17a   01099 Dresden Umbau, Modernisierung und Erweiterung	
Standortverwalter EB Kindertageseinrichtungen		Planungsphase 5 - Ausführungsplanung	
Darstellung 1197 - Freianlagen DT560.5 - Grundriss + Schnitt Matschanlage		Maßstab 1:100-1:50	Datum 03.03.2025
		Bl.- Größe. DIN A3	Projekt-Nr. HI.5511971
		Bl.-Nr. DT560.5	