


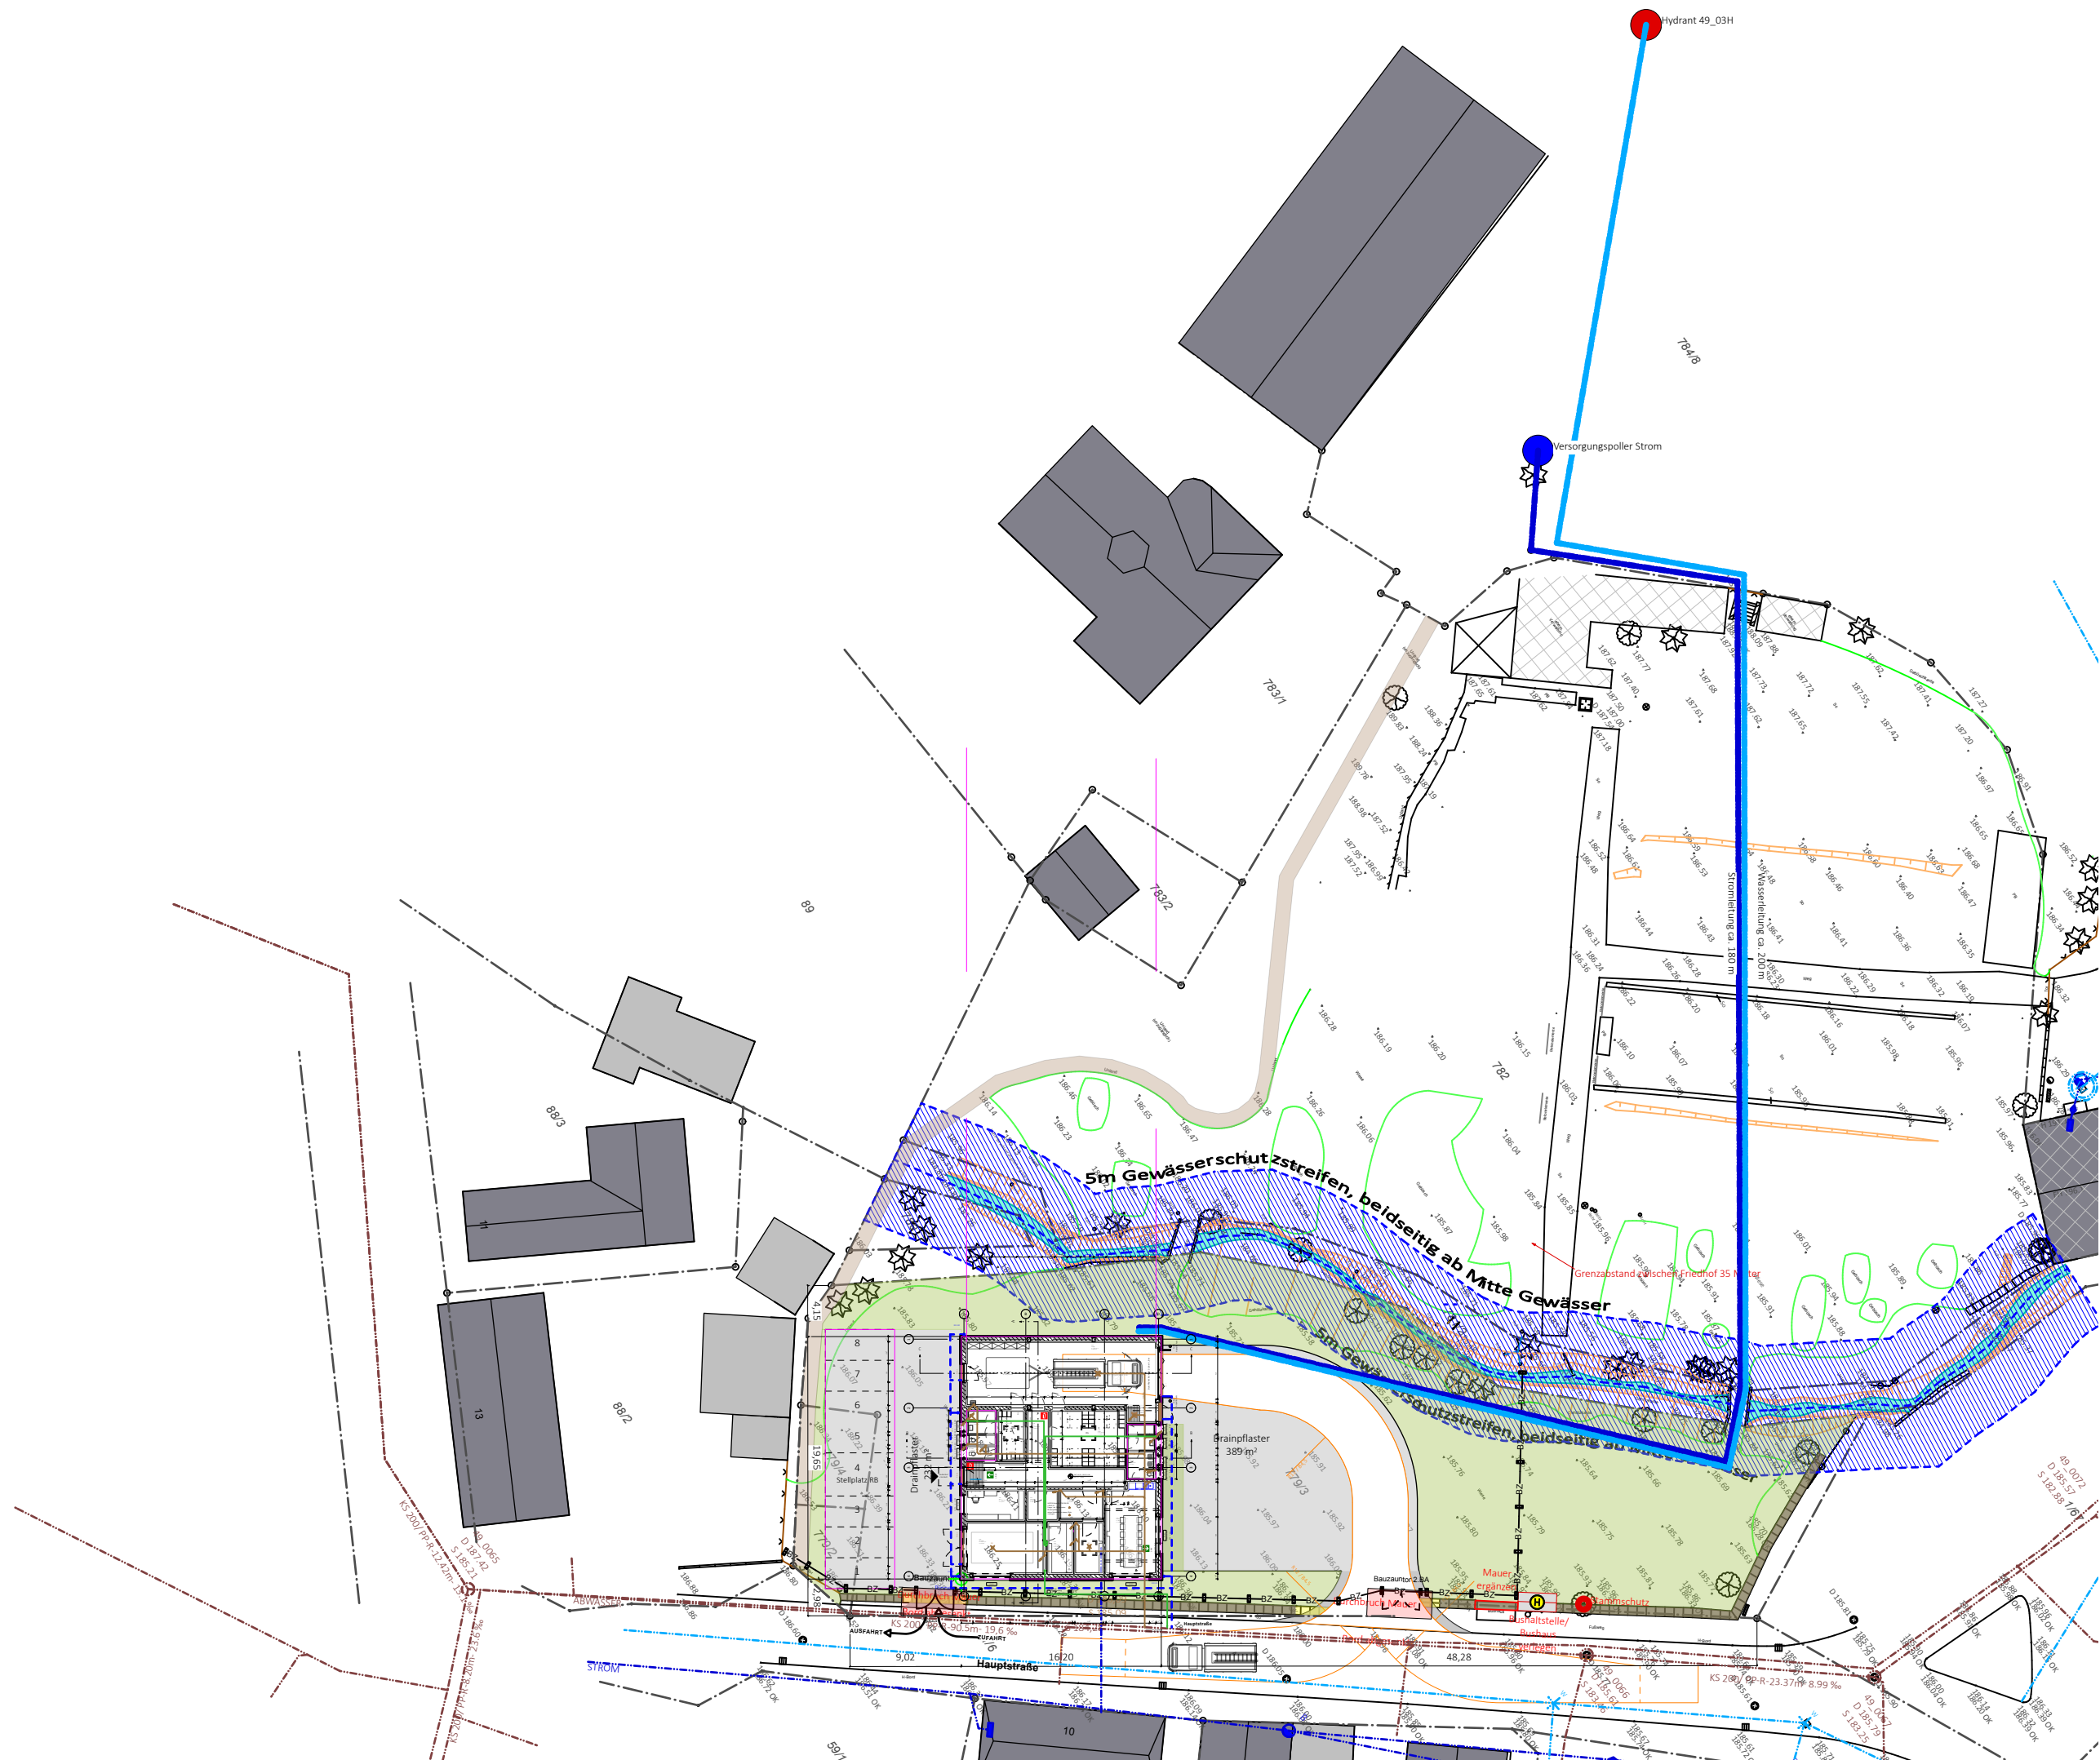

Legende

Flurgrenze

Drain Pflaster

Grünfläche / Rasen

SW-Grundleitung

TW-Leitung HDPE DN25 (32x3,0)

ACHTUNG Bodenplatte "Weiße Wanne"
alle Durchdringungen nur Abgedichtet

Planstände:

Index	Bearbeitung/Verteiler	Datum	gez.
A	Planerstellung	26.02.2025	MS
B	Überarbeitung	13.03.2025	MS

Zeichnung: Lageplan
Baustelleneinrichtung

Plannummer: 1042-05-250313-LP-BE

Maßstab: M 1:500 LP: Ausführung

Blattformat: DIN A3 Status/Freigabe:

Angebener Maßstab gilt nur bei Ausgabe in original Blattgröße !

Projekt: Neubau Feuerwehrrätehaus
Hauptstraße, 01920 Elstra OT
Prietitz

Bauherr: Stadt Elstra
Am Markt 1
01920 Elstra

Planung: