

Legende Heizung / Sanitär:

- | | |
|---|--------------------------|
| R90 | Wanddurchführung R90 |
| LGV  | Leistungsgrenze |
|  | Brandwand |
|  | feuerbeständiges Bauteil |
|  | feuerhemmendes Bauteil |

Alle Maße sind am Bau zu prüfen!
Gilt nur für die Gewerke Heizung, Sanitär!

[illegible]

Index	Art der Änderung	Datum	Name
-------	------------------	-------	------

Zur Verifizierung des Planes können Anbindemaße der Fenster und Türen bzw. nicht vermaßte Elemente oder Bereiche aus dem Plan abgegriffen werden.



STADT LEIPZIG

- Amt für Gebäudemanagement -

NEUES RATHAUS
04092 LEIPZIG

Objekt

Kulturfabrik "Werk II"

Kochstr. 132
04277 Leipzig


Auftraggeber

Stadt Leipzig
Amt für Gebäudemanagement
Prager Straße 126-128
04317 Leipzig

Architekt

Fachplaner

Übersicht / Lage- / Höhenbezug

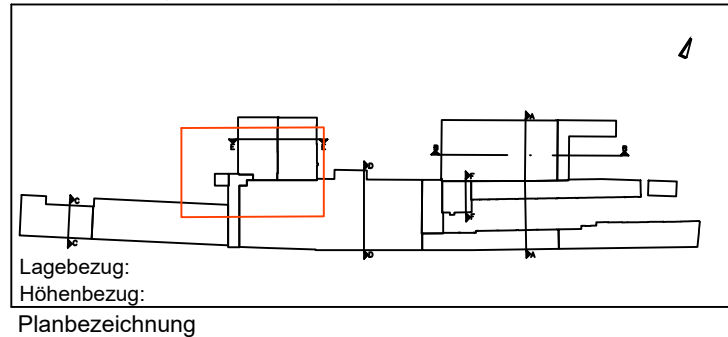

Grundriss Kellergeschoss, Teil 1
Installation Heizung / Sanitär

Leistungsphase

Ausführungsplanung

Datei: 000190g001_5_HS_00KG

Blattnr.:	001-1
-----------	-------

gezeichnet:	Datum: 29.10.2024	Format: 594x350	Maßstab: 1 : 100
-------------	----------------------	--------------------	---------------------